


NOTAS

- OS EQUIPAMENTOS CONSIDERADOS COMO EXISTENTES NÃO FORAM TESTADOS, PORTANTO, DEVERÃO SER VERIFICADAS SUAS CONDIÇÕES DE FUNCIONAMENTO.
- SOMENTE AS INSTALAÇÕES APARENTES SÃO REPRESENTADAS EM PROJETO, NÃO FORAM VERIFICADAS AS INSTALAÇÕES ENTERRADAS OU SOBRE FORRO.
- TODAS AS PORTAS CORTA FOGO LOCALIZADAS EM CORREDORES E BOTA DE FUGA, FICARÃO ABERTAS COM ELÉTRONA INTERLIGADO COM O SISTEMA DE ALARME DE EMERGÊNCIA.


LEGENDA




1 CONJUNTO HOSPITALAR MANDAQUI
PROJETO BÁSICO DOS SISTEMAS DE INCÊNDIO
PLANTA BAIXA - SUBESTAÇÃO / CABINE PRIMARIA
ESCALA 1:50
METRO

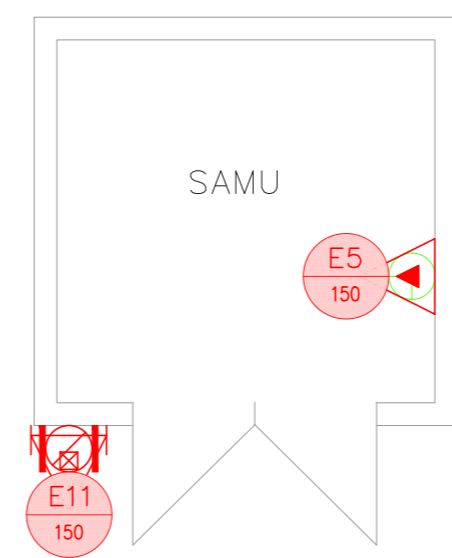


2 CONJUNTO HOSPITALAR MANDAQUI
PROJETO BÁSICO DOS SISTEMAS DE INCÊNDIO
PLANTA BAIXA - TRAFFO III
ESCALA 1:50
METRO

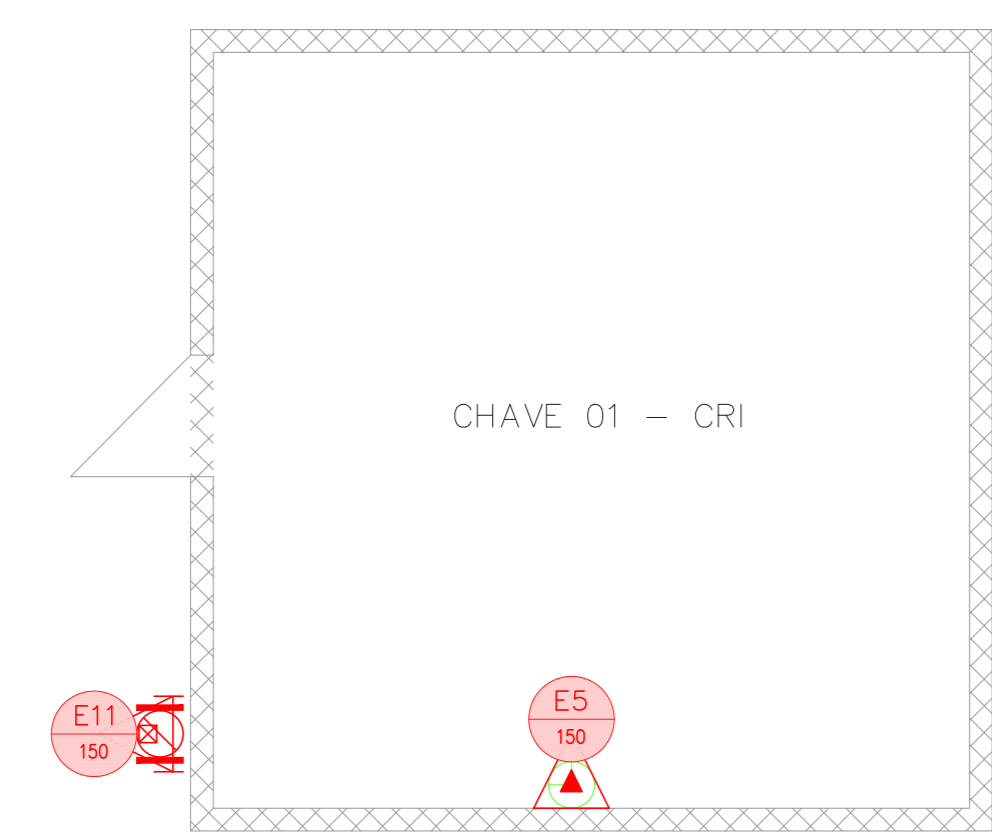


3 CONJUNTO HOSPITALAR MANDAQUI
PROJETO BÁSICO DOS SISTEMAS DE INCÊNDIO
PLANTA BAIXA - TRAFFO I
ESCALA 1:50
METRO

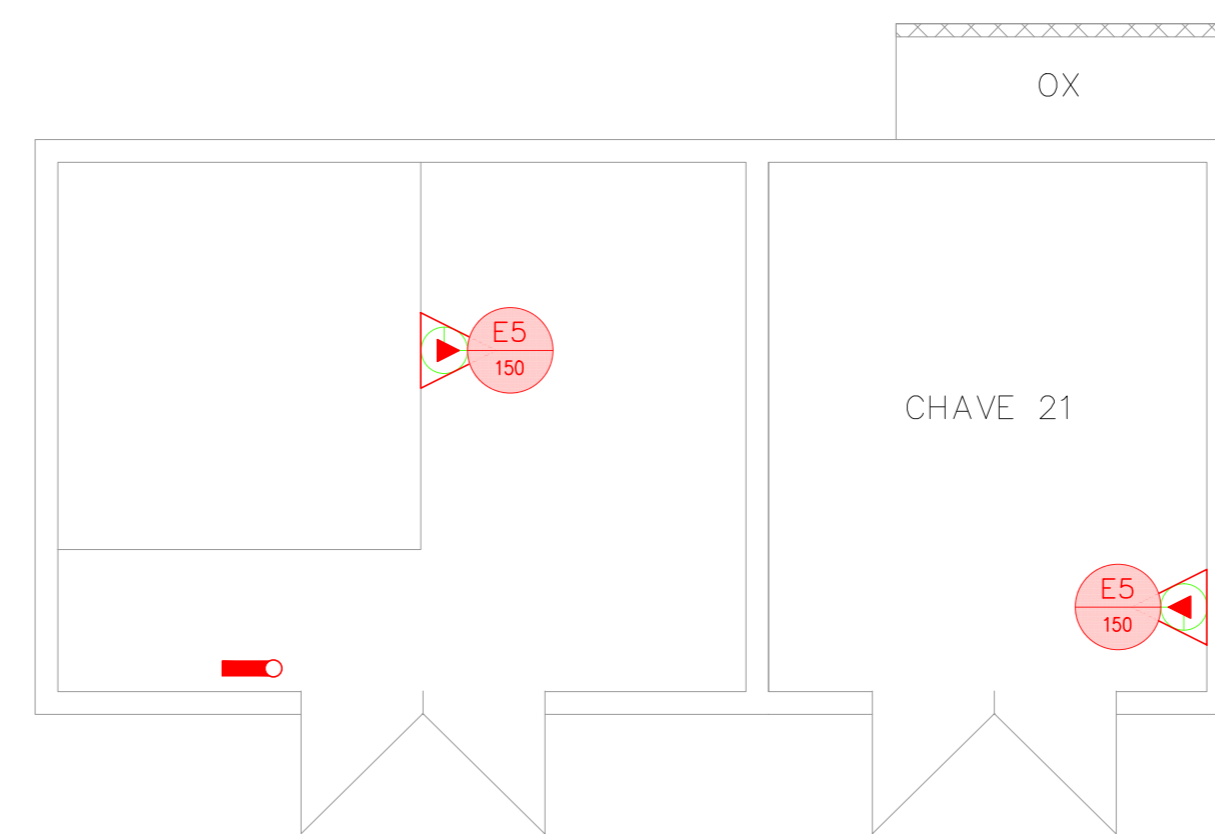


4 CONJUNTO HOSPITALAR MANDAQUI
PROJETO BÁSICO DOS SISTEMAS DE INCÊNDIO
PLANTA BAIXA - CABINE DO GERADOR
ESCALA 1:75
METRO

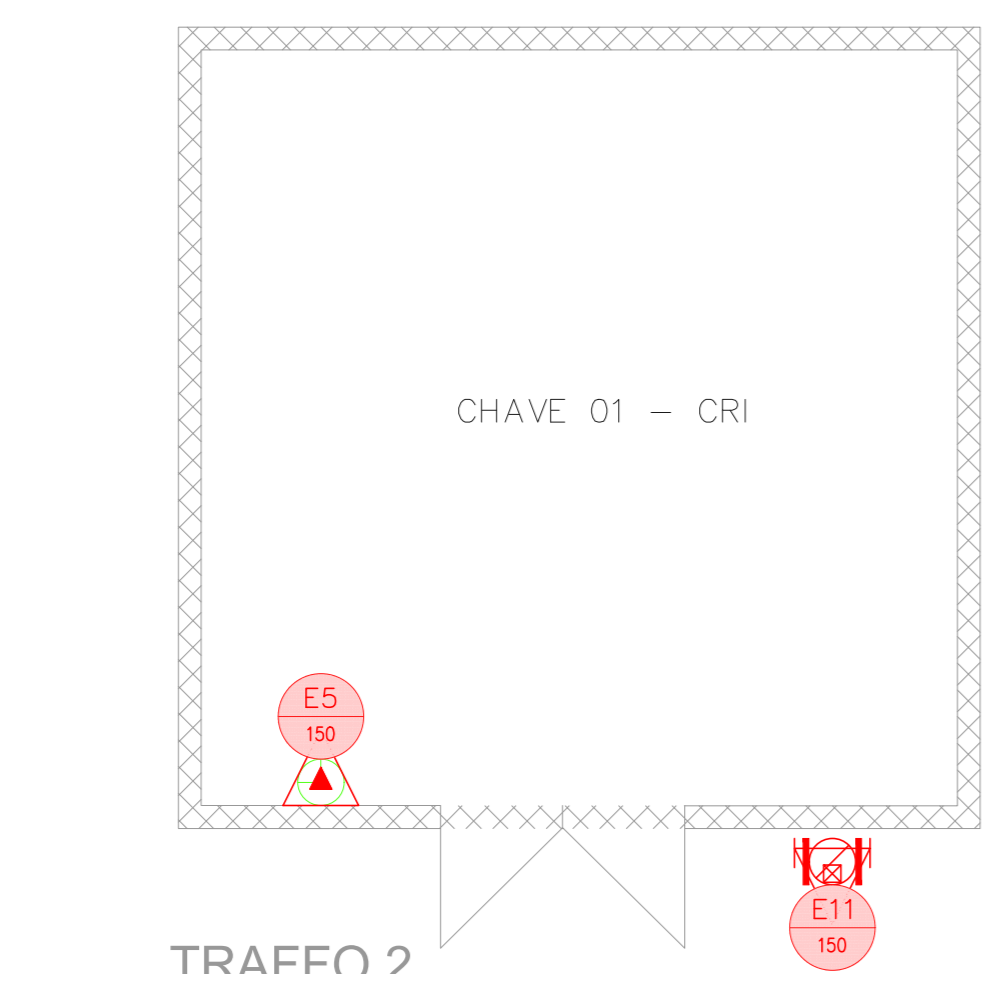

5 CONJUNTO HOSPITALAR MANDAQUI
PROJETO BÁSICO DOS SISTEMAS DE INCÊNDIO
PLANTA BAIXA - TRAFFO II
ESCALA 1:50
METRO

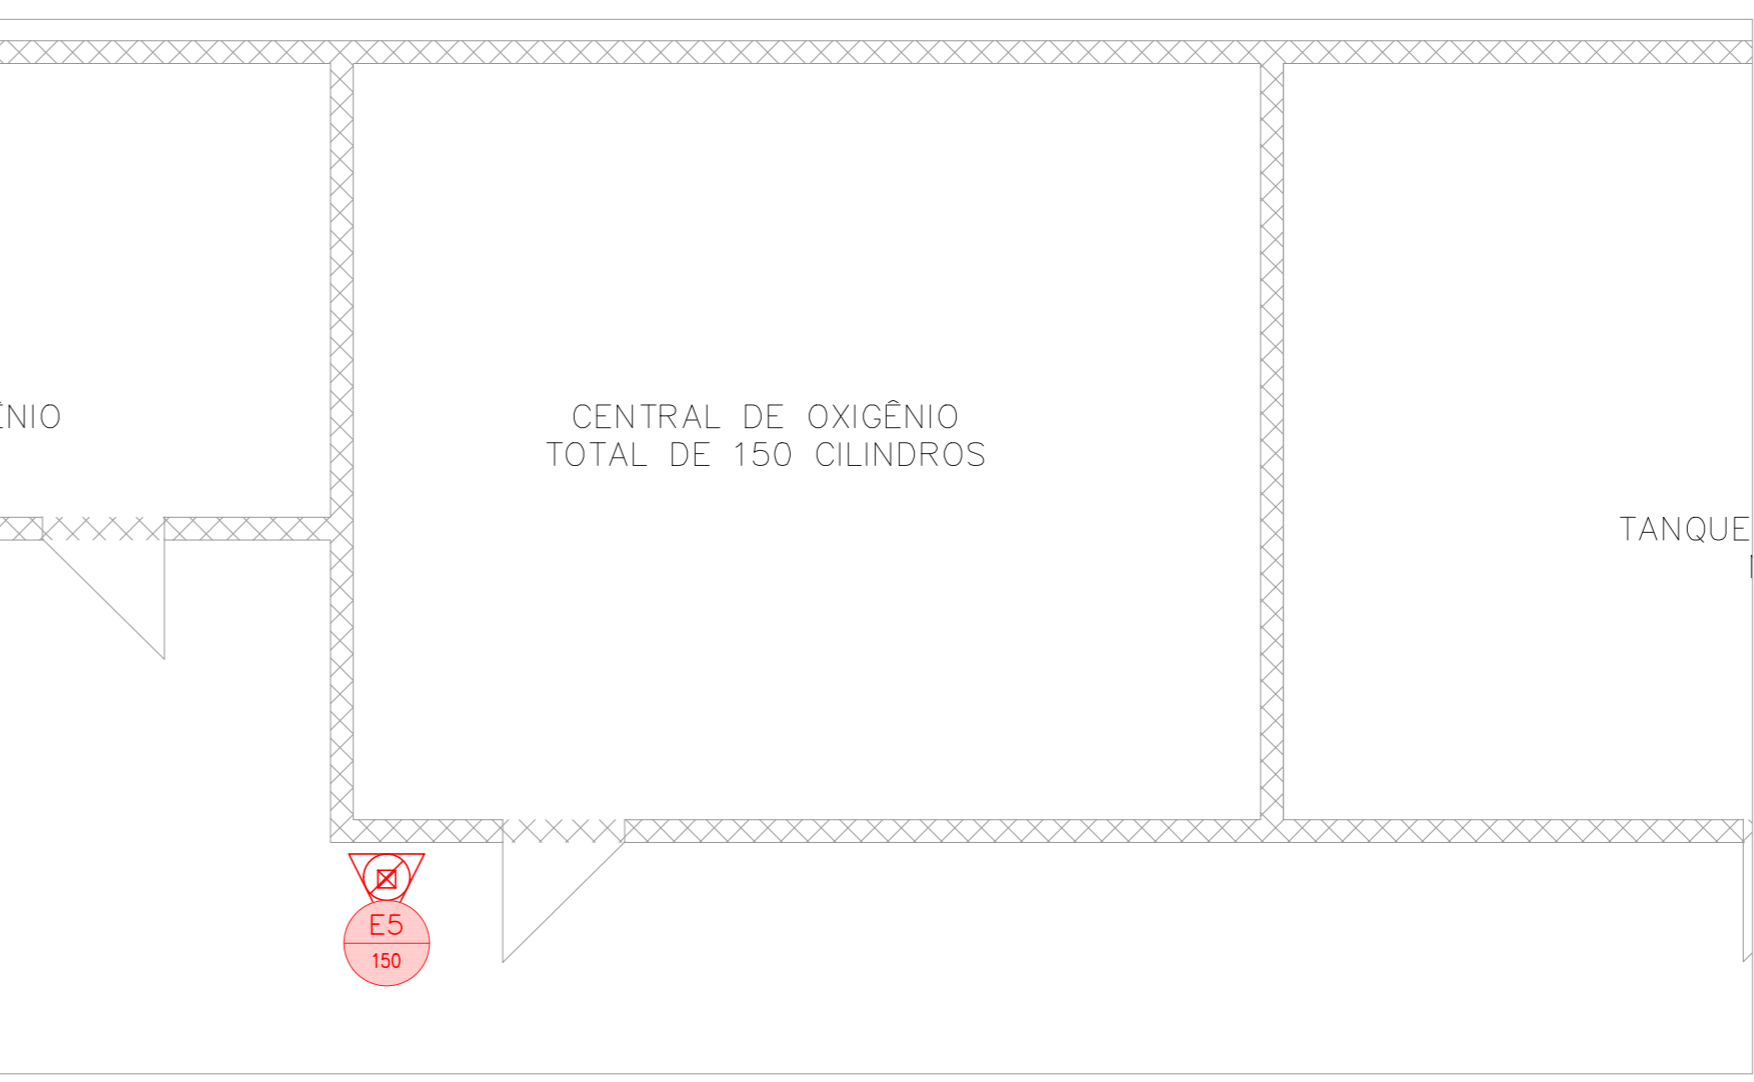

6 CONJUNTO HOSPITALAR MANDAQUI
PROJETO BÁSICO DOS SISTEMAS DE INCÊNDIO
PLANTA BAIXA - CENTRAL DE OXIGÊNIO
ESCALA 1:100
METRO

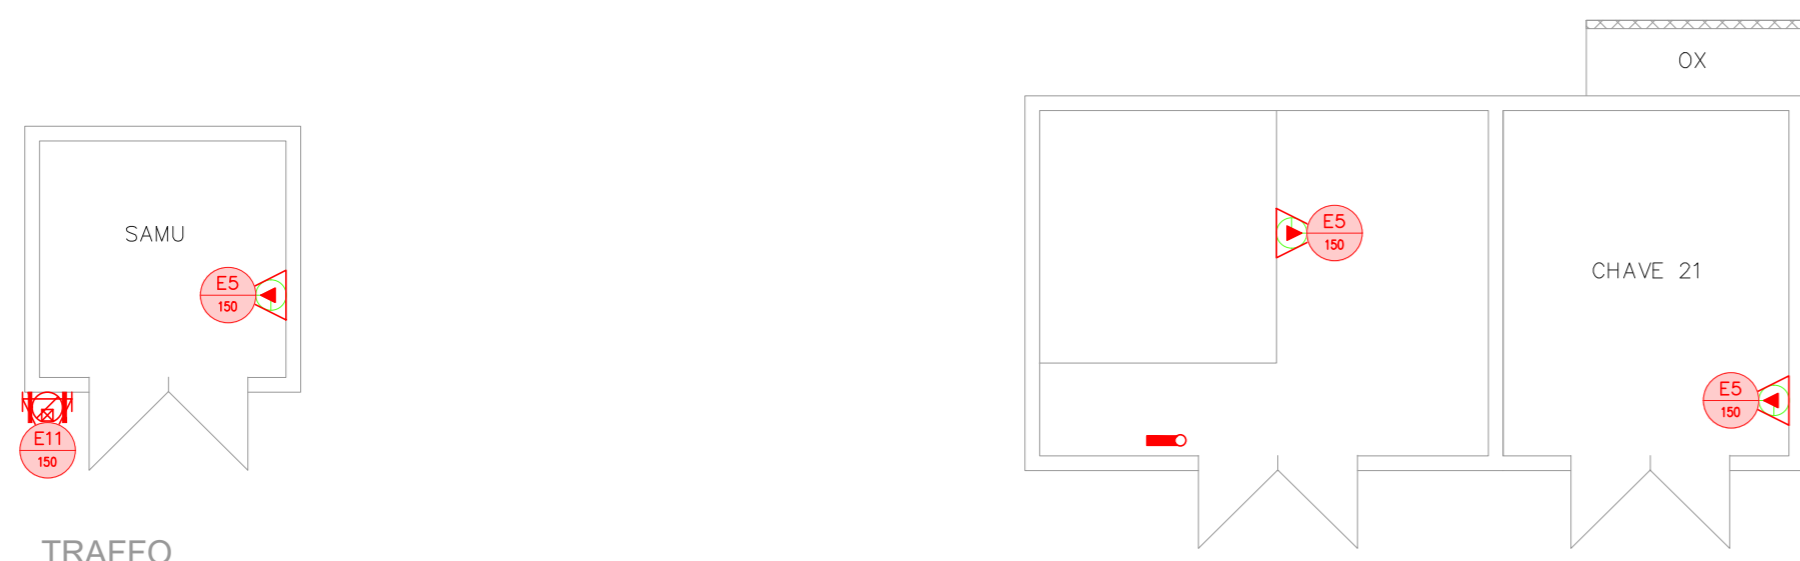

7 CONJUNTO HOSPITALAR MANDAQUI
PROJETO BÁSICO DOS SISTEMAS DE INCÊNDIO
PLANTA BAIXA - GERADOR HOSPITAL
ESCALA 1:75
METRO

- NOTAS
- MEDIDAS EM METRO EXCETO ONDE INDICADO
 - CONFERIR MEDIDAS NO LOCAL
 - ADAPTAÇÕES CONFORME RELATÓRIO TÉCNICO E NECESSIDADES ADICIONAIS
 -
 -
 -
 -
 -
 -
 -

MHA Engenharia Ltda Rua... CNPJ: 06.943.200/0001-00 www.mha.com.br	ANÁLISE DE PROJETO <input type="checkbox"/> LIBERADO <input type="checkbox"/> LIBERADO COM RESTRIÇÃO <input type="checkbox"/> NÃO LIBERADO	PROJETO RECEBIDO EM PROJETO APROVADO EM RESPONSÁVEL TÉCNICO
---	---	---

REV.	DESCRIÇÃO	RESPONSÁVEL	DATA
00	EMISSÃO INICIAL	LP	27/10/20

SÃO PAULO Secretaria de Saúde

GRUPO TÉCNICO DE EDIFICAÇÕES

Projeto: Conjunto Hospitalar Mandaqui
Centrais de medições - geradores e subestação
Projeto básico dos sistemas de incêndio
PREVENÇÃO E COMBATE A INCÊNDIO

U11 101

Av. Dr. Enéas de Azevedo, nº 185, 3º andar
São Paulo-SP Cep: 05423-000
Tel: (11)3066-8420 Fax: (11)3066-8482

Projeto: Eng.º YUKIO KITAMURA
Projeto: CAMILO CHINGOTTI