

### NOTAS

- OS EQUIPAMENTOS CONSIDERADOS COMO EXISTENTES NÃO FORAM TESTADOS, PORTANTO, DEVERÃO SER VERIFICADOS SUAS CONDIÇÕES DE FUNCIONAMENTO.
- SOMENTE AS INSTALAÇÕES APARENTES SÃO REPRESENTADAS EM PROJETO. NÃO FORAM VERIFICADAS INSTALAÇÕES ENTERRADAS OU SOBRE FORRO.
- TODAS AS PORTAS CORTA FOGO LOCALIZADAS EM CORREDORES E ROTA DE FUGA, FICARÃO ABERTAS COM ELETROÍMÃ INTERLIGADO COM O SISTEMA DE ALARME DE EMERGÊNCIA.
- PARA AS LUMINÁRIAS DE EMERGÊNCIA NOVAS, SERÁ PREVISTO CIRCUITO DEDICADO COM ELETRODUTOS NOVOS E DISJUNTOR DE IDENTIFICAÇÃO.

### LEGENDA

⊕	EXTINTOR DE INCÊNDIO TIPO PÓ ABC - EXISTENTE A RECARREGAR CAPACIDADE 2-A : 20-B:C
⊖	EXTINTOR DE INCÊNDIO TIPO PÓ QUÍMICO SECO - EXISTENTE A RECARREGAR - CAPACIDADE 20-B:C




### LEGENDA

CÓDIGO	PLACA	DIMENSÕES (mm)	DESCRIÇÃO
E5		L=150	INDICAÇÃO DA POSIÇÃO DOS EXTINTORES DE INCÊNDIO
S12		240/120 (L/H)	INDICAÇÃO DE SAÍDA DE EMERGÊNCIA

### NOMENCLATURA

X - CÓDIGO DA PLACA  
 Y - DIMENSÃO DE CADA PLACA  
 L : LARGURA DA PLACA EM MILÍMETROS  
 H : ALTURA DA PLACA EM MILÍMETROS  
 D : DIÂMETRO DA PLACA EM MILÍMETROS

**1 CONJUNTO HOSPITALAR MANDAQUI**  
 PROJETO BÁSICO DOS SISTEMAS DE INCÊNDIO  
 PLANTA BAIXA - PORTARIA  
 ESCALA 1:100 METRO

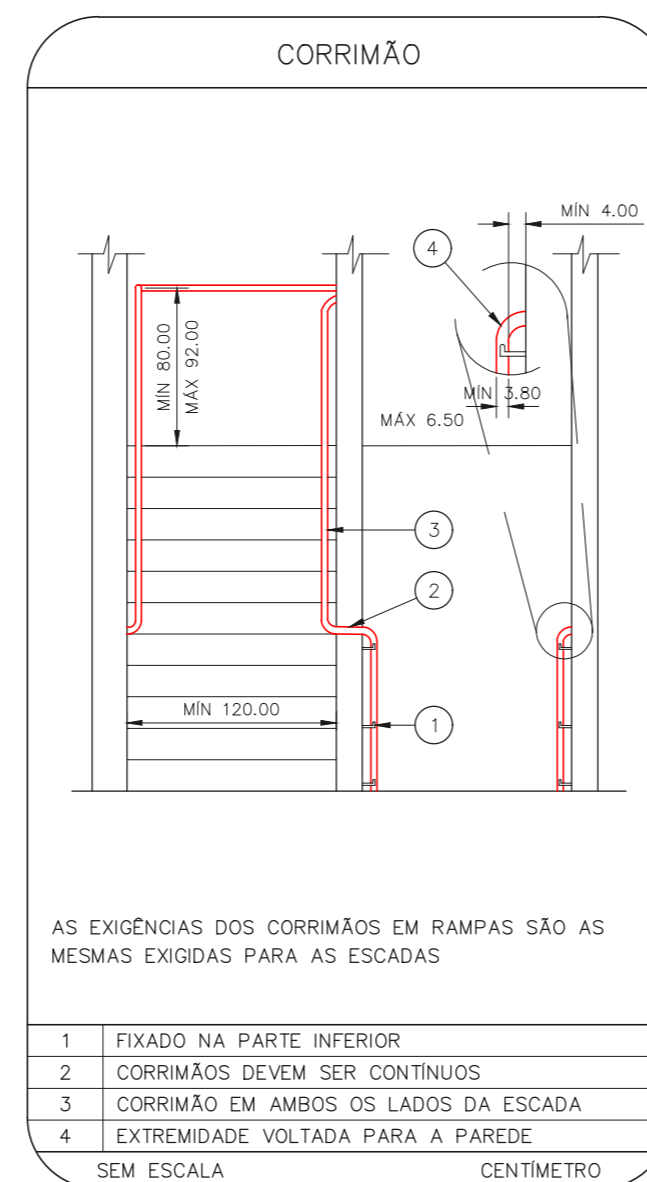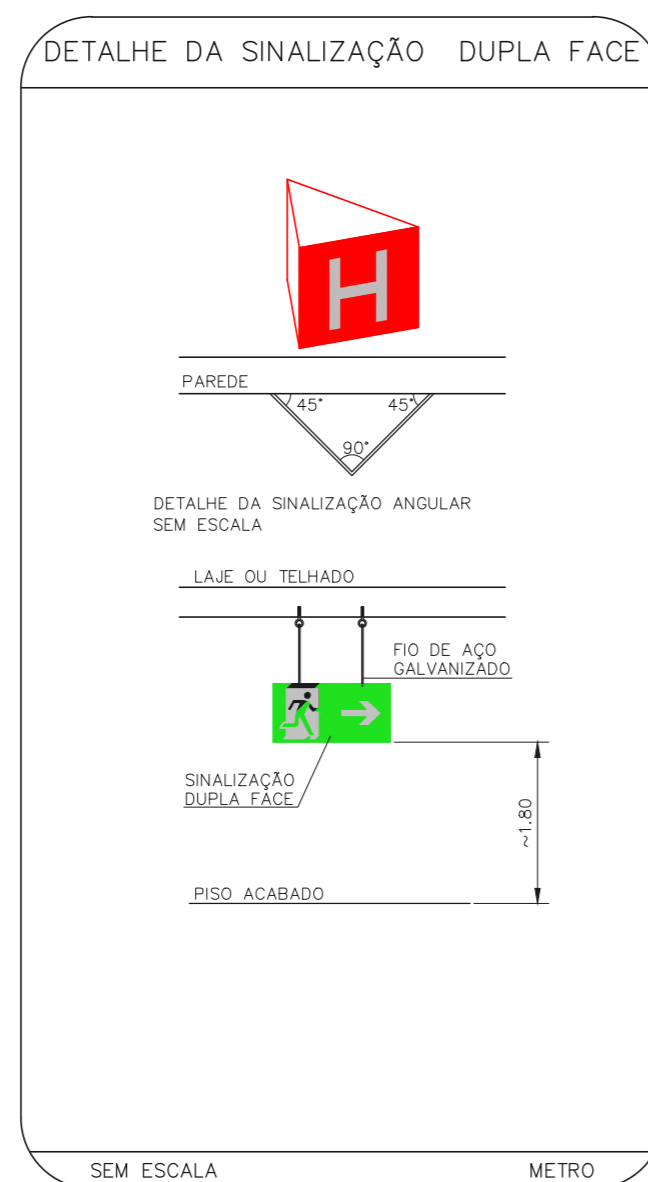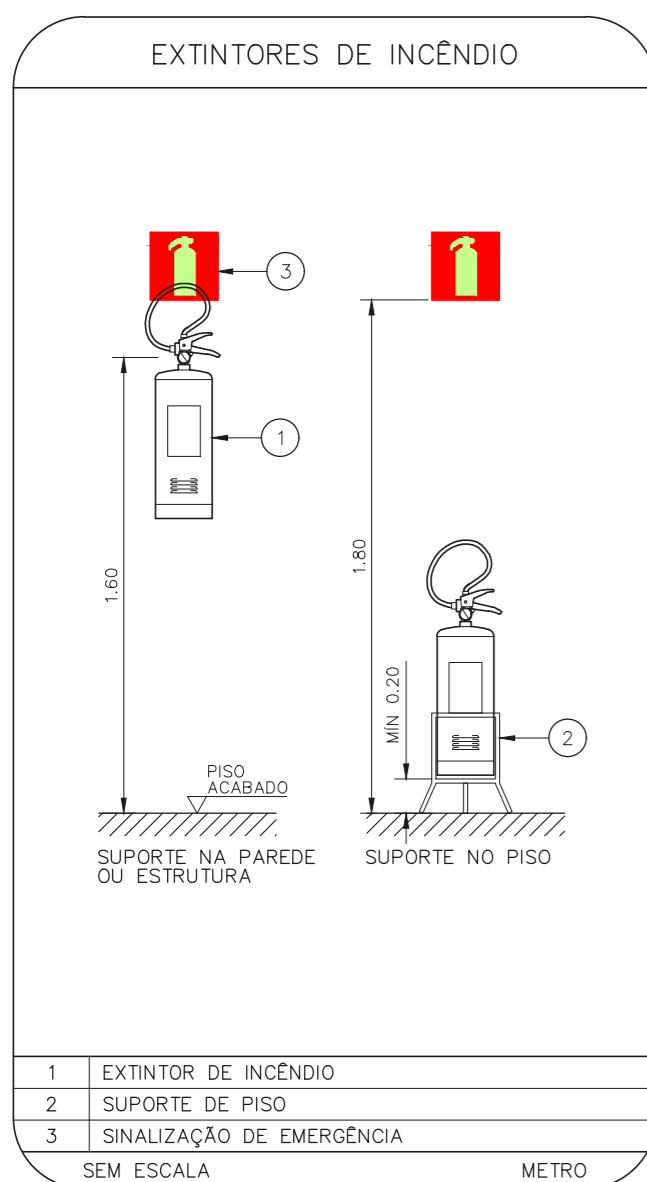

MHA Engenharia Ltda Alameda Aroguia, 2.104 CEA - Torre 1 - 2º Andar Alphaville - Barueri de São Paulo Cep.06455-000 São Paulo - SP Tel.(011)2078 9000/2078 9001 http://www.mha.com.br		ANÁLISE DE PROJETO: <input type="checkbox"/> LIBERADO <input type="checkbox"/> LIBERADO COM RESTRIÇÃO <input type="checkbox"/> NÃO LIBERADO	PROJETO RECEBIDO EM ____/____/____ PROJETO APROVADO EM ____/____/____ RESPONSÁVEL TÉCNICO _____
00	EMISSÃO INICIAL	PV	30/06/21
REV.	DESCRIÇÃO	RESPONSÁVEL	DATA

**SÃO PAULO GOVERNO DO ESTADO** | Secretaria de Saúde

**GRUPO TÉCNICO DE EDIFICAÇÕES**

Av. Dr. Enéas Carvalho de Aguiar, n.188, 3º andar  
 São Paulo-SP Cep 05403-000  
 Tel. (11)3066 8420 Fax (11)3066 8482

DIRETOR DO C.T.E.  
 Engº YUKIO KITAMURA  
 AUTORES DO PROJETO  
 CAMILO CHINGOTTE

UNIDADE: Conjunto Hospitalar Mandaqui

LOCAL: Rua Voluntários da Pátria, 4301 CEP. 02401-400

REFERÊNCIA: PORTARIA DO PARQUE MANDAQUI PROJETO BÁSICO DOS SISTEMAS DE INCÊNDIO

PREVENÇÃO E COMBATE A INCÊNDIO

CÓDIGO DO EDIFÍCIO: U11

FOLHA: 109

ÁREA: 44.480

ESCALA: INDICADA

DATA: JUN/2021

ARQUIVO: 20033-PCI-U11-109-PORT-00.DWG

COLABORADORES