


NOTAS	
1-	OS EQUIPAMENTOS CONSIDERADOS COMO EXISTENTES NÃO FORAM TESTADOS, PORTANTO, DEVERÃO SER VERIFICADOS SUAS CONDIÇÕES DE FUNCIONAMENTO.
2-	SOMENTE AS INSTALAÇÕES APARENTES SÃO REPRESENTADAS EM PROJETO. NÃO FORAM VERIFICADAS INSTALAÇÕES ENTERRADAS OU SOBRE FORRO.
3-	TODAS AS PORTAS CORTA FOGO LOCALIZADAS EM CORREDORES E ROTA DE FUGA, FICARÃO ABERTAS COM ELETROMÁ INTERLIGADO COM O SISTEMA DE ALARME DE EMERGÊNCIA.
4-	PARA AS LUMINÁRIAS DE EMERGÊNCIA NOVAS, SERÁ PREVISTO CIRCUITO DEDICADO COM ELETRODUTOS NOVOS E DISJUNTOR DE IDENTIFICAÇÃO.

LEGENDA	
	ÁREAS FRIAS
	EXTINTOR DE INCÊNDIO TIPO ÁGUA PRESSURIZADA CAPACIDADE 2-A - NOVO
	EXTINTOR DE INCÊNDIO TIPO DIÓXIDO DE CARBONO (CO2) CAPACIDADE 5-B-C - NOVO
	LUMINÁRIA DE EMERGÊNCIA TIPO ACLARAMENTO - NOVO
	LUMINÁRIA DE EMERGÊNCIA TIPO BALIZAMENTO - NOVO

LEGENDA			
CÓDIGO	PLACA	DIMENSÕES (mm)	DESCRIÇÃO
S3		240/120 (L/H)	ACESSO A UMA SAÍDA DE EMERGÊNCIA
S12	SAÍDA	240/120 (L/H)	INDICAÇÃO DE SAÍDA DE EMERGÊNCIA
E5		L=150	INDICAÇÃO DA POSIÇÃO DOS EXTINTORES DE INCÊNDIO

NOMENCLATURA	
	X = CÓDIGO DA PLACA Y = DIMENSÃO DE CADA PLACA
	L = LARGURA DA PLACA EM MILÍMETROS H = ALTURA DA PLACA EM MILÍMETROS D = DIÂMETRO DA PLACA EM MILÍMETROS

1 CONJUNTO HOSPITALAR MANDAQUI
 PROJETO BÁSICO DOS SISTEMAS DE INCÊNDIO
 PLANTA BAIXA - PORTARIA TOLLE
 ESCALA 1:50
 METRO

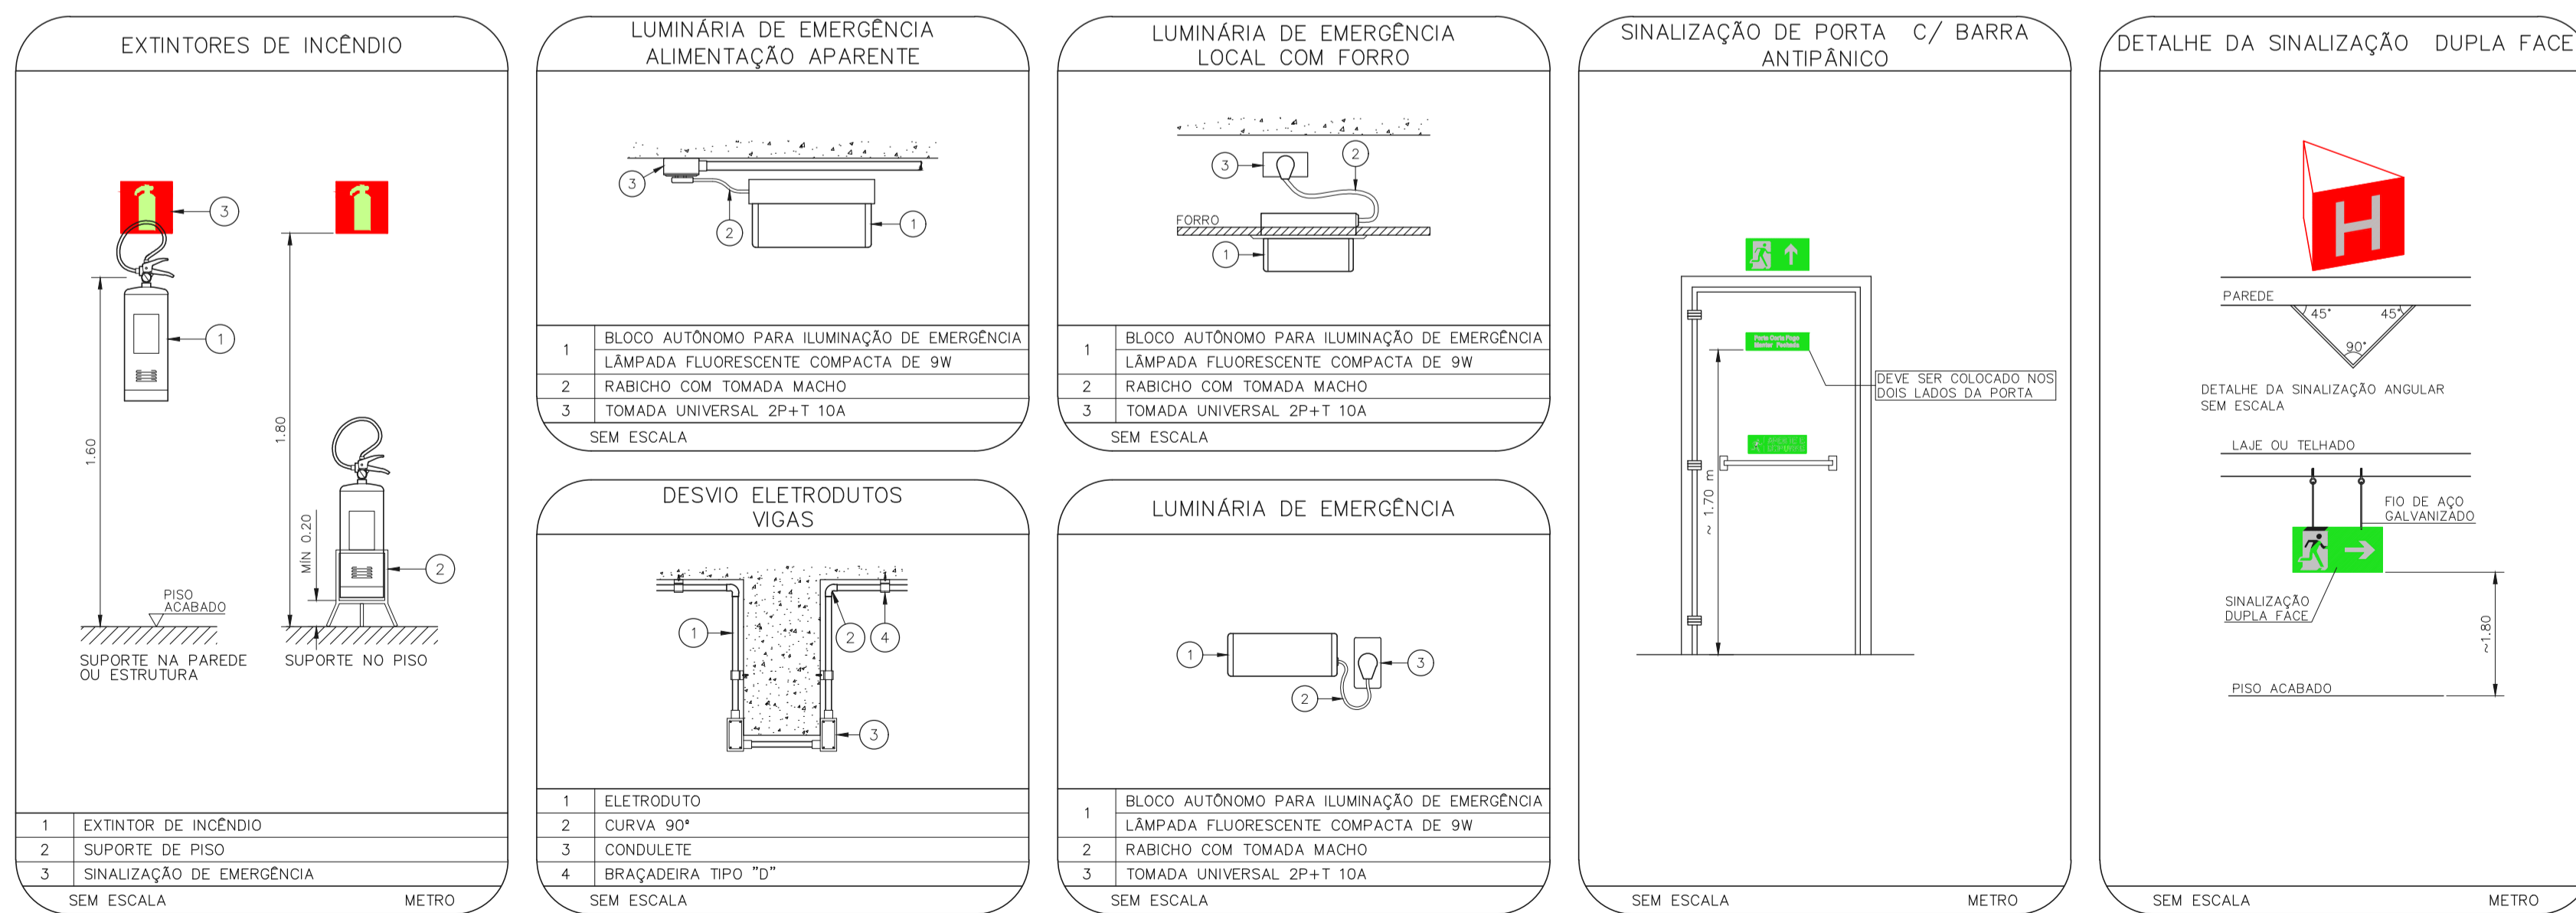

- NOTAS**
1. CONFERIR MEDIDAS NO LOCAL
 2. MEDIDAS EM METRO EXCETO ONDE INDICADO
 3. ADEQUAÇÕES CONFORME RELATÓRIO TÉCNICO E NECESSIDADES ADICIONAIS
 - 4.
 - 5.
 - 6.
 - 7.
 - 8.
 - 9.
 - 10.

MHA Engenharia Ltda Alameda Araguaia, 2.104 Cidade - Torre 1 - 2º Andar Avenida - Baneira de São Paulo Cep:06453-000 São Paulo - SP Tel:01132078 9002/2078 9001 http://www.mha.com.br		ANÁLISE DE PROJETO: <input type="checkbox"/> LIBERADO <input type="checkbox"/> LIBERADO COM RESTRIÇÃO <input type="checkbox"/> NÃO LIBERADO		PROJETO RECEBIDO EM: <input type="checkbox"/> PROJETO APROVADO EM: <input type="checkbox"/> RESPONSÁVEL TÉCNICO	
---	--	---	--	---	--

OO	EMISSÃO INICIAL	FO	30/06/21
REV.	DESCRIÇÃO	RESPONSÁVEL	DATA

SÃO PAULO | Secretaria de Saúde
GOVERNO DO ESTADO

GRUPO TÉCNICO DE EDIFICAÇÕES

REFERÊNCIA: PORTARIA - AUGUSTO TOLLE
 PROJETO BÁSICO DOS SISTEMAS DE INCÊNDIO

PREVENÇÃO E COMBATE A INCÊNDIO

00000 00 000000
U11 FOLHA **110**

44.480 INDICADA JUN/2021
 20033-PCI-U11-110-PORT-TOLLE-00.DWG

DR. ENÉRAS CORVALHO DE AGUIAR, n.º188, 3º andar
 São Paulo-SP - Cep: 05403-000
 Tel. (11)3066-8420 Fax (11)3066-8482

ENGENHEIRO DE SISTEMAS
Eng. YUKIO KITAMURA
 AVULSO DO PROJET
CAMILO CHINGOTTE