

NOTAS

- OS EQUIPAMENTOS CONSIDERADOS COMO EXISTENTES NÃO FORAM TESTADOS, PORTANTO, DEVERÃO SER VERIFICADOS SUAS CONDIÇÕES DE FUNCIONAMENTO.
- SOMENTE AS INSTALAÇÕES APARENTES SÃO REPRESENTADAS EM PROJETO. NÃO FORAM VERIFICADAS INSTALAÇÕES ENTERRADAS OU SOBRE FORRO.
- TODAS AS PORTAS CORTA FOGO LOCALIZADAS EM CORREDORES E ROTA DE FUGA, FICARÃO ABERTAS COM ELETRÔIMÃ INTERLIGADO COM O SISTEMA DE ALARME DE EMERGÊNCIA.
- PARA AS LUMINÁRIAS DE EMERGÊNCIA NOVAS, SERÁ PREVISTO CIRCUITO DEDICADO COM ELETRODUTOS NOVOS E DISJUNTOR DE IDENTIFICAÇÃO.

LEGENDA


	EXTINTOR DE INCÊNDIO TIPO ÁGUA PRESSURIZADA CAPACIDADE 2-A
	EXTINTOR DE INCÊNDIO TIPO PÓ QUÍMICO SECO CAPACIDADE 20-B-C

LEGENDA

CÓDIGO	PLACA	DIMENSÕES (mm)	DESCRIÇÃO
ES L		L=150	INDICAÇÃO DA POSIÇÃO DOS EXTINTORES DE INCÊNDIO

NOMENCLATURA


	"X" - CÓDIGO DA PLACA
	"Y" - DIMENSÃO DE CADA PLACA
	L : LARGURA DA PLACA EM MILÍMETROS
	H : ALTURA DA PLACA EM MILÍMETROS
	D : DIÂMETRO DA PLACA EM MILÍMETROS

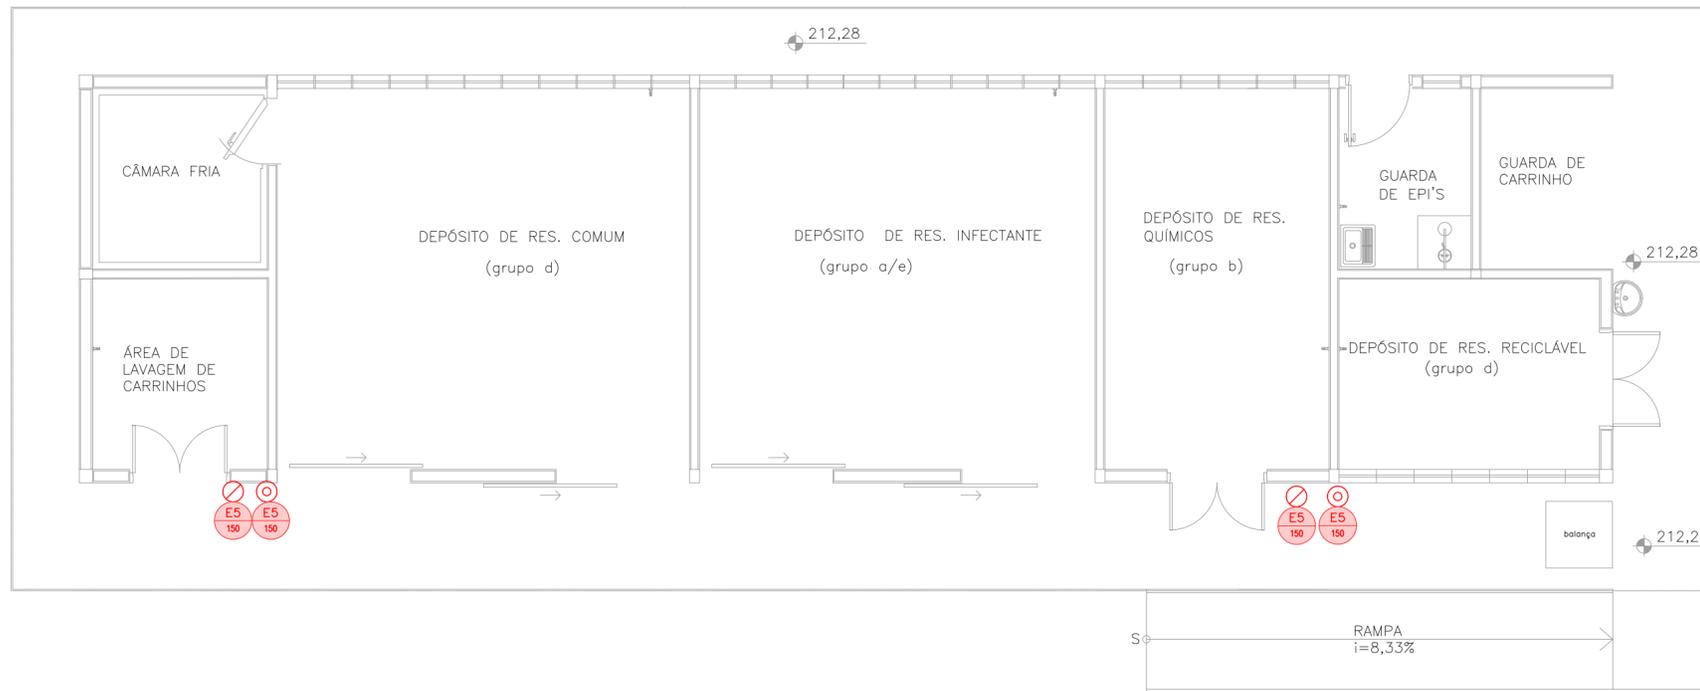

1 CONJUNTO HOSPITALAR MANDAQUI

PROJETO BÁSICO DOS SISTEMAS DE INCÊNDIO  
PLANTA BAIXA - ABRIGO DE RESÍDUOS

ESCALA 1:75  
METRO

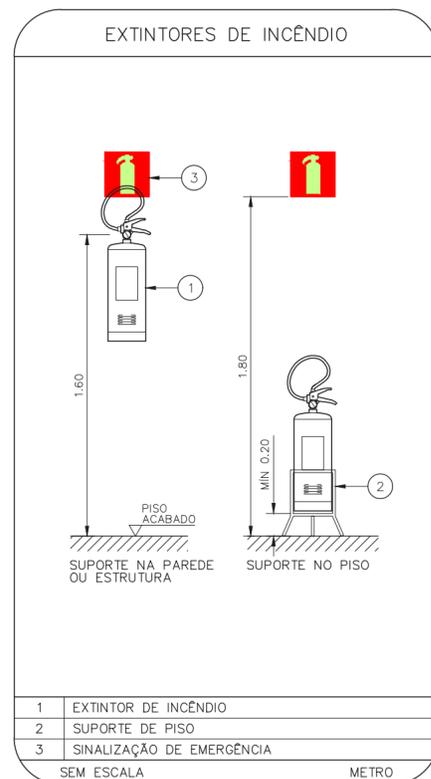

MHA Engenharia Ltda Alameda Aroguia, 2.104 CEA - Torre I - 2º Andar Alphaville - Barueri de São Paulo Cep.06455-000 São Paulo - SP Tel.(011)2078 9000/2078 9001 http://www.mha.com.br		ANÁLISE DE PROJETO: <input type="checkbox"/> LIBERADO <input type="checkbox"/> LIBERADO COM RESTRIÇÃO <input type="checkbox"/> NÃO LIBERADO	PROJETO RECEBIDO EM PROJETO APROVADO EM RESPONSÁVEL TÉCNICO
00	EMISSÃO INICIAL	FO	29/06/21
REV.	DESCRIÇÃO	RESPONSÁVEL	DATA

**SÃO PAULO** GOVERNO DO ESTADO | **Secretaria de Saúde**

**GRUPO TÉCNICO DE EDIFICAÇÕES**

Av. Dr. Enéas Carvalho de Aguiar, n.188, 3º andar  
 São Paulo-SP Cep 05403-000  
 Tel. (11)3066 8420 Fax (11)3066 8482

DIRETOR DO C.T.E.  
 Engº YUKIO KITAMURA  
 AUTORES DO PROJETO  
 CAMILO CHINGOTTE

UNIDADE	Conjunto Hospitalar Mandaqui		
LOCAL	Rua Voluntários da Pátria, 4301 CEP. 02401-400		
REFERÊNCIA	RRS - ABRIGO DE RESÍDUOS PROJETO BÁSICO DOS SISTEMAS DE INCÊNDIO		
PREVENÇÃO E COMBATE A INCÊNDIO			
CÓDIGO DO EDIFÍCIO	U11	FOLHA	112
ÁREA	44.480	ESCALA	INDICADA
ARQUIVO	20033-PCI-U11-112-RRS-00.DWG	DATA	JUN/2021
COLABORADORES			

- NOTAS
- MEDIDAS EM METRO EXCETO ONDE INDICADO
  - CONFERIR MEDIDAS NO LOCAL
  - ADEQUAÇÕES CONFORME RELATÓRIO TÉCNICO E NECESSIDADES ADICIONAIS
  - 
  - 
  - 
  - 
  - 
  - 
  -