
 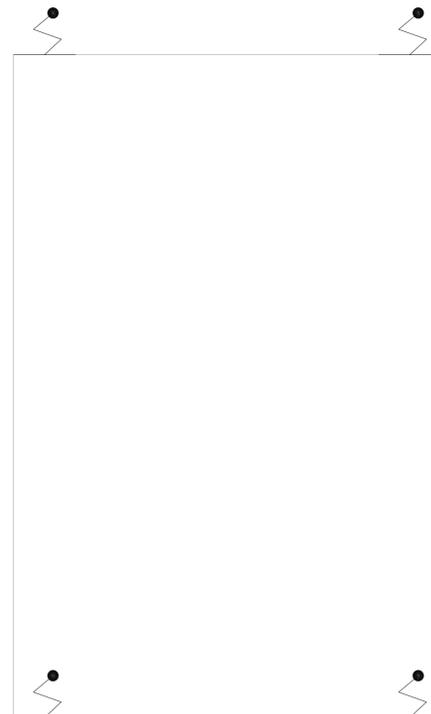


NOTAS

1- VER DETALHES DE SPDA NA FOLHA:U11-168

LEGENDA

⚡ PARA-RAIO



1 **CONJUNTO HOSPITALAR MANDAQUI**  
 PROJETO BÁSICO DOS SISTEMAS DE INCÊNDIO  
 PLANTA BAIXA COBERTURA - RECURSOS HUMANOS  
 ESCALA 1:75  
 METRO

2 **CONJUNTO HOSPITALAR MANDAQUI**  
 PROJETO BÁSICO DOS SISTEMAS DE INCÊNDIO  
 PLANTA BAIXA COBERTURA - ARQUIVO RH  
 ESCALA 1:50  
 METRO

MHA Engenharia Ltda Alameda Aragoatã, 2.104 12.248 - Jd. São João - 2º Andar Aparecida - Barro Preto - São Paulo - SP Cep: 06.455-000 São Paulo - SP Tel: (011) 2227-9600 / 2227-9601 http://www.mha.com.br	ANÁLISE DE PROJETO	PROJETO RECEBIDO EM
	<input type="checkbox"/> LIBERADO	____/____/____
	<input type="checkbox"/> LIBERADO COM RESTRIÇÃO	PROJETO APROVADO EM
<input type="checkbox"/> NÃO LIBERADO	____/____/____	RESPONSÁVEL TÉCNICO

REV.	EMISSÃO INICIAL	RP	15/07/21
REV.	DESCRIÇÃO	RESPONSÁVEL	DATA

- NOTAS
1. MEDIDAS EM METRO EXCETO ONDE INDICADO
  2. CONFERIR MEDIDAS NO LOCAL
  3. ADEQUAÇÕES CONFORME RELATÓRIO TÉCNICO E NECESSIDADES ADICIONAIS
  4. \_\_\_\_\_
  5. \_\_\_\_\_
  6. \_\_\_\_\_
  7. \_\_\_\_\_
  8. \_\_\_\_\_
  9. \_\_\_\_\_

**SÃO PAULO** | Secretaria de Saúde  
**GOVERNO DO ESTADO** | Saúde

**GRUPO TÉCNICO DE EDIFICAÇÕES**

Av. Dr. Enéas Carvalho de Aguiar, nº.188, 3º andar  
 São Paulo-SP - Cep: 05403-000  
 Tel. (11)3066 8420 Fax (11)3066 8482

DIRETOR DO SITE:  
 Eng. YUKIO KITAMURA  
 RESPONSÁVEL POR ESTE PROJETO:  
 CAMILO CHINGOTTE

UNIDADE: Conjunto Hospitalar Mandaqui  
 END: Rua Voluntários da Pátria, 4301 CEP: 02401-400

REFERÊNCIA: RECURSOS HUMANOS E ARQUIVO RH - COBERTURA PROJETO BÁSICO DOS SISTEMAS DE INCÊNDIO

PREVENÇÃO E COMBATE A INCÊNDIO

UNIDADE DO PROJETO: U11  
 FOLHA: 156

DATA: 44 480  
 INDICADA: JUN/2021

PROJETO: 20033-PCI-U11-156-RH\_ARQRH-COB-00.DWG