



HOSPITAL DE VILA PENTEADO
PROJETO BÁSICO DOS SISTEMAS DE INCÊNDIO
PLANTA BAIXA - 2º PAVIMENTO

ESCALA 1:100
METRO

NOTAS


- OS EQUIPAMENTOS CONSIDERADOS COMO EXISTENTES NÃO FORAM TESTADOS, PORTANTO DEVERÃO SER VERIFICADAS SUAS CONDIÇÕES DE FUNCIONAMENTO.
- SOMENTE AS INSTALAÇÕES APARENTES SÃO REPRESENTADAS EM PROJETO, NÃO FORAM VERIFICADAS INSTALAÇÕES ENTERRADAS OU SOBRE FORRO.
- TODAS AS PORTAS CORTA FUMO LOCALIZADAS EM CORREDORES E ROTA DE FUGA FICARÃO ABERTAS COM ELÉTRICA INTERLIGADA COM O SISTEMA DE ALARME DE INCÊNDIO.
- PARA AS LUMINÁRIAS DE EMERGÊNCIA NOVAS, SERÁ PREVISTO CIRCUITO DEDICADO COM ELÉTROTODOS NOVOS E DISJUNTOR DE IDENTIFICAÇÃO.

LEGENDA	
	ÁREAS FUMAS
	EXTINTOR DE INCÊNDIO TIPO ÁGUA PRESSURIZADA - EXISTENTE A RECARREGAR - CAPACIDADE 20-B-C
	EXTINTOR DE INCÊNDIO TIPO QUÍMICO SECO - EXISTENTE A RECARREGAR - CAPACIDADE 20-B-C
	EXTINTOR DE INCÊNDIO TIPO QUÍMICO SECO DE CARBONO (CO2) - EXISTENTE A RECARREGAR - CAPACIDADE S-B-C
	EXTINTOR DE INCÊNDIO TIPO QUÍMICO SECO CAPACIDADE 20-B-C - NOVO
	ABRIDOR DE HERRANTE SIMPLES - EXISTENTE A MANTER
	ACIONADOR MANUAL DO SISTEMA DE ALARME - EXISTENTE A MANTER
	AVISADOR SONORO E VISUAL - NOVO
	LUMINÁRIA DE EMERGÊNCIA TIPO ACALURAMENTO - NOVO
	LUMINÁRIA DE EMERGÊNCIA TIPO ACALURAMENTO - EXISTENTE A MANTER
	LUMINÁRIA DE EMERGÊNCIA TIPO BALIZAMENTO - NOVO
	DETECTOR DE FUMAÇA - NOVO
	ORRELA COM DISPOSITIVO DE AJUSTE E BALANCEAMENTO - NOVO

LEGENDA			
CÓDIGO	PLACA	DIMENSÕES (mm)	DESCRIÇÃO
11		L=150	INDICAÇÃO DO LOCAL DE INSTALAÇÃO DO ALARME DE INCÊNDIO
12		100/150 (L/H)	PONTO DE ACIONAMENTO DE ALARME DE INCÊNDIO
13		L=150	INDICAÇÃO DA POSIÇÃO DOS EXTINTORES DE INCÊNDIO
14		L=150	INDICAÇÃO DA LOCALIZAÇÃO DE HERRANTE
15		240/120 (L/H)	INDICAÇÃO DO SENTIDO DE UMA SAÍDA DE EMERGÊNCIA
16		240/120 (L/H)	INDICAÇÃO DO SENTIDO DE UMA SAÍDA DE EMERGÊNCIA
17		240/120 (L/H)	ACESSO A UMA SAÍDA DE EMERGÊNCIA
18		240/120 (L/H)	SENTIDO DE FUGA NO INTERIOR DA ESCADA
19		240/120 (L/H)	SENTIDO DE FUGA NO INTERIOR DA ESCADA
20		400/120 (L/H)	INDICAÇÃO DE SAÍDA DE EMERGÊNCIA
21		400/120 (L/H)	INDICAÇÃO DO PAVIMENTO NO INTERIOR DA ESCADA
22		240/120 (L/H)	MANTER A PORTA CORTA-FUMO FECHADA
23		450/100 (L/H)	PROIBIDO FUMAR
24		D=150	PROIBIDO UTILIZAR ELEVADOR EM CASO DE INCÊNDIO

NOMENCLATURA	
	"H" - CÓDIGO DA PLACA
	"E" - QUANTIDADE DE CASAS PLACA
	"L" - LARGURA DA PLACA EM MILÍMETROS
	"H" - ALTURA DA PLACA EM MILÍMETROS
	"D" - DIÂMETRO DA PLACA EM MILÍMETROS














NOTAS SOBRE PINTURAS E BELÍSSIMOS:
- TODOS OS AMBIENTES COM DETECTOR DE FUMAÇA DEVEM TER NOVA PINTURA NO TETO E, ONDE HOUVER, RECOMPOSIÇÃO DE FORRO.
- ONDE HOUVER INSTALAÇÃO DE SINALIZADORES E/OU ACIONADORES DO SISTEMA DE ALARME E DETECÇÃO DE INCÊNDIO, INSTALAÇÃO DE HERRANTES E/OU OBRAS CIVIS, DEVE SER CONSIDERADA A PINTURA DE TODO O AMBIENTE E, SE HOUVER, RECOMPOSIÇÃO DOS BELÍSSIMOS AO MESMO PADRÃO DO EXISTENTE.

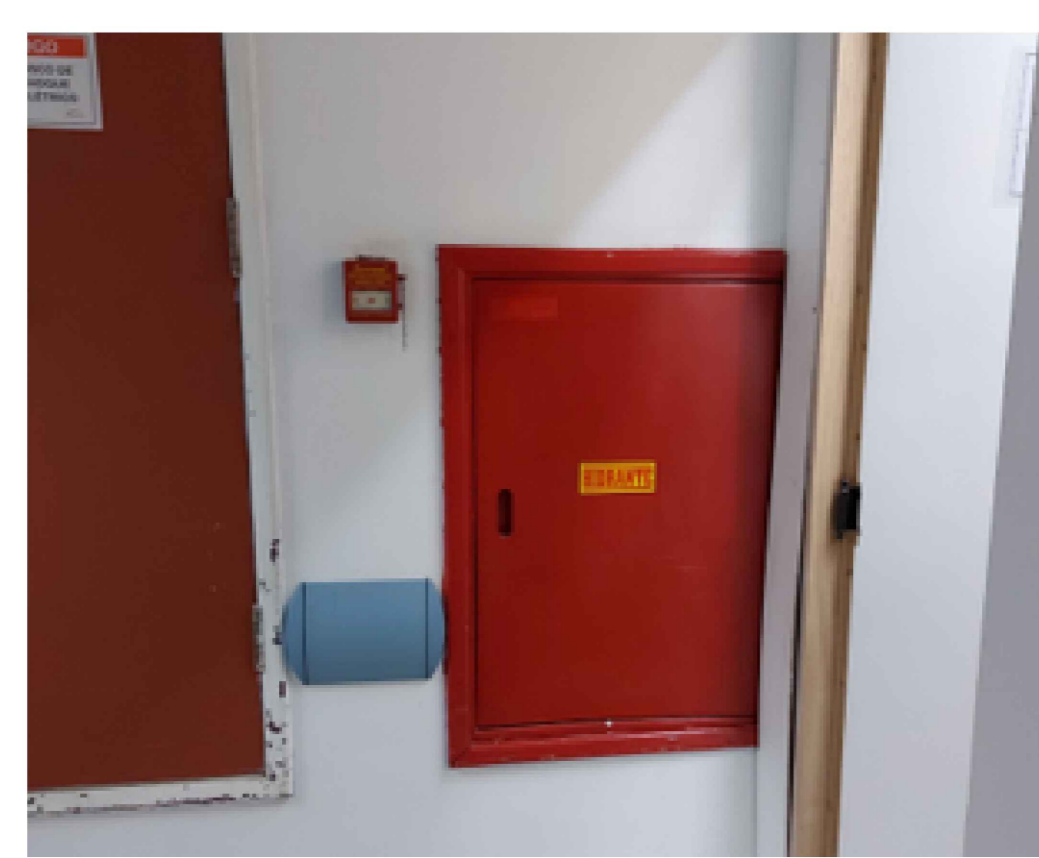

Hidrante do pavimento Equipamentos sem sinalização



Bloco de iluminação Equipamentos mal fixados

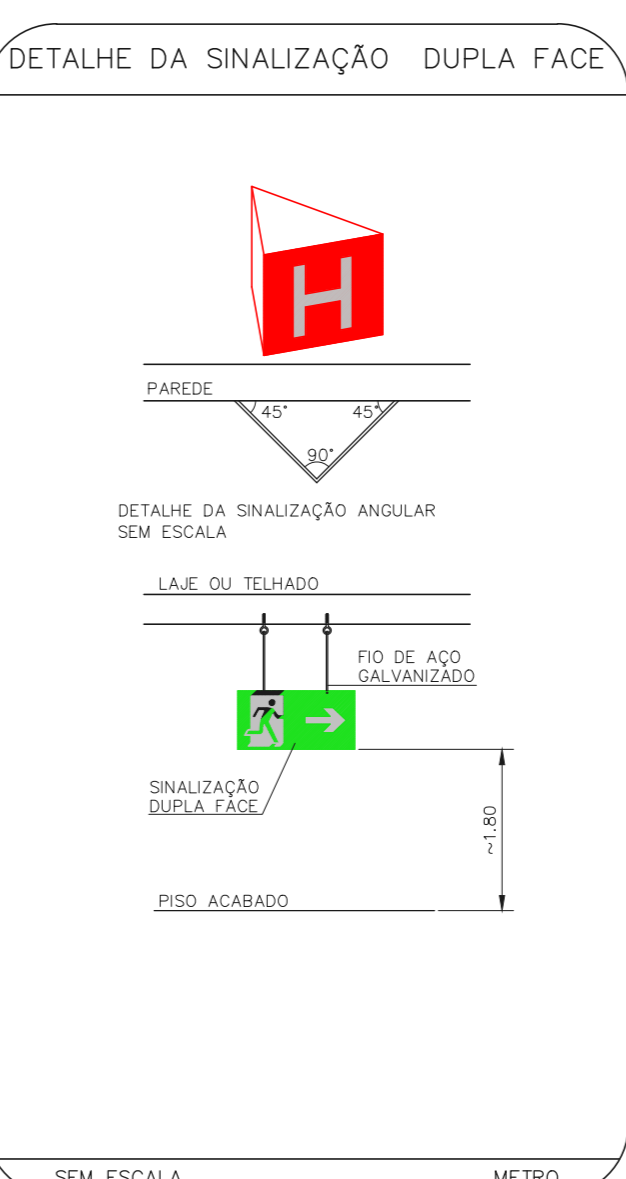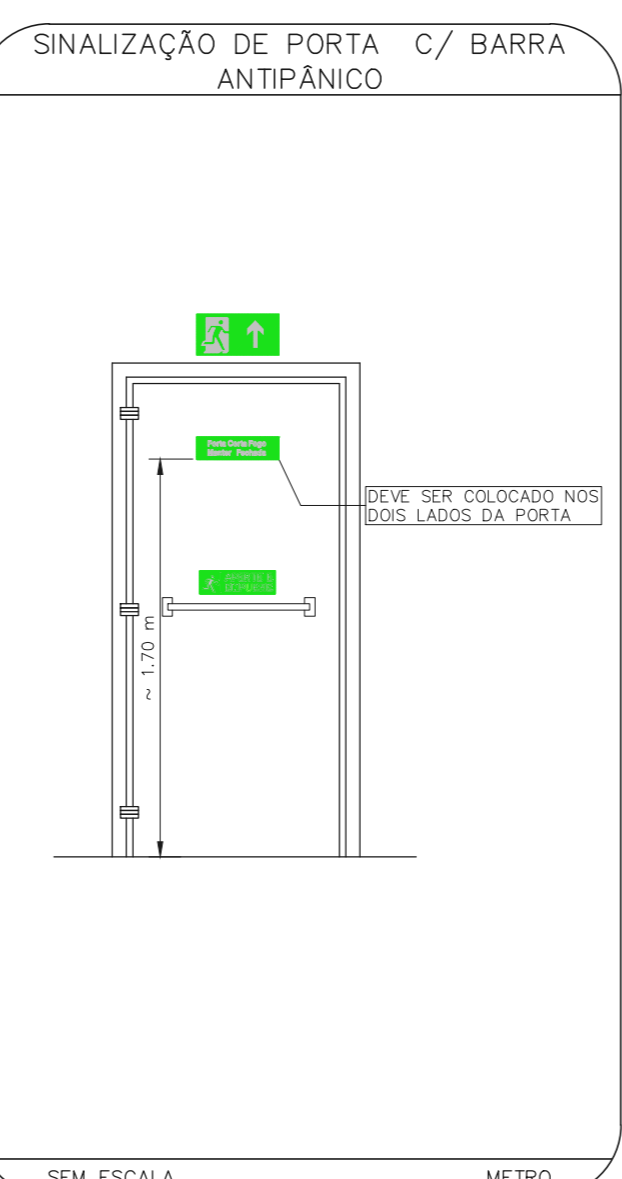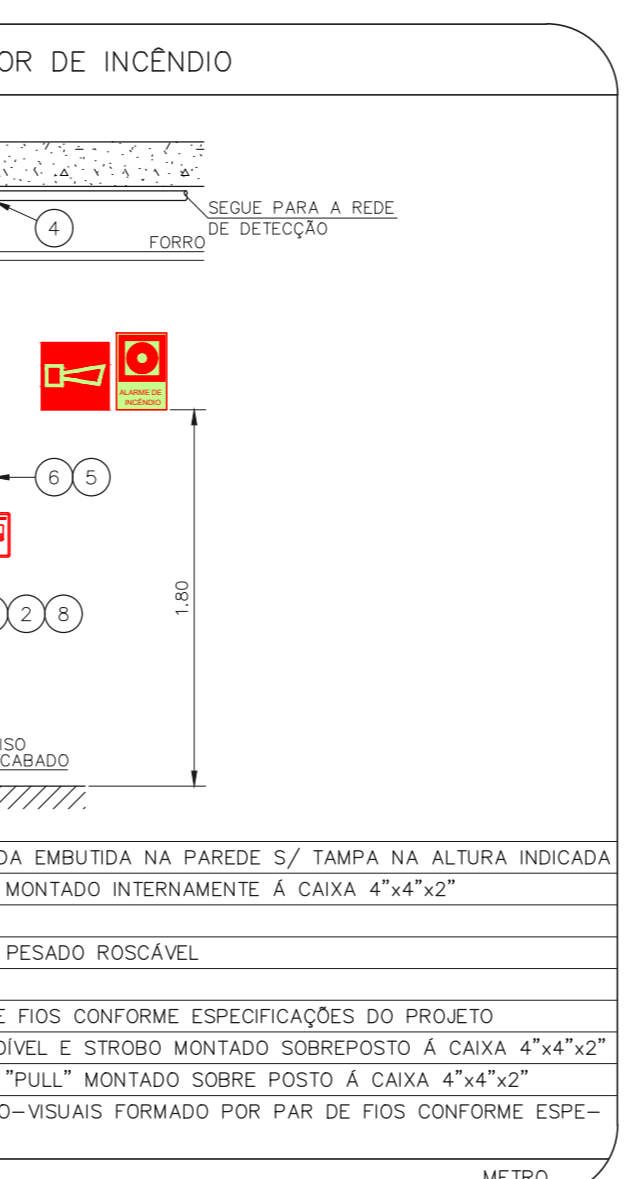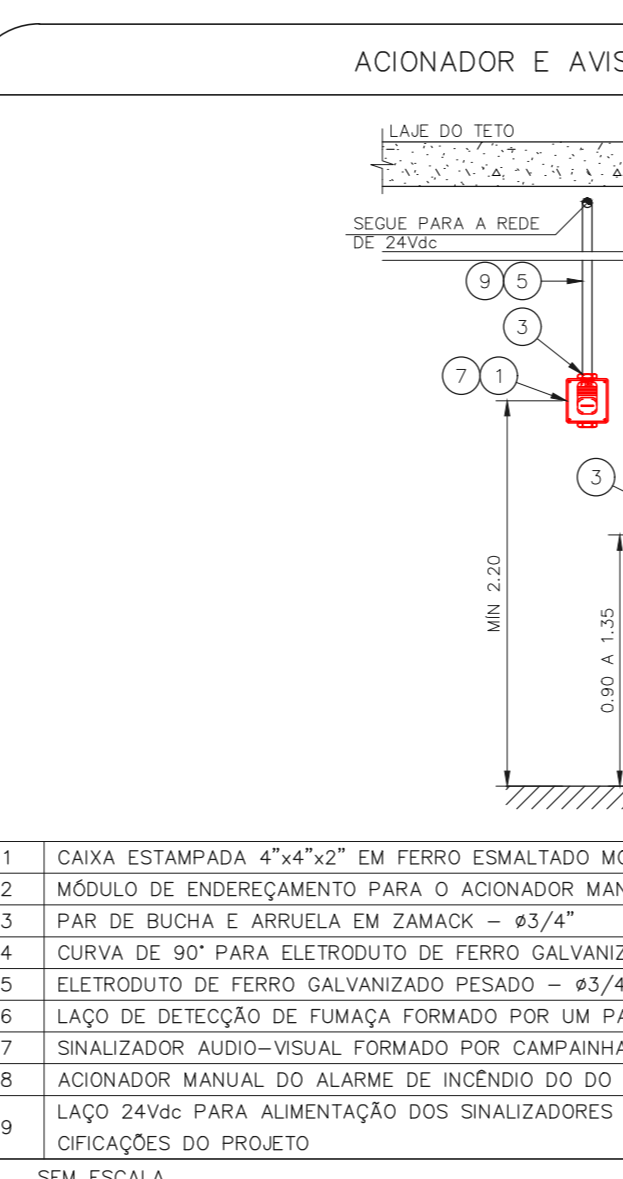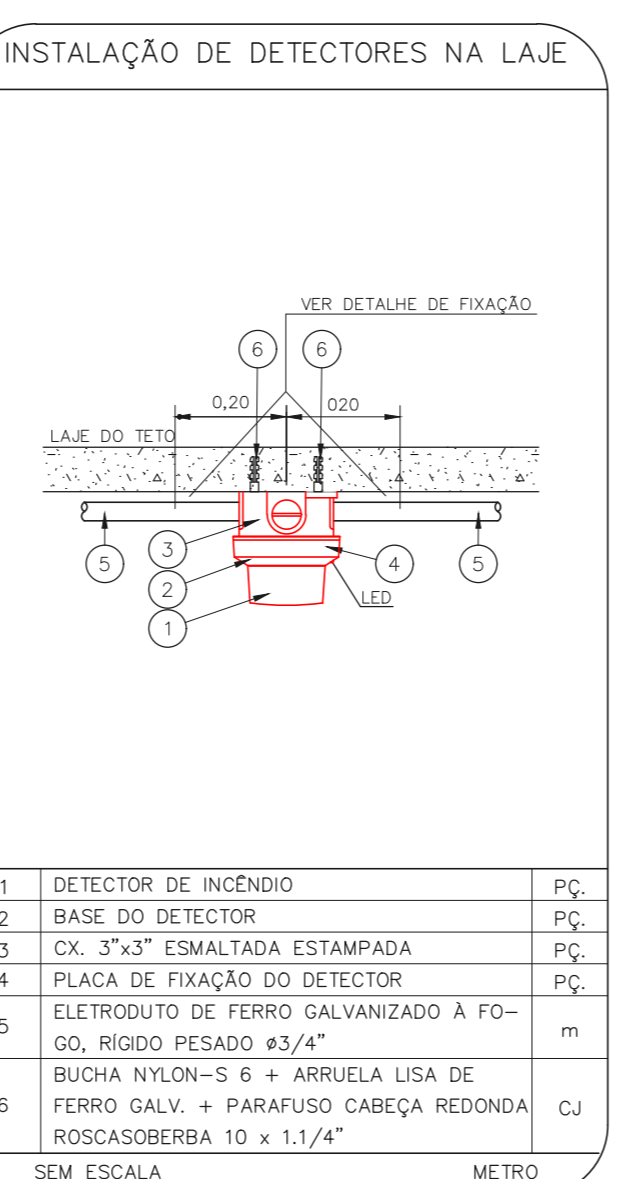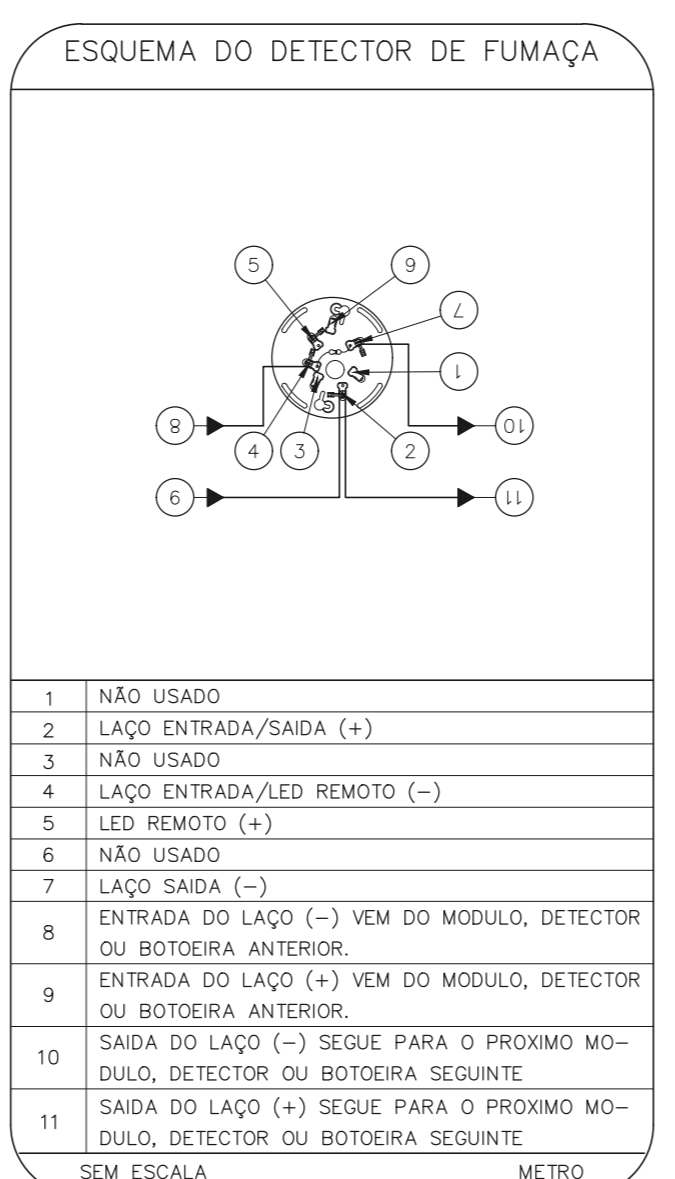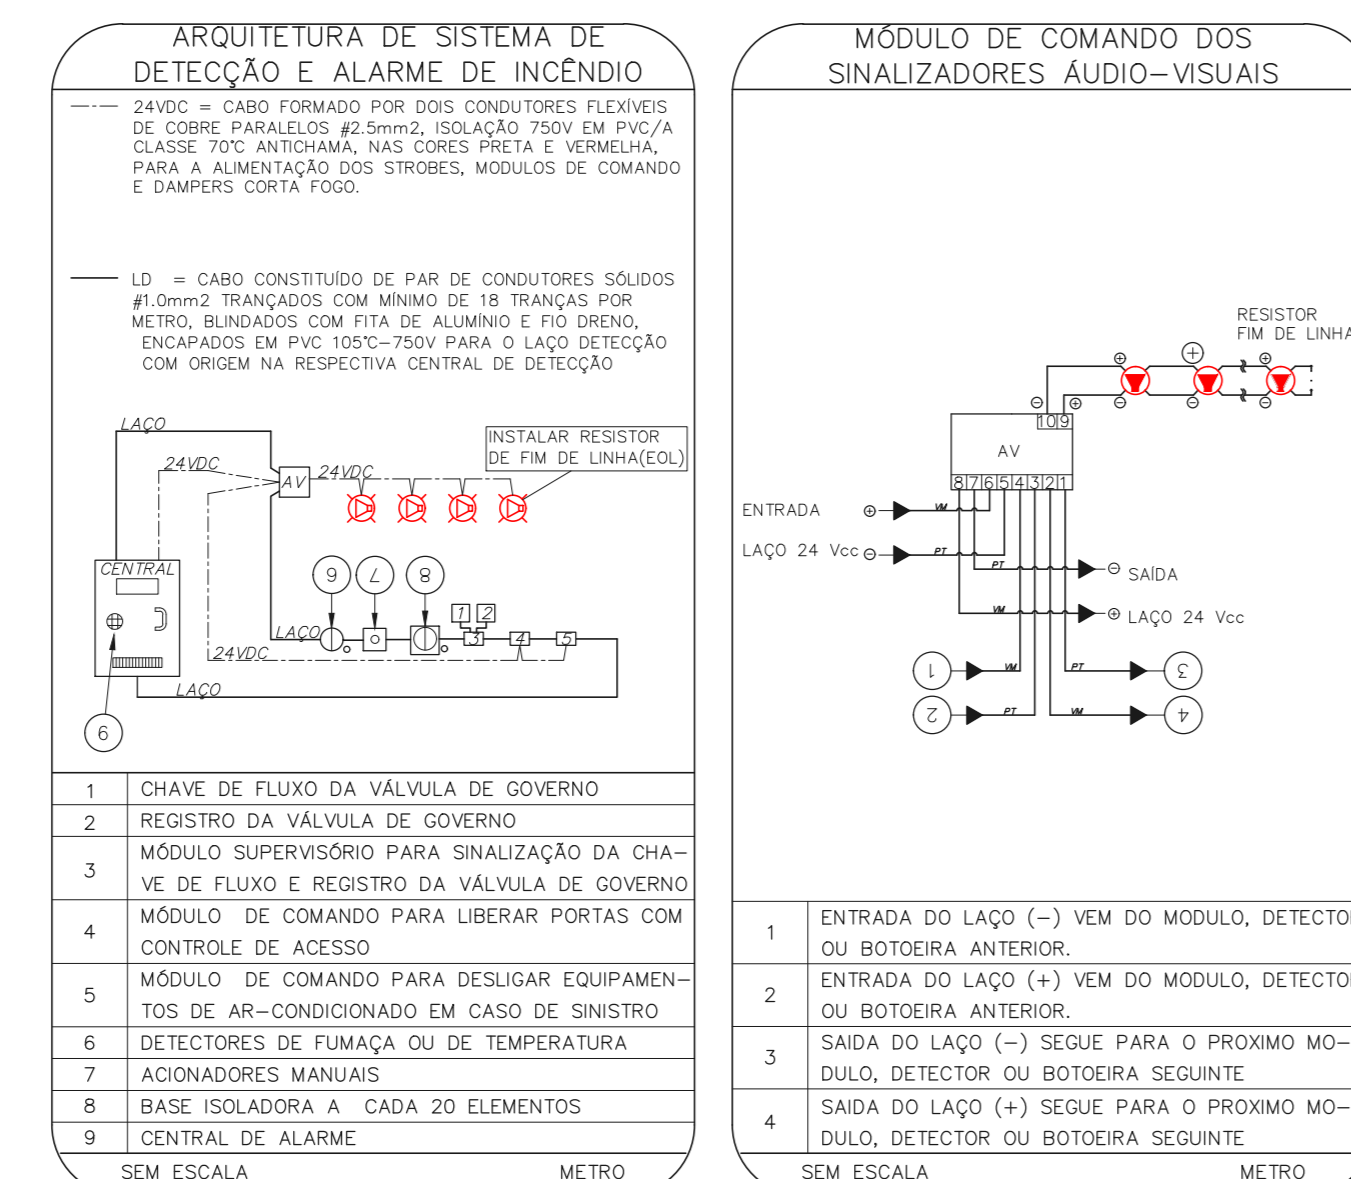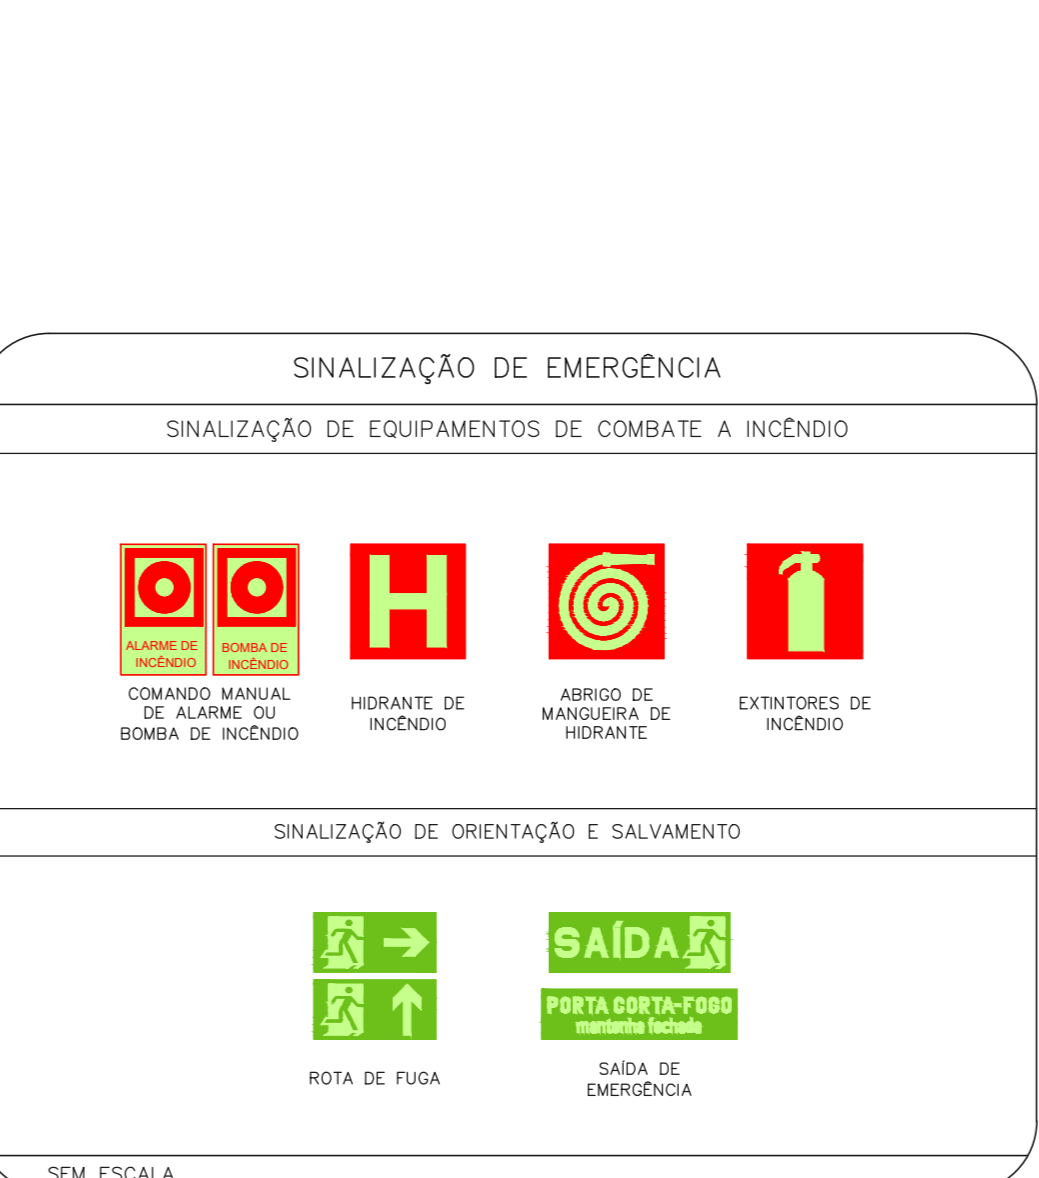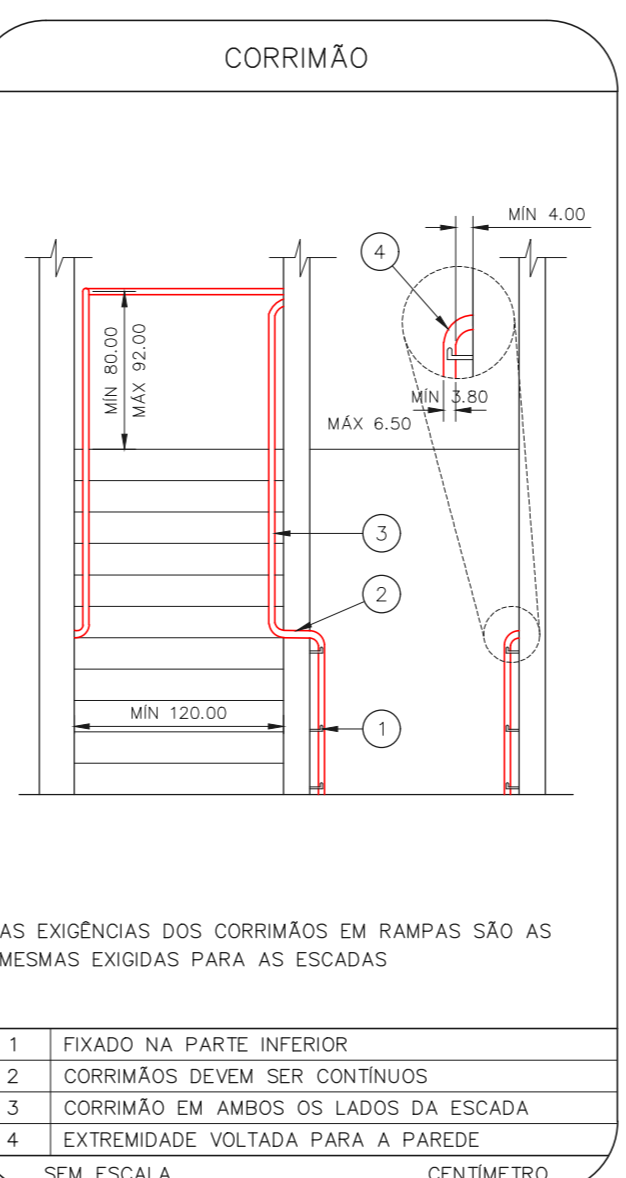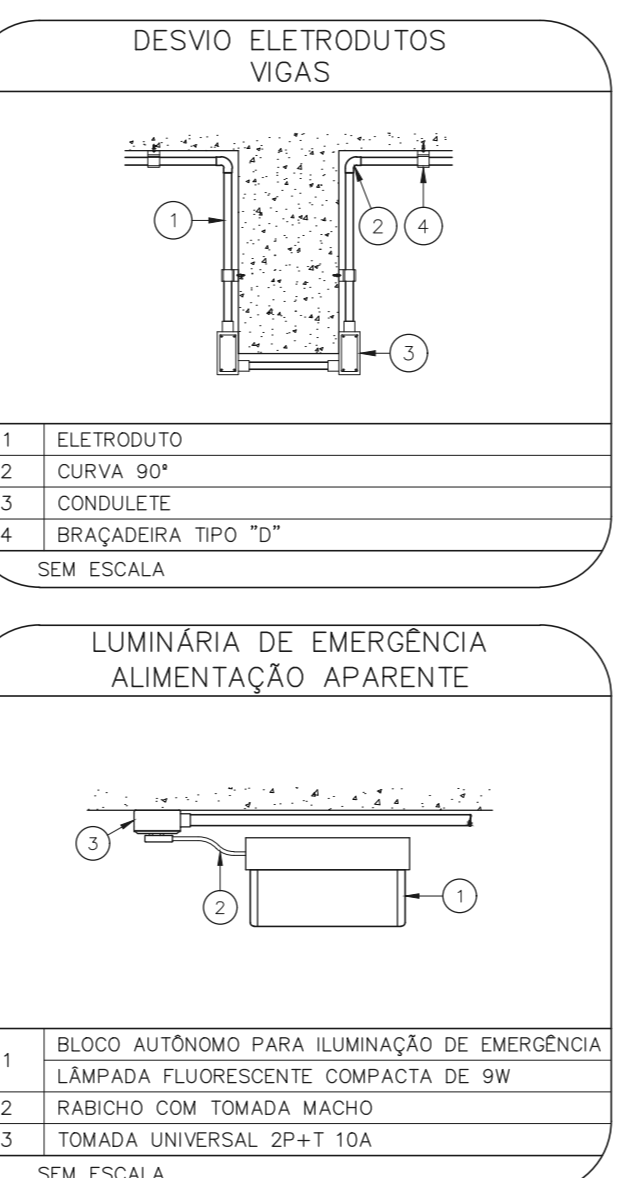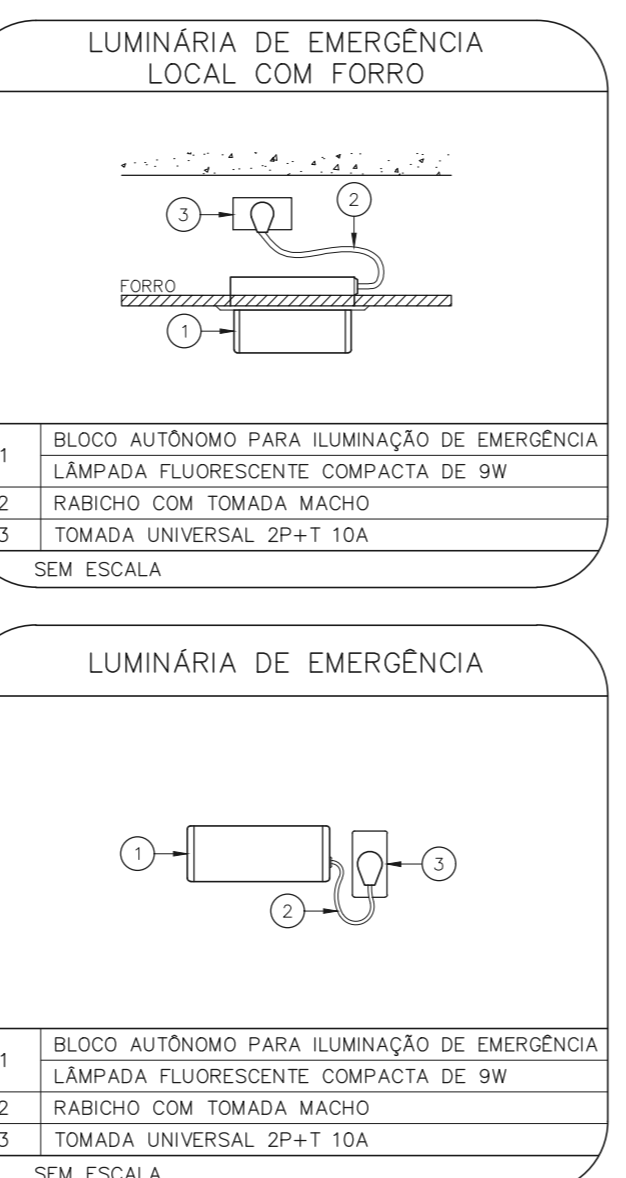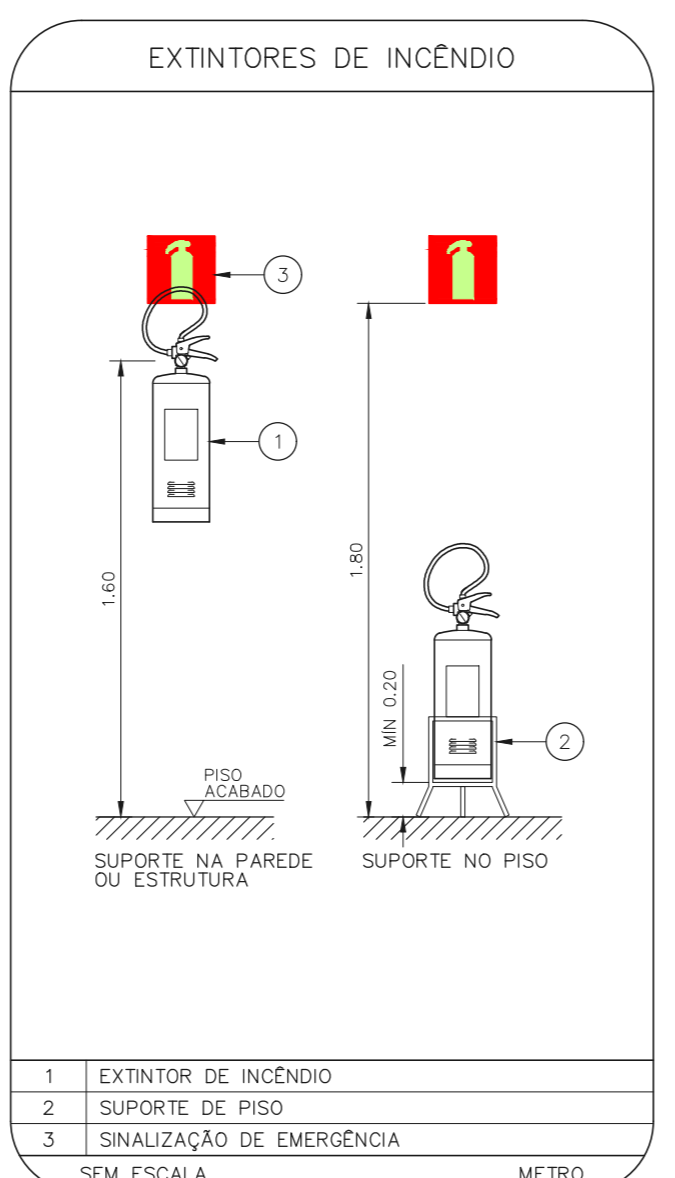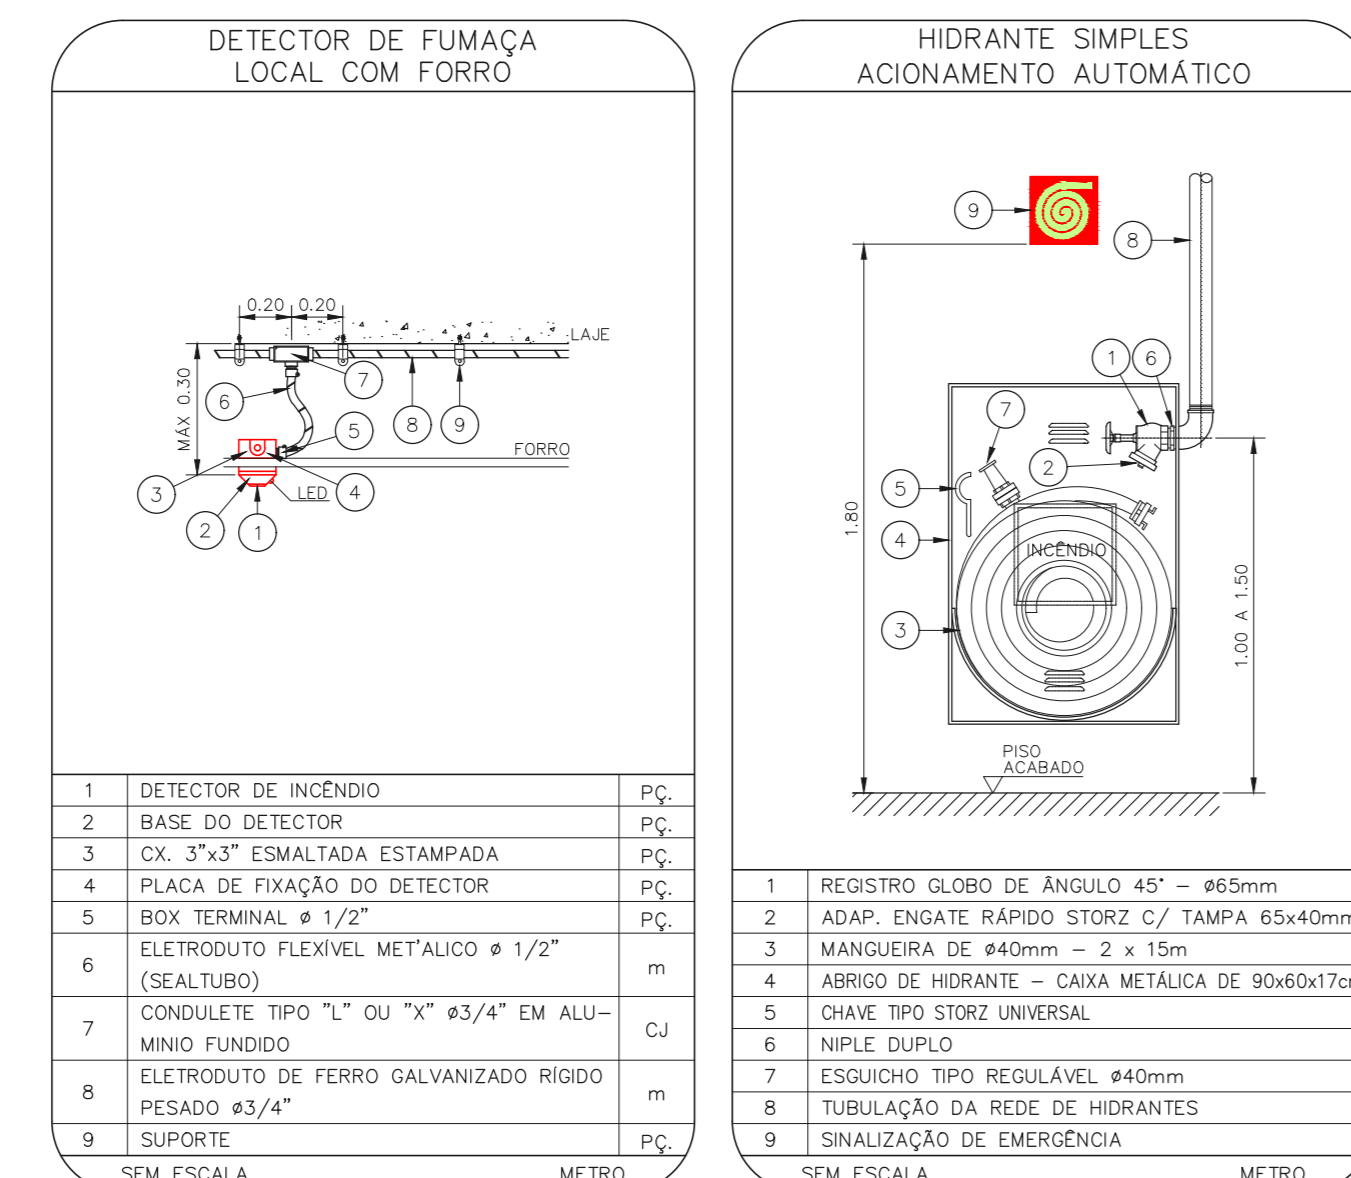

NOTAS
1. CONTER MEDIDAS NO LOCAL
2. MEDIDAS EM METRO EXCETO ONDE INDICADO
3. ADQUISIÇÕES CONFORME RELATORIO TÉCNICO E NECESSIDADES ADICIONAIS
4.
5.
6.
7.
8.
9.
10.

MHA Engenharia Ltda

SÃO PAULO **Secretaria de Saúde**

Hospital de Vila Penteado "Dr. José Pangel" - 2º Pavimento e Casa de Máquinas - Projeto Básico dos Sistemas de Incêndio - Prevenção e Combate a Incêndio

U15 104

30/2020

2023-PP-101-104-02P-01.000