



1 EDIFÍCIO 01 - PORTARIA E SALA DE ESPERA DE VISITANTES
 PROJETO BÁSICO DE COMBATE A INCÊNDIO
 PLANTA BAIXA COBERTURA
 ESCALA 1:100
 METRO


2 EDIFÍCIO 02 - DEPÓSITO DE LIXO 02
 PROJETO BÁSICO DE COMBATE A INCÊNDIO
 PLANTA BAIXA COBERTURA
 ESCALA 1:100
 METRO

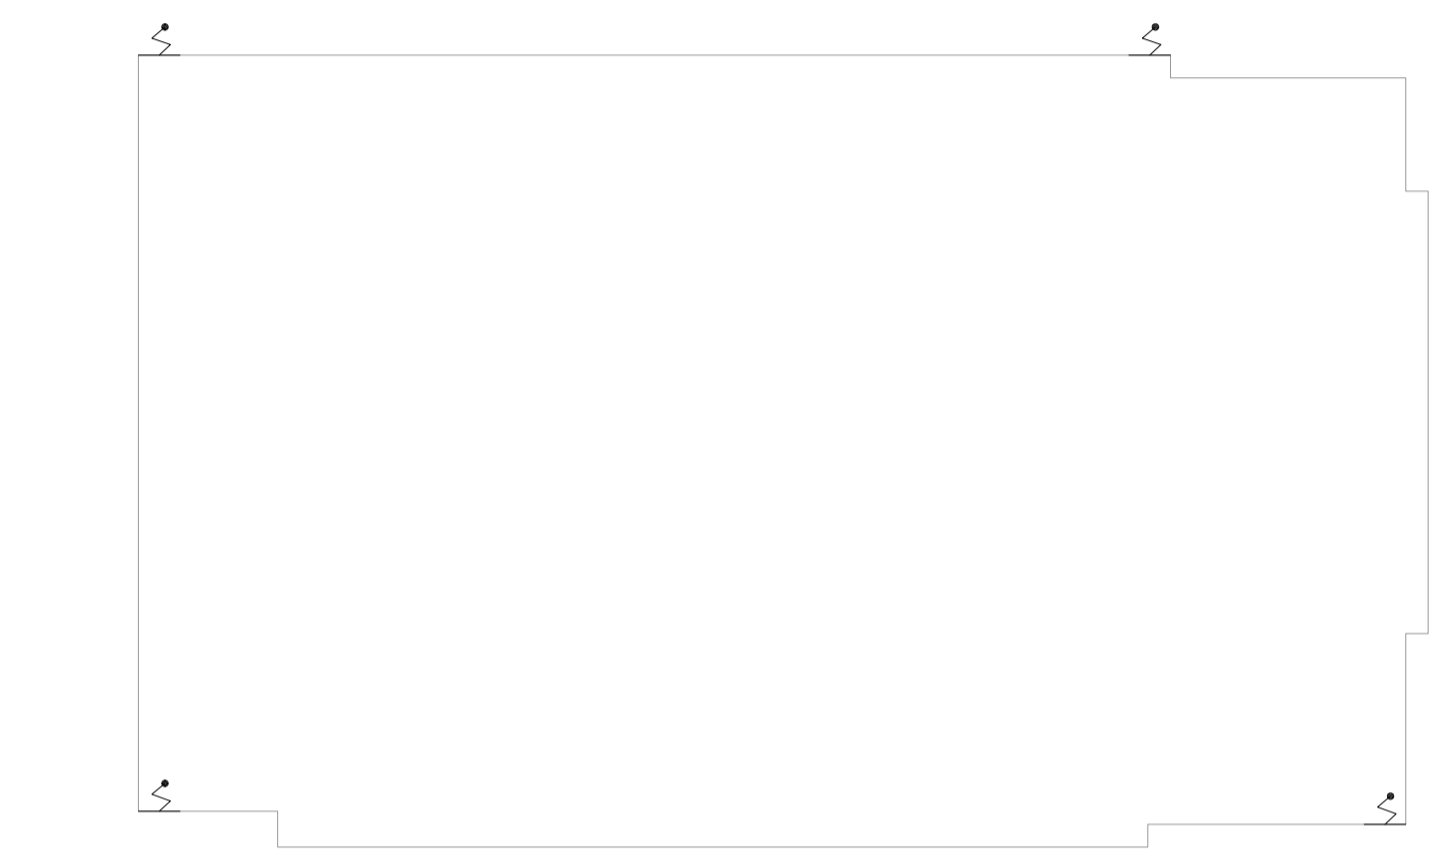

3 EDIFÍCIO 21 - BANCO DE LEITE HUMANO
 PROJETO BÁSICO DE COMBATE A INCÊNDIO
 PLANTA BAIXA COBERTURA
 ESCALA 1:100
 METRO

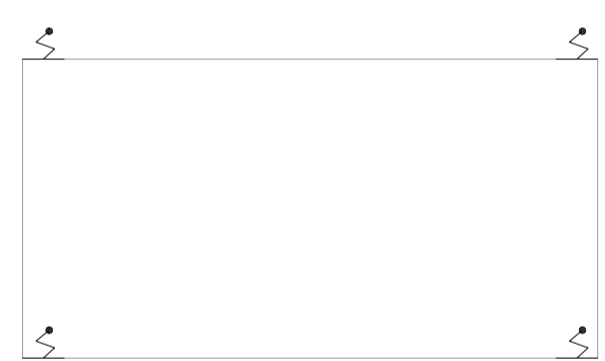


5 EDIFÍCIO 2A - PATRIMONIO
 PROJETO BÁSICO DE COMBATE A INCÊNDIO
 PLANTA BAIXA COBERTURA
 ESCALA 1:100
 METRO

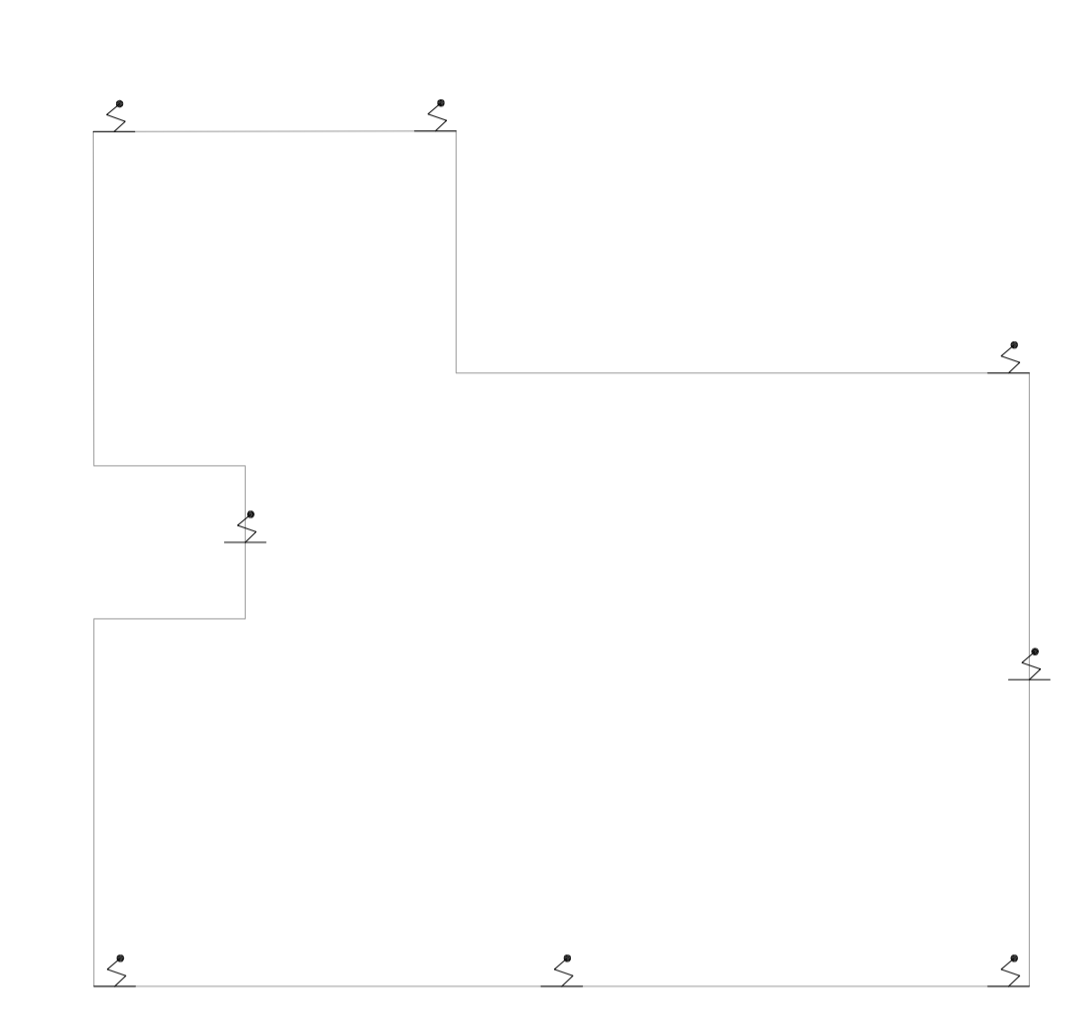

4 EDIFÍCIOS 32 E 33 - PROTOCOLO E XEROX
 PROJETO BÁSICO DE COMBATE A INCÊNDIO
 PLANTA BAIXA COBERTURA
 ESCALA 1:100
 METRO

NOTAS	
1- PARA DETALHES DE SPDA VER FOLHA:U19-128	
LEGENDA	
	PARA-RAIO

PLANTA CHAVE

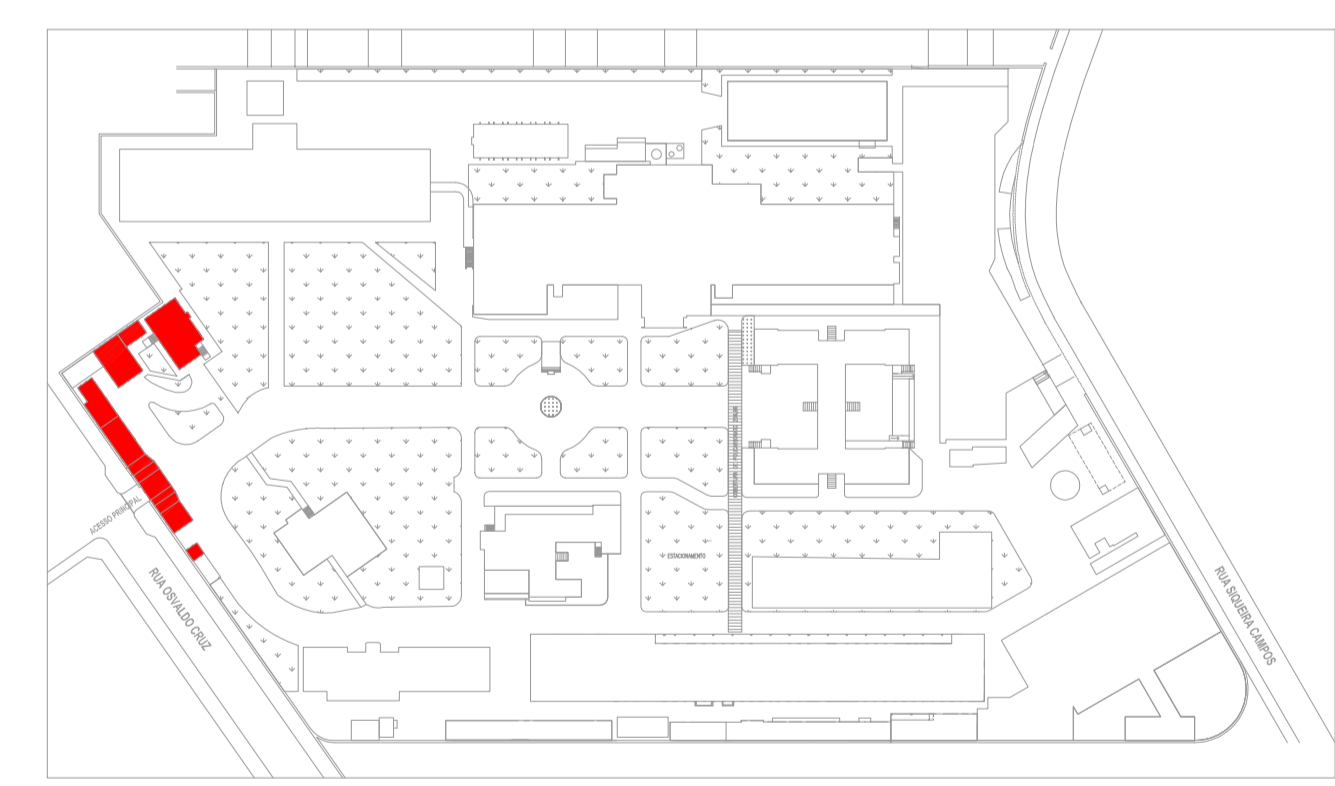

MHA Engenharia Ltda Alameda Argueta, 2.104 CEA - Torre 1 - 2º Andar Alphaville - Barueri de São Paulo Cep:05455-000 - São Paulo - SP Tel:01132079-9000/32079-9001 http://www.mha.com.br	ANÁLISE DE PROJETO: <input type="checkbox"/> LIBERADO <input type="checkbox"/> LIBERADO COM RESTRIÇÃO <input type="checkbox"/> NÃO LIBERADO	PROJETO RECEBIDO EM _____ PROJETO APROVADO EM _____ RESPONSÁVEL TÉCNICO _____
	OD EMISSÃO INICIAL _____ RP _____ 15/05/21	
	REV. DESCRIÇÃO _____ RESPONSÁVEL _____ DATA _____	

- NOTAS
1. CONFERIR MEDIDAS NO LOCAL
 2. MEDIDAS EM METRO EXCETO ONDE INDICADO
 3. ADEQUAÇÕES CONFORME RELATÓRIO TÉCNICO E NECESSIDADES ADICIONAIS
 4. _____
 5. _____
 6. _____
 7. _____
 8. _____
 9. _____
 10. _____

SÃO PAULO | Secretaria de Saúde
GOVERNO DO ESTADO

GRUPO TÉCNICO DE EDIFICAÇÕES

Av. Dr. Enéas Carvalho de Aguiar, n°188, 3º andar
 São Paulo-SP Cep:05403-9000
 Tel. (11)3066-8420 Fax (11)3066-8482

DR. ENÉRIO DE S. L. YUKIO KITAMURA
 ARQUITETO RESPONSÁVEL
 CÂMILLO CHINGOTTE

UNIDADE: HOSPITAL GUILHERME ÁLVARO
 END: RUA DR. OSWALDO CRUZ, N° 197 - BOQUEIRÃO - SANTOS - SP
 REFERÊNCIA: EDIFÍCIOS 01, 02, 2A, 21, 32 E 33 - COBERTURA PROJETO BÁSICO DOS SISTEMAS DE INCÊNDIO

PREVENÇÃO E COMBATE A INCÊNDIO

ORÇAMENTO DO TERMO: U19
 FOLHA: 115

REV. 25.313 INDICADA
 DATA: JUL/2021

PROJETO: 20033-PCI-U19-115-ED01-02_2A_21_32_33-COB-00