
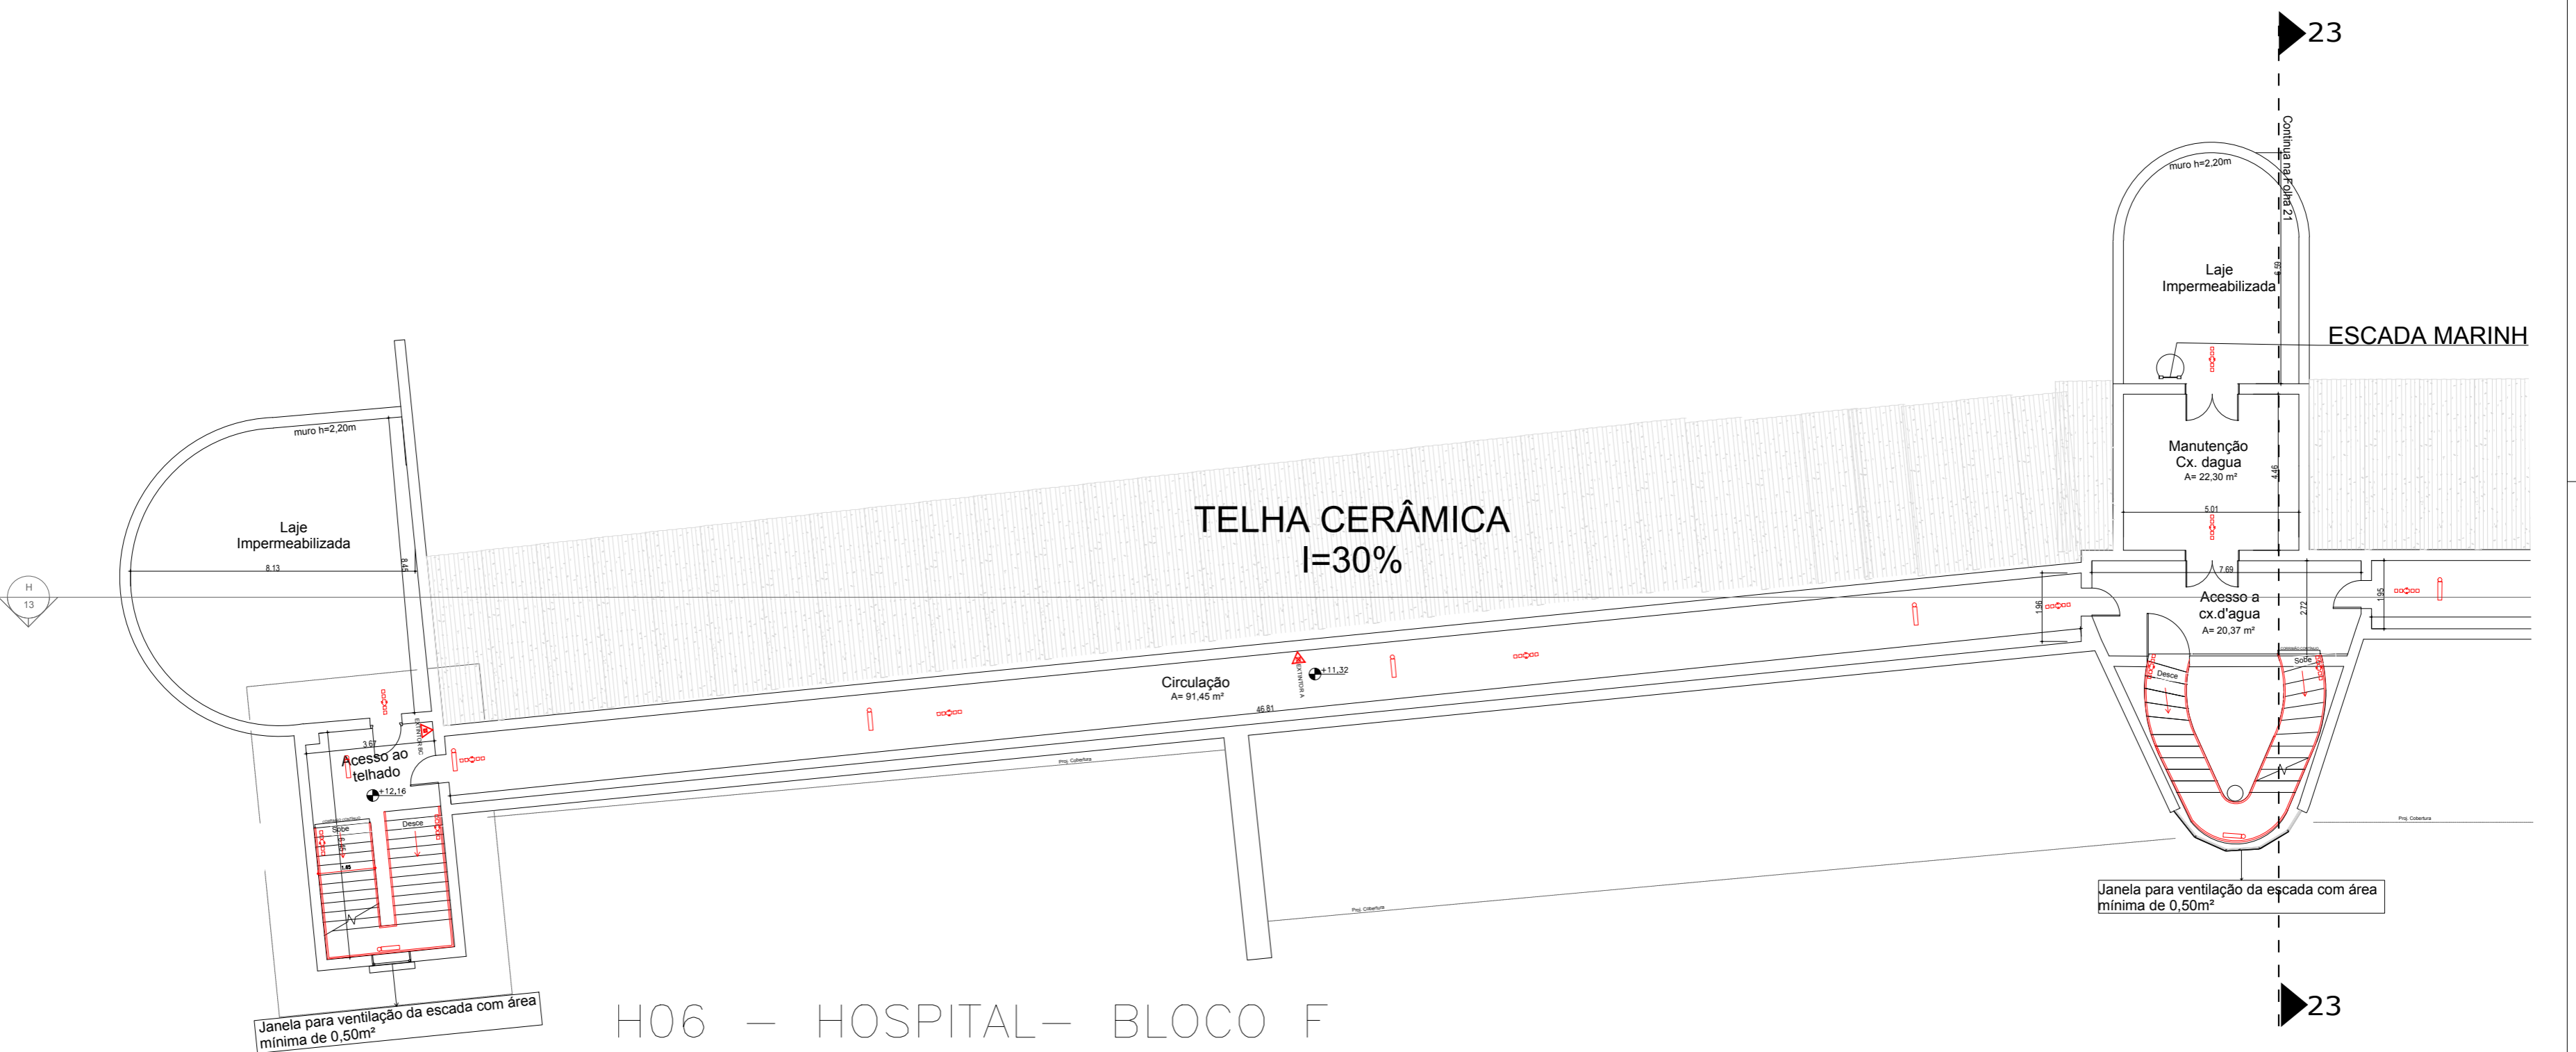


H06 – HOSPITAL – BLOCO F
 PLANTA BAIXA – 3.PAVIMENTO
 Acesso as Caixas d'agua
 Escala: 1:150

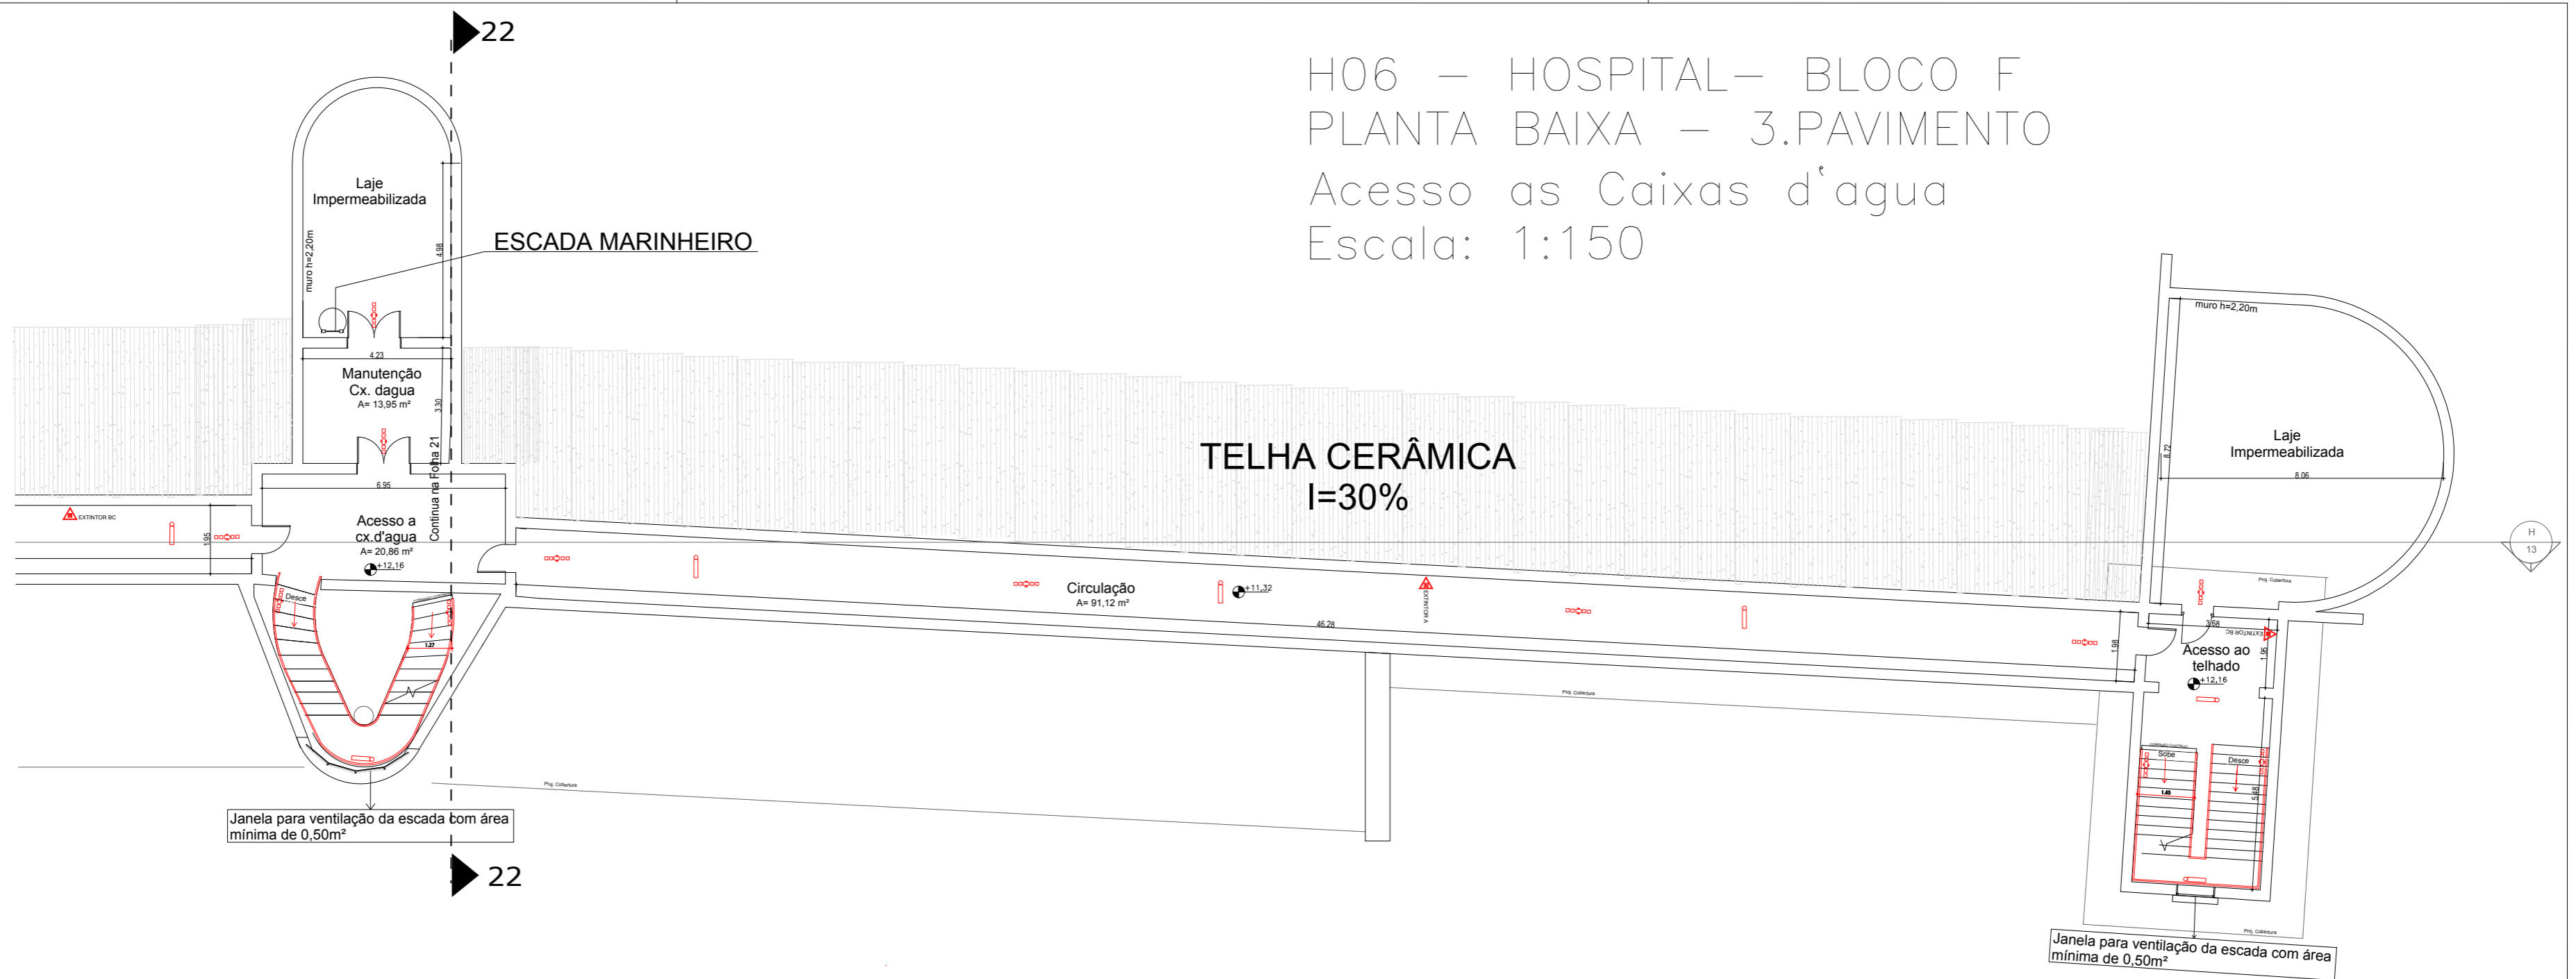

H06 – HOSPITAL – BLOCO F
 PLANTA BAIXA – 3.PAVIMENTO
 Acesso as Caixas d'agua
 Escala: 1:150

ESPAÇO PARA O CARIMBO DE APROVAÇÃO DO CORPO DE BOMBEIRO

Responsável pelo Uso
CAIS CLEMENTE FERREIRA

Responsável Técnico
CAPELETTI SERV. ENG. LTDA ME
 Eng. Ricardo Alexandre Capeletti



**PROJETO TÉCNICO
 DE PROTEÇÃO CONTRA INCÊNDIO**

<small>CAPELETTI SERVIÇOS DE ENGENHARIA LTDA ME Rua 14, 9546 - Vila Elizabeth/Barra, Rio Claro - SP, cep: 13508-134 Telefone: 191 3023-7950 - contato@engenhariacapeletti.com.br</small>			
OCUPAÇÃO	H2 - Serviços de Saúde e Institucional (Hospital Psiquiátrico) D1 - Serviços Profissionais (Escritórios Administrativos)		
LOCAL	ESTRADA	ZONA	MUNICÍPIO
	Estrada Lins-Guaíçara s/numero km 04	Rural	GUAIÇARA - SP
PROPRIETÁRIO	ESTADO DE SÃO PAULO - CAIS CLEMENTE FERREIRA		
RESPONSÁVEL TÉCNICO	DATA		
Ricardo Alexandre Capeletti - CREA 5063479760	21/02/2017		
ÁREA DO TERRENO	ÁREA CONSTRUÍDA	ESCALA	
244.842,83 M2	31.754,90 M2	1:150	