
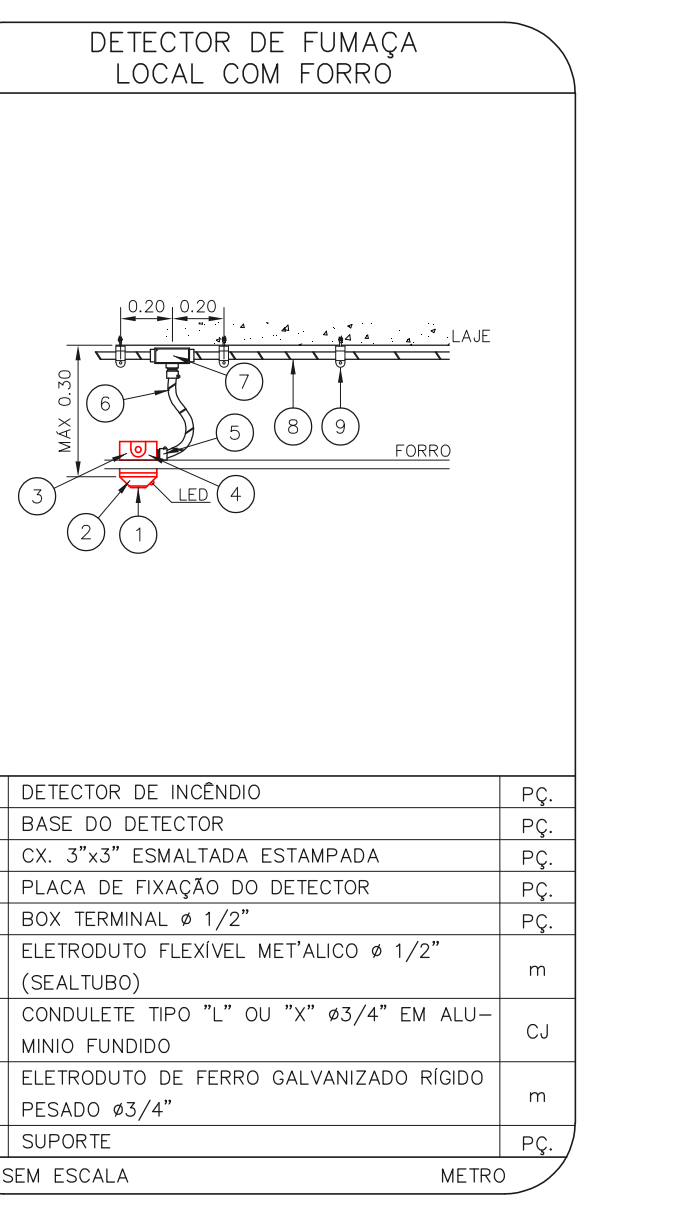
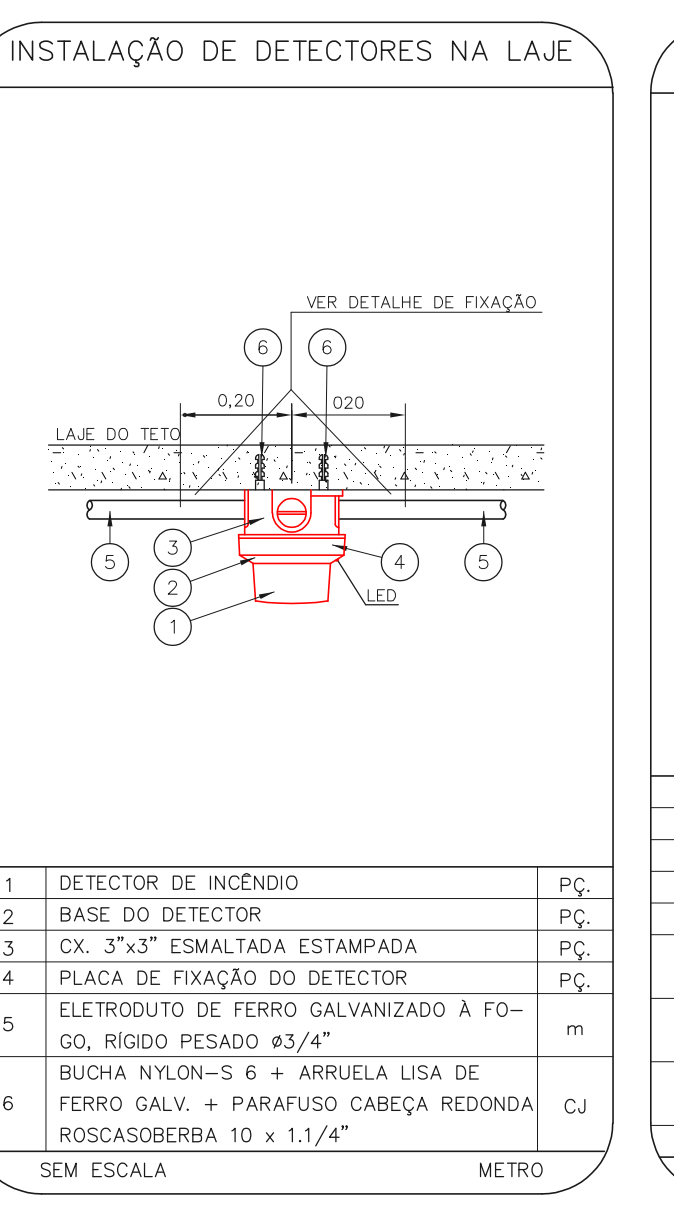
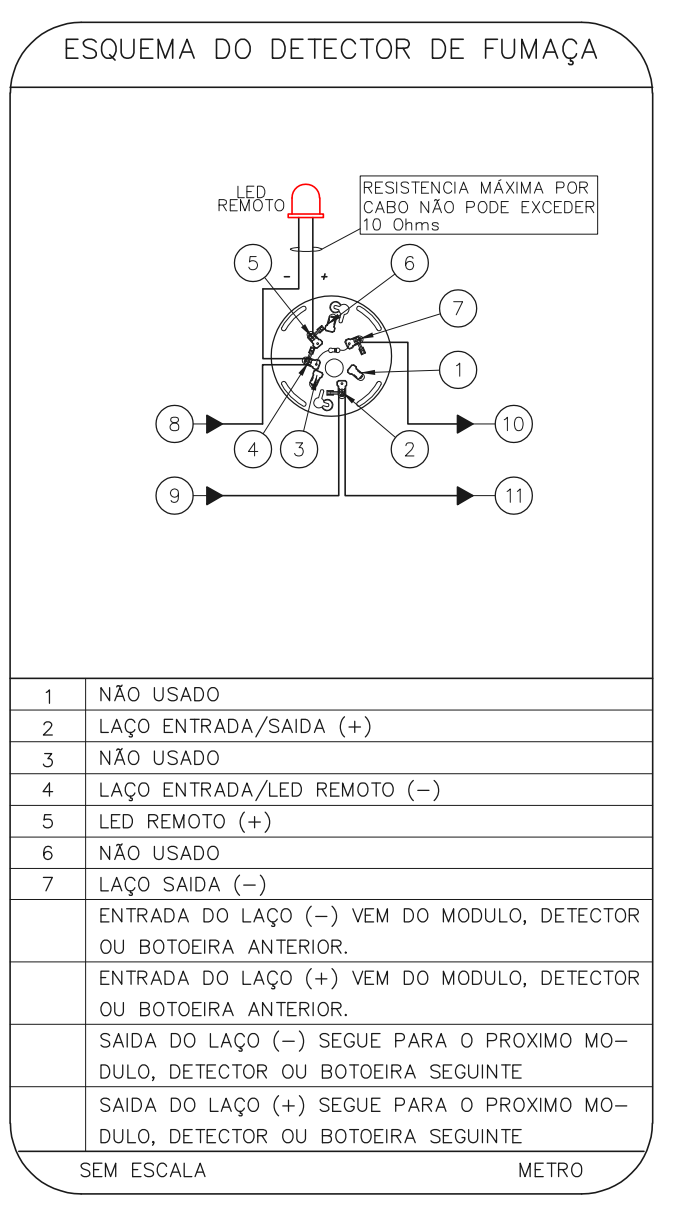
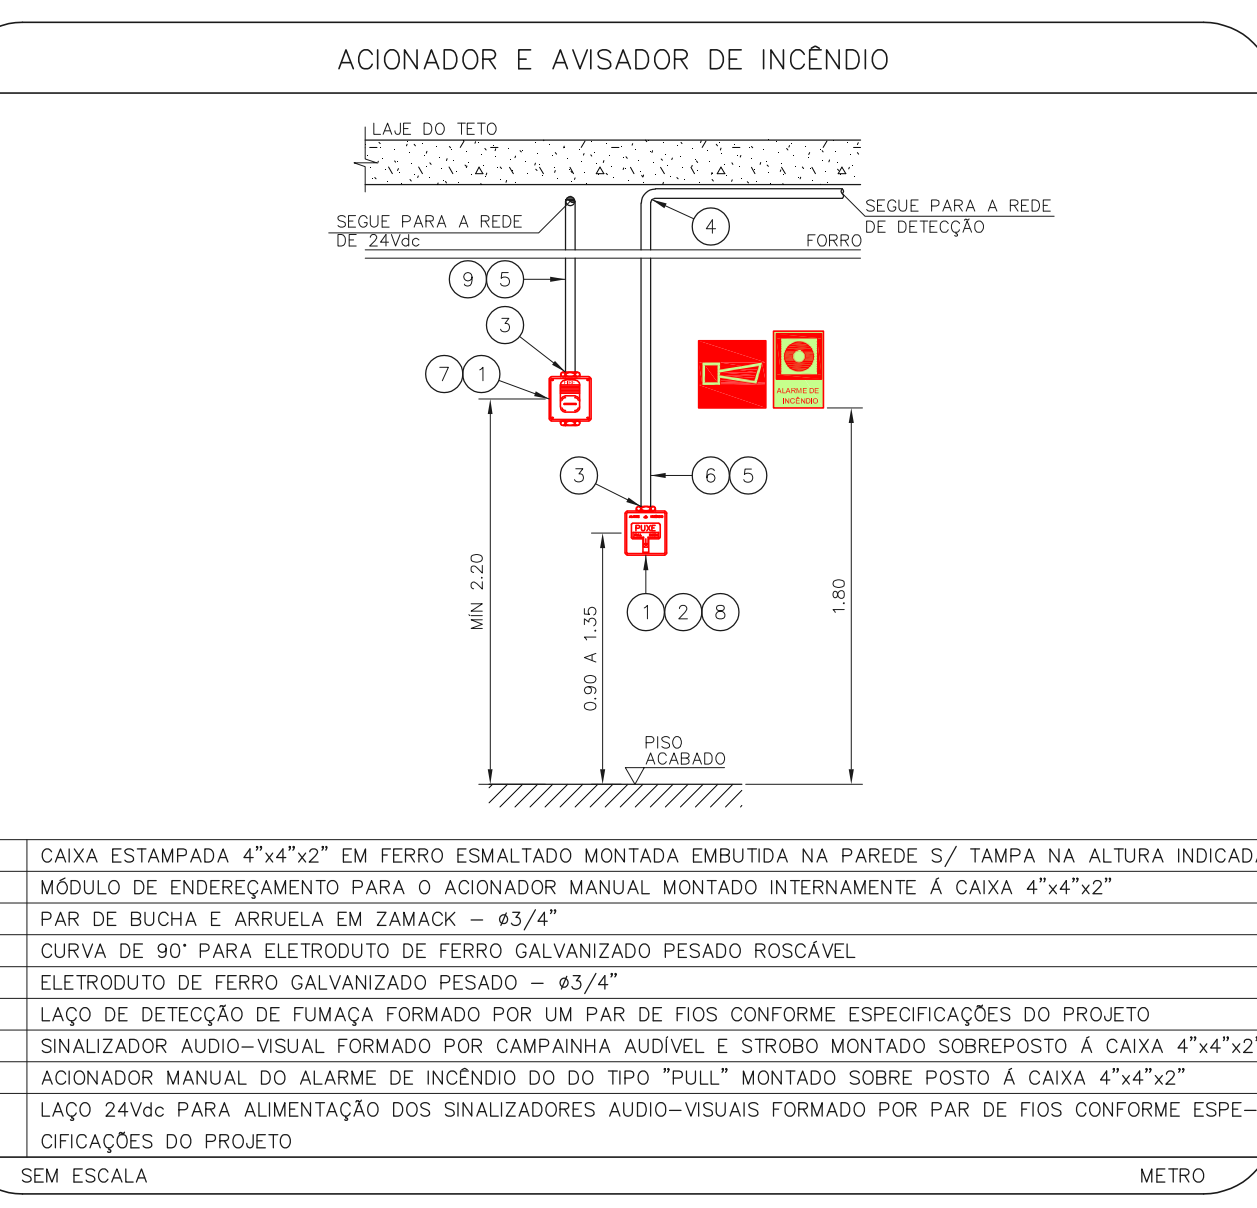
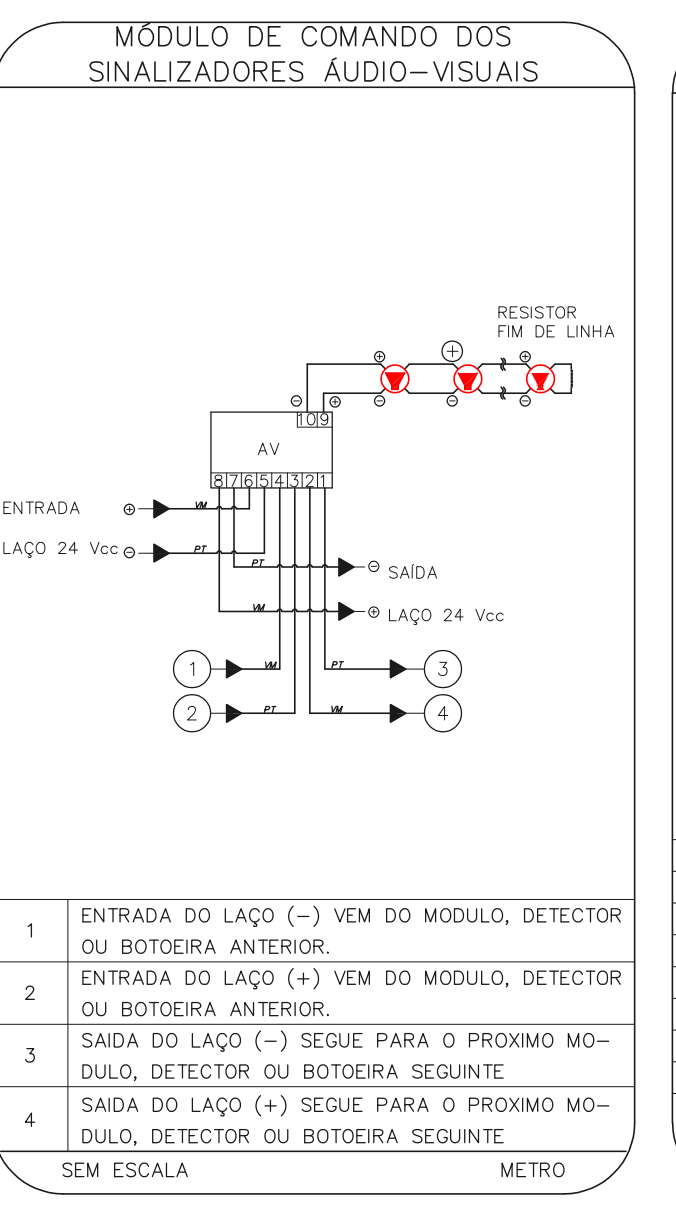
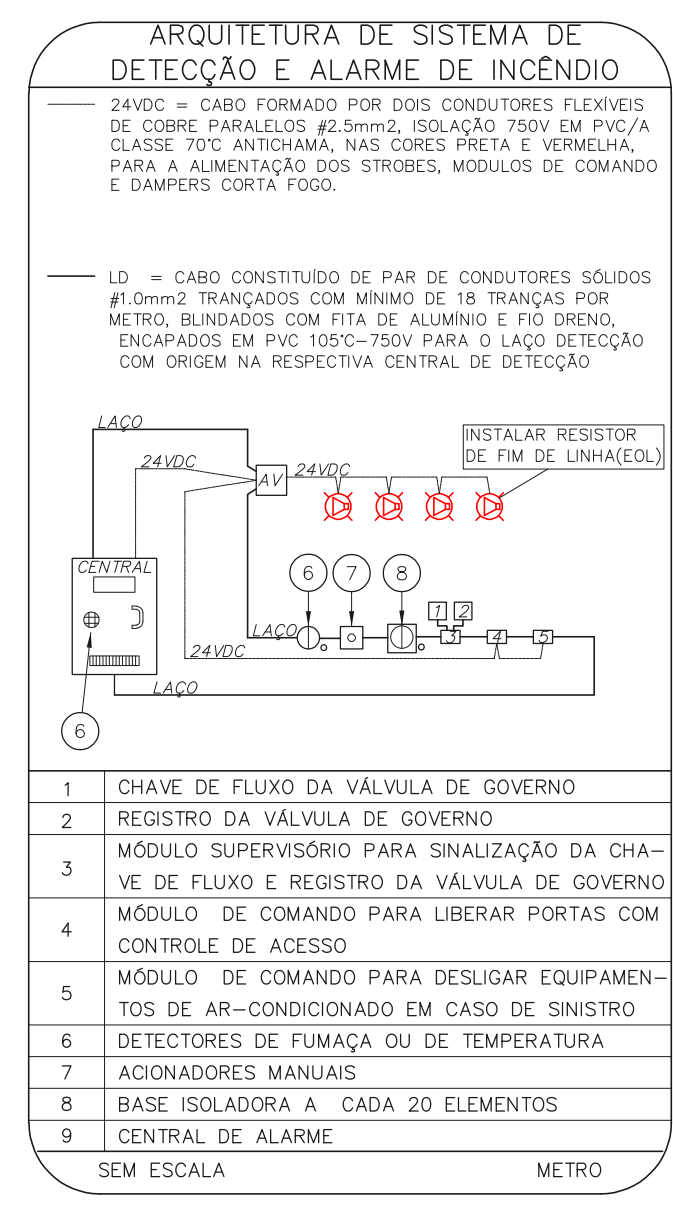


LEGENDA	
	ÁREAS FRAS
	ACIONADOR MANUAL DO SISTEMA DE ALARME
	AVISADOR SONORO
	DETECTOR DE FUMAÇA
	DETECTOR TERMICO
	CENTRAL DE DETEÇÃO E ALARME DE INCENDIO
	PANEL RECEPTOR DE ALARME DE INCENDIO EXISTENTE A SUBSTITUIR
	MÓDULO DE CONTROLE PARA LIBERAÇÃO DAS PORTAS CORTA-FOGO (PDF)
	ELETRÓDUTO DE FERRO GALVANIZADO, APARENTE SOB A LAJE OU SOBRE O FORRO EM ÁREAS COM FORRO (220V) - #3/4" OU INDICADO
	ELETRÓDUTO DE FERRO GALVANIZADO, APARENTE SOB A LAJE OU SOBRE O FORRO EM ÁREAS COM FORRO (240V E LAÇOS DE ÁUDIO) - #1" OU INDICADO
	ELETRÓDUTO DE PVC RÍGIDO, EMBUTIDO NA PAREDE OU TETO PARA OS LAÇOS DE DETEÇÃO - #3/4" OU INDICADO
	ELETRÓDUTO DE PVC RÍGIDO, EMBUTIDO NO PISO PARA OS LAÇOS DE DETEÇÃO - #3/4" OU INDICADO
	ELETRÓDUTO DE PVC RÍGIDO, EMBUTIDO NA PAREDE OU TETO (240V E LAÇOS DE ÁUDIO) - #1" OU INDICADO
	ELETRÓDUTO DE PVC RÍGIDO, EMBUTIDO NA PAREDE OU TETO (220V) - #1,1/4" OU INDICADO
	LUMINÁRIA DE EMERGENCIA TIPO ACLARAMENTO - NOVO
	LUMINÁRIA DE EMERGENCIA TIPO BALIZAMENTO - NOVO
	ELETRÓDUTO DE PVC RÍGIDO, EMBUTIDO NA PAREDE OU TETO (PARA LUMINÁRIA DE EMERGENCIA)
	ELETRÓDUTO DE FERRO GALVANIZADO, APARENTE SOB A LAJE OU SOBRE O FORRO EM ÁREAS COM FORRO (220V) - #3/4" OU INDICADO (PARA ILLUMINAÇÃO DE EMERGENCIA)
	ELETRÓDUTO DE PVC RÍGIDO, EMBUTIDO NO PISO (220V) - #1,1/4" OU INDICADO
	CIRCUITOS: NEUTRO, FASE E TERRA RESPECTIVAMENTE

CAISM ÁGUA FUNDA  
 PROJETO BÁSICO DOS SISTEMAS DE INCENDIO  
 PLANTA BAIXA - ALMOXARIFADO, MARCENARIA E A. LIMPEZA  
 ESCALA 1:75  
 METRO

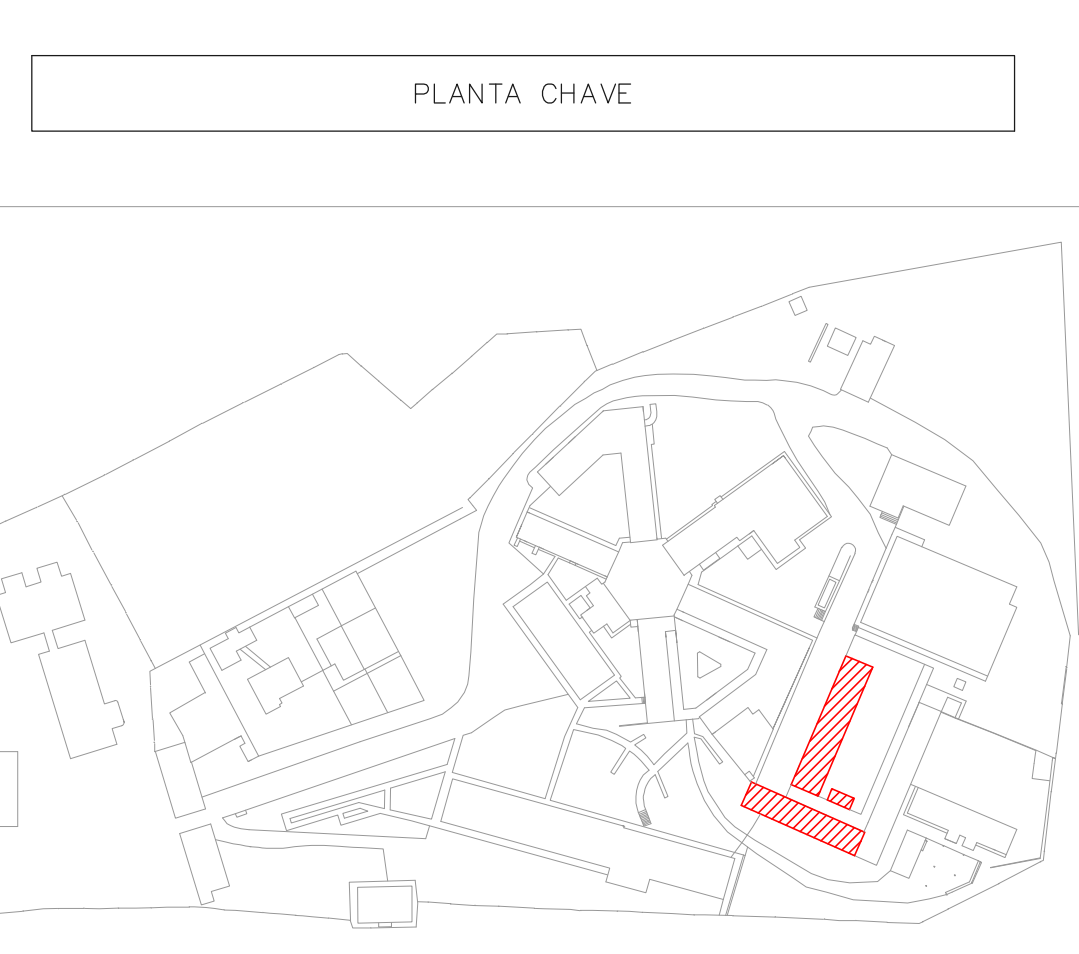

NOTAS  
 1. CONFERIR MEDIDAS NO LOCAL  
 2. MEDIDAS EM METRO EXCETO ONDE INDICADO  
 3. ADICIONALES CONFORME RELATORIO TECNICO E NECESSIDADES ADICIONAIS

1. 13.659 INDICADA ADO/2021  
 2. 20033-DAI-107-105-TER-ALM\_MARC\_LIMP-ROO

Engº YUKIO KITAMURA  
 CAMILO CHINGOTTI

MHA Engenharia Ltda  
 Av. Dr. Edson Covato de Aguiar, nº188, 2º andar  
 São Paulo-SP - Cep: 04403-000  
 Tel: (11)3066-8420 Fax: (11)3066-8482

ANÁLISE DE PROJETO  
 LIBERADO  
 LIBERADO COM RESTRIÇÃO  
 NÃO LIBERADO

PROJETO REVISADO EM  
 PROJETO APROVADO EM  
 RESPONSÁVEL TÉCNICO  
 DATA

00 EMISSÃO INICIAL RY 17/08/2021  
 REV: DESCRICÃO RESPONSÁVEL DATA

SÃO PAULO  
 SECRETARIA DE GOVERNO DO ESTADO  
 Secretaria de Saúde

GRUPO TÉCNICO DE EDIFICAÇÕES

CAISM Água Funda "Dr. David Capist da Costa Filho"  
 Avenida Miguel Stéfano, 3030 CEP:04301-002  
 PAV. TERREO - ALMOXA., MARCENARIA, A. LIMPEZA  
 PROJETO BÁSICO DOS SISTEMAS DE INCENDIO

ALARME DE INC./ILUM. DE EMERGENCIA  
 U07 105  
 13.659 INDICADA ADO/2021  
 20033-DAI-107-105-TER-ALM\_MARC\_LIMP-ROO