
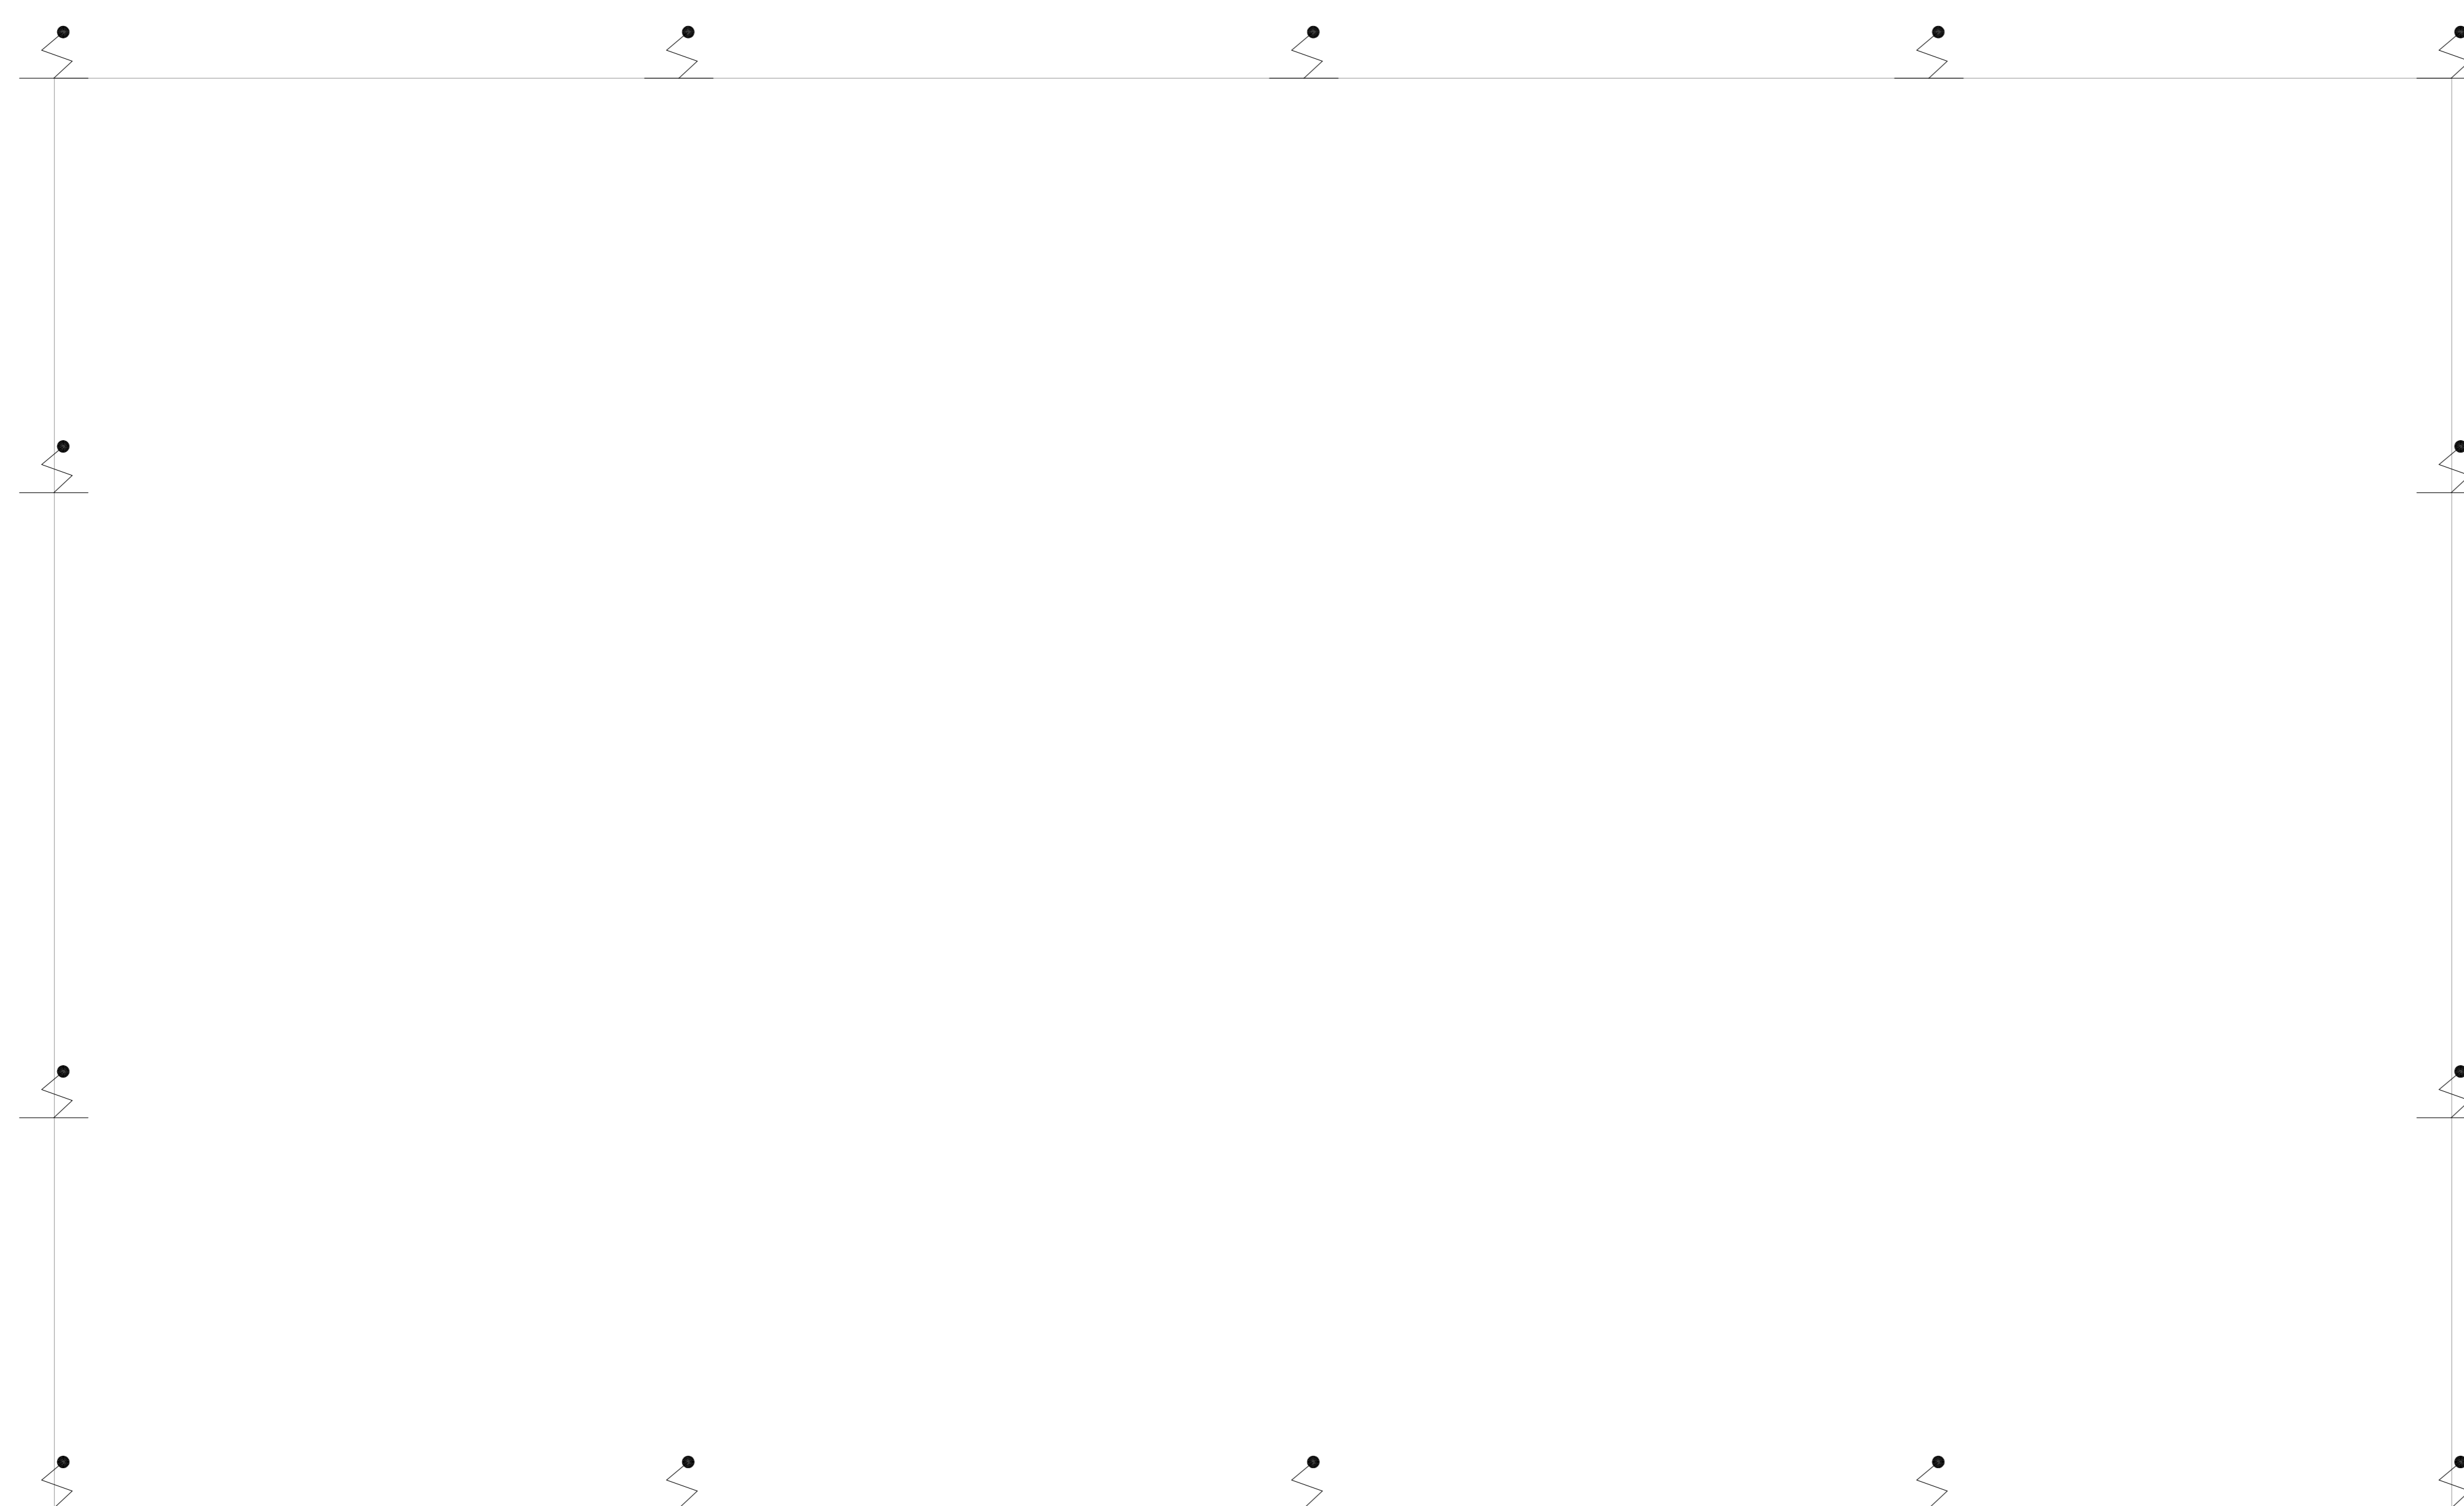


NOTAS

1- VER DETALHES DE SPOA NA FOLHA U07-121.

LEGENDA

PARA-RAIO

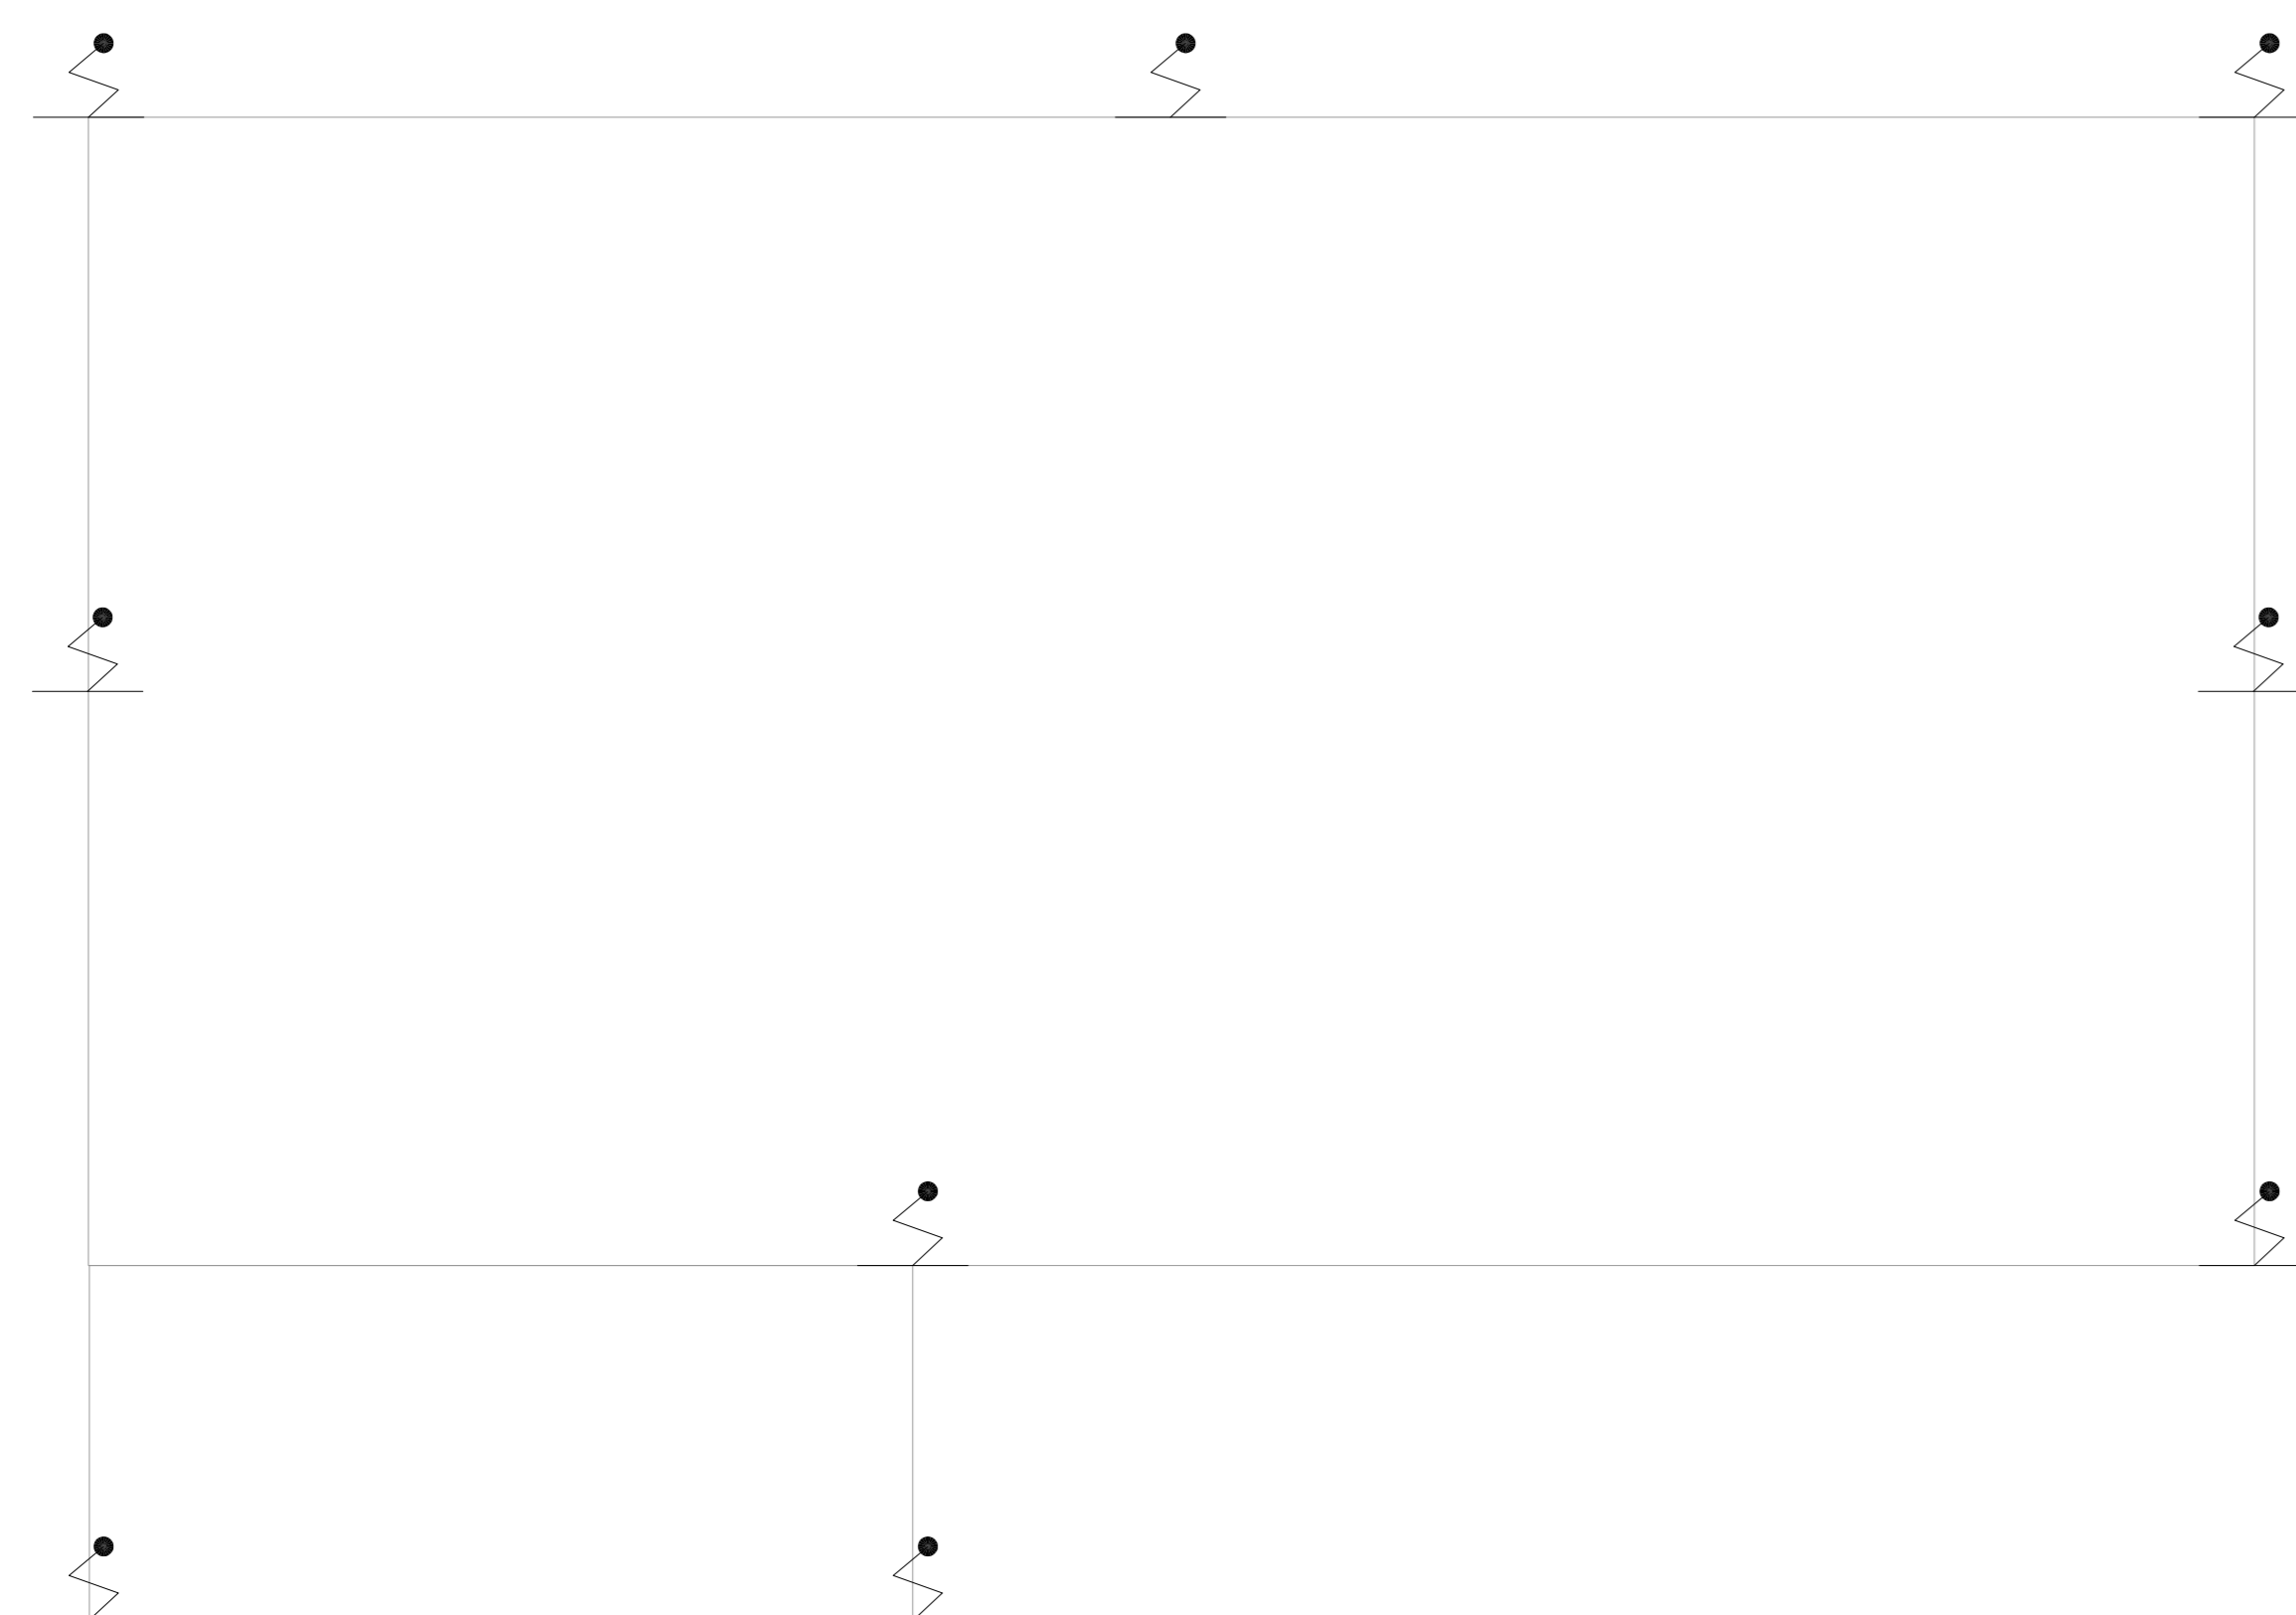

PLANTA CHAVE



1 CAISM ÁGUA FUNDA  
PROJETO BÁSICO DOS SISTEMAS DE INCÊNDIO  
PLANTA BAIXA COBERTURA - LAR ABRIGADO E GARAGEM  
ESCALA 1:75  
METRO

NOTAS

1. CONFERIR MEDIDAS NO LOCAL
2. MEDIDAS EM METRO, EXCETO ONDE INDICADO
3. ADAPTAÇÕES CONFORME RELATÓRIO TÉCNICO E NECESSIDADES ADICIONAIS
- 4.
- 5.
- 6.
- 7.
- 8.
- 9.
- 10.

ANÁLISE DE PROJETO

LIBERADO

LIBERADO COM RESTRIÇÃO

NÃO LIBERADO

PROJETO RECEBIDO EM \_\_\_\_\_

PROJETO APROVADO EM \_\_\_\_\_

RESPONSÁVEL TÉCNICO \_\_\_\_\_

REV	EMISSÃO INICIAL	DESCRÇÃO	RESPONSÁVEL	DATA
00				15/07/21

SÃO PAULO GOVERNO DO ESTADO

Secretaria de Saúde

GRUPO TÉCNICO DE EDIFICAÇÕES

CAISM Água Funda "Dr. David Capist da Costa Filho"

WENNER MIGUEL STEFANO, 3030 CEP:04301-002

PAV. COBERTURA - LAR ABRIGADO | GARAGEM

PROJETO BÁSICO DOS SISTEMAS DE INCÊNDIO

PREVENÇÃO E COMBATE A INCÊNDIO

PROJETO Nº 115

U07

15/05/2021

15/05/2021

20033-PO-107-115-COB\_LAR\_GAR-00.DWG

Eng.º YUKIO KITAMURA

CAMILA CHINGOTTE