


NOTAS

1- VER DETALHES DE SPOA NA FOLHA U07-121.


LEGENDA

PARA-RAIO

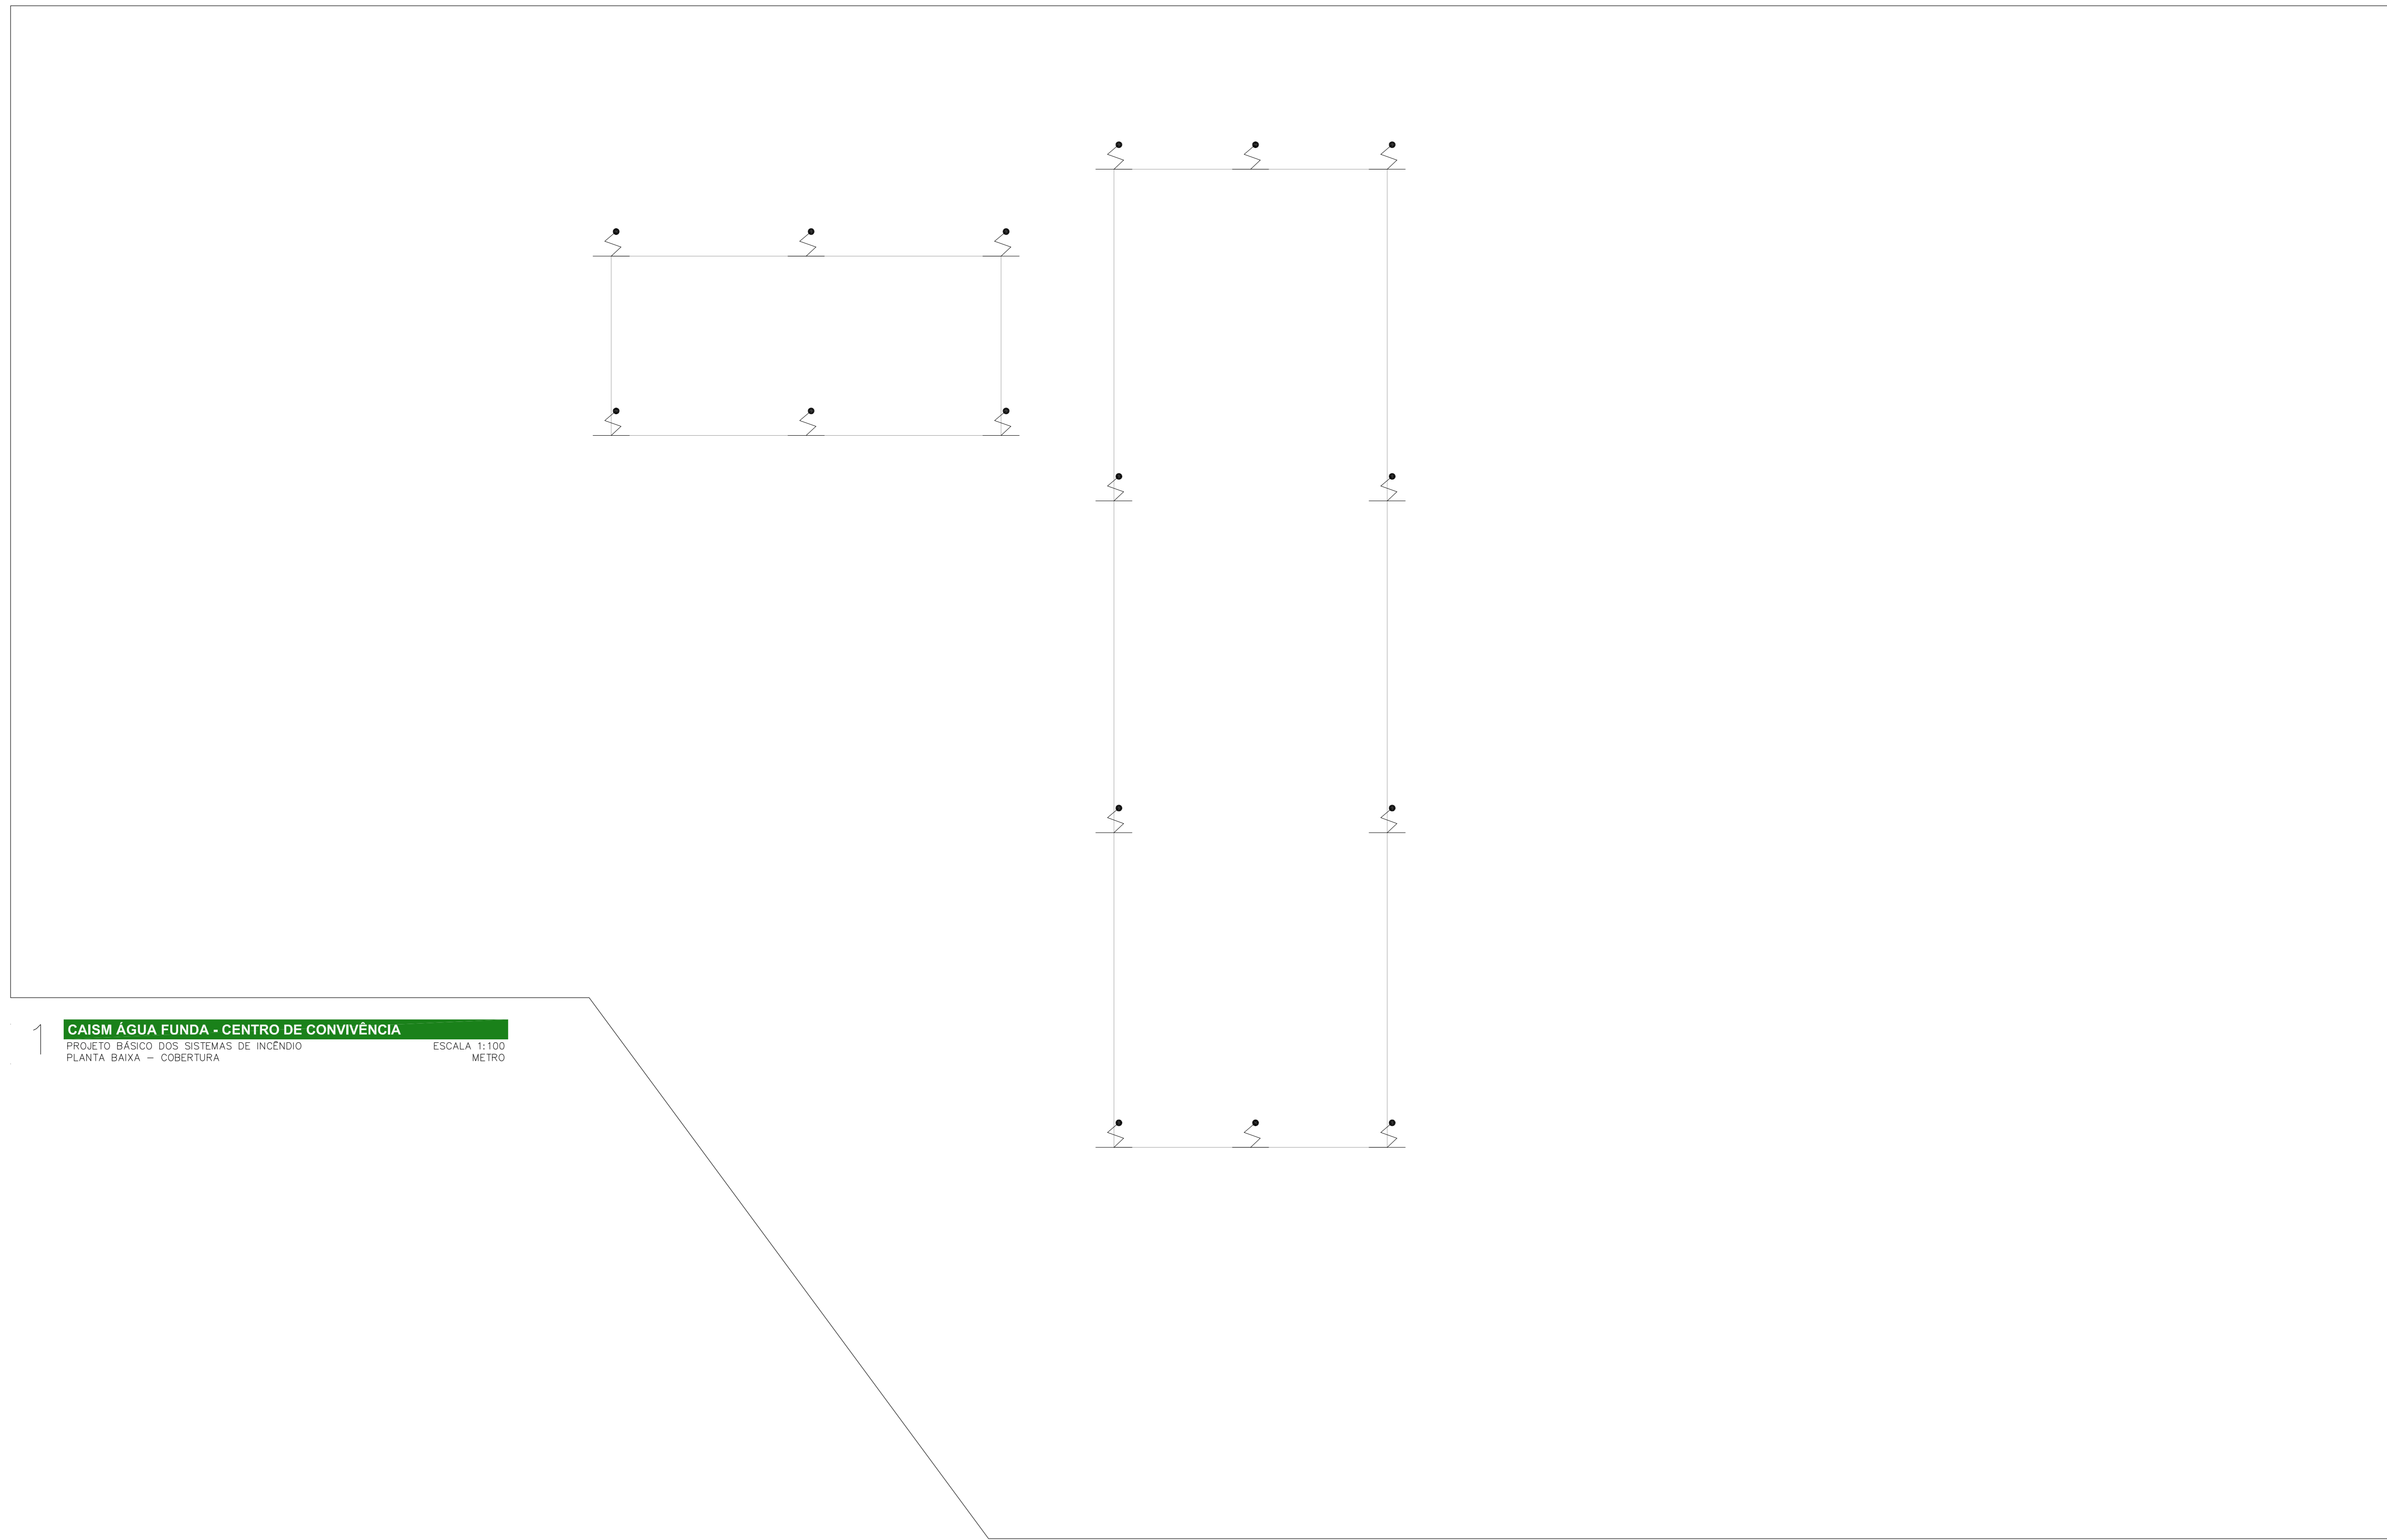

1 CAISM ÁGUA FUNDA - CENTRO DE CONVIVÊNCIA  
 PROJETO BÁSICO DOS SISTEMAS DE INCÊNDIO ESCALA 1:100  
 PLANTA BAIXA - COBERTURA METRO

PLANTA CHAVE

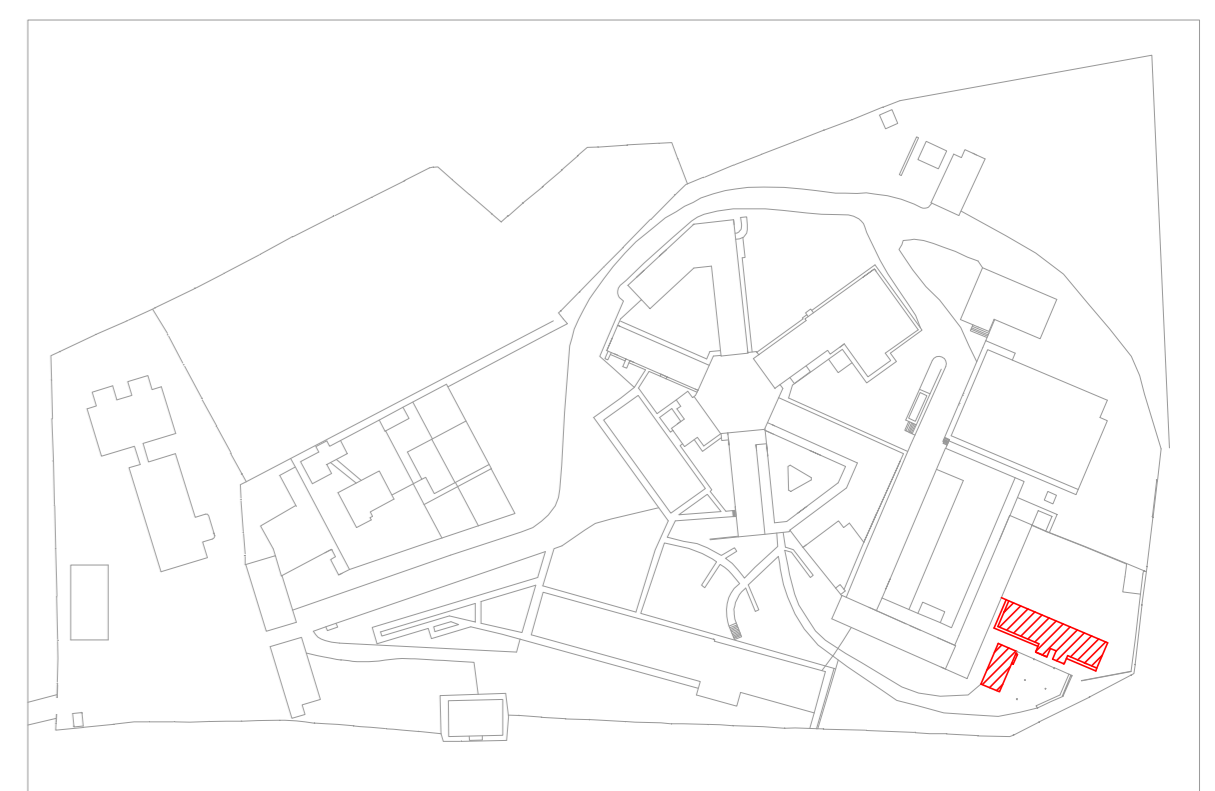

MHA Engenharia Ltda Rua... São Paulo, SP	ANÁLISE DE PROJETO	PROJETO RECEBIDO EM
	<input type="checkbox"/> LIBERADO	PROJETO APROVADO EM
	<input type="checkbox"/> LIBERADO COM RESTRIÇÃO	
	<input type="checkbox"/> NÃO LIBERADO	
	RESPONSÁVEL TÉCNICO	

REV	EMISSÃO INICIAL	RP	15/07/21
	DESCRÇÃO	RESPONSÁVEL	DATA

**SÃO PAULO** Secretaria de Saúde  
 GOVERNO DO ESTADO

**GRUPO TÉCNICO DE EDIFICAÇÕES**  
 PREVENÇÃO E COMBATE A INCÊNDIO

PROJETO: CAISM Água Funda "Dr. David Capist da Costa Filho"  
 LOCAL: WILHEA MIGUEL STEFANO, 3030 CEP:04301-002  
 COBERTURA - CENTRO CONVIVÊNCIA IECO  
 PROJETO BÁSICO DOS SISTEMAS DE INCÊNDIO

Nº 118  
 U07  
 DATA: 03/2021  
 20033-POJ-U07-118-COB\_SUP\_ICECO-00.DWG

Engº YUKIO KITAMURA  
 CÂMILA CHINGOTTI

- NOTAS
1. CONFERIR MEDIDAS NO LOCAL.
  2. MEDIDAS EM METRO, EXCETO ONDE INDICADO.
  3. ADAPTAÇÕES CONFORME RELATÓRIO TÉCNICO E NECESSIDADES ADICIONAIS.
  - 4.
  - 5.
  - 6.
  - 7.
  - 8.
  - 9.
  - 10.