


NOTAS

1- PARA DETALHES DE SPDA VER FOLHA U10-203

LEGENDA

PARA-BRILHO

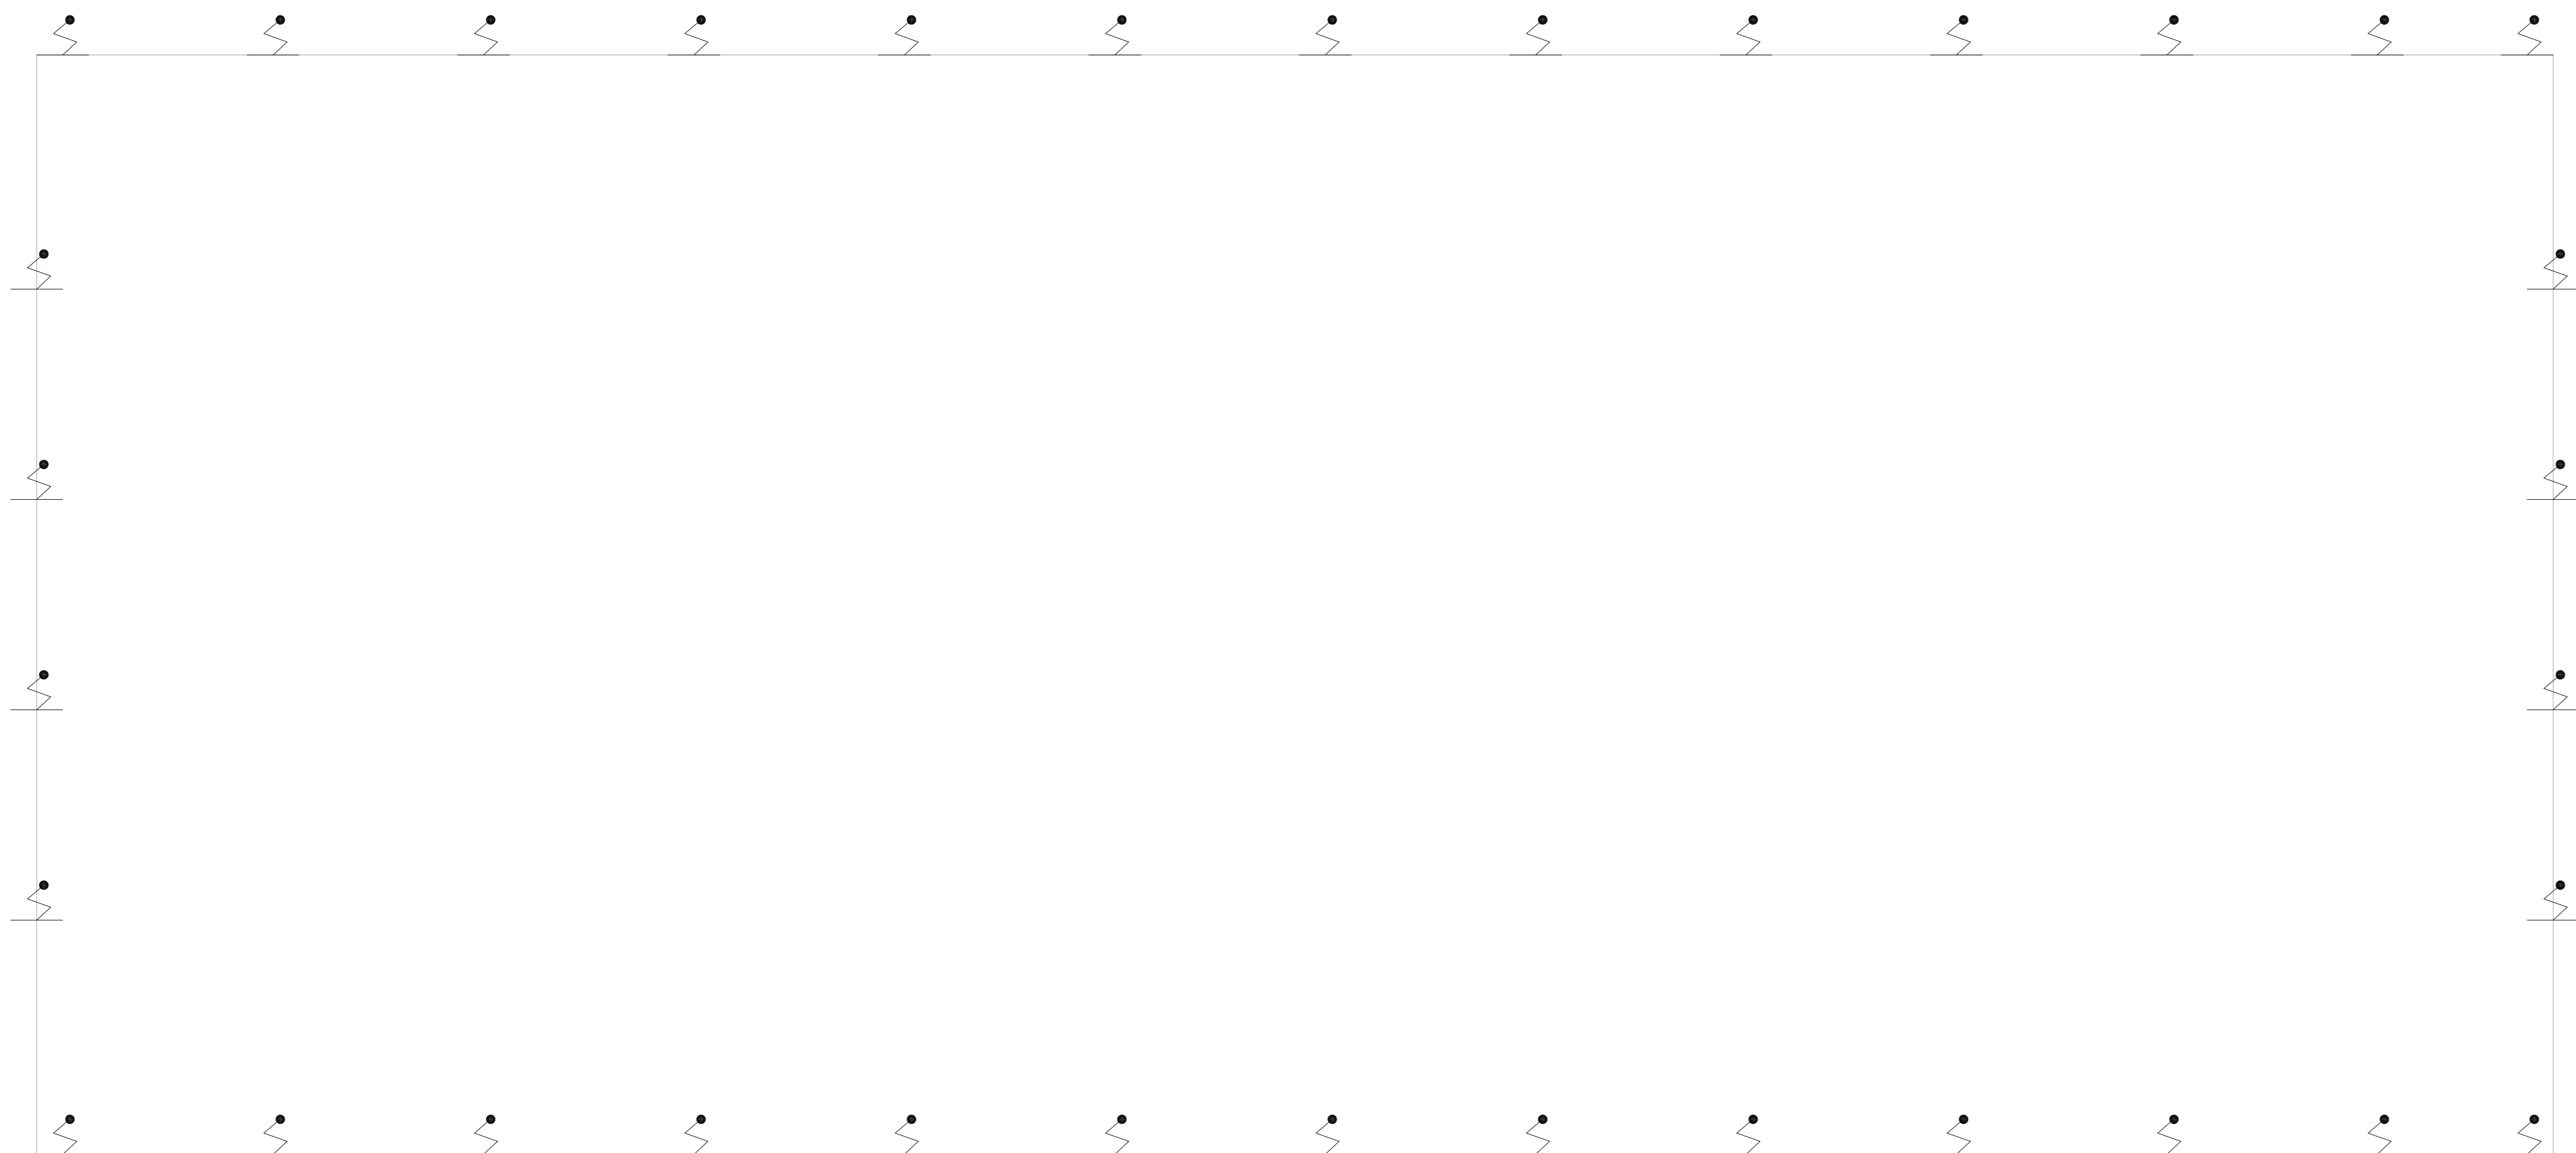

1 **AMBULATÓRIO**
 PROJETO BÁSICO DOS SISTEMAS DE INCÊNDIO
 PLANTA BAIXA - COBERTURA
 ESCALA 1:200
 METRO

MHA Engenharia Ltda <small>Av. Eng. Roberto de Aguiar, nº 100, 3º andar São Paulo - SP - CEP: 04433-000 Tel: (11) 5066-8420 Fax: (11) 5066-8482 CNPJ: 06.943.140/0001-00</small>	ANALISE DE PROJETO	PROJETO RECEBIDO EM
	<input type="checkbox"/> LIBERADO	PROJETO APROVADO EM
	<input type="checkbox"/> LIBERADO COM RESTRIÇÃO	
	<input type="checkbox"/> NÃO LIBERADO	RESPONSÁVEL TÉCNICO

REV.	EMISSÃO INICIAL	RP	15/07/21
00	EMISSÃO INICIAL	RP	15/07/21
	REVISÃO	RESPONSÁVEL	DATA

- NOTAS
1. MEDIDAS EM METRO EXCETO ONDE INDICADO
 2. CONFERIR MEDIDAS NO LOCAL
 3. ADEQUAÇÕES CONFORME RELATÓRIO TÉCNICO E NECESSIDADES ADICIONAIS
 - 4.
 - 5.
 - 6.
 - 7.
 - 8.
 - 9.

SÃO PAULO **Secretaria de Saúde**
 GOVERNO DO ESTADO

HOSPITAL HELIÓPOLIS
 RUA CONDE AXER, 273 - SÃO PAULO - SP

GRUPO TÉCNICO DE EDIFICAÇÕES
 PREVENÇÃO E COMBATE A INCÊNDIO

Projeto: **AMBULATÓRIO - COBERTURA**
 Projeto Básico dos Sistemas de Incêndio

U10

202

2023-1-PCI-U10-202-AMB-COB-00.DWG

Eng. YUKIO KITAMURA
 CÂMILA CHINGOTTE