


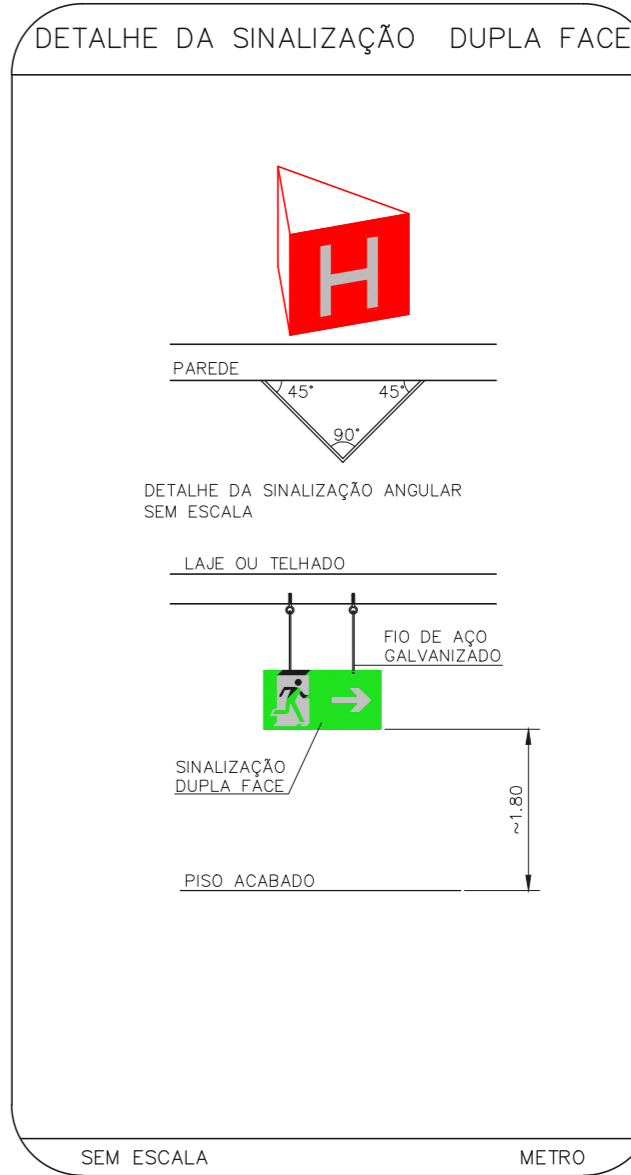
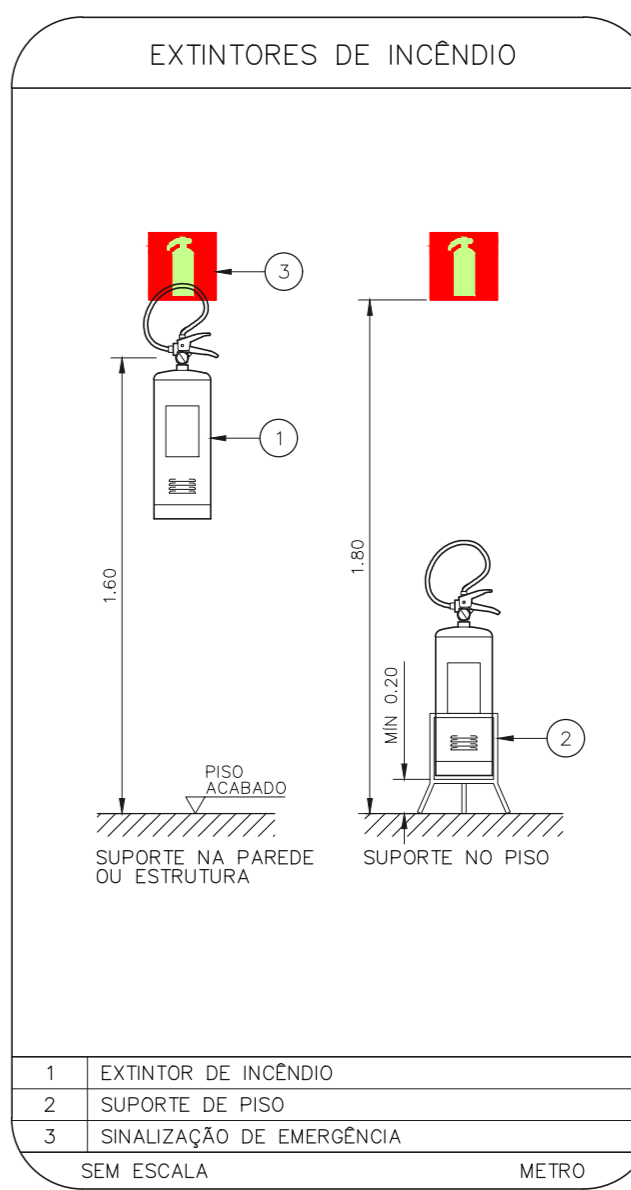
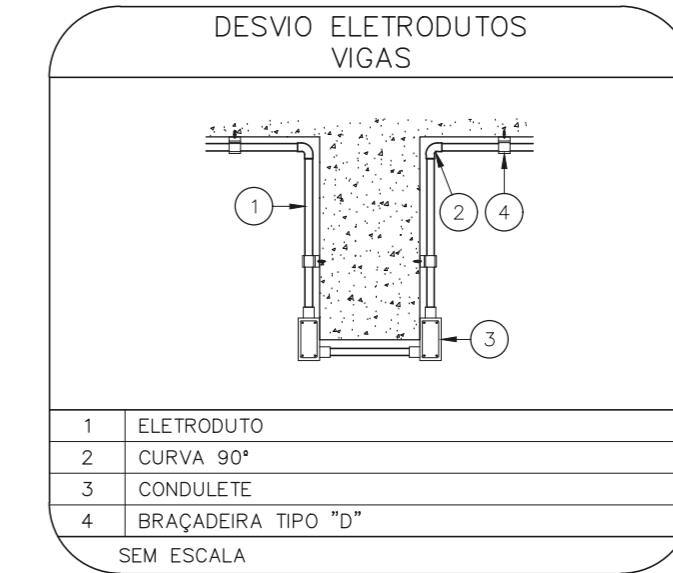


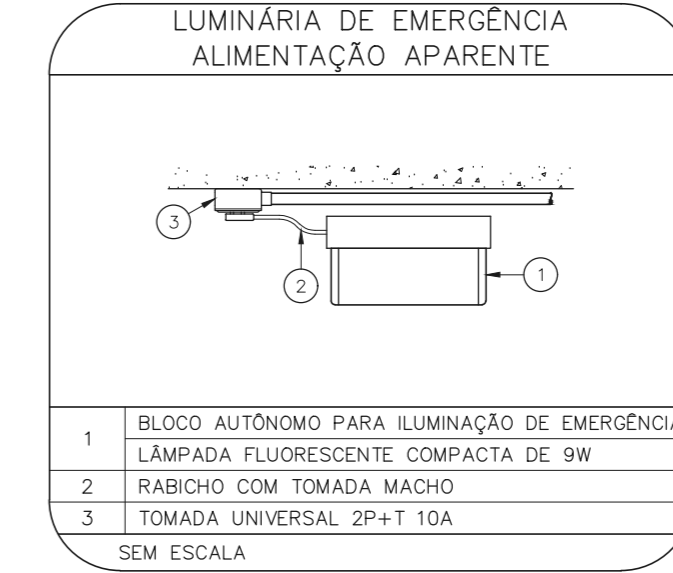

1 CONJUNTO HOSPITALAR MANDAQUI  
 PROJETO BÁSICO DOS SISTEMAS DE INCÊNDIO  
 PLANTA BAIXA - TERRENO ESCALA 1:75  
 METRO

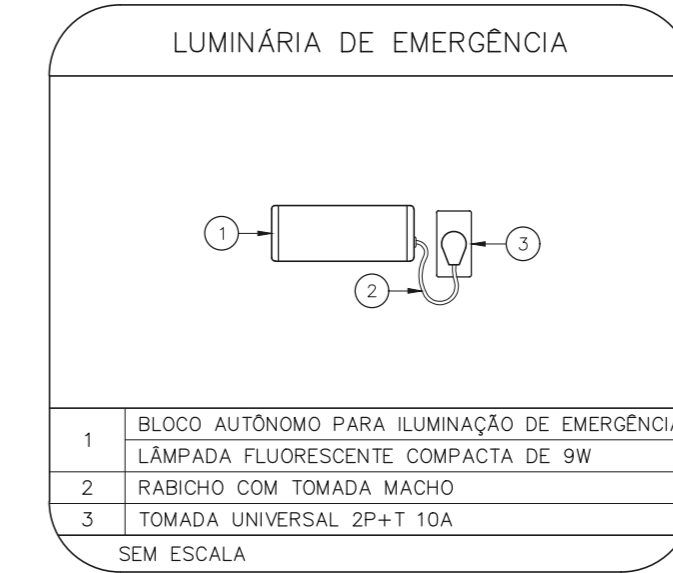

2 CONJUNTO HOSPITALAR MANDAQUI  
 PROJETO BÁSICO DOS SISTEMAS DE INCÊNDIO  
 PLANTA BAIXA - PAVIMENTO SUPERIOR ESCALA 1:75  
 METRO

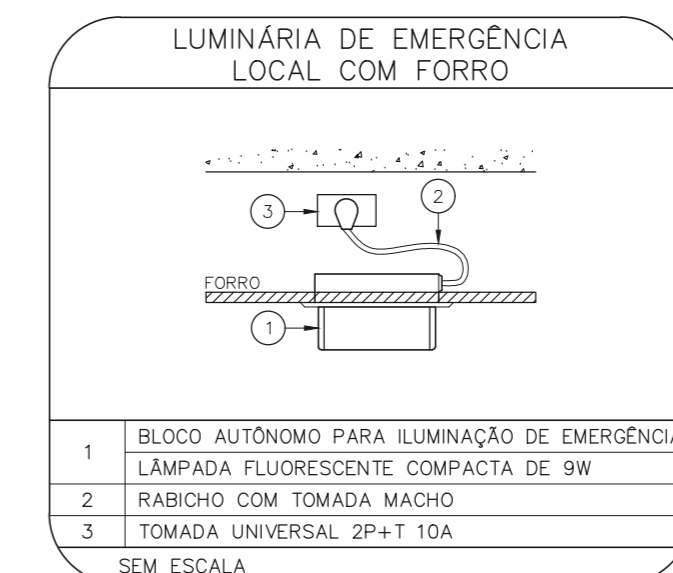

NOTAS

- OS EQUIPAMENTOS CONSIDERADOS COMO EXISTENTES NÃO FORAM TESTADOS, PORTANTO, DEVEM SER VERIFICADAS SUAS CONDIÇÕES DE FUNCIONAMENTO.
- SOMENTE AS INSTALAÇÕES APARENTES SÃO REPRESENTADAS EM PROJETO, NÃO FORAM VERIFICADAS INSTALAÇÕES ENTERRADAS OU SOBRE FORRO.
- TODAS AS PORTAS CORTA FOGO LOCALIZADAS EM CORREDORES E ROTA DE FUGA, FICARÃO ABERTAS COM ELÉTRONA INTEGRADA COM O SISTEMA DE ALARME DE EMERGÊNCIA.
- PARA AS LUMINÁRIAS DE EMERGÊNCIA NOVAS, SERÁ PREVISTO CIRCUITO DEDICADO COM ELETRÓDOTOS NOVOS E DISJUNTOR DE IDENTIFICAÇÃO.

LEGENDA

CÓDIGO	PLACA	DIMENSÕES (mm)	DESCRIÇÃO
STP		240/120 (L/H)	INDICAÇÃO DO SENTIDO DE UMA SAÍDA DE EMERGÊNCIA
STP		240/120 (L/H)	ACESSO A UMA SAÍDA DE EMERGÊNCIA
STP		240/120 (L/H)	INDICAÇÃO DE SAÍDA DE EMERGÊNCIA
STP		L=150	INDICAÇÃO DA POSIÇÃO DOS EXTINTORES DE INCÊNDIO

NOMENCLATURA

X Y - CÓDIGO DA PLACA  
 "X" - DIMENSÃO DE CADA PLACA  
 L - LARGURA DA PLACA EM MILÍMETROS  
 H - ALTURA DA PLACA EM MILÍMETROS  
 Ø - DIÂMETRO DA PLACA EM MILÍMETROS

SINALIZAÇÃO DE EMERGÊNCIA

SINALIZAÇÃO DE EQUIPAMENTOS DE COMBATE A INCÊNDIO

COMANDO MANUAL DE ALARME OU BOMBA DE INCÊNDIO	HERÁNTE DE INCÊNDIO	ABRIGO DE MANGUEIRA DE HÍDRANTE	EXTINTORES DE INCÊNDIO	SINALIZAÇÃO DE PISO	

SINALIZAÇÃO DE ORIENTAÇÃO E SALVAMENTO

ROTA DE FUGA	SAÍDA DE EMERGÊNCIA

SEM ESCALA



NOTAS

- MEDIDAS EM METRO EXCETO ONDE INDICADO
- CONFERIR MEDIDAS NO LOCAL
- ADEQUAÇÕES CONFORME RELATÓRIO TÉCNICO E NECESSIDADES ADICIONAIS
- 
- 
- 
- 
- 
- 
- 

MHA Engenharia Ltda  
 Rua...  
 São Paulo - SP

AVULSO DE PROJETO

LIBERADO

LIBERADO COM RESTRIÇÃO

NÃO LIBERADO

RESPONSÁVEL TÉCNICO

00 EMISSÃO INICIAL

REV.1 DESCRIÇÃO

FD 29/06/21

RESPONSÁVEL DATA

SÃO PAULO GOVERNO DO ESTADO

Secretaria de Saúde

Conjunto Hospitalar Mandaqui

ALMOXARIFADO DA FARMÁCIA

PROJETO BÁSICO DOS SISTEMAS DE INCÊNDIO

PREVENÇÃO E COMBATE A INCÊNDIO

U11 116

30/06/2021

Projeto: 20033-PQI-U11-116-ALM\_FARM\_TER\_SUP-00.DWG

Projeto: 20033-PQI-U11-116-ALM\_FARM\_TER\_SUP-00.DWG

Projeto: 20033-PQI-U11-116-ALM\_FARM\_TER\_SUP-00.DWG

Projeto: 20033-PQI-U11-116-ALM\_FARM\_TER\_SUP-00.DWG