

NOTAS

- OS EQUIPAMENTOS CONSIDERADOS COMO EXISTENTES NÃO FORAM TESTADOS, PORTANTO, DEVERÃO SER VERIFICADOS SUAS CONDIÇÕES DE FUNCIONAMENTO.
- SOMENTE AS INSTALAÇÕES APARENTES SÃO REPRESENTADAS EM PROJETO. NÃO FORAM VERIFICADAS INSTALAÇÕES ENTERRADAS OU SOBRE FORRO.
- TODAS AS PORTAS, CORTA FOGO LOCALIZADAS EM CORREDORES E ROTA DE FUGA, FICARÃO ABERTAS COM ELETRÔNICA INTERLIGADO COM O SISTEMA DE ALARME DE EMERGÊNCIA.
- PARA AS LUMINÁRIAS DE EMERGÊNCIA NOVAS, SERÁ PREVISTO CIRCUITO DEDICADO COM ELETRODUTOS NOVOS E DISJUNTOR DE IDENTIFICAÇÃO.

LEGENDA

	EXTINTOR DE INCENDIO TIPO ÁGUA PRESSURIZADA - EXISTENTE A RECARREGAR - CAPACIDADE 2-A
	EXTINTOR DE INCENDIO TIPO PÓ ABC - EXISTENTE A RECARREGAR CAPACIDADE 2-A : 20-B:C
	LUMINÁRIA DE EMERGÊNCIA TIPO ACLARAMENTO - NOVO
	LUMINÁRIA DE EMERGÊNCIA TIPO BALUZAMENTO - NOVO

LEGENDA

CÓDIGO	PLACA	DIMENSÕES (mm)	DESCRIÇÃO
E5		L=150	INDICAÇÃO DA POSIÇÃO DOS EXTINTORES DE INCENDIO
S1		240/120 (L/H)	INDICAÇÃO DO SENTIDO DE UMA SAÍDA DE EMERGÊNCIA
S2		240/120 (L/H)	INDICAÇÃO DO SENTIDO DE UMA SAÍDA DE EMERGÊNCIA
S3		240/120 (L/H)	ACESSO A UMA SAÍDA DE EMERGÊNCIA
S12		240/120 (L/H)	INDICAÇÃO DE SAÍDA DE EMERGÊNCIA

NOMENCLATURA

	"X" - CÓDIGO DA PLACA
	"Y" - DIMENSÃO DE CADA PLACA
	L - LARGURA DA PLACA EM MILÍMETROS
	H - ALTURA DA PLACA EM MILÍMETROS
	D - DIÂMETRO DA PLACA EM MILÍMETROS

1 CONJUNTO HOSPITALAR MANDAQUI - CRI
 PROJETO BÁSICO DOS SISTEMAS DE INCENDIO
 PLANTA BAIXA - G.A.T / OUIDVÓRIA

ESCALA 1:75
 METRO

SINALIZAÇÃO DE EMERGÊNCIA








SINALIZAÇÃO DE EQUIPAMENTOS DE COMBATE A INCENDIO



SINALIZAÇÃO DE ORIENTAÇÃO E SALVAMENTO



SEM ESCALA

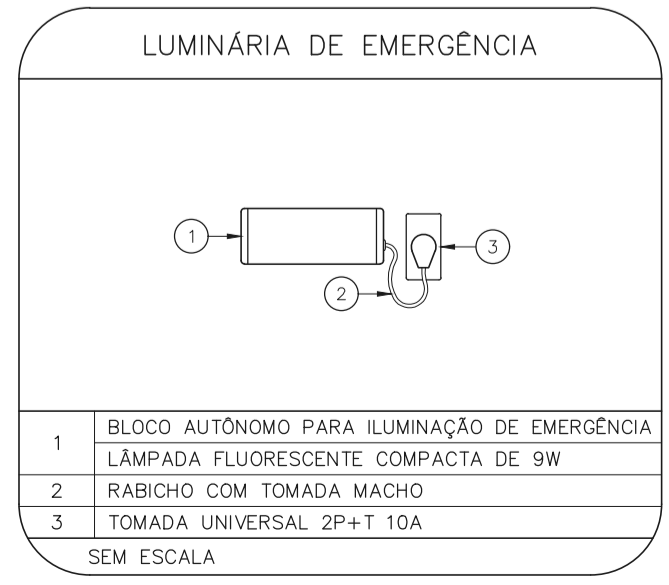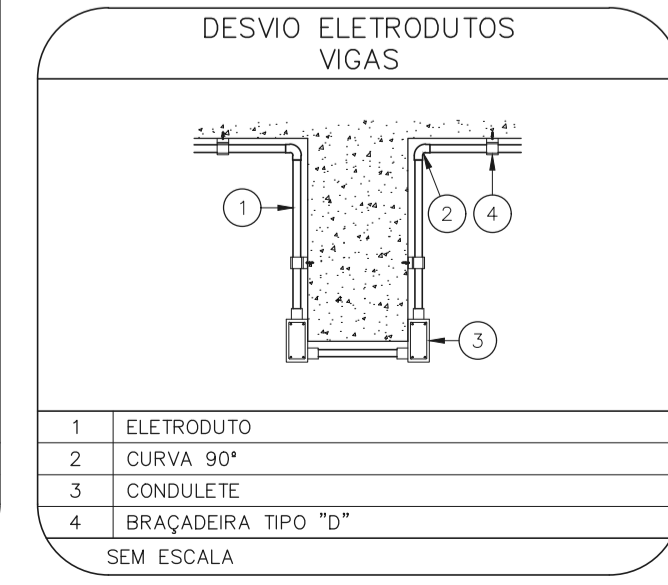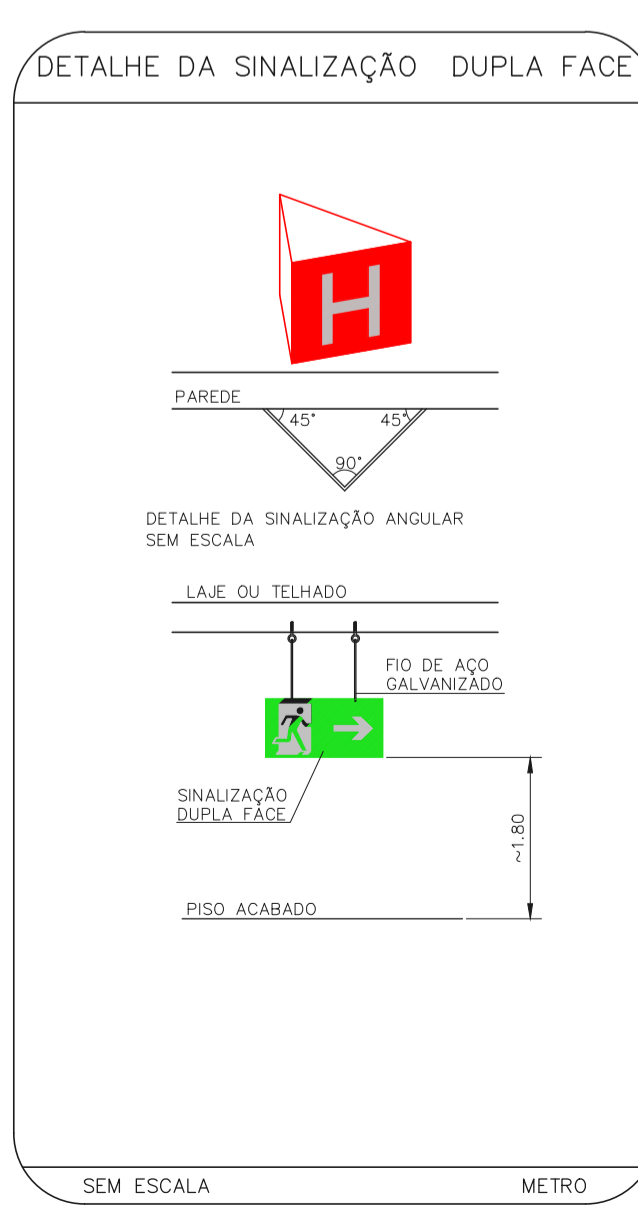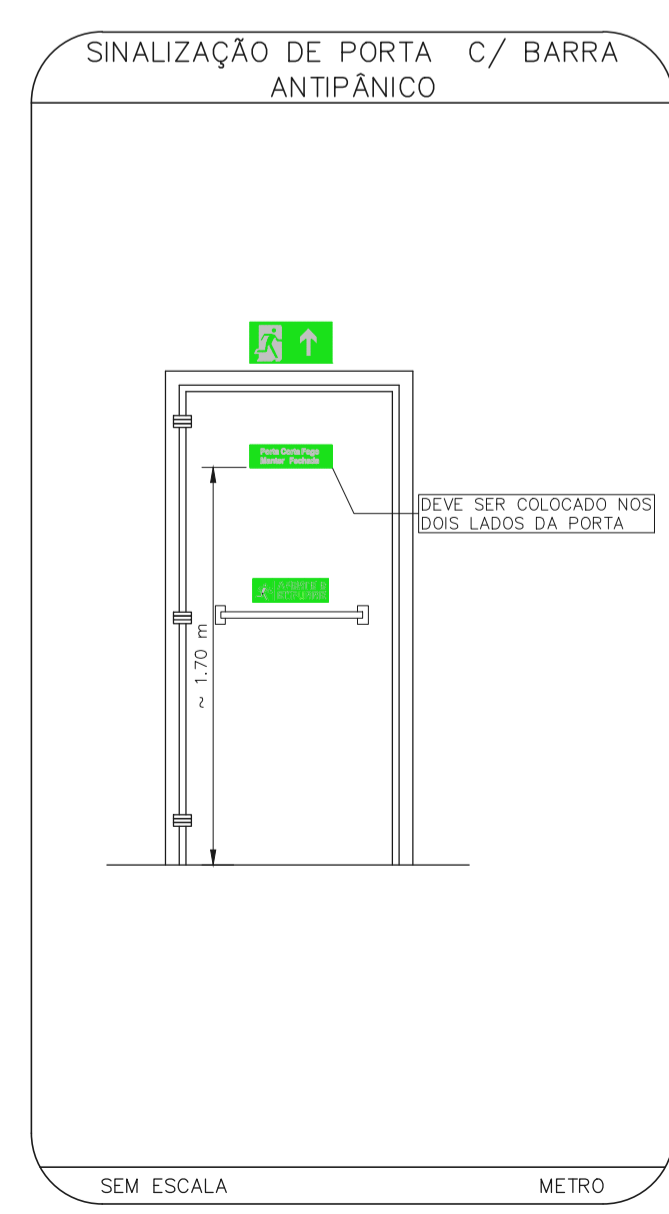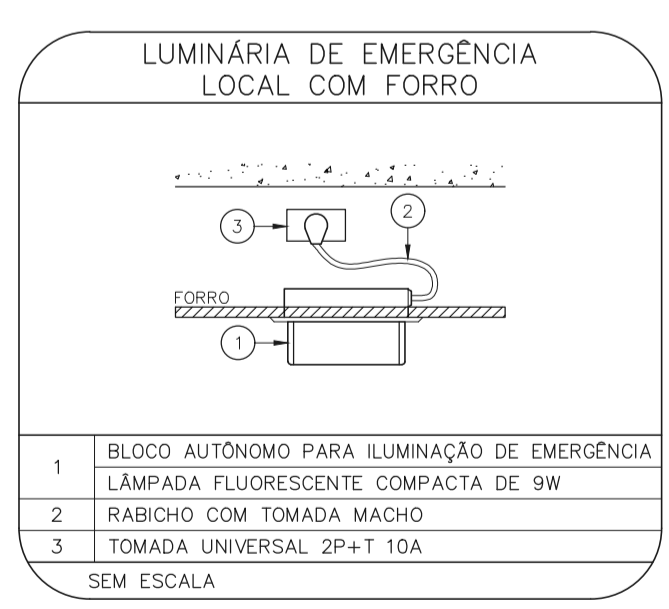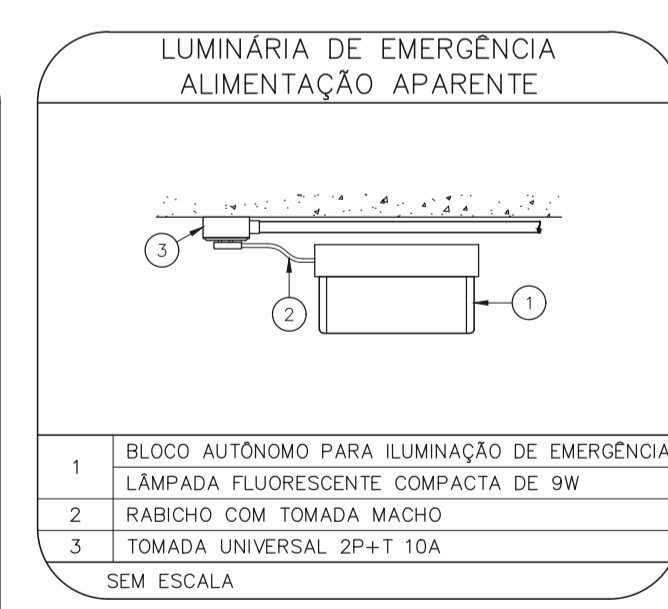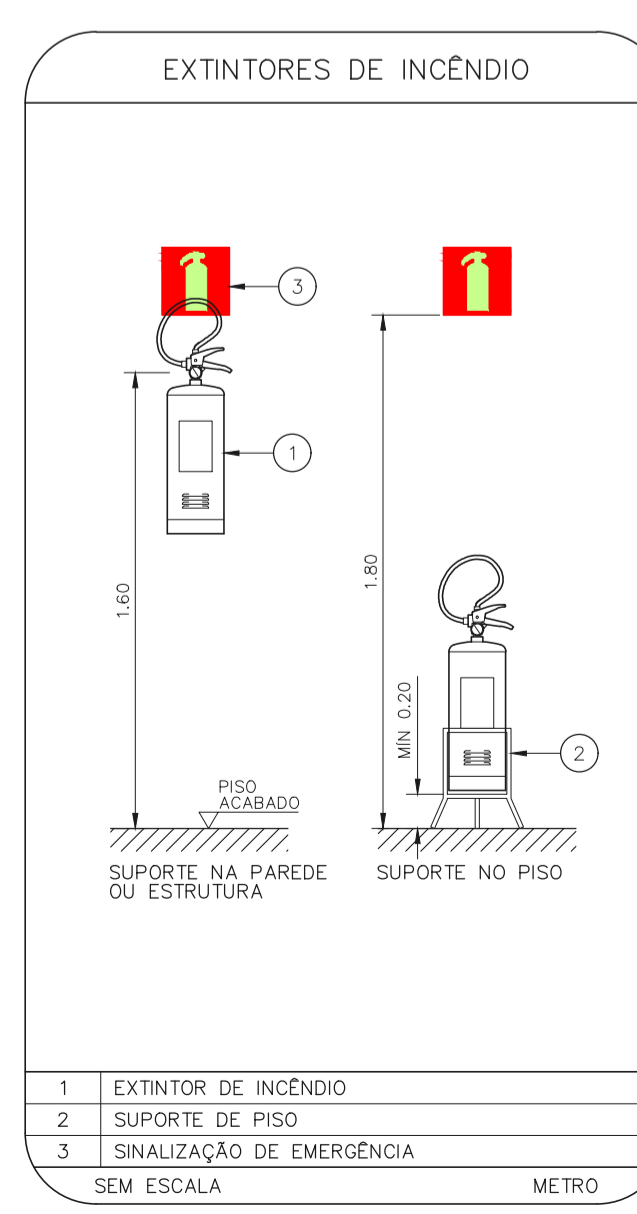

- NOTAS**
- CONFERIR MEDIDAS NO LOCAL
 - MEDIDAS EM METRO EXCETO ONDE INDICADO
 - ADEQUAÇÕES CONFORME RELATÓRIO TÉCNICO E NECESSIDADES ADICIONAIS
 -
 -
 -
 -
 -
 -
 -
 -

MHA Engenharia Ltda Avenida Araguaia, 2.104 CEP - 13081-100 - São João do Rio Preto Aparecida - BARRAGEM DO SÃO PAULO Cep:06453-000 São Paulo - SP Tel:01132078-9000/32078-9001 http://www.mha.com.br	ANÁLISE DE PROJETO <input type="checkbox"/> LIBERADO <input type="checkbox"/> LIBERADO COM RESTRIÇÃO <input type="checkbox"/> NÃO LIBERADO	PROJETO RECEBIDO EM _____ PROJETO APROVADO EM _____	RESPONSÁVEL TÉCNICO
---	--	--	---------------------

00	EMISSÃO INICIAL	FO	30/06/21
REV.	DESCRIÇÃO	RESPONSÁVEL	DATA

SÃO PAULO | Secretaria de Saúde

GRUPO TÉCNICO DE EDIFICAÇÕES

PREVENÇÃO E COMBATE A INCENDIO

CONJUNTO HOSPITALAR MANDAQUI

Rua Voluntários da Pátria, 4301 CEP: 02401-400

REFERÊNCIA: G.A.T / OUIDVÓRIA PROJETO BÁSICO DOS SISTEMAS DE INCENDIO

00000 00 00000

U11

121

44.480

Av. Dr. Enéas Carvalho de Aguiar, nº188, 3º andar
 São Paulo-SP - Cep: 05403-000
 Tel. (11)3066-8420 Fax (11)3066-8482

DIRETOR DO SITE: Eng. YUKIO KITAMURA
 RESPONSÁVEL TÉCNICO: CAMILO CHINGOTTE

DATA: JUN/2021

20033-PCI-U11-121-GAT-00.DWG