


NOTAS



1- VER DETALHES DE SPDA NA FOLHA U11-168

LEGENDA	
	PARA-RÁIO

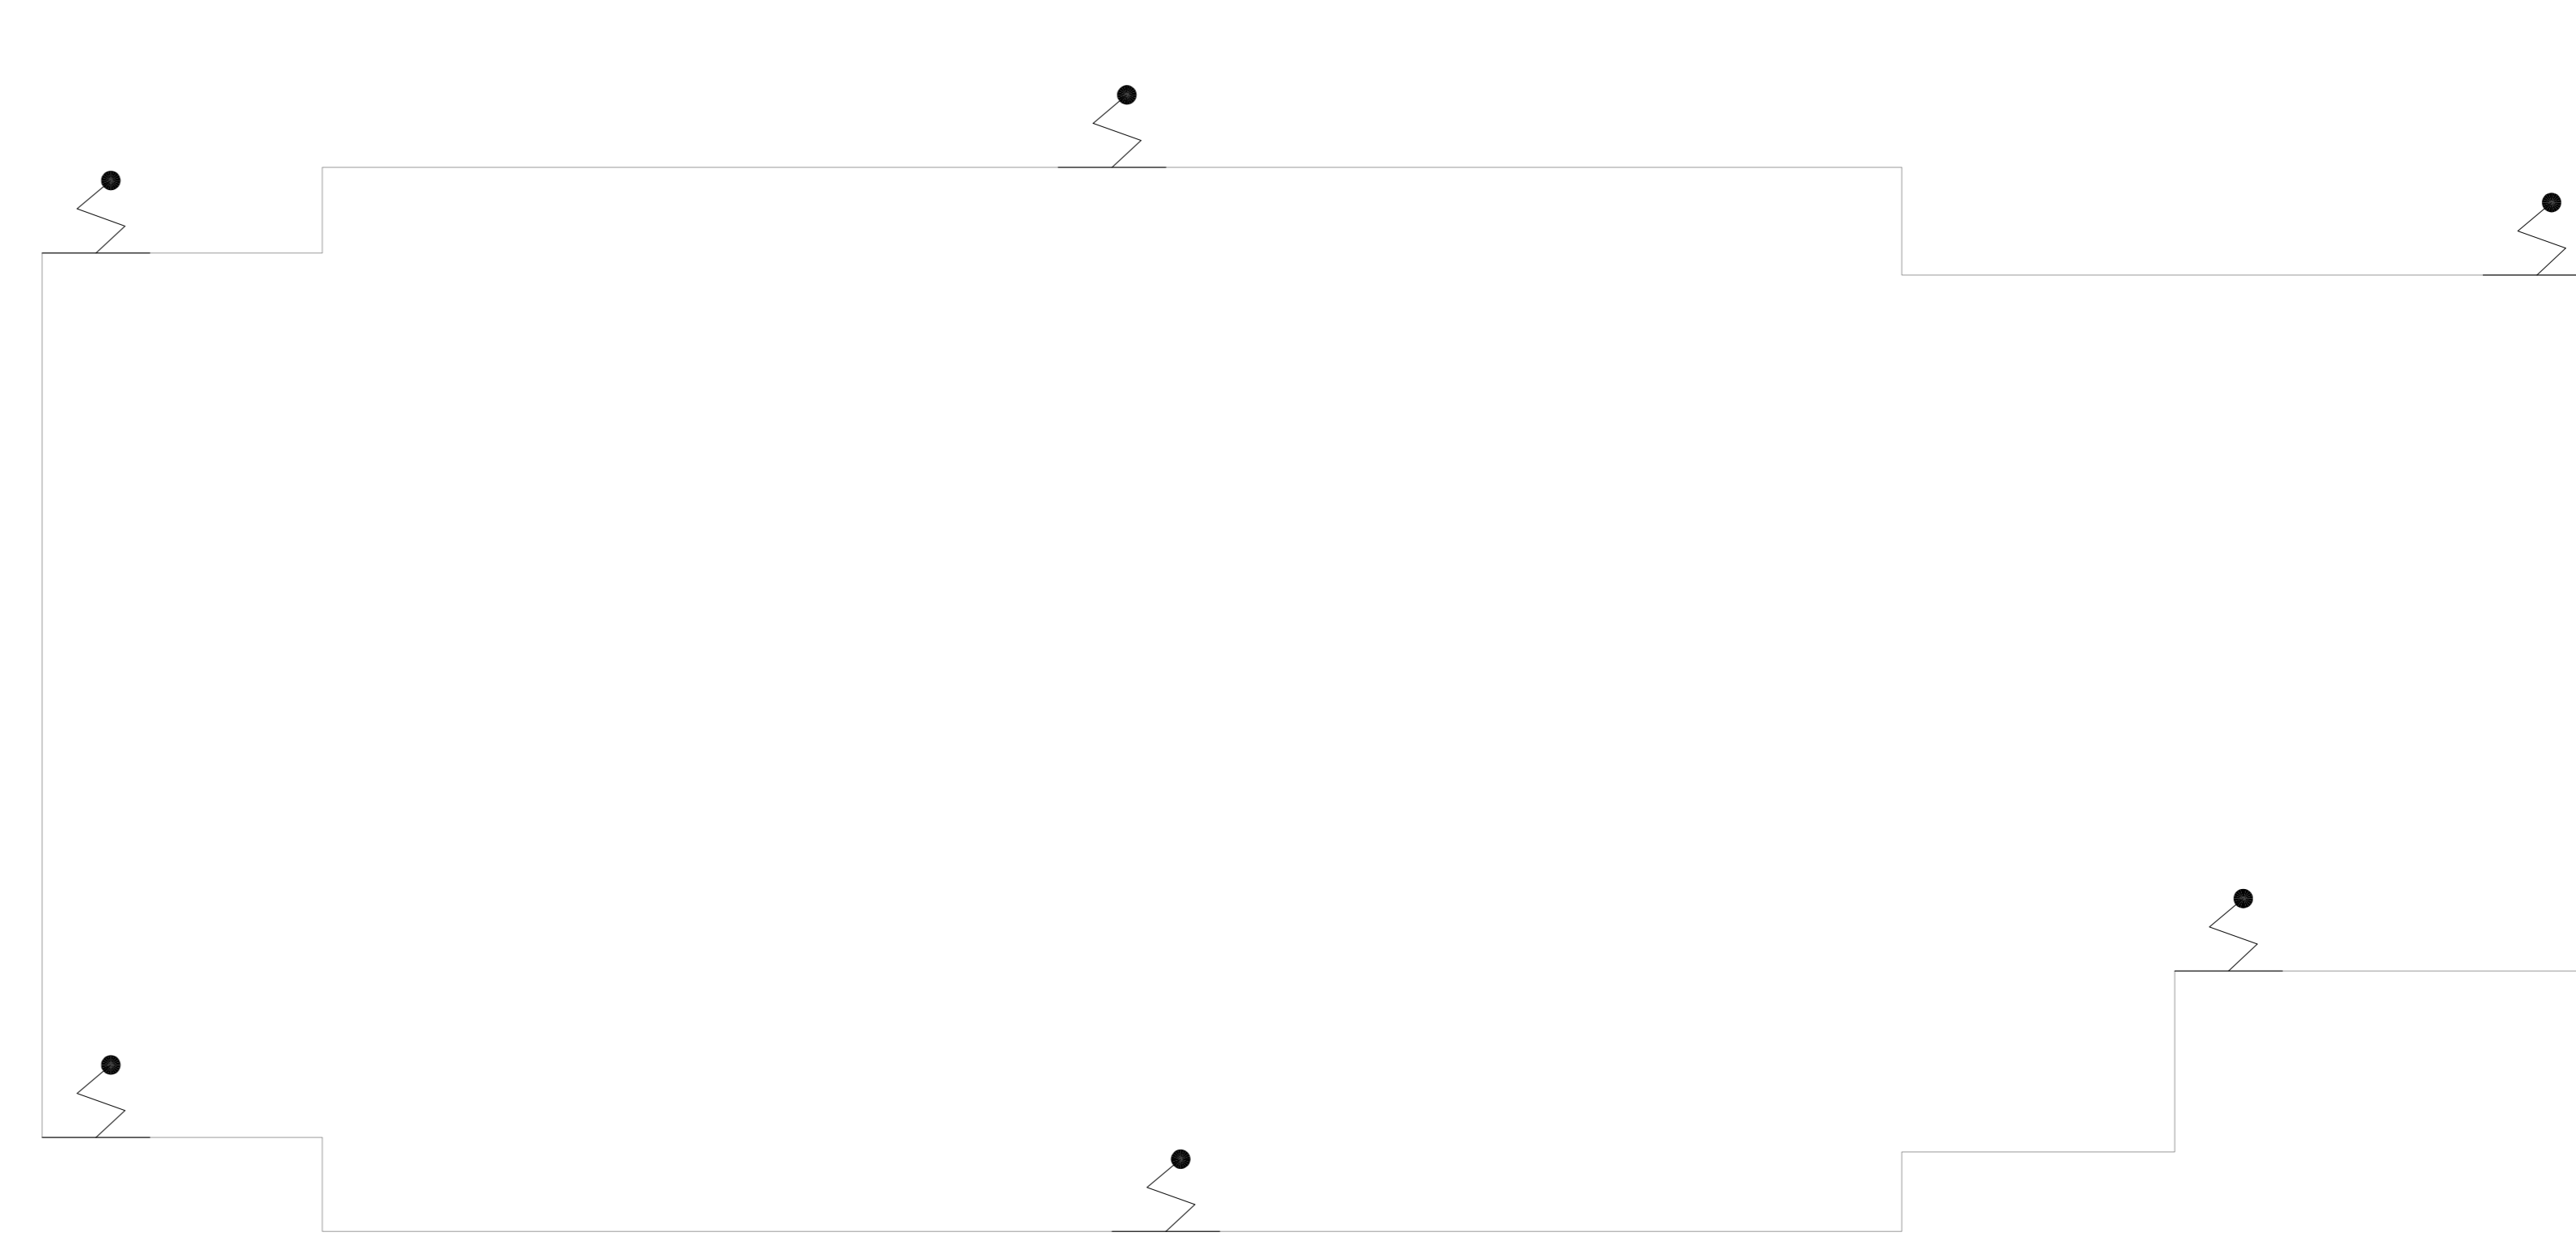

**1 CONJUNTO HOSPITALAR MANDAQUI**  
 PROJETO BÁSICO DOS SISTEMAS DE INCÊNDIO  
 PLANTA BAIXA COBERTURA - CASA 1  
 ESCALA 1:50  
 METRO

**2 CONJUNTO HOSPITALAR MANDAQUI**  
 PROJETO BÁSICO DOS SISTEMAS DE INCÊNDIO  
 PLANTA BAIXA COBERTURA - CASA 2  
 ESCALA 1:50  
 METRO

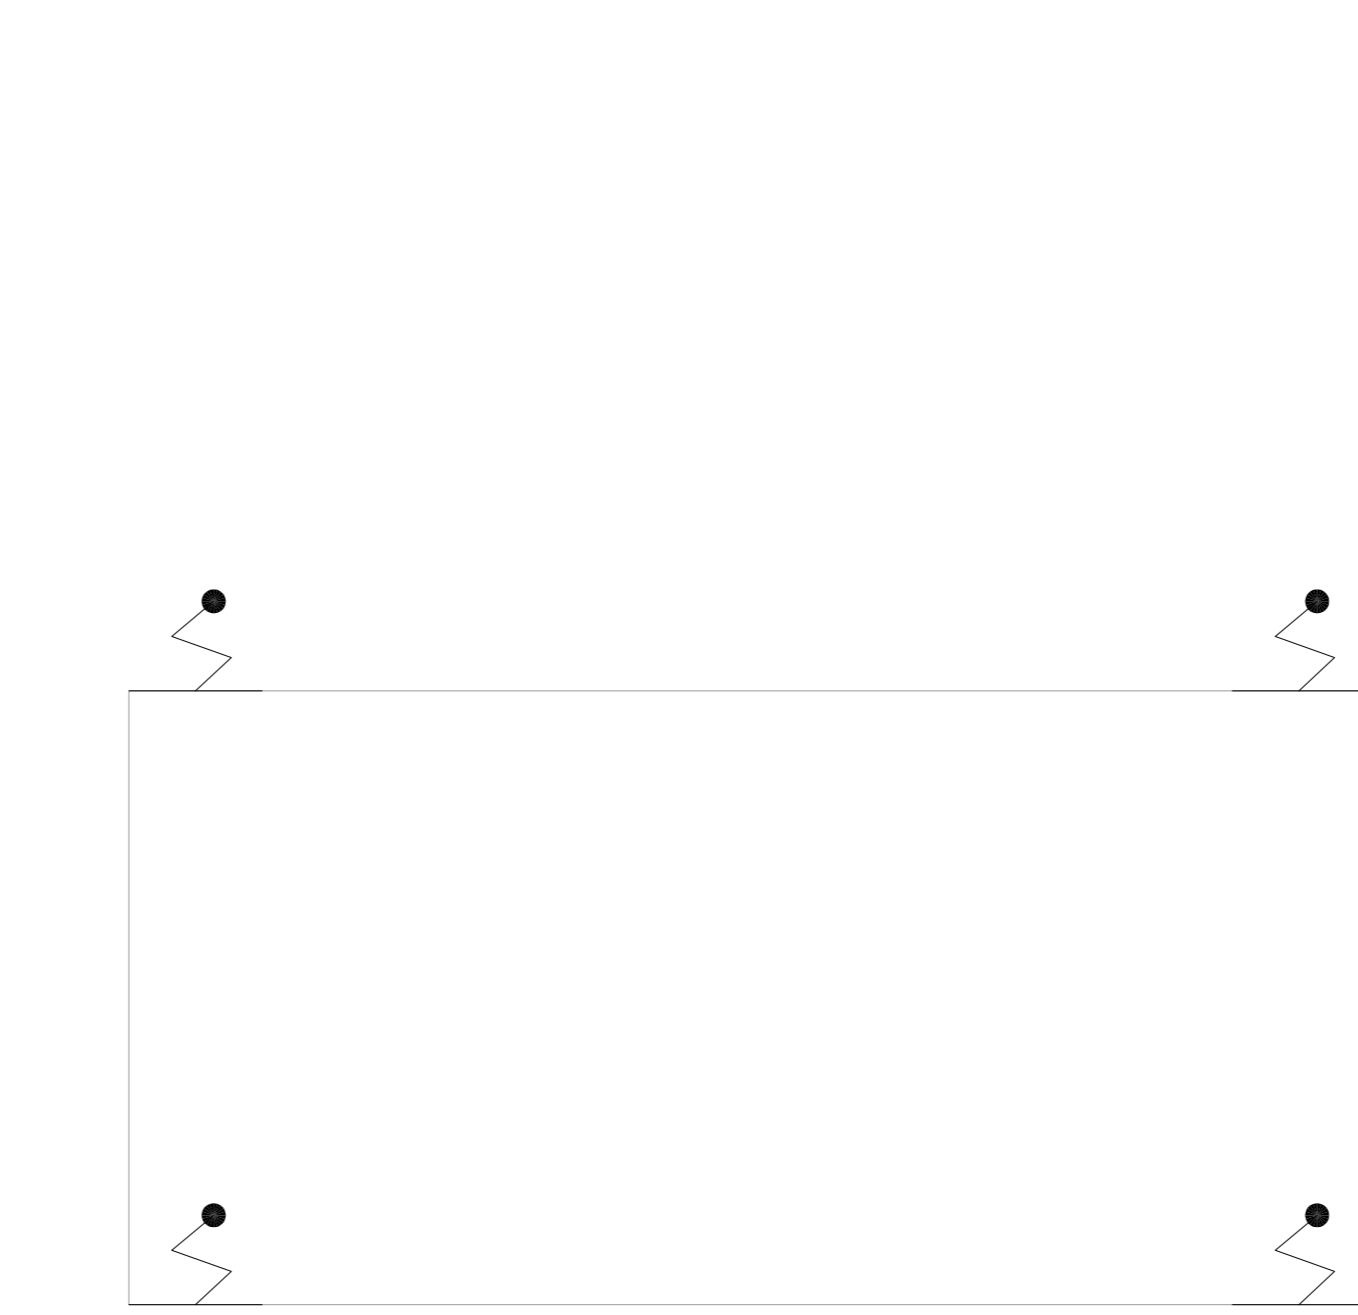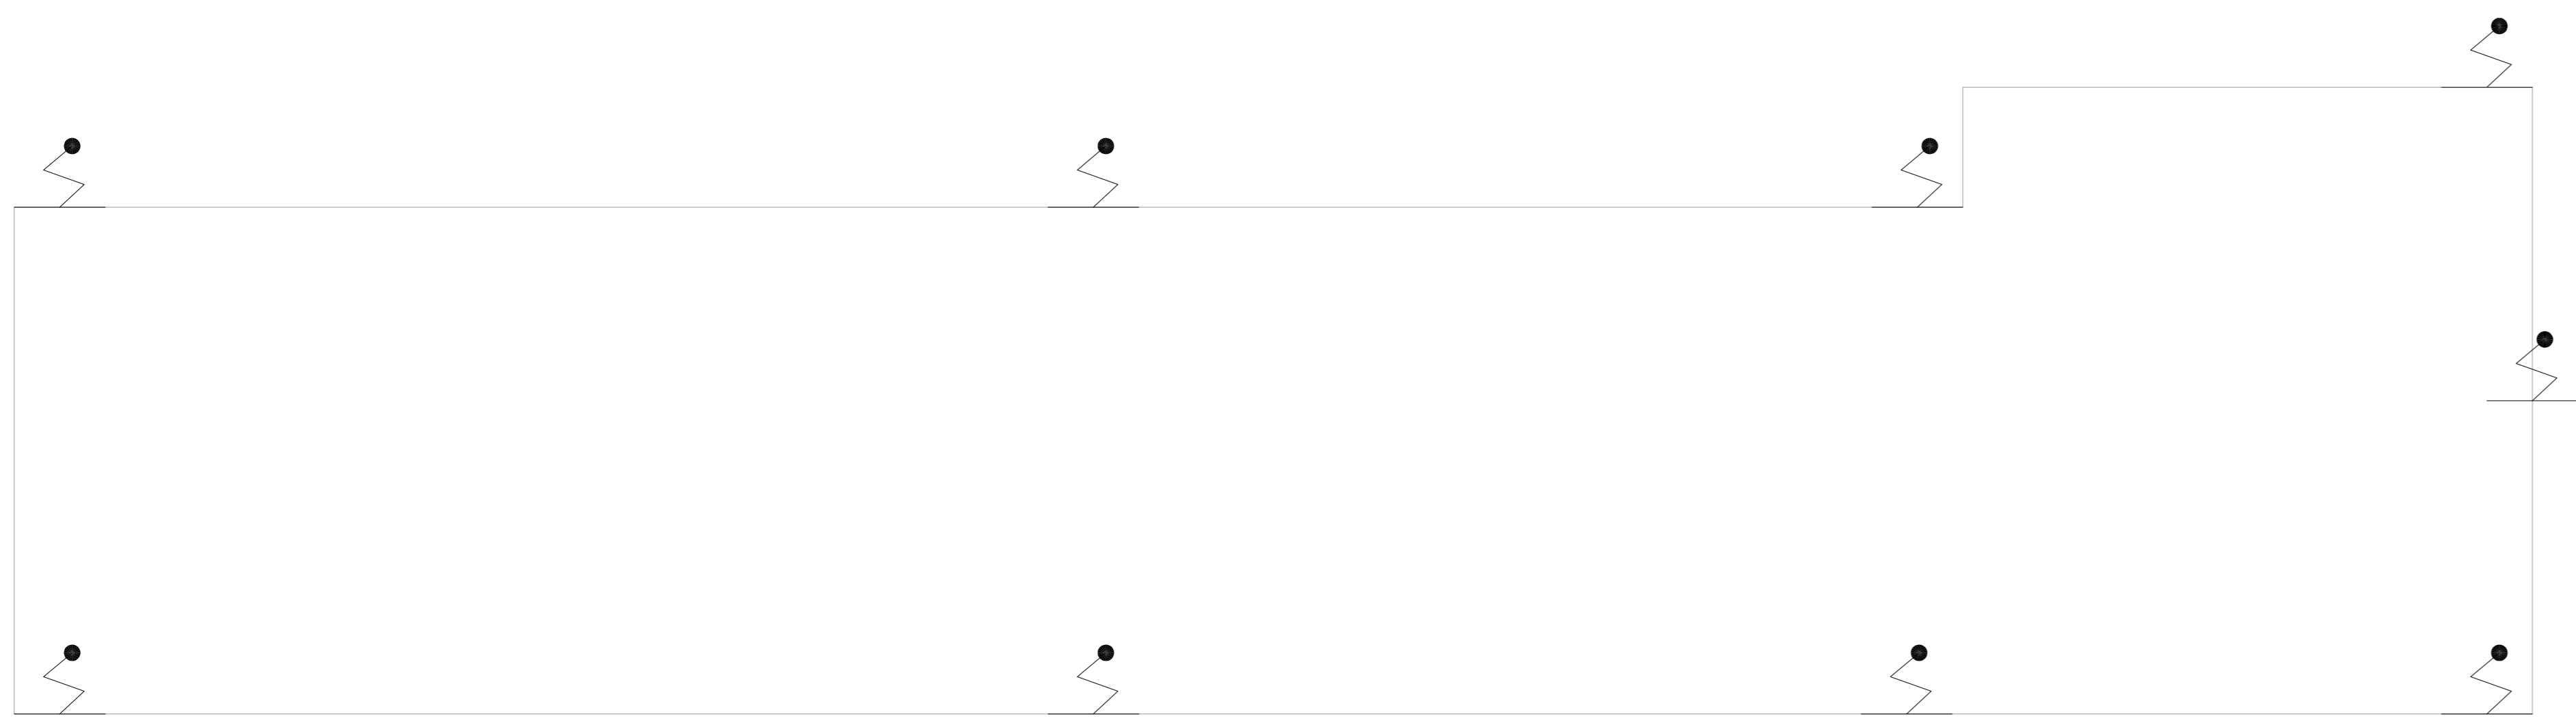

**3 CONJUNTO HOSPITALAR MANDAQUI**  
 PROJETO BÁSICO DOS SISTEMAS DE INCÊNDIO  
 PLANTA BAIXA COBERTURA - CASA 3  
 ESCALA 1:50  
 METRO

**4 CONJUNTO HOSPITALAR MANDAQUI**  
 PROJETO BÁSICO DOS SISTEMAS DE INCÊNDIO  
 PLANTA BAIXA COBERTURA - LAVANDERIA (CRECHE)  
 ESCALA 1:50  
 METRO

MHA Engenharia Ltda <small>Projeto: Rua São João, nº 100, 3º andar          São Paulo - SP - CEP: 04433-000          Telefone: (11) 5066-8420 Fax: (11) 5066-8482</small>	ANÁLISE DE PROJETO <input type="checkbox"/> LIBERADO <input type="checkbox"/> LIBERADO COM RESTRIÇÃO <input type="checkbox"/> NÃO LIBERADO	PROJETO RECEBIDO EM _____ PROJETO APROVADO EM _____
		RESPONSÁVEL TÉCNICO _____

REV	DESCRIÇÃO	RESPONSÁVEL	DATA
00	EMIÇÃO INICIAL	RP	15/07/21

**SÃO PAULO** GOVERNO DO ESTADO  
**Secretaria de Saúde**


**GRUPO TÉCNICO DE EDIFICAÇÕES**

Projeto: Conjunto Hospitalar Mandaqui  
 R00 - Avaliação de Risco - 4301 - SEP - 02401-400  
 NOME: CRECHE-COBERTURA  
 PROJETO BÁSICO DOS SISTEMAS DE INCÊNDIO  
 PREVENÇÃO E COMBATE A INCÊNDIO

PROJETO Nº: U11  
 Nº: 480  
 DATA: 03/2020  
 Nº: 154  
 Nº: 20033-POI-U11-154-CRE-COB-00.DWG

PROJETO: Eng. YUHO KITAMURA  
 CAMILO CHINGOTTE

- NOTAS
1. MEDIDAS EM METRO EXCETO ONDE INDICADO
  2. CONSERVAR MEDIDAS NO LOCAL
  3. ADEQUAÇÕES CONFORME RELATÓRIO TÉCNICO E NECESSIDADES ADICIONAIS
  - 4.
  - 5.
  - 6.
  - 7.
  - 8.
  - 9.

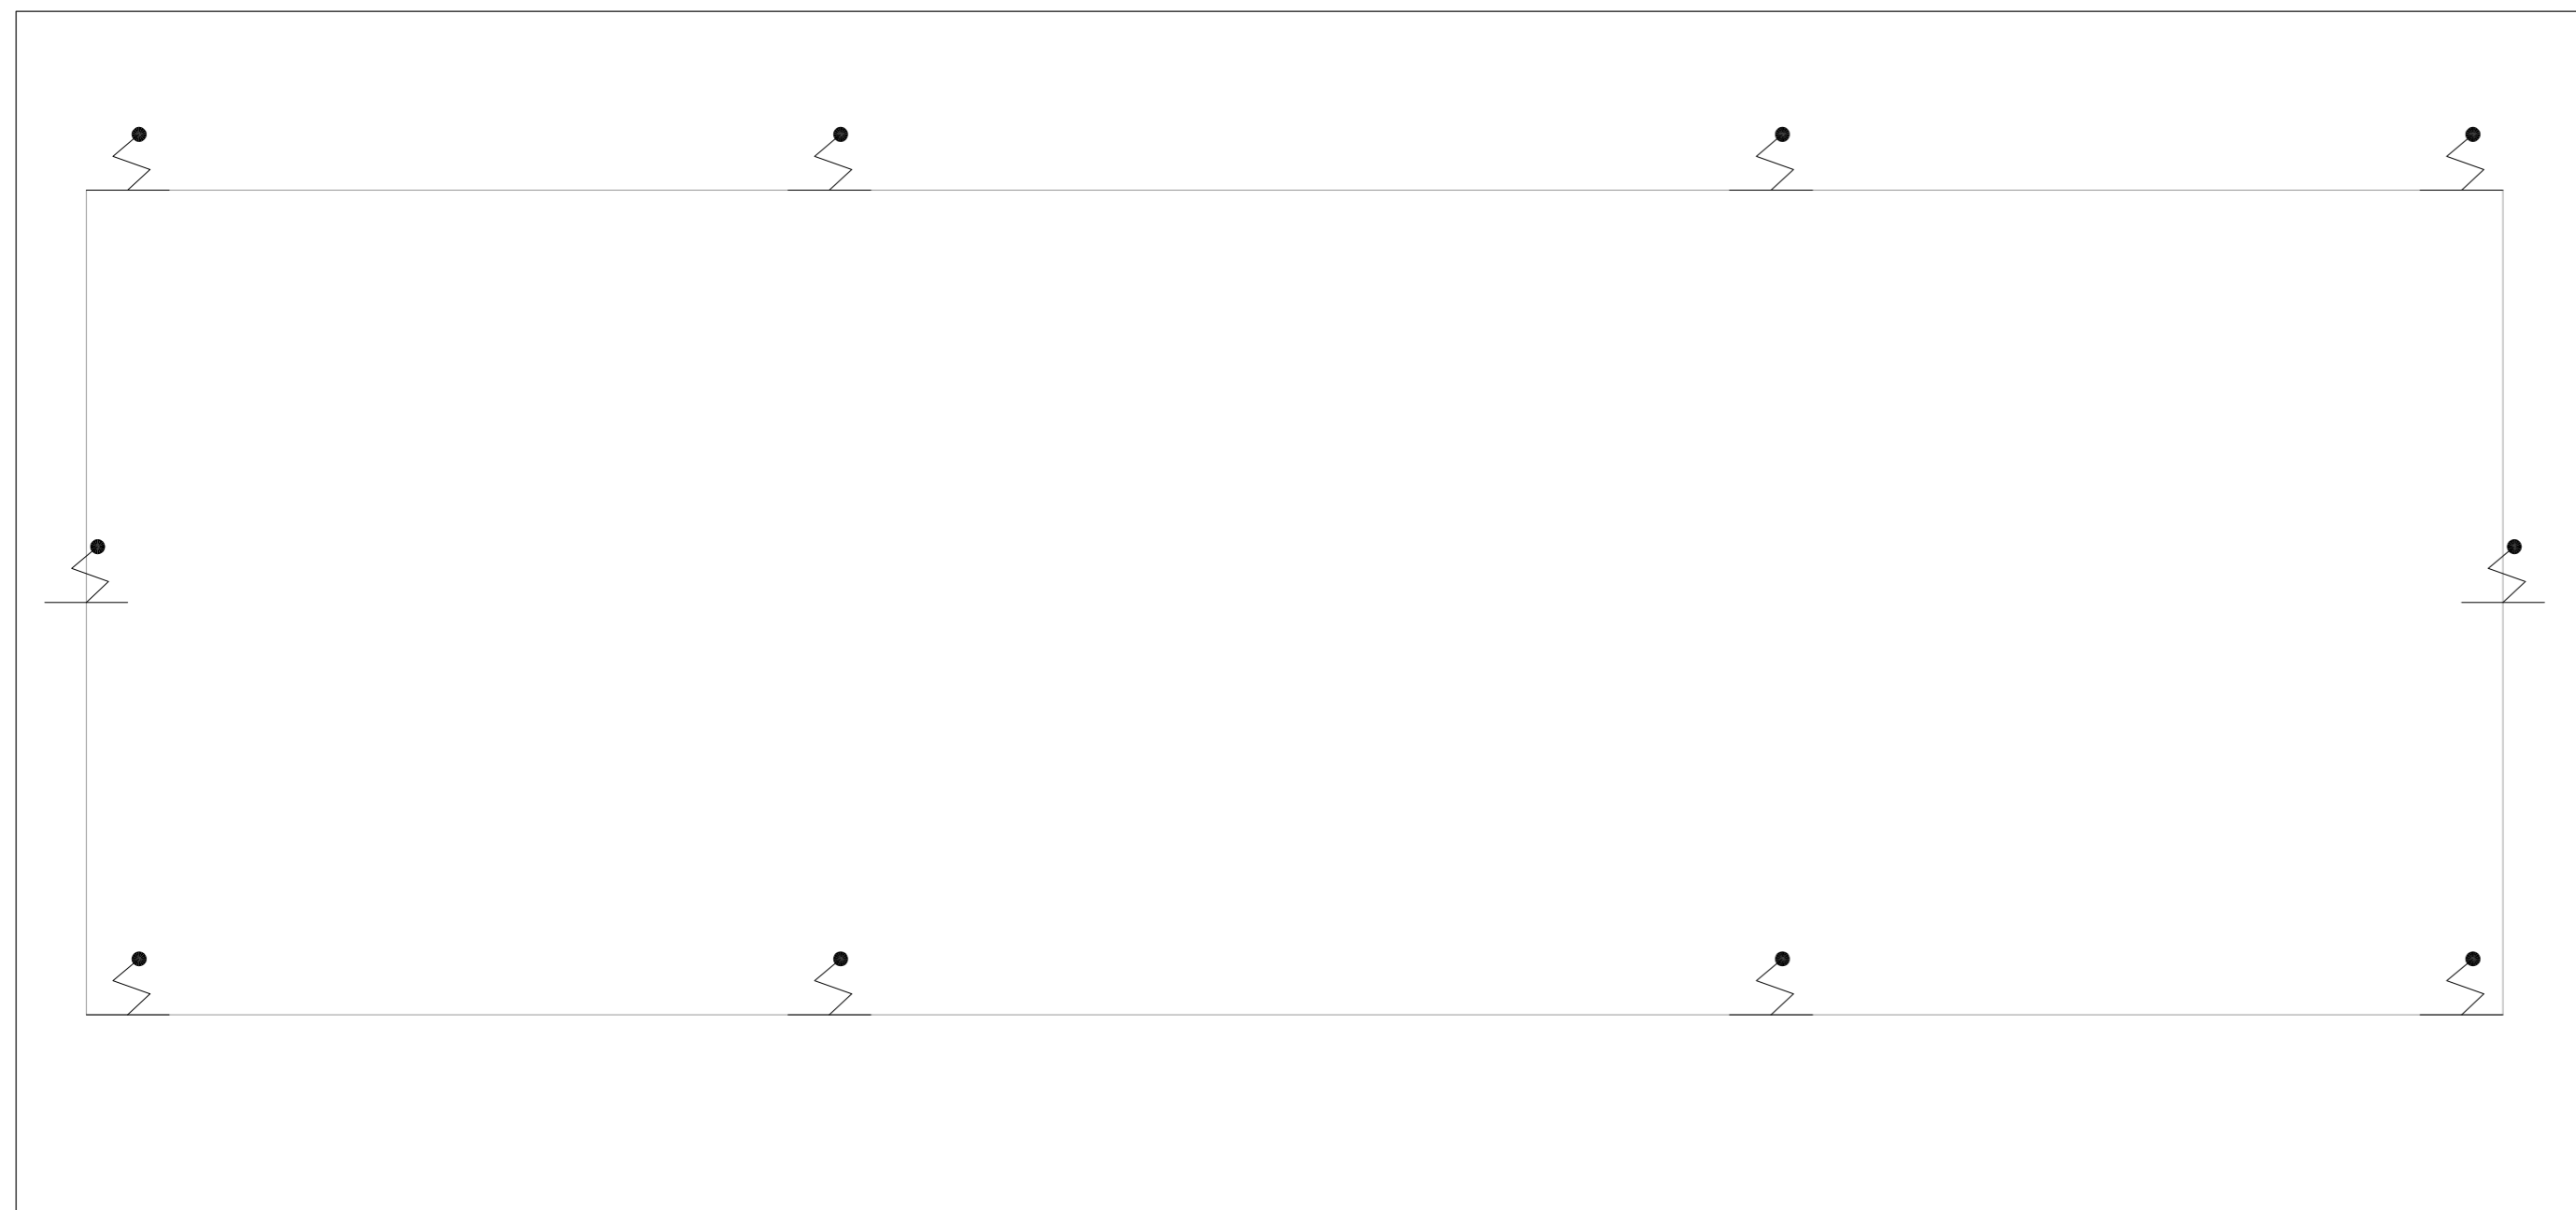

NOTAS

1- VER DETALHES DE SPDA NA FOLHA:U11-168

LEGENDA

	PARA-RAIO
--	-----------

**1 CONJUNTO HOSPITALAR MANDAQUI**  
 PROJETO BÁSICO DOS SISTEMAS DE INCÊNDIO ESCALA 1:75  
 PLANTA BAIXA COBERTURA - ABRIGO DE RESÍDUOS METRO

MHA Engenharia Ltda Alameda Araguaia, 2.104 CEA - Torre 1 - 2º Andar Alphaville - Barueri de São Paulo Cep.06455-000 São Paulo - SP Tel.(011)2078 9000/2078 9001 http://www.mha.com.br		ANÁLISE DE PROJETO:	PROJETO RECEBIDO EM
		<input type="checkbox"/> LIBERADO	____/____/____
		<input type="checkbox"/> LIBERADO COM RESTRIÇÃO	____/____/____
<input type="checkbox"/> NÃO LIBERADO	____/____/____	RESPONSÁVEL TÉCNICO	____/____/____

00	EMISSÃO INICIAL	RP	15/07/21
REV.	DESCRIÇÃO	RESPONSÁVEL	DATA

- NOTAS
- MEDIDAS EM METRO EXCETO ONDE INDICADO
  - CONFERIR MEDIDAS NO LOCAL
  - ADEQUAÇÕES CONFORME RELATÓRIO TÉCNICO E NECESSIDADES ADICIONAIS
  - 
  - 
  - 
  - 
  - 
  -

**SÃO PAULO** GOVERNO DO ESTADO | **Secretaria de Saúde**

**GRUPO TÉCNICO DE EDIFICAÇÕES**

Av. Dr. Enéas Carvalho de Aguiar, n.188, 3º andar  
 São Paulo-SP Cep 05403-000  
 Tel. (11)3066 8420 Fax (11)3066 8482

DIRETOR DO G.T.E.  
 Eng. YUKIO KITAMURA  
 AUTORES DO PROJETO  
 CAMILO CHINGOTTE



UNIDADE	Conjunto Hospitalar Mandaqui		
LOCAL	Rua Voluntários da Pátria, 4301 CEP. 02401-400		
REFERÊNCIA	RRS - ABRIGO DE RESÍDUOS - COBERTURA PROJETO BÁSICO DOS SISTEMAS DE INCÊNDIO		
PREVENÇÃO E COMBATE A INCÊNDIO			
CÓDIGO DO EDIFÍCIO	FOLHA		
U11	155		
ÁREA	ESCALA	INDICADA	DATA
44.480			JUL/2021
ARQUIVO	COLABORADORES		
20033-PCI-U11-155-RRS-COB-00.DWG			

NOTAS

1- VER DETALHES DE SPDA NA FOLHA:U11-168

LEGENDA

PARA-RAIO

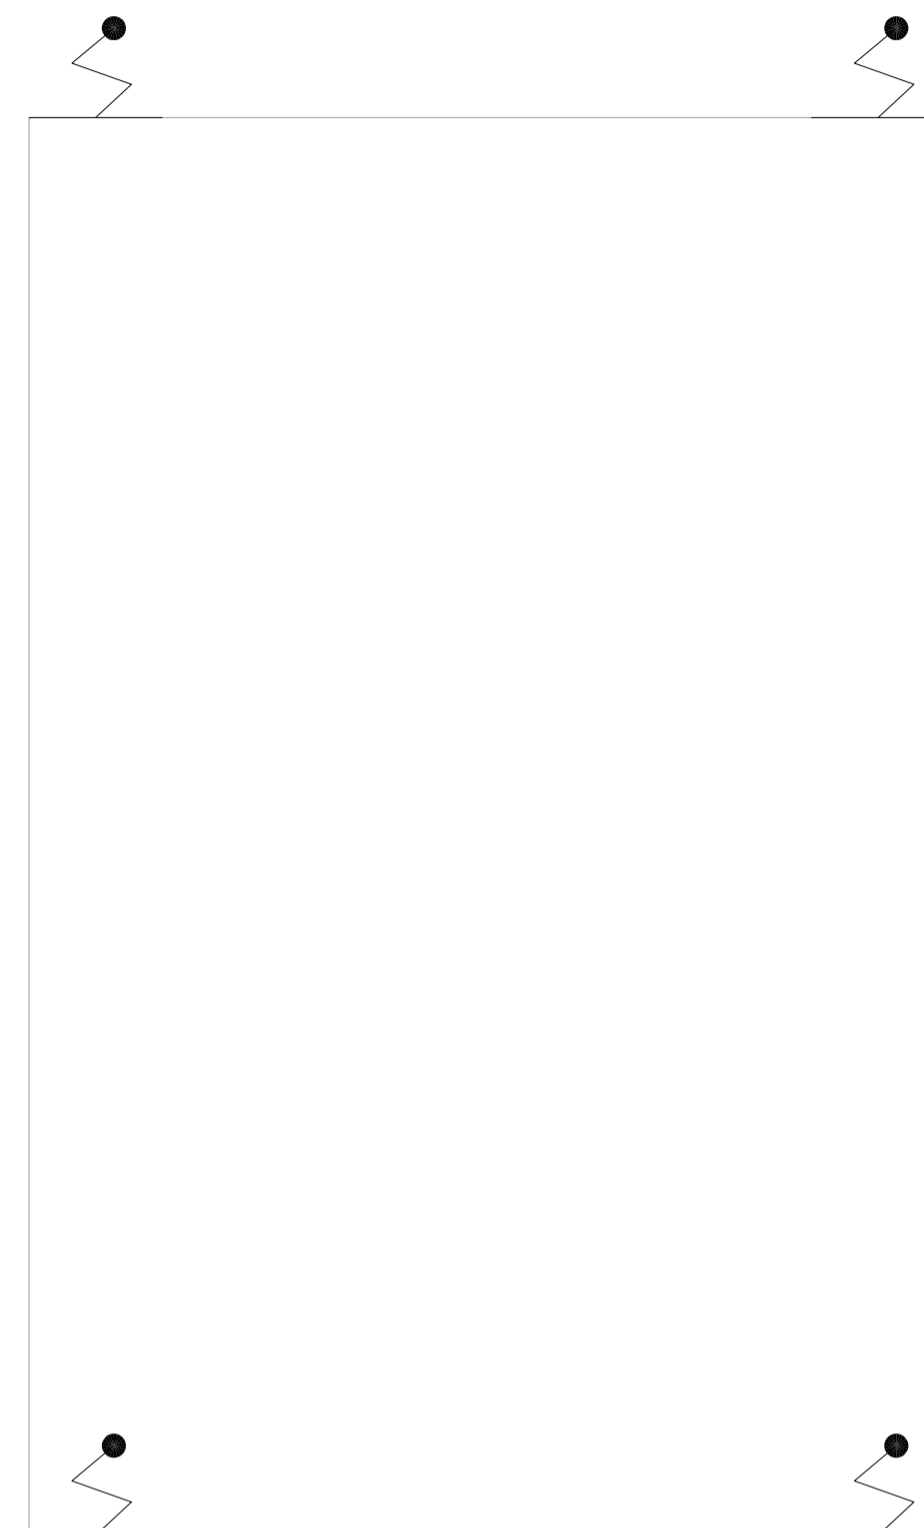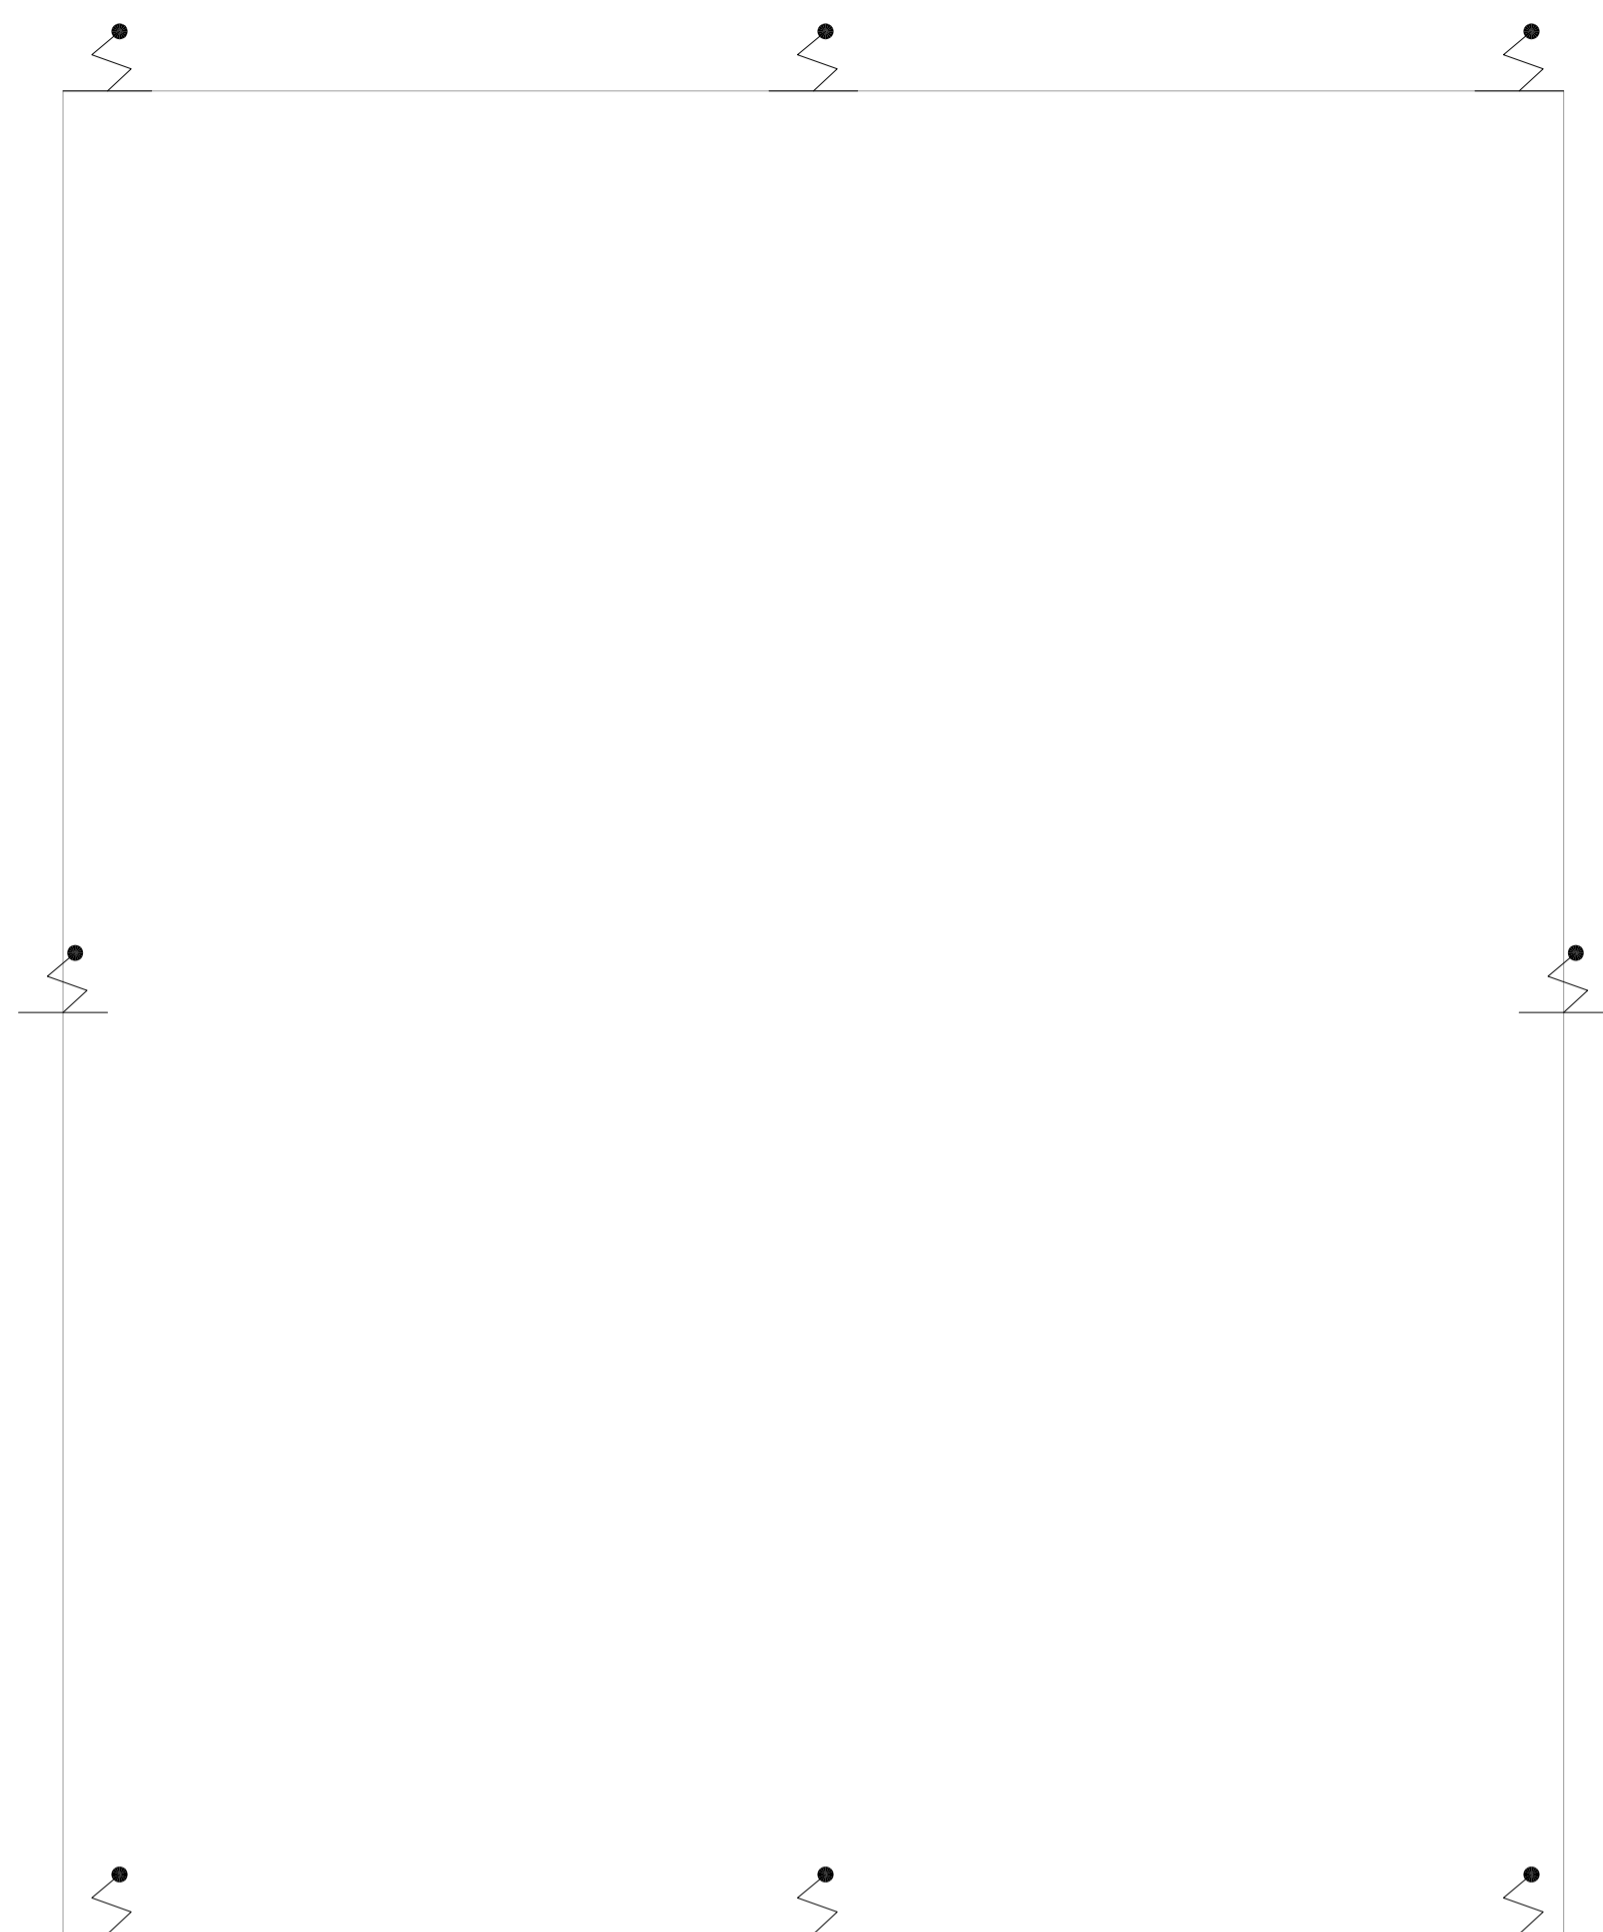

1 **CONJUNTO HOSPITALAR MANDAQUI**  
 PROJETO BÁSICO DOS SISTEMAS DE INCÊNDIO  
 PLANTA BAIXA COBERTURA - RECURSOS HUMANOS  
 ESCALA 1:75  
 METRO

2 **CONJUNTO HOSPITALAR MANDAQUI**  
 PROJETO BÁSICO DOS SISTEMAS DE INCÊNDIO  
 PLANTA BAIXA COBERTURA - ARQUIVO RH  
 ESCALA 1:50  
 METRO

MHA Engenharia Ltda Alameda Aragoatã, 2.104 12.248 - Jd. Santa Lúcia - 2º Andar Aparecida - Barro Preto - São Paulo - SP Cep: 06.455-000 São Paulo - SP Tel: (011) 22078-9000 / 22078-9001 http://www.mha.com.br	ANÁLISE DE PROJETO	PROJETO RECEBIDO EM
	<input type="checkbox"/> LIBERADO	____/____/____
	<input type="checkbox"/> LIBERADO COM RESTRIÇÃO	____/____/____
<input type="checkbox"/> NÃO LIBERADO	RESPONSÁVEL TÉCNICO	____/____/____

REV.	EMISSÃO INICIAL	RP	15/07/21

- NOTAS
- MEDIDAS EM METRO EXCETO ONDE INDICADO
  - CONFERIR MEDIDAS NO LOCAL
  - ADEQUAÇÕES CONFORME RELATÓRIO TÉCNICO E NECESSIDADES ADICIONAIS
  - \_\_\_\_\_
  - \_\_\_\_\_
  - \_\_\_\_\_
  - \_\_\_\_\_
  - \_\_\_\_\_
  - \_\_\_\_\_
  - \_\_\_\_\_

**SÃO PAULO** | Secretaria de Saúde  
**GOVERNO DO ESTADO**

**GRUPO TÉCNICO DE EDIFICAÇÕES**

Av. Dr. Enéas Carvalho de Aguiar, nº.188, 3º andar  
 São Paulo-SP - Cep: 05403-000  
 Tel. (11)3066-8420 Fax (11)3066-8482

DIRETOR DO SITE:  
 Eng. YUKIO KITAMURA  
 RESPONSÁVEL POR ESTE PROJETO:  
 CAMILO CHINGOTTE

UNIDADE: Conjunto Hospitalar Mandaqui  
 END: Rua Voluntários da Pátria, 4301 CEP: 02401-400

REFERÊNCIA: RECURSOS HUMANOS E ARQUIVO RH - COBERTURA PROJETO BÁSICO DOS SISTEMAS DE INCÊNDIO

PREVENÇÃO E COMBATE A INCÊNDIO

UNIDADE DO PROJETO: U11  
 FOLHA: 156

 
DATA: 44.480 JUN/2021  
 INDICADA

PROJETO: 20033-PCI-U11-156-RH\_ARQRH-COB-00.DWG

NOTAS

1- VER DETALHES DE SPDA NA FOLHA U11-168

LEGENDA	
	PARA-RAO




1 **CONJUNTO HOSPITALAR MANDAQUI**  
 PROJETO BÁSICO DOS SISTEMAS DE INCÊNDIO  
 PLANTA BAIXA - COBERTURA  
 ESCALA 1:75  
 METRO

<b>MHA Engenharia Ltda</b> <small>Engenharia, Arquitetura, Urbanismo, Paisagismo e Projetos</small> Rua: ... São Paulo - SP CEP: 04413-000 Tel: (11) 5066-8420 Fax: (11) 5066-8482 www.mha.com.br	ANÁLISE DE PROJETO <input type="checkbox"/> LIBERADO <input type="checkbox"/> LIBERADO COM RESTRIÇÃO <input type="checkbox"/> NÃO LIBERADO	PROJETO RECEBIDO EM PROJETO APROVADO EM RESPONSÁVEL TÉCNICO
	PROJETO RECEBIDO EM PROJETO APROVADO EM RESPONSÁVEL TÉCNICO	PROJETO RECEBIDO EM PROJETO APROVADO EM RESPONSÁVEL TÉCNICO
DO EMISSÃO INICIAL REV.   DESCRIÇÃO	RP RESPONSÁVEL	15/07/21 DATA

**SÃO PAULO GOVERNO DO ESTADO** **Secretaria de Saúde**  
**GRUPO TÉCNICO DE EDIFICAÇÕES**  
**PREVENÇÃO E COMBATE A INCÊNDIO**  
 Rua: ...  
 São Paulo - SP  
 CEP: 04413-000  
 Tel: (11) 5066-8420 Fax: (11) 5066-8482  
 www.gte.com.br

PROJETO Nº: ...  
 Eng. YUHO KITAMURA  
 CÂMILA CHINGOTTE

- NOTAS
1. MEDIDAS EM METRO EXCETO ONDE INDICADO
  2. CONFERIR MEDIDAS SNO LOCAL
  3. ADEQUAÇÕES CONFORME RELATÓRIO TÉCNICO E NECESSIDADES ADICIONAIS
  - 4.
  - 5.
  - 6.
  - 7.
  - 8.
  - 9.

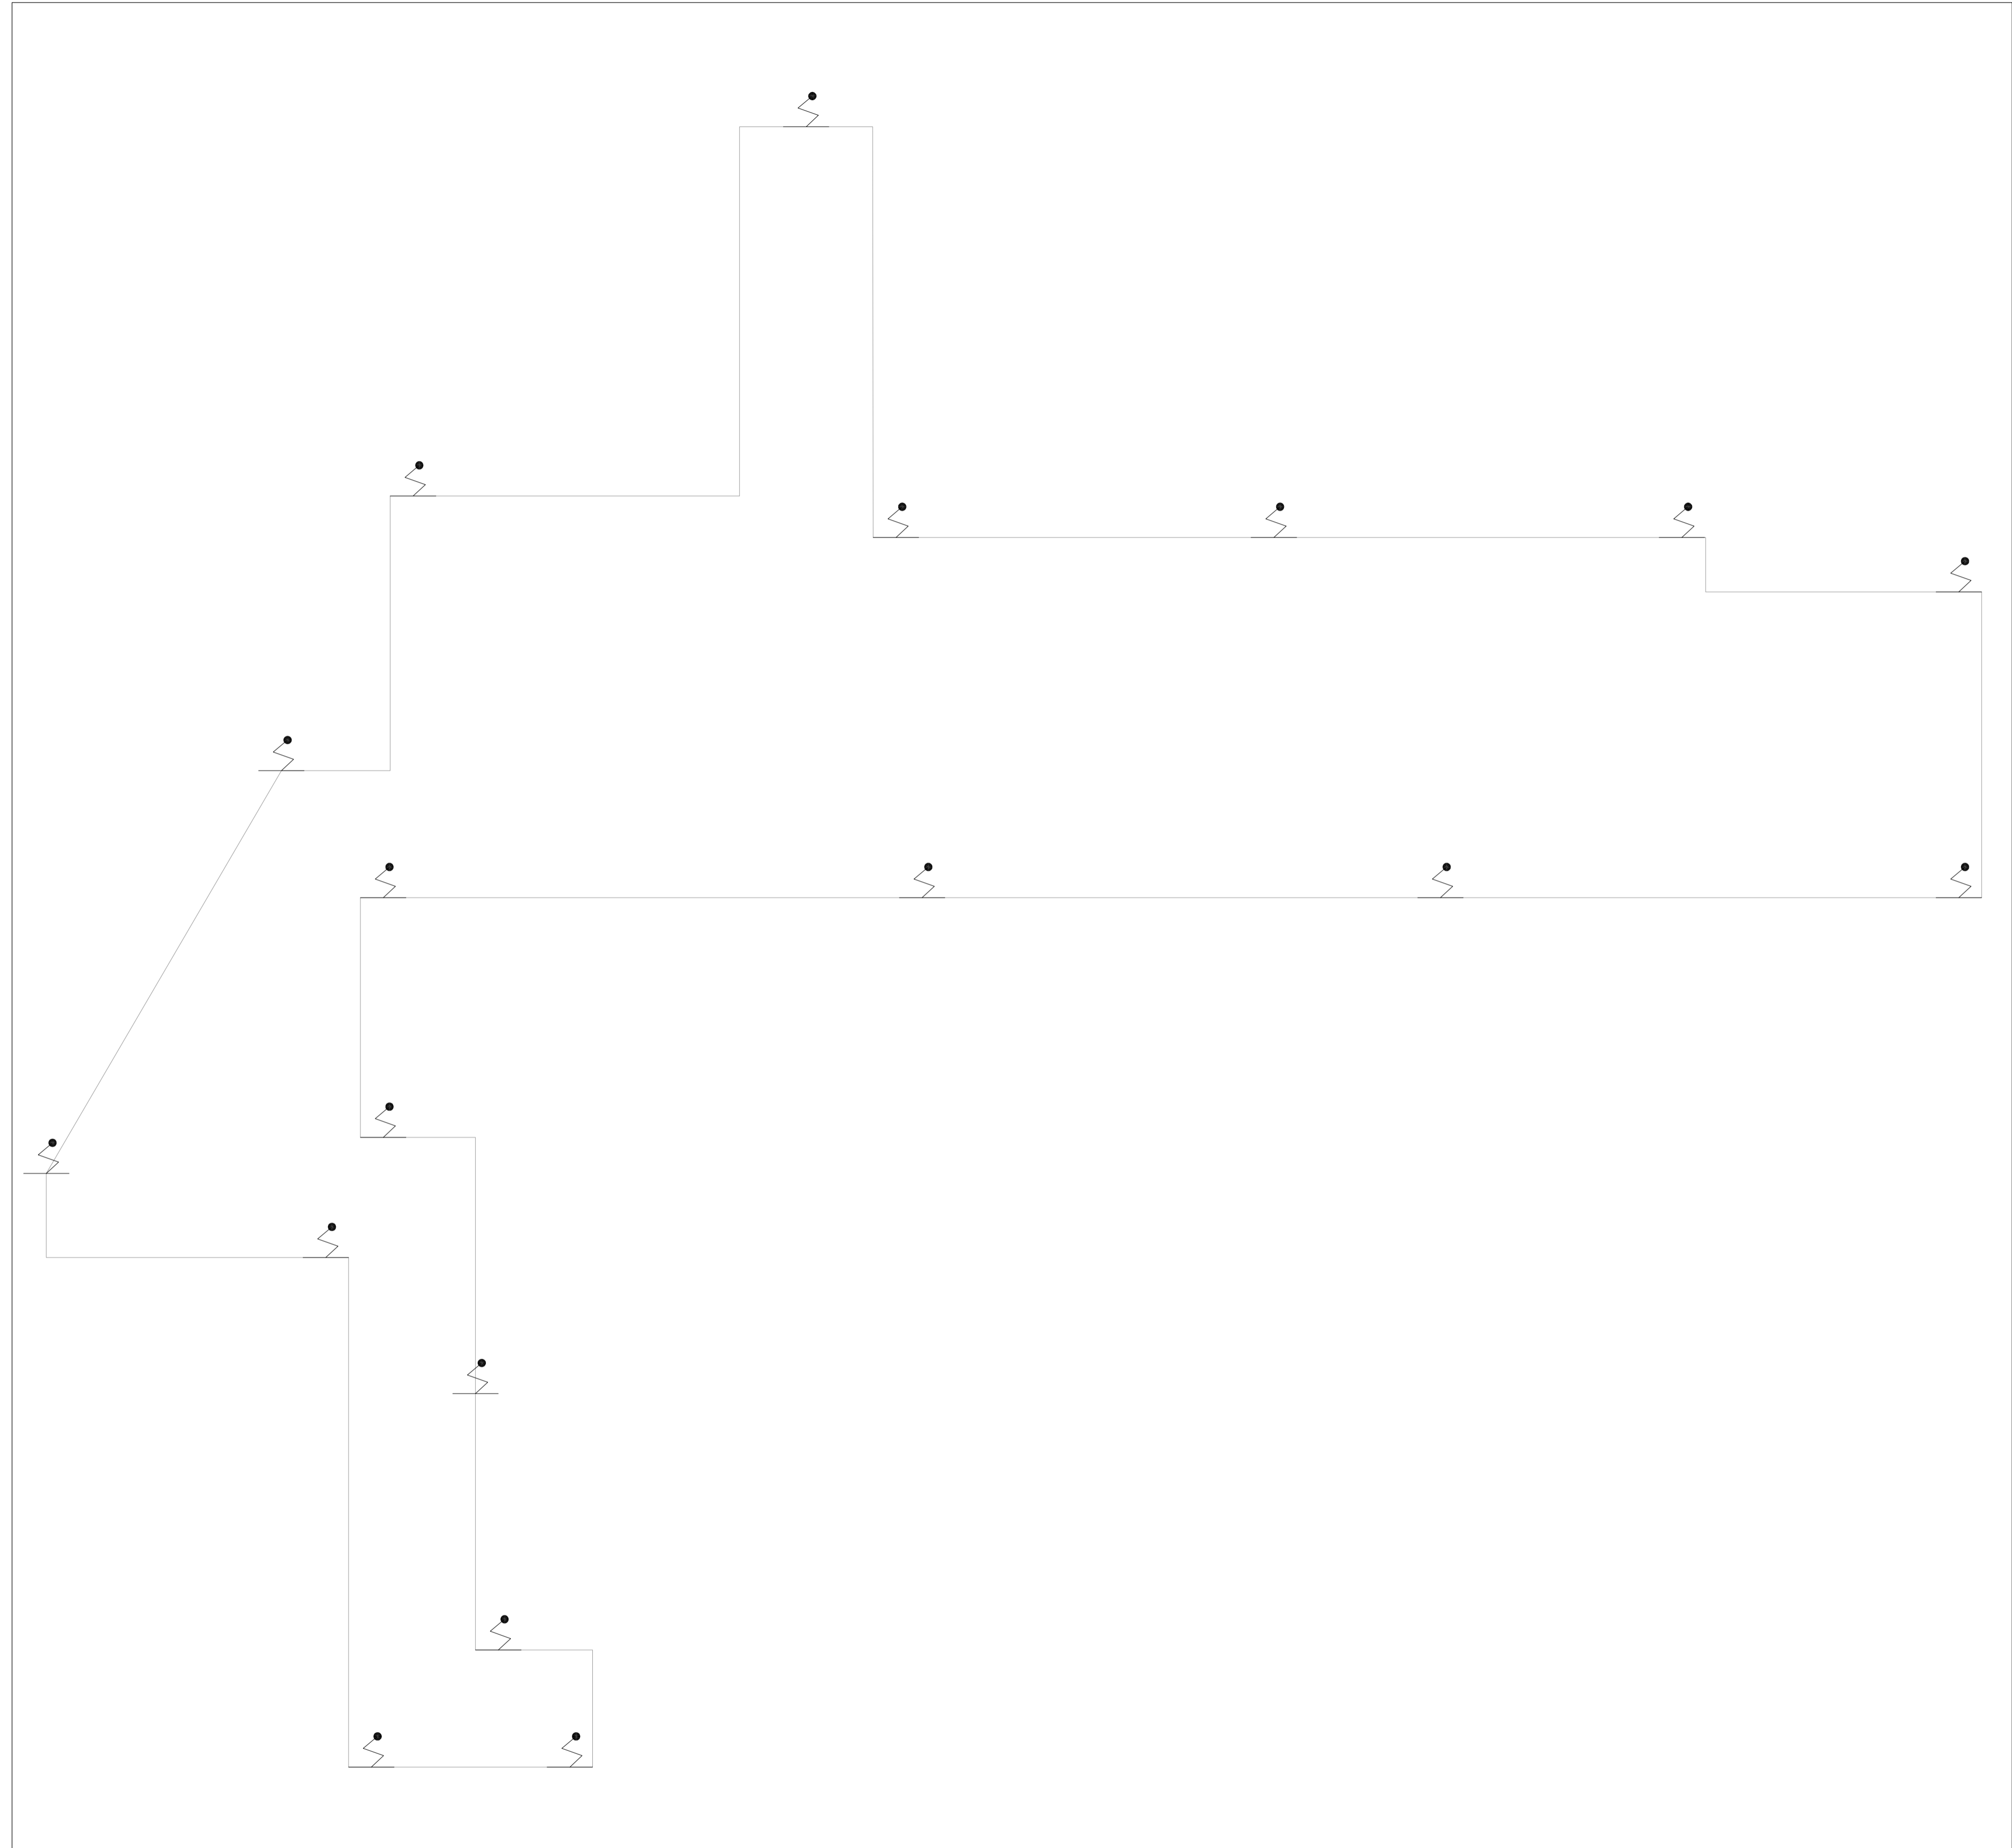

NOTAS	
1- VER DETALHES DE SPDA NA FOLHA:U11-168	
LEGENDA	
	PARA-RAIO

MHA Engenharia Ltda Alameda Aragoatã, 2.104 1228 - Torre 1 - 2º Andar Aparecida - Barueri de São Paulo - SP Cep:06455-000 São Paulo - SP Tel:01132278 9000/32278 9001 http://www.mha.com.br	ANALISE DE PROJETO	PROJETO RECEBIDO EM
	<input type="checkbox"/> LIBERADO	____/____/____
	<input type="checkbox"/> LIBERADO COM RESTRIÇÃO	____/____/____
<input type="checkbox"/> NÃO LIBERADO	RESPONSÁVEL TÉCNICO	____/____/____

OO	EMISSÃO INICIAL	RP	15/07/21
REV.	DESCRIÇÃO	RESPONSÁVEL	DATA

- NOTAS
1. MEDIDAS EM METRO EXCETO ONDE INDICADO
  2. CONFERIR MEDIDAS NO LOCAL
  3. ADEQUAÇÕES CONFORME RELATÓRIO TÉCNICO E NECESSIDADES ADICIONAIS
  4. \_\_\_\_\_
  5. \_\_\_\_\_
  6. \_\_\_\_\_
  7. \_\_\_\_\_
  8. \_\_\_\_\_
  9. \_\_\_\_\_

**SÃO PAULO** | Secretaria de Saúde  
GOVERNO DO ESTADO

**GRUPO TÉCNICO DE EDIFICAÇÕES**

Av. Dr. Enéas Carvalho de Aguiar, nº188, 3ºandar  
 São Paulo-SP - Cep:05403-000  
 Tel. (11)3066 8420 Fax (11)3066 8482

DIRETOR DO SITE:  
 Eng. YUKIO KITAMURA  
 ARQUITETO RESPONSÁVEL:  
 CAMILO CHINGOTTE

UNIDADE	Conjunto Hospitalar Mandaqui
ENDEREÇO	Rua Voluntários da Pátria, 4301 CEP: 02401-400
REFERÊNCIA	NECROTÉRIO E VESTIÁRIO - COBERTURA PROJETO BÁSICO DOS SISTEMAS DE INCÊNDIO
PREVENÇÃO E COMBATE A INCÊNDIO	
CODIGO DO TERÇO	158
U11	INDICADA
44.480	20033-PCI-U11-158-NEC_VEST-COB-00.DWG
DATA	JUL/2021


FORMATO A1 = 841 x 594mm

**1 CONJUNTO HOSPITALAR MANDAQUI**  
 PROJETO BÁSICO DOS SISTEMAS DE INCÊNDIO  
 PLANTA BAIXA COBERTURA - NECROTÉRIO E VESTIÁRIO  
 ESCALA 1:75  
 MÉTRO

NOTAS

1.- VER DETALHES DE SPDA NA FOLHA U11-168

LEGENDA	
	PARA-RAO

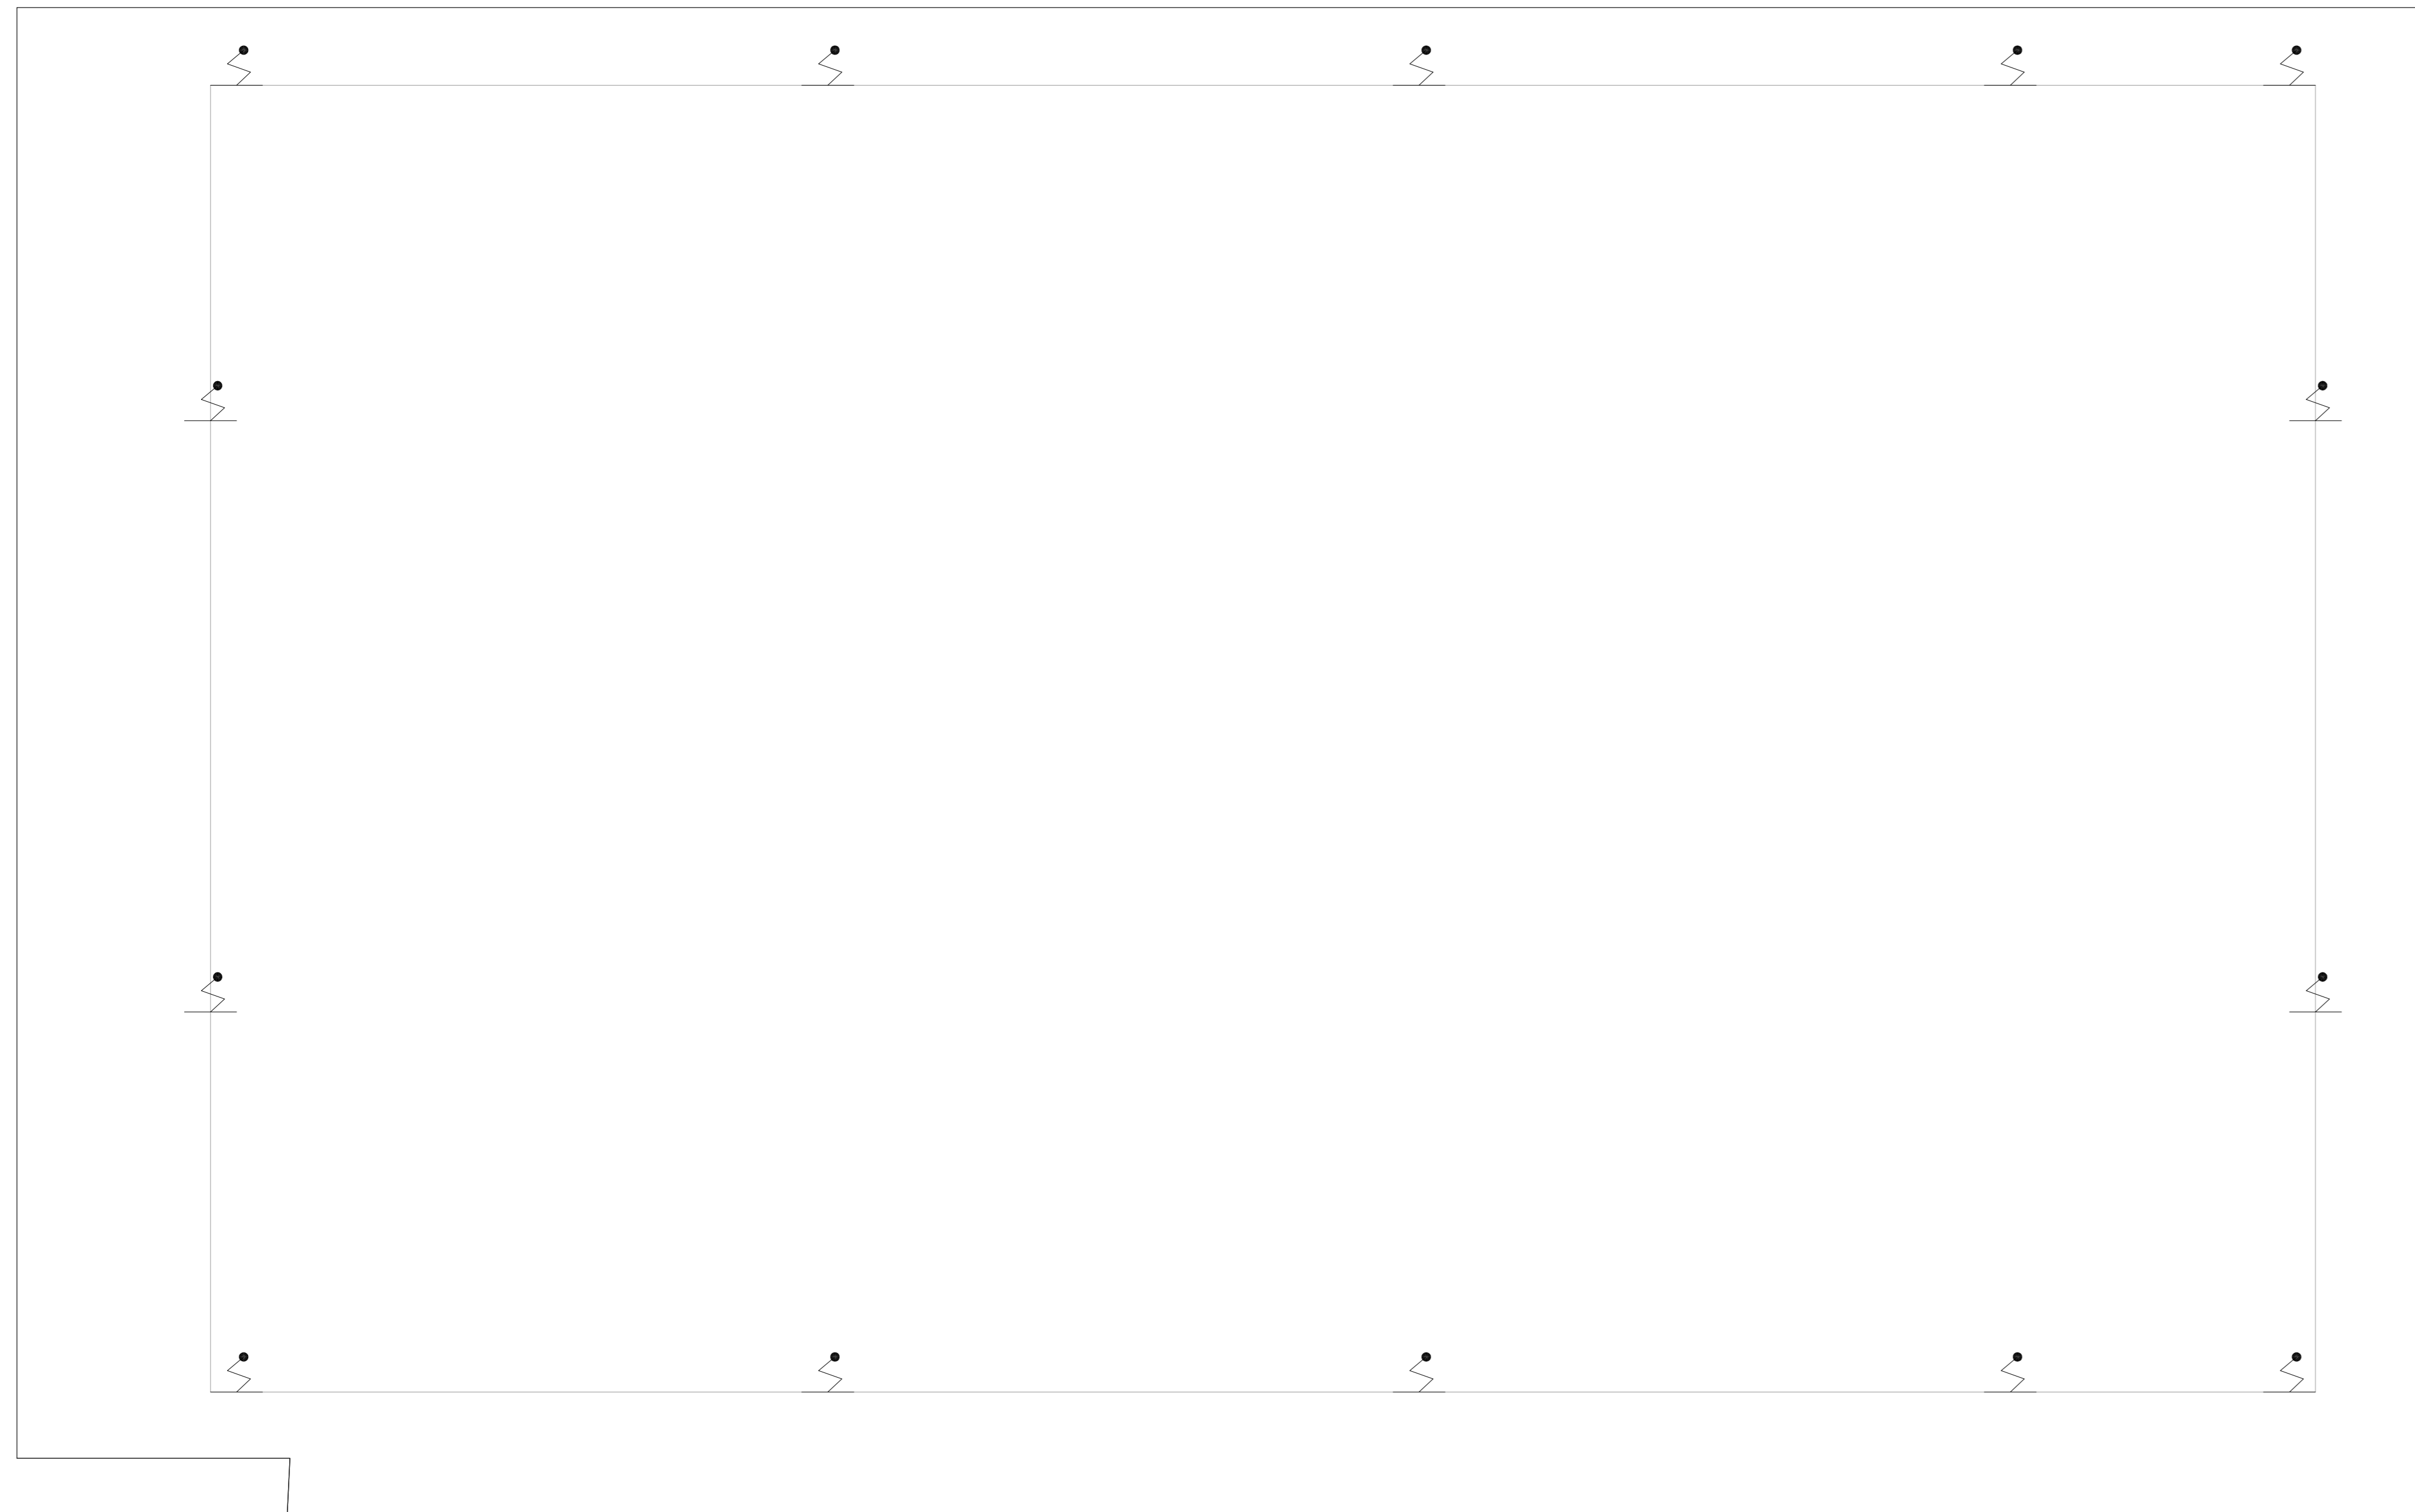

**2** CONJUNTO HOSPITALAR MANDAQUI  
 PROJETO BÁSICO DOS SISTEMAS DE INCÊNDIO  
 PLANTA BAIXA COBERTURA ESCALA 1:75  
 METRO

MHA Engenharia Ltda <small>Engenharia Civil    Rua: ...    São Paulo - SP</small>	ANÁLISE DE PROJETO <input type="checkbox"/> LIBERADO <input type="checkbox"/> LIBERADO COM RESTRIÇÃO <input type="checkbox"/> NÃO LIBERADO	PROJETO RECEBIDO EM _____ PROJETO APROVADO EM _____ RESPONSÁVEL TÉCNICO _____
--	---	--

REV	EMISSÃO INICIAL	RP	15/07/21
00	EMISSÃO INICIAL	RP	15/07/21
REV	DESCRIÇÃO	RESPONSÁVEL	DATA

- NOTAS
1. MEDIDAS EM METRO EXCETO ONDE INDICADO
  2. CONFERIR MEDIDAS NO LOCAL
  3. ADEQUAÇÕES CONFORME RELATÓRIO TÉCNICO E NECESSIDADES ADICIONAIS
  - 4.
  - 5.
  - 6.
  - 7.
  - 8.
  - 9.

**SÃO PAULO** GOVERNO DO ESTADO  
**Secretaria de Saúde**

**GRUPO TÉCNICO DE EDIFICAÇÕES**

Projeto: Conjunto Hospitalar Mandaqui  
 Rua: ...  
 Alvará: ...

PREVENÇÃO E COMBATE A INCÊNDIO

U11 159

Projeto: ...  
 Data: ...

Projeto: ...  
 Eng. YUIRO KITAMURA  
 CÂMILA CHINGOTTE

NOTAS

1- VER DETALHES DE SPDA NA FOLHA:U11-168

LEGENDA

PARA-RAIO



1 **CONJUNTO HOSPITALAR MANDAQUI**  
 PROJETO BÁSICO DOS SISTEMAS DE INCÊNDIO ESCALA 1:100  
 PLANTA BAIXA COBERTURA METRO

MHA Engenharia Ltda Alameda Aragoatã, 2.104 12.24 - Torre 1 - 2º Andar Aparecida - Barueri de São Paulo - SP Cep:06455-000 São Paulo - SP Tel:01132378 9030/32378 9031 http://www.mha.com.br	ANALISE DE PROJETO	PROJETO RECEBIDO EM
	<input type="checkbox"/> LIBERADO	PROJETO APROVADO EM
	<input type="checkbox"/> LIBERADO COM RESTRIÇÃO	
	<input type="checkbox"/> NÃO LIBERADO	RESPONSÁVEL TÉCNICO
OO	EMISSÃO INICIAL	RP 15/07/21
REV.	DESCRIÇÃO	RESPONSÁVEL DATA

NOTAS

1. MEDIDAS EM METRO EXCETO ONDE INDICADO
2. CONFERIR MEDIDAS NO LOCAL
3. ADEQUAÇÕES CONFORME RELATÓRIO TÉCNICO E NECESSIDADES ADICIONAIS
- 4.
- 5.
- 6.
- 7.
- 8.
- 9.

**SÃO PAULO** GOVERNO DO ESTADO  
**Secretaria de Saúde**

**GRUPO TÉCNICO DE EDIFICAÇÕES**

Av. Dr. Enéas Carvalho de Aguiar, nº188, 3ºandar  
 São Paulo-SP - Cep:05403-000  
 Tel. (11)3066 8420 Fax (11)3066 8482

DIRETOR DO SITE  
 Eng. YUKIO KITAMURA  
 RESPONSÁVEL TÉCNICO  
 CAMILO CHINGOTTE

UNIDADE  
 Conjunto Hospitalar Mandaqui  
 0004  
 Rua Voluntários da Pátria, 4301 CEP: 02401-400

REFERÊNCIA  
 ADMINISTRATIVO E BANEPA - COBERTURA  
 PROJETO BÁSICO DOS SISTEMAS DE INCÊNDIO

PREVENÇÃO E COMBATE A INCÊNDIO

U11 160


44.480 INDICADA  
 20033-PCI-U11-160-ADM\_BAN-COB-00.DWG

NOTAS

1- VER DETALHES DE SPDA NA FOLHA:U11-168

LEGENDA

	PARA-RAIO
---	-----------

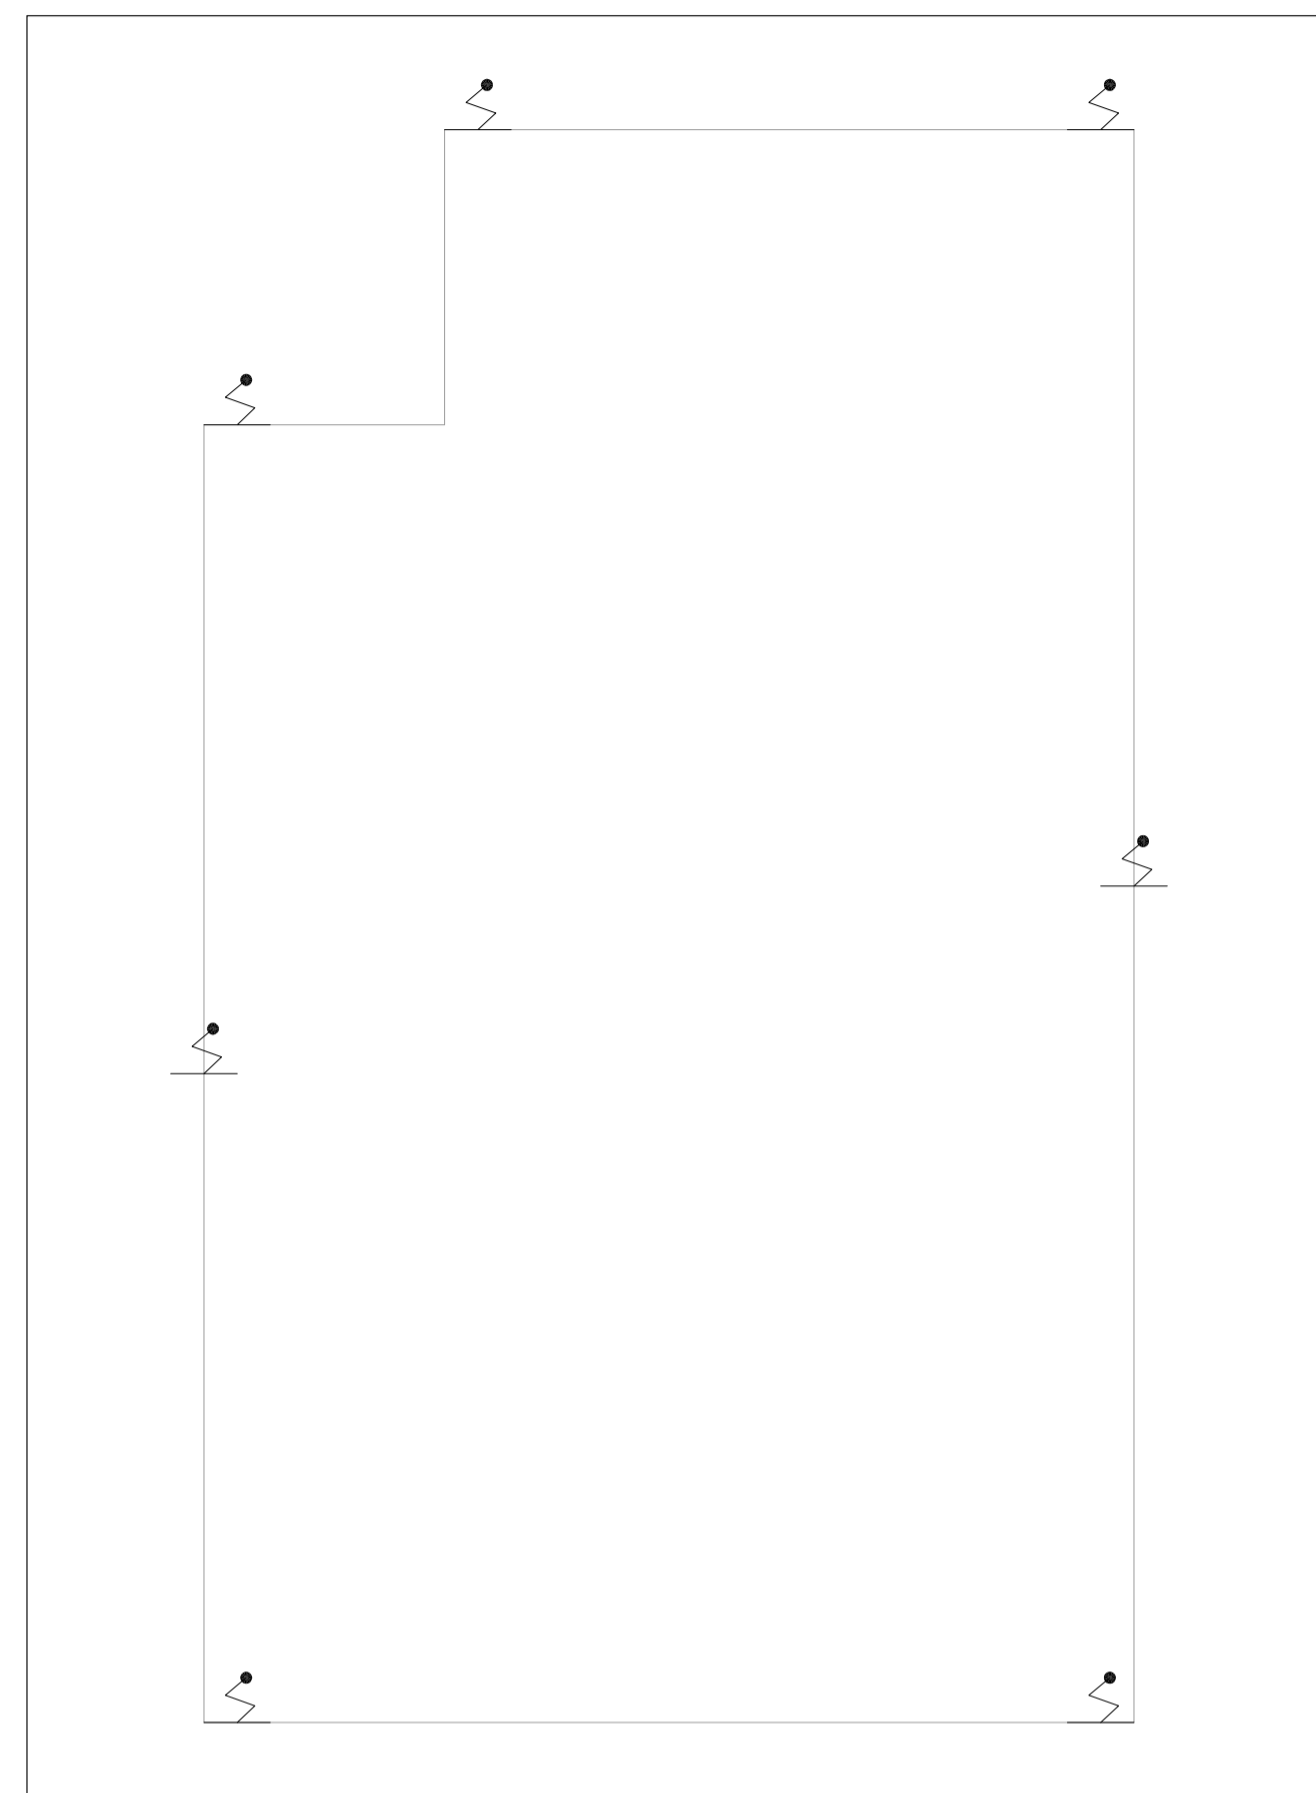

1 **CONJUNTO HOSPITALAR MANDAQUI**  
 PROJETO BÁSICO DOS SISTEMAS DE INCÊNDIO  
 PLANTA BAIXA COBERTURA ESCALA 1:100  
 METRO

MHA Engenharia Ltda Alameda Aragoatã, 2.104 CEB - Torre 1 - 2º Andar Aparecida - Barro Preto - São Paulo - SP Cep:06453-000 São Paulo - SP Tel:01132078 9600/32078 9601 http://www.mha.com.br	ANÁLISE DE PROJETO: <input type="checkbox"/> LIBERADO <input type="checkbox"/> LIBERADO COM RESTRIÇÃO <input type="checkbox"/> NÃO LIBERADO	PROJETO RECEBIDO EM _____ PROJETO APROVADO EM _____ RESPONSÁVEL TÉCNICO _____
	OO EMISSÃO INICIAL _____ RP _____ 15/07/21	
	REV. DESCRIÇÃO _____	RESPONSÁVEL _____

- NOTAS
1. CONFERIR MEDIDAS NO LOCAL
  2. MEDIDAS EM METRO EXCETO ONDE INDICADO
  3. ADEQUAÇÕES CONFORME RELATÓRIO TÉCNICO E NECESSIDADES ADICIONAIS
  4. \_\_\_\_\_
  5. \_\_\_\_\_
  6. \_\_\_\_\_
  7. \_\_\_\_\_
  8. \_\_\_\_\_
  9. \_\_\_\_\_
  10. \_\_\_\_\_

**SÃO PAULO** GOVERNO DO ESTADO  
**Secretaria de Saúde**

**GRUPO TÉCNICO DE EDIFICAÇÕES**

Av. Dr. Enéas Corvalão de Aguiar, nº188, 3ºandar  
 São Paulo-SP - Cep:05403-000  
 Tel. (11)3066 8420 Fax (11)3066 8482

DIRETOR DO SITE:  
 Eng. YUKIO KITAMURA  
 RESPONSÁVEL PROJETO:  
 CAMILO CHINGOTTE

UNIDADE: Conjunto Hospitalar Mandaqui  
 END: Rua Voluntários da Pátria, 4301 CEP: 02401-400

REFERÊNCIA: LABORATÓRIO - COBERTURA  
 PROJETO BÁSICO DOS SISTEMAS DE INCÊNDIO

PREVENÇÃO E COMBATE A INCÊNDIO

CODIGO DO DEPARTAMENTO: U11  
 FOLHA: 161


ASS: 44.480  
 INDICADA: \_\_\_\_\_  
 DATA: JUL/2021

PROJETO: 20033-PCI-U11-161-LAB-COB-00.DWG  
 TITULO: \_\_\_\_\_







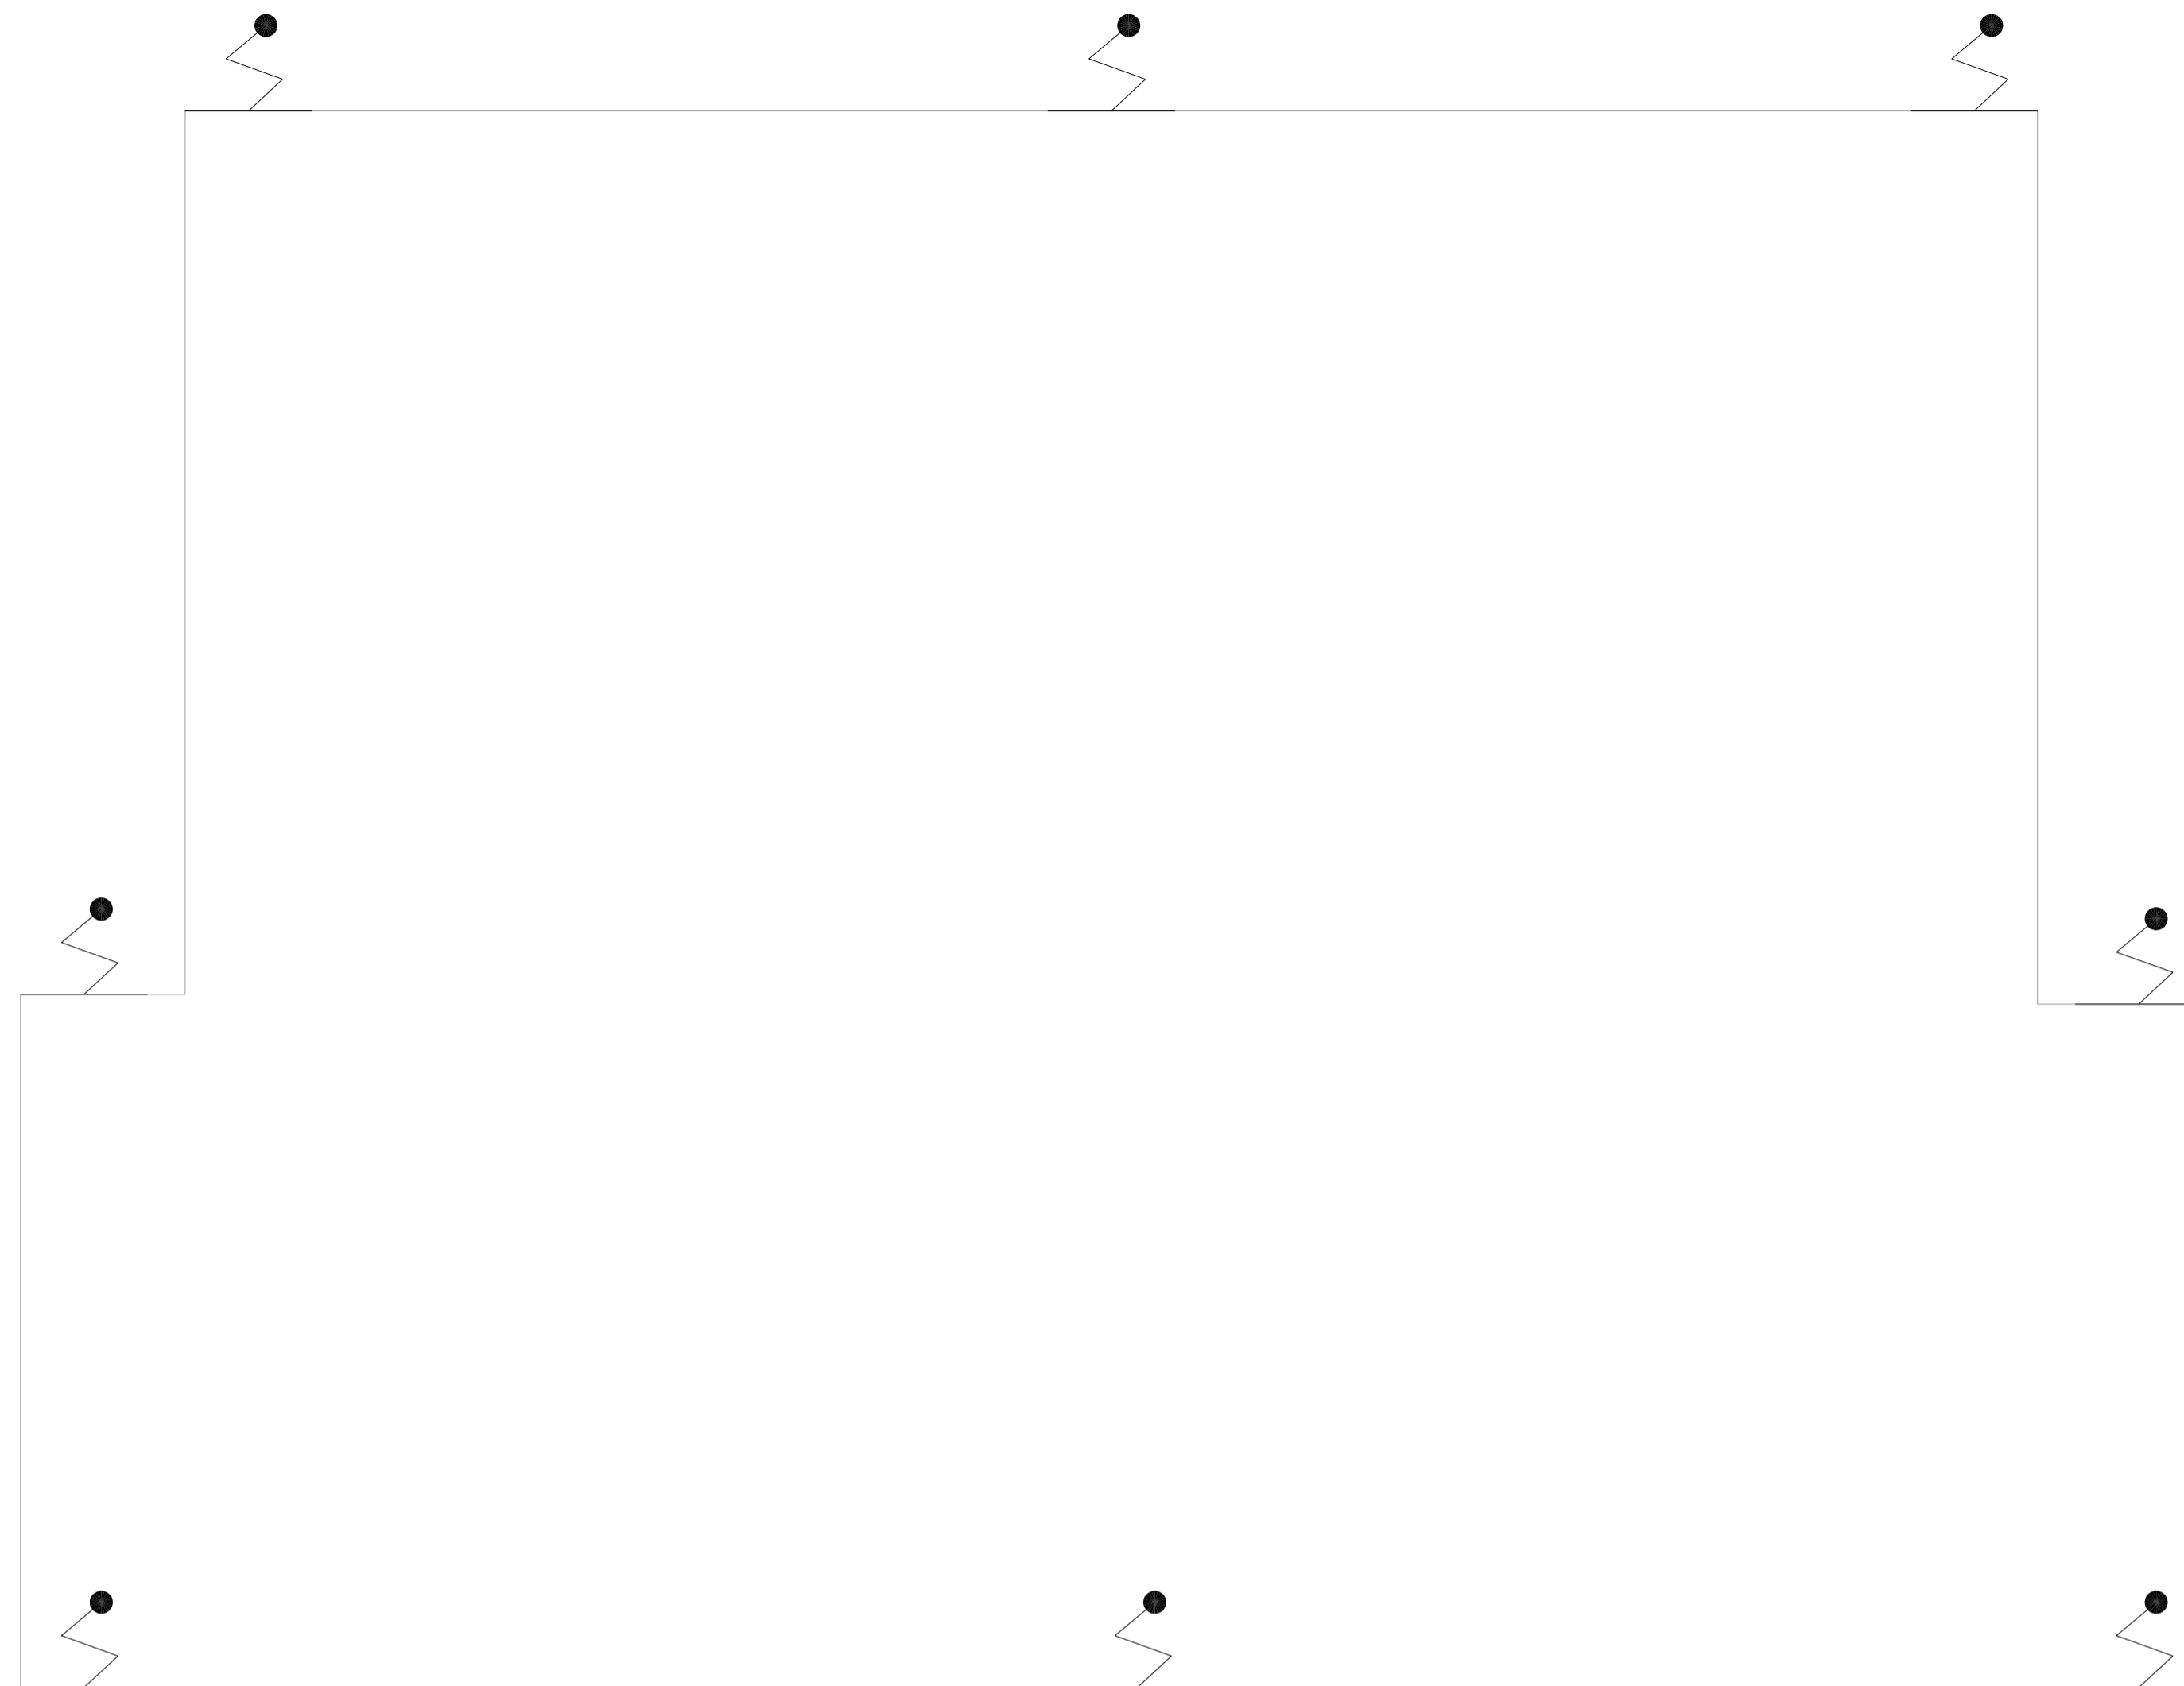

NOTAS	
1- VER DETALHES DE SPDA NA FOLHA:U11-168	
LEGENDA	
	PARA-RAIO

1 **CONJUNTO HOSPITALAR MANDAQUI - CRI**  
 PROJETO BÁSICO DOS SISTEMAS DE INCÊNDIO ESCALA 1:75  
 PLANTA BAIXA COBERTURA - G.A.T / OUVIDORIA METRO

- NOTAS
1. CONFERIR MEDIDAS NO LOCAL
  2. MEDIDAS EM METRO EXCETO ONDE INDICADO
  3. ADEQUAÇÕES CONFORME RELATÓRIO TÉCNICO E NECESSIDADES ADICIONAIS
  4. \_\_\_\_\_
  5. \_\_\_\_\_
  6. \_\_\_\_\_
  7. \_\_\_\_\_
  8. \_\_\_\_\_
  9. \_\_\_\_\_
  10. \_\_\_\_\_


MHA Engenharia Ltda Alameda Aragoatã, 2.104 CEB - Torre 1 - 2º Andar Aparecida - Barro Preto - São Paulo - SP Cep:06455-000 São Paulo - SP Tel:01132378 9600/32378 9601 http://www.mha.com.br	ANÁLISE DE PROJETO: <input type="checkbox"/> LIBERADO <input type="checkbox"/> LIBERADO COM RESTRIÇÃO <input type="checkbox"/> NÃO LIBERADO	PROJETO RECEBIDO EM _____ PROJETO APROVADO EM _____ RESPONSÁVEL TÉCNICO _____								
	<table border="1"> <tr> <td>OO</td> <td>EMISSÃO INICIAL</td> <td>RP</td> <td>15/07/21</td> </tr> <tr> <td>REV.</td> <td>DESCRIÇÃO</td> <td>RESPONSÁVEL</td> <td>DATA</td> </tr> </table>		OO	EMISSÃO INICIAL	RP	15/07/21	REV.	DESCRIÇÃO	RESPONSÁVEL	DATA
	OO	EMISSÃO INICIAL	RP	15/07/21						
	REV.	DESCRIÇÃO	RESPONSÁVEL	DATA						
		UNIDADE: Conjunto Hospitalar Mandaqui END: Rua Voluntários da Pátria, 4301 CEP: 02401-400 REFERÊNCIA: G.A.T / OUVIDORIA - COBERTURA PROJETO BÁSICO DOS SISTEMAS DE INCÊNDIO								
		PREVENÇÃO E COMBATE A INCÊNDIO CÓDIGO DO DEPARTAMENTO: U11 FOLHA: 164 ANO: 44, 480 INDICADA: _____ DATA: JUL/2021 ARQUIVO: 20033-PCI-U11-164-GAT-COB-00.DWG								

**SÃO PAULO** | Secretaria de Saúde  
**GOVERNO DO ESTADO**  
**GRUPO TÉCNICO DE EDIFICAÇÕES**  
 Av. Dr. Enéas Corvalão de Aguiar, nº188, 3ºandar  
 São Paulo-SP - Cep:05403-000  
 Tel. (11)3066 8420 Fax (11)3066 8482  
 DIRETOR DO SITE: Eng. YUKIO KITAMURA  
 RESPONSÁVEL TÉCNICO: CAMILO CHINGOTTE

NOTAS

1.- VER DETALHES DE SPDA NA FOLHA U11-168

LEGENDA	
	PARA-RAO

 

1 **CONJUNTO HOSPITALAR MANDAQUI - PSQUIATRIA INFANTIL**  
 PROJETO BÁSICO DOS SISTEMAS DE INCÊNDIO ESCALA 1:75  
 PLANTA BAIXA COBERTURA METRO

MHA Engenharia Ltda R. ... CNPJ: ...	ANÁLISE DE PROJETO <input type="checkbox"/> LIBERADO <input type="checkbox"/> LIBERADO COM RESTRIÇÃO <input type="checkbox"/> NÃO LIBERADO	PROJETO RECEBIDO EM _____ PROJETO APROVADO EM _____ RESPONSÁVEL TÉCNICO _____ DATA
--	---	--

REV	DESCRIÇÃO	RESPONSÁVEL	DATA
00	EMISSÃO INICIAL	RP	15/07/21

**SÃO PAULO** Secretaria de Saúde  
**GRUPO TÉCNICO DE EDIFICAÇÕES**

Projeto: Conjunto Hospitalar Mandaqui  
 Rua ...  
 PSIQ. INFANTIL - COBERTURA  
 PROJETO BÁSICO DOS SISTEMAS DE INCÊNDIO  
 PREVENÇÃO E COMBATE A INCÊNDIO

PROJETO Nº 165  
 DATA 03/2021  
 Nº 480 INICIADA  
 20033-PQ-U11-165-PSIQ-COB-00.DWG

 
PROJETO: Eng.º YUIRO KITAMURA  
 CAMILO CHINGOTTI

- NOTAS
1. CONFERIR MEDIDAS NO LOCAL
  2. MEDIDAS EM METRO, EXCETO ONDE INDICADO
  3. ADAPTAÇÕES CONFORME RELATÓRIO TÉCNICO E NECESSIDADES ADICIONAIS
  - 4.
  - 5.
  - 6.
  - 7.
  - 8.
  - 9.
  - 10.

NOTAS

1- VER DETALHES DE SPDA NA FOLHA U11-168

LEGENDA  
PARA-RAO



1 **CONJUNTO HOSPITALAR MANDAQUI**  
 PROJETO BÁSICO DOS SISTEMAS DE INCÊNDIO  
 PLANTA BAIXA COBERTURA  
 ESCALA: 1:100  
 METRO

MHA Engenharia Ltda Rua... São Paulo, SP	ANÁLISE DE PROJETO	PROJETO RECEBIDO EM
	<input type="checkbox"/> LIBERADO	PROJETO APROVADO EM
	<input type="checkbox"/> LIBERADO COM RESTRIÇÃO	
	<input type="checkbox"/> NÃO LIBERADO	RESPONSÁVEL TÉCNICO

REV	EMISSÃO INICIAL	RP	15/07/21
01	DESCRIBÇÃO	RESPONSÁVEL	DATA

- NOTAS
1. CONFERIR MEDIDAS NO LOCAL
  2. MEDIDAS EM METRO, EXCETO ONDE INDICADO
  3. ADAPTAÇÕES CONFORME RELATÓRIO TÉCNICO E NECESSIDADES ADICIONAIS
  - 4.
  - 5.
  - 6.
  - 7.
  - 8.
  - 9.
  - 10.

**SÃO PAULO** Secretaria de Saúde

**GRUPO TÉCNICO DE EDIFICAÇÕES**


Conjunto Hospitalar Mandaqui  
 Ambulatório - COBERTURA  
 PROJETO BÁSICO DOS SISTEMAS DE INCÊNDIO

PREVENÇÃO E COMBATE A INCÊNDIO

U11  
 Nº 480  
 20033-PQ-U11-166-AMB-COB-00.DWG

166  
 03/2021

Eng.º YUKIO KITAMURA  
 CÂMILA CHINGOTTI

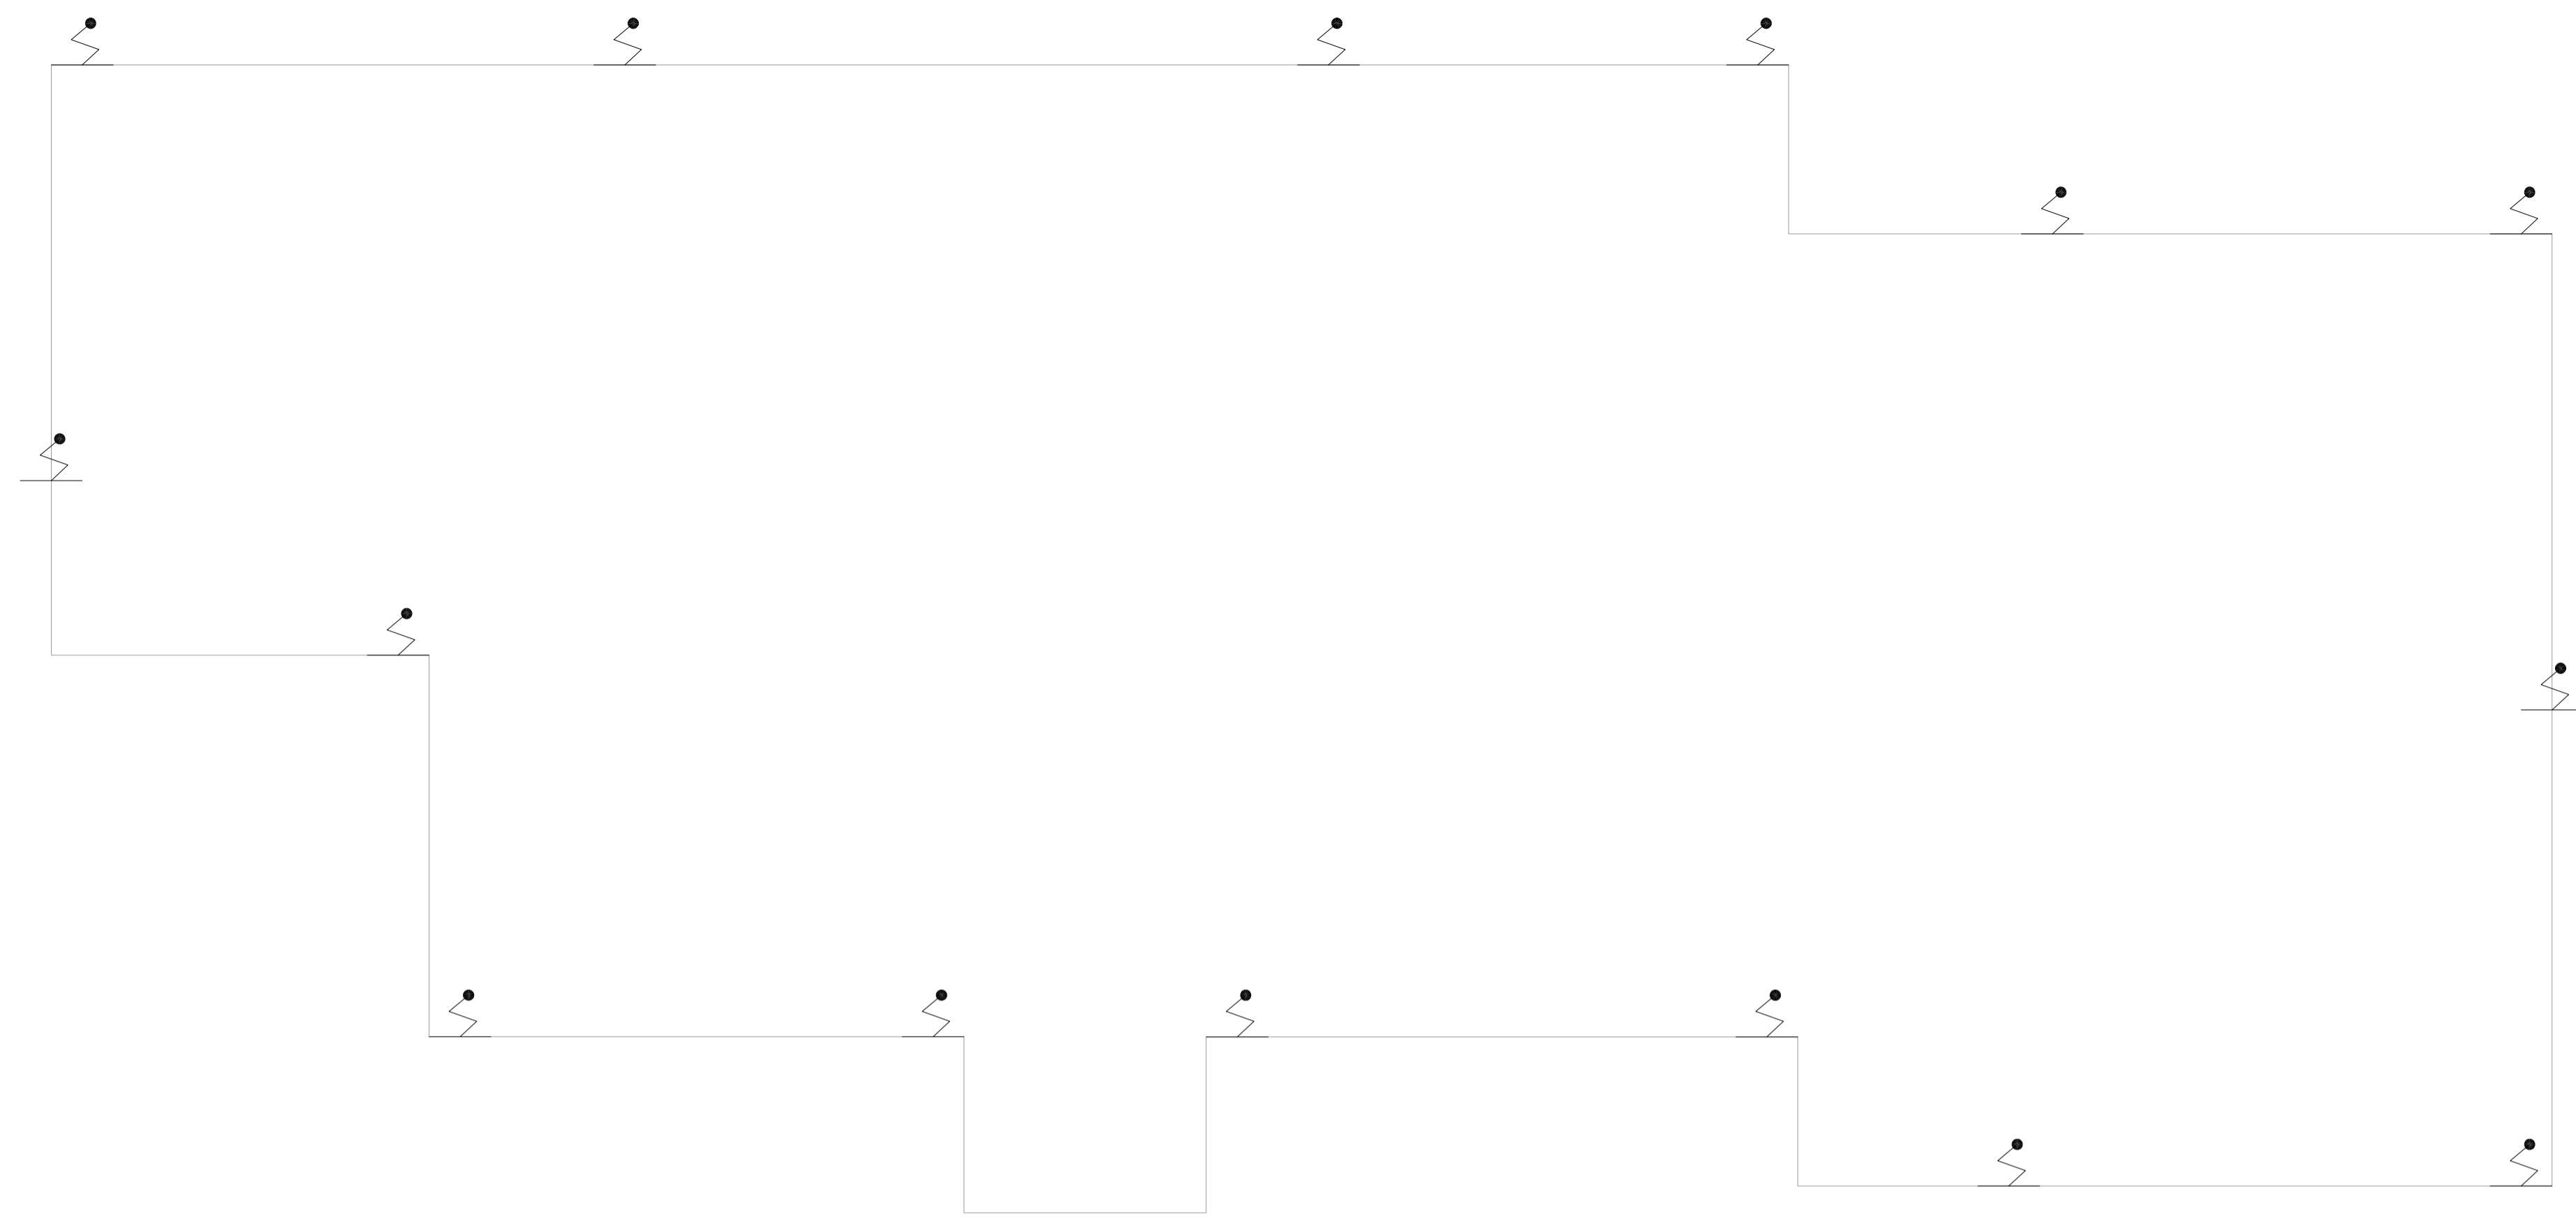

NOTAS	
1- VER DETALHES DE SPDA NA FOLHA:U11-168	
LEGENDA	
	PARA-RAIO

1 **CONJUNTO HOSPITALAR MANDAQUI**  
 PROJETO BÁSICO DOS SISTEMAS DE INCÊNDIO  
 PLANTA BAIXA COBERTURA ESCALA 1:50  
METRO

MHA Engenharia Ltda Alameda Aragoatã, 2.104 1224 - Torre 1 - 2º Andar Aparecida - Barroeta de São Paulo - SP Cep:06455-000 São Paulo - SP Tel:01132378 9000/32378 9001 http://www.mha.com.br	ANALISE DE PROJETO <input type="checkbox"/> LIBERADO <input type="checkbox"/> LIBERADO COM RESTRIÇÃO <input type="checkbox"/> NÃO LIBERADO	PROJETO RECEBIDO EM _____ PROJETO APROVADO EM _____ RESPONSÁVEL TÉCNICO _____
	REV. EMISSÃO INICIAL <span style="float: right;">RP 15/07/21</span>	
	REV. DESCRIÇÃO	RESPONSÁVEL

- NOTAS
- MEDIDAS EM METRO EXCETO ONDE INDICADO
  - CONFERIR MEDIDAS NO LOCAL
  - ADEQUAÇÕES CONFORME RELATÓRIO TÉCNICO E NECESSIDADES ADICIONAIS
  - \_\_\_\_\_
  - \_\_\_\_\_
  - \_\_\_\_\_
  - \_\_\_\_\_
  - \_\_\_\_\_
  - \_\_\_\_\_
  - \_\_\_\_\_

**SÃO PAULO** | Secretaria de Saúde  
**GOVERNO DO ESTADO** | Saúde

**GRUPO TÉCNICO DE EDIFICAÇÕES**

Av. Dr. Enéas Carvalho de Aguiar, nº188, 3ºandar  
 São Paulo-SP - Cep:05403-000  
 Tel. (11)3066 8420 Fax (11)3066 8482

DIRETOR DO SITE: Eng. YUKIO KITAMURA  
 ARQUITETO RESPONSÁVEL: CAMILO CHINGOTTE

UNIDADE	Conjunto Hospitalar Mandaqui
ENDEREÇO	Rua Voluntários da Pátria, 4301 CEP: 02401-400
REFERÊNCIA	ARQUIVO MÉDICO - COBERTURA PROJETO BÁSICO DOS SISTEMAS DE INCÊNDIO
<b>PREVENÇÃO E COMBATE A INCÊNDIO</b>	
CODIGO DO EDIFICIO	FOLHA
U11	167
ANEXO	INDICADA
44_480	JUL/2021
20033-PCI-U11-167-ARG-COB-00.DWG	

