


NOTAS

1- VER DETALHES DE SPDA NA FOLHA U11-168

| LEGENDA | |
|---------|----------|
| | PARA-RAO |

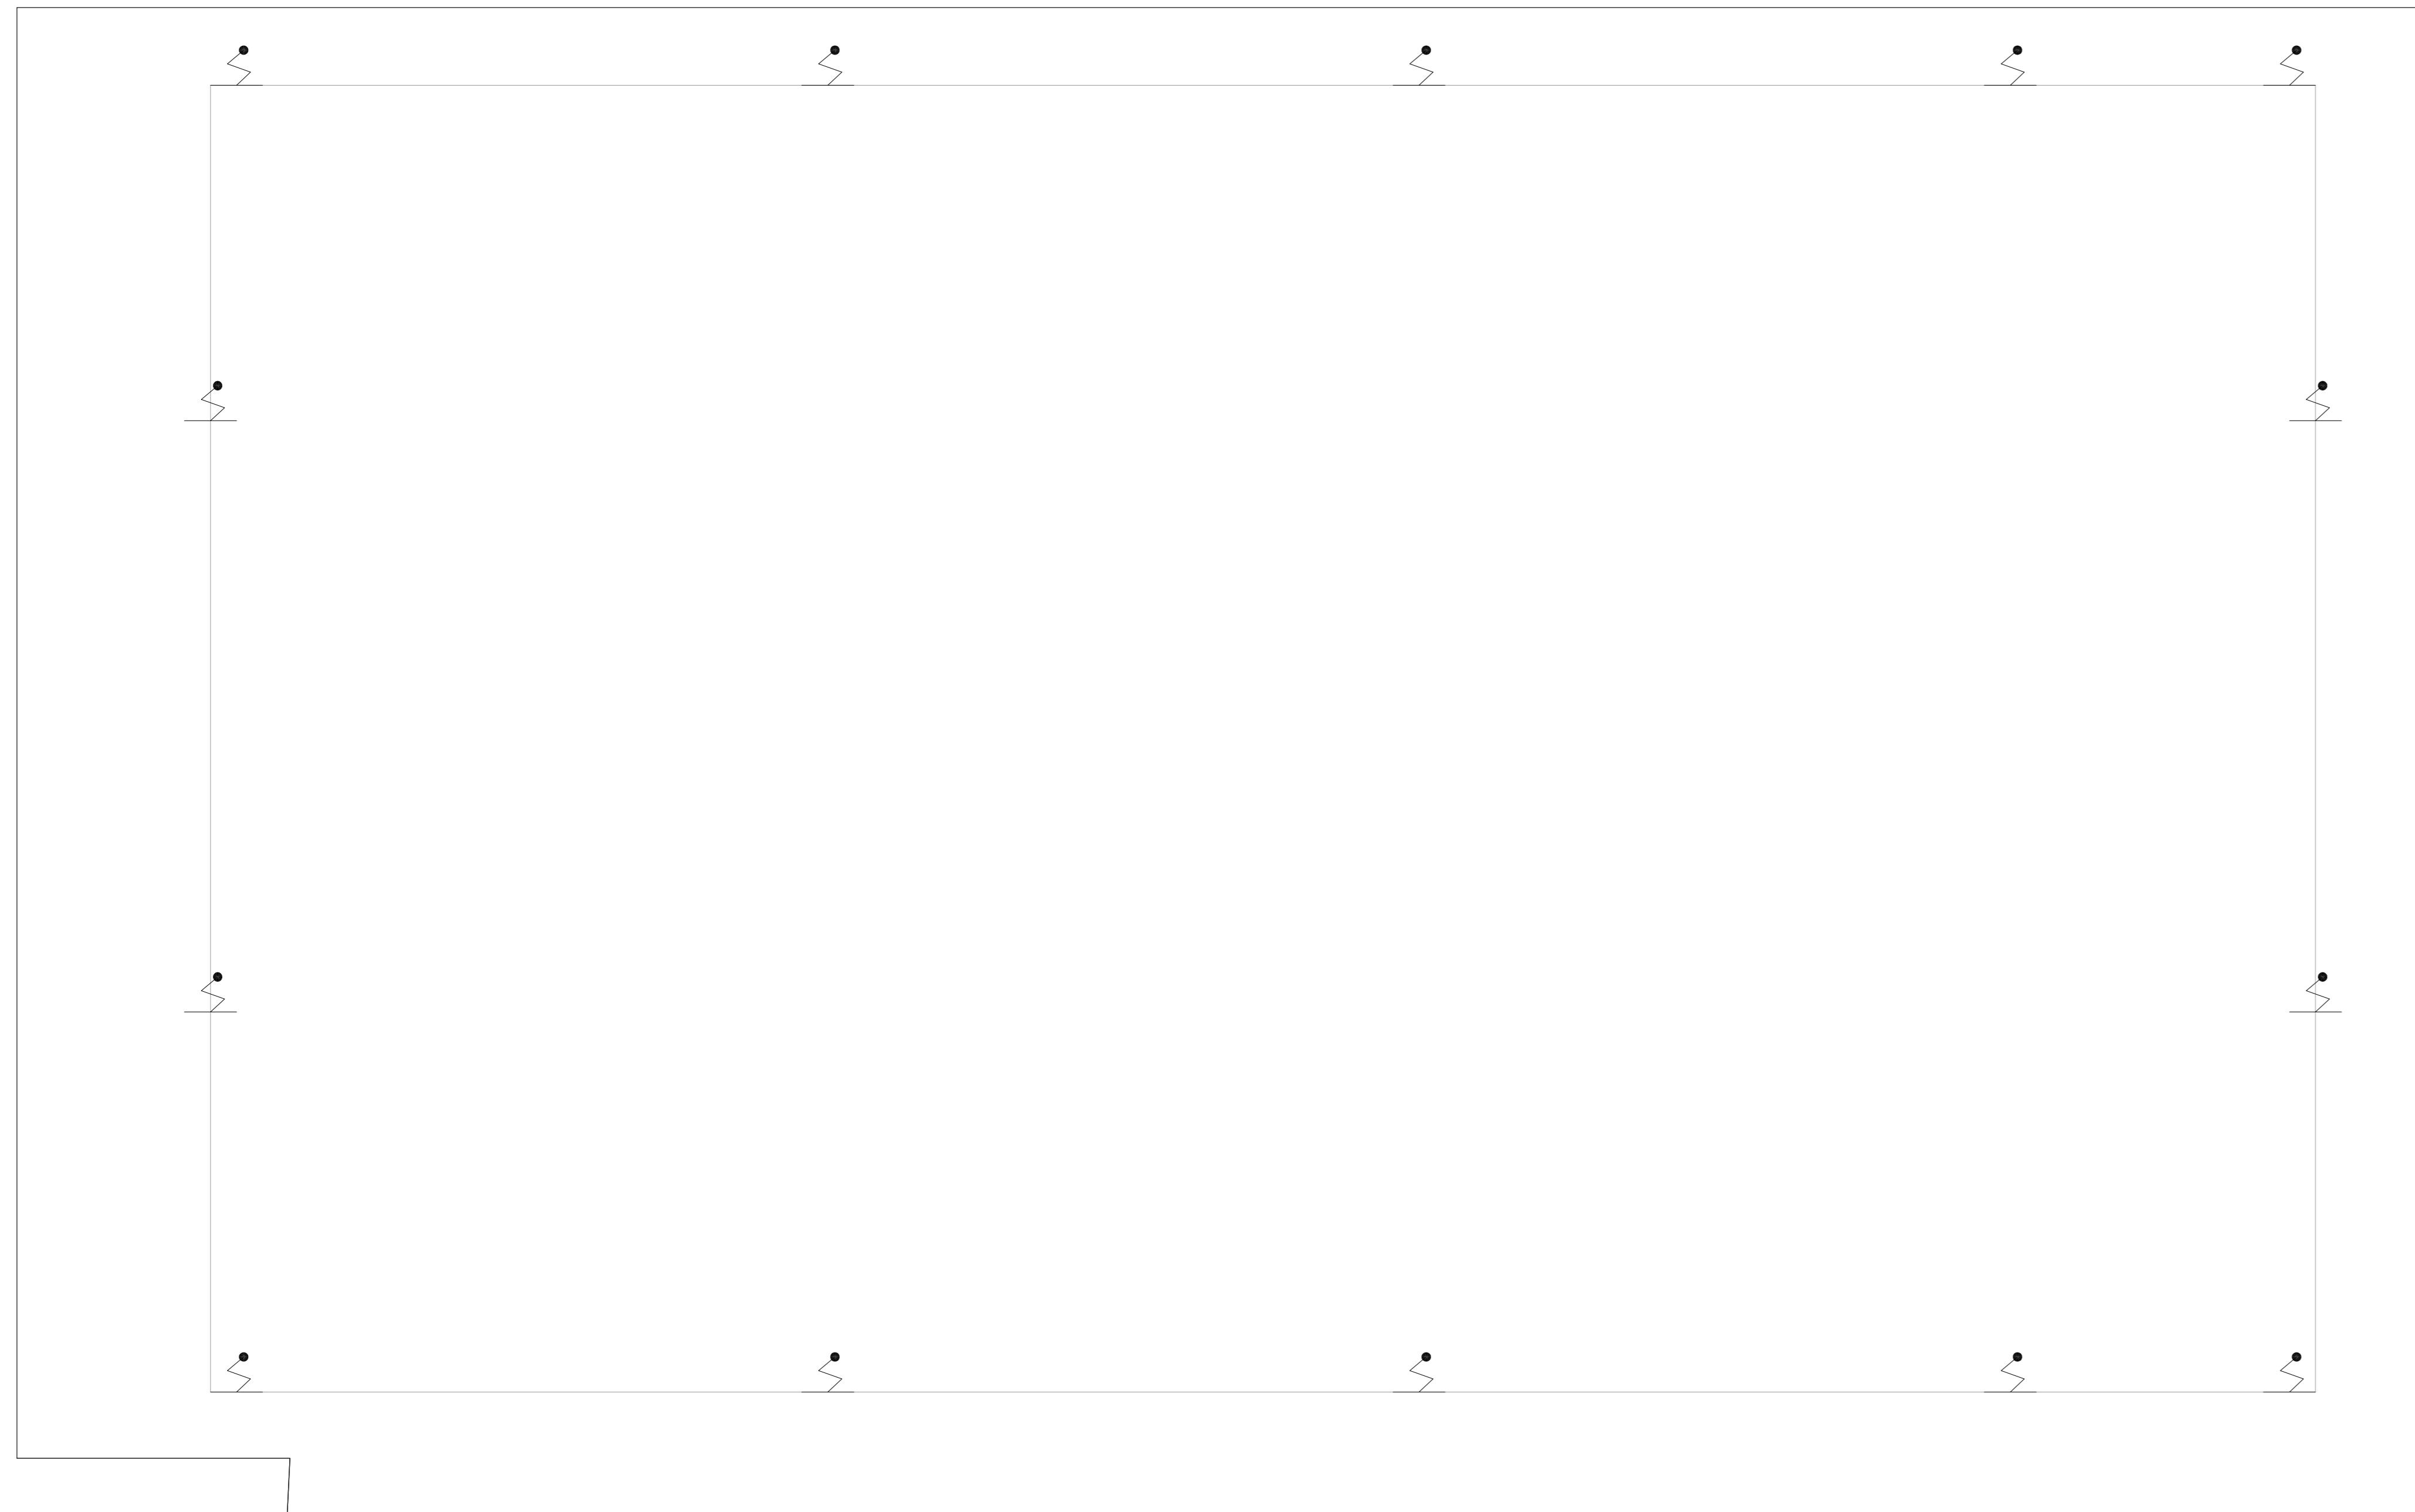

2 CONJUNTO HOSPITALAR MANDAQUI
 PROJETO BÁSICO DOS SISTEMAS DE INCÊNDIO
 PLANTA BAIXA COBERTURA ESCALA 1:75
 METRO

| | | |
|--|---|---|
| MHA Engenharia Ltda R. ... CNPJ: ... | ANÁLISE DE PROJETO <input type="checkbox"/> LIBERADO <input type="checkbox"/> LIBERADO COM RESTRIÇÃO <input type="checkbox"/> NÃO LIBERADO | PROJETO RECEBIDO EM PROJETO APROVADO EM RESPONSÁVEL TÉCNICO |
|--|---|---|

| REV | EMISSÃO INICIAL | RP | 15/07/21 |
|-----|-----------------|-------------|----------|
| 00 | EMISSÃO INICIAL | RP | 15/07/21 |
| REV | DESCRIÇÃO | RESPONSÁVEL | DATA |

- NOTAS
1. MEDIDAS EM METRO EXCETO ONDE INDICADO
 2. CONFERIR MEDIDAS NO LOCAL
 3. ADEQUAÇÕES CONFORME RELATÓRIO TÉCNICO E NECESSIDADES ADICIONAIS
 - 4.
 - 5.
 - 6.
 - 7.
 - 8.
 - 9.

SÃO PAULO GOVERNO DO ESTADO Secretaria de Saúde

GRUPO TÉCNICO DE EDIFICAÇÕES

PREVENÇÃO E COMBATE A INCÊNDIO

Projeto: Conjunto Hospitalar Mandaqui
 Alvará de Licença nº 4301/SEP-02401-400

PROJETO: ALMOXARIFADO DA FARMÁCIA - COBERTURA
 PROJETO BÁSICO DOS SISTEMAS DE INCÊNDIO

Plano: U11
 Folha: 159

Projeto: 20033-PCI-U11-159-ALM_FARM-COB-00.DWG

Projeto: Eng. YUIRO KITAMURA
 Camilo Chingotte