


NOTAS

1- VER DETALHES DE SPDA NA FOLHA:U11-168

LEGENDA

	PARA-RAIO
---	-----------

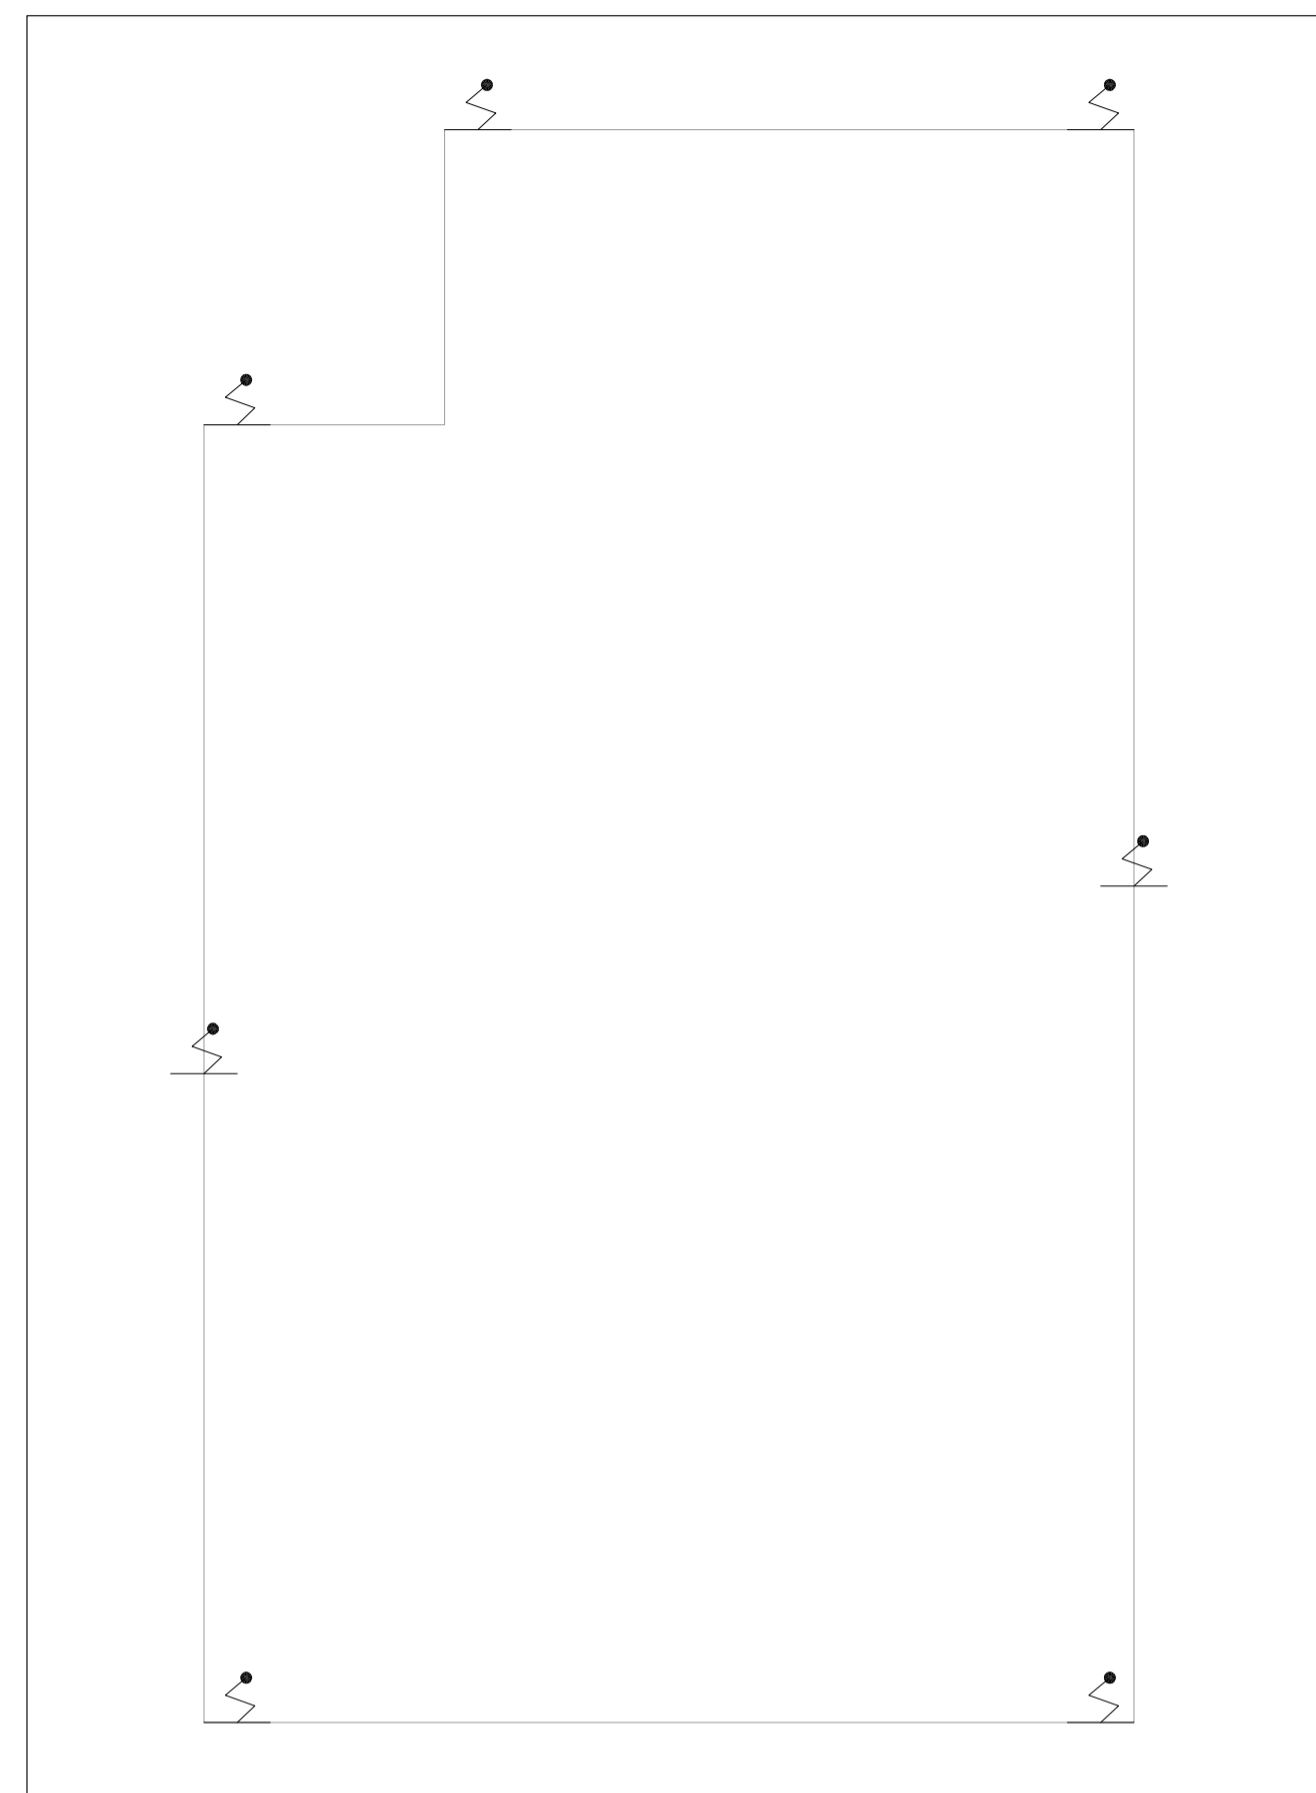

1 **CONJUNTO HOSPITALAR MANDAQUI**
 PROJETO BÁSICO DOS SISTEMAS DE INCÊNDIO ESCALA 1:100
 PLANTA BAIXA COBERTURA METRO

NOTAS

1. CONFERIR MEDIDAS NO LOCAL
2. MEDIDAS EM METRO EXCETO ONDE INDICADO
3. ADEQUAÇÕES CONFORME RELATÓRIO TÉCNICO E NECESSIDADES ADICIONAIS
4. _____
5. _____
6. _____
7. _____
8. _____
9. _____
10. _____

MHA Engenharia Ltda Alameda Aragoatã, 2.104 CEB - Torre 1 - 2º Andar Aparecida - Barro Preto - São Paulo - SP Cep:06453-000 São Paulo - SP Tel:01132078 9600/32078 9601 http://www.mha.com.br	ANÁLISE DE PROJETO: <input type="checkbox"/> LIBERADO <input type="checkbox"/> LIBERADO COM RESTRIÇÃO <input type="checkbox"/> NÃO LIBERADO	PROJETO RECEBIDO EM _____ PROJETO APROVADO EM _____ RESPONSÁVEL TÉCNICO _____
---	--	---

REV.	EMISSÃO INICIAL	RP	15/07/21
REV.	DESCRIÇÃO	RESPONSÁVEL	DATA

SÃO PAULO GOVERNO DO ESTADO
Secretaria de Saúde

GRUPO TÉCNICO DE EDIFICAÇÕES

Av. Dr. Enéas Corvalão de Aguiar, nº188, 3ºandar
 São Paulo-SP - Cep:05403-000
 Tel. (11)3066 8420 Fax (11)3066 8482

PROF. DR. CTE
 Eng. YUKIO KITAMURA
 PROJ. DR. PRES. CAMILO CHINGOTTE

UNIDADE: Conjunto Hospitalar Mandaqui
 END: Rua Voluntários da Pátria, 4301 CEP: 02401-400

REFERÊNCIA: LABORATÓRIO - COBERTURA
 PROJETO BÁSICO DOS SISTEMAS DE INCÊNDIO

PREVENÇÃO E COMBATE A INCÊNDIO

CODIGO DO DEPARTAMENTO: U11
 FOLHA: 161

DATA: 44.480 INDICADA: JUL/2021

ARQUIVO: 20033-PCI-U11-161-LAB-COB-00.DWG