

NOTAS

1- PARA DETALHES DE SPDA VER FOLHA U19-128

LEGENDA


PARA-RXO



1 **HOSPITAL GUILHERME ALVARO - EDIFICIO 14**  
 PROJETO BASICO DOS SISTEMAS DE INCENDIO  
 PLANTA BAIXA COBERTURA - PREDIO RADIOTERAPIA

ESCALA 1:100  
 METRO

PLANTA CHAVE

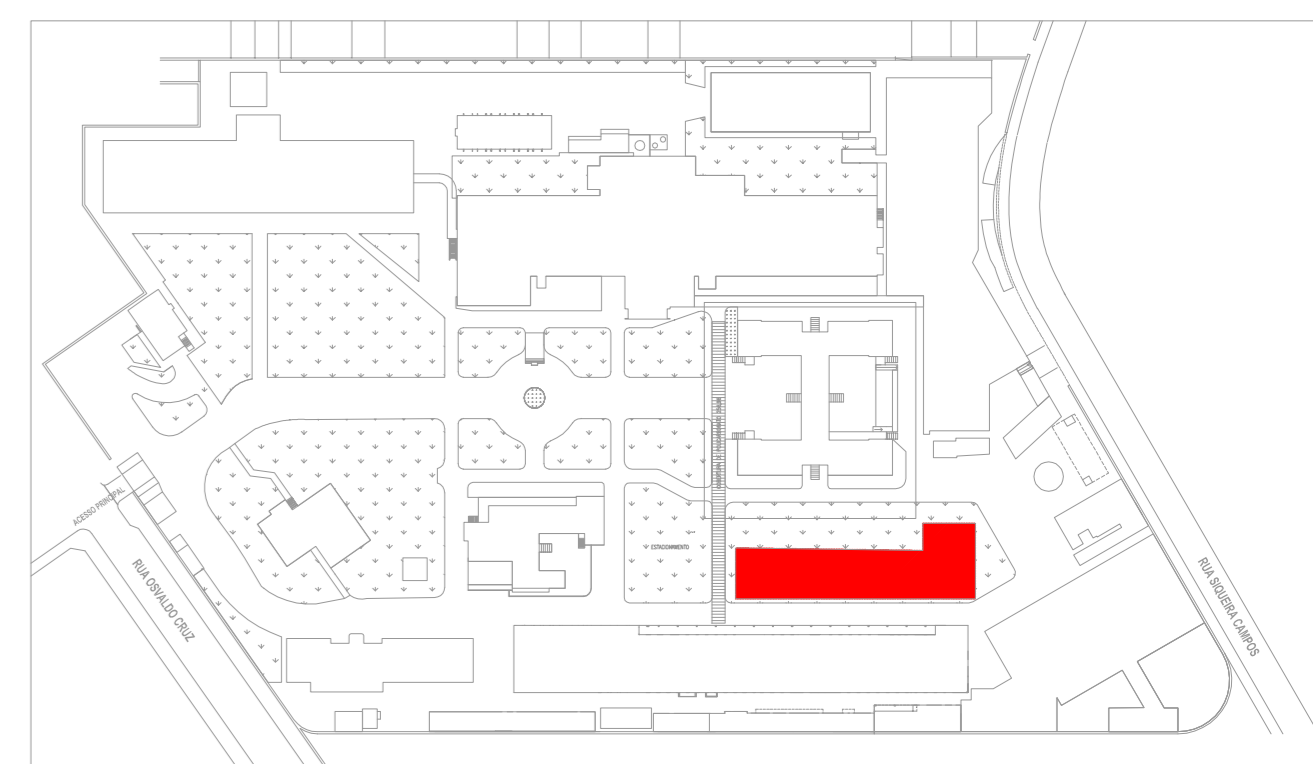

MHA Engenharia Ltda Rua... São Paulo - SP	<input type="checkbox"/> LIBERADO <input type="checkbox"/> LIBERADO COM RESTRIÇÃO <input type="checkbox"/> NÃO LIBERADO	PROJETO RECEBIDO EM PROJETO APROVADO EM RESPONSÁVEL TÉCNICO
	ANÁLISE DE PROJETO	
	DATA	

REV	DESCRIÇÃO	RESPONSÁVEL	DATA
00	EMISSÃO INICIAL	RP	15/07/21

- NOTAS
1. CONFERIR MEDIDAS NO LOCAL
  2. MEDIDAS EM METRO EXCETO ONDE INDICADO
  3. ADIQUILACÕES CONFORME RELATORIO TECNICO E NECESSIDADES ADICIONAIS
  - 4.
  - 5.
  - 6.
  - 7.
  - 8.
  - 9.
  - 10.

**SÃO PAULO** Secretaria de Saúde  
 GOVERNO DO ESTADO

**GRUPO TÉCNICO DE EDIFICAÇÕES**

HOSPITAL GUILHERME ALVARO  
 PROJETO BASICO DOS SISTEMAS DE INCENDIO  
 EDIFICIO 14 - PREDIO RADIOTERAPIA - COBERTURA

PREVENÇÃO E COMBATE A INCENDIO

U19 121

Av. Dr. Enéas de Carvalho Aguiar, nº188, 2º andar  
 São Paulo - SP Cep: 04040-000  
 Tel: (11)3066 8420 Fax: (11)3066 8482

PROJETO: Engº YUKIO KITAMURA  
 CAMILO CHINGOTTI