

NOTAS

 
1- PARA DETALHES DE SPDA VER FOLHA U19-128

LEGENDA

PARA-RXO




1 **HOSPITAL GUILHERME ÁLVARO - EDIFÍCIO 11**
 PROJETO BÁSICO DOS SISTEMAS DE INCÊNDIO
 PLANTA BAIXA - PAVILHÃO DE SERVIÇOS
 ESCALA 1:100
 METRO



2 **HOSPITAL GUILHERME ÁLVARO - EDIFÍCIO 11**
 PROJETO BÁSICO DOS SISTEMAS DE INCÊNDIO
 PLANTA BAIXA - PAVILHÃO DE SERVIÇOS
 ESCALA 1:100
 METRO

PLANTA CHAVE

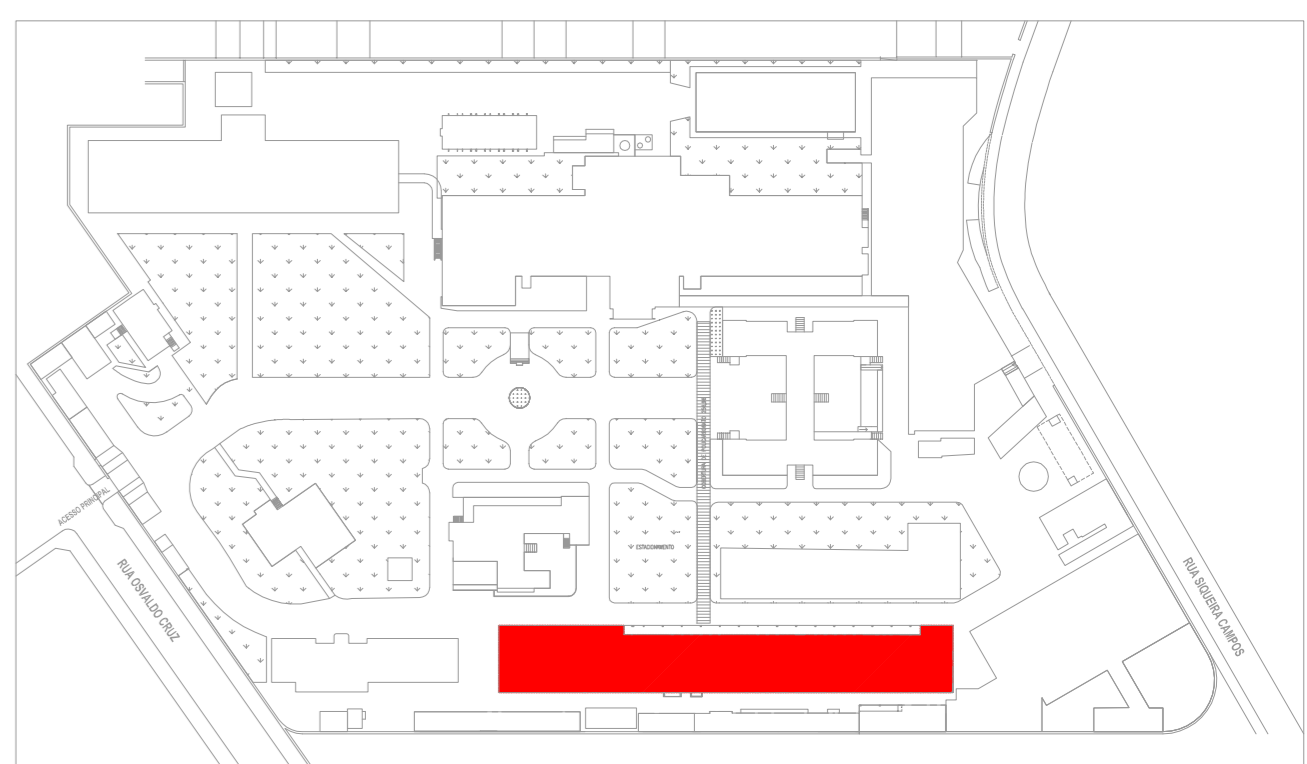

MHA Engenharia Ltda Rua... São Paulo - SP	<input type="checkbox"/> LIBERADO <input type="checkbox"/> LIBERADO COM RESTRIÇÃO <input type="checkbox"/> NÃO LIBERADO	PROJETO RECEBIDO EM PROJETO APROVADO EM RESPONSÁVEL TÉCNICO
	ANÁLISE DE PROJETO	
	DATA	

REV	EMISSÃO INICIAL	RP	15/07/21

NOTAS

1. CONFERIR MEDIDAS NO LOCAL
2. MEDIDAS EM METRO, EXCETO ONDE INDICADO
3. ADAPTAÇÕES CONFORME RELATÓRIO TÉCNICO E NECESSIDADES ADICIONAIS
- 4.
- 5.
- 6.
- 7.
- 8.
- 9.
- 10.

SÃO PAULO Secretaria de Saúde

GRUPO TÉCNICO DE EDIFICAÇÕES

HOSPITAL GUILHERME ÁLVARO
 PROJETO BÁSICO DOS SISTEMAS DE INCÊNDIO
 EDIFÍCIO 11 - PAVILHÃO DE SERVIÇOS - COBERTURA
 PROJETO BÁSICO DOS SISTEMAS DE INCÊNDIO

PREVENÇÃO E COMBATE A INCÊNDIO

U19 122

10/2021

20033-PQ-U19-122-ED11-COB-00.DWG

Eng.º YUKIO KITAMURA
 CÂMILA CHINGOTTI