


NOTAS

1- PARA DETALHES DE SPDA VER FOLHA U19-128

LEGENDA


PARA-FRISO

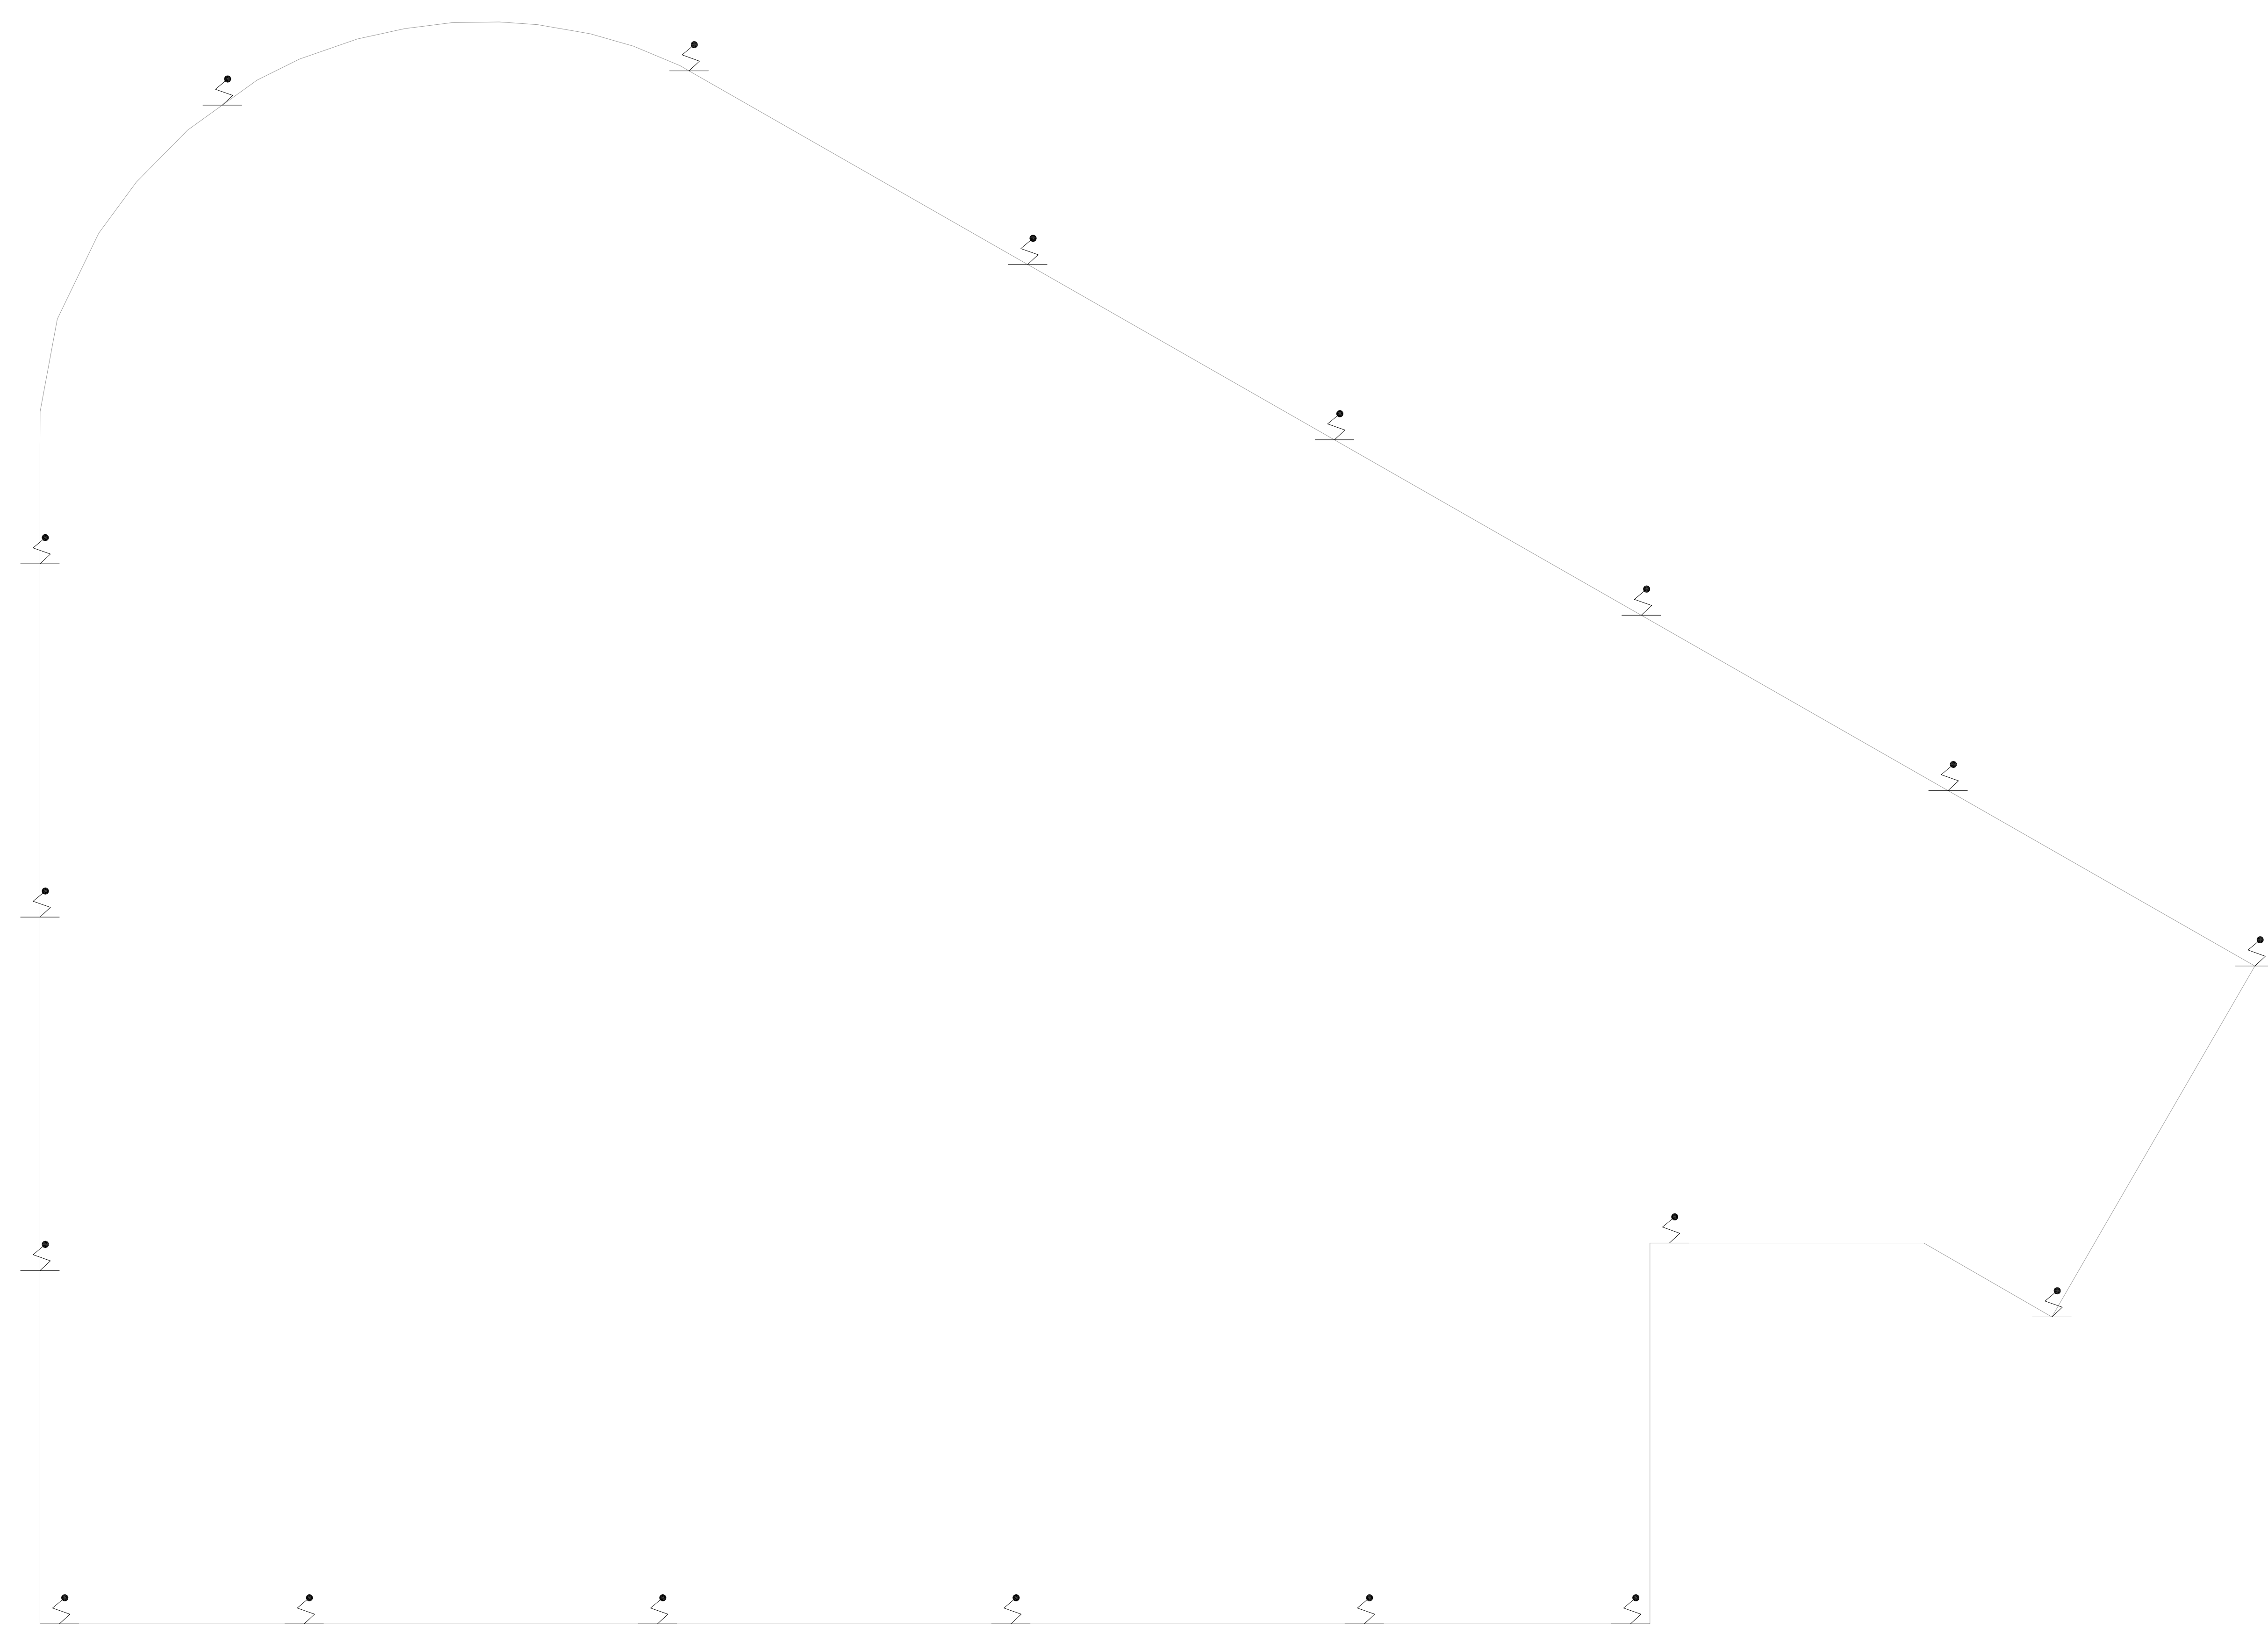

1 HOSPITAL GUILHERME ÁLVARO - EDIFÍCIO 10  
PROJETO BÁSICO DOS SISTEMAS DE INCÊNDIO  
PLANTA BAIXA COBERTURA

ESCALA 1:100  
METRO

PLANTA CHAVE

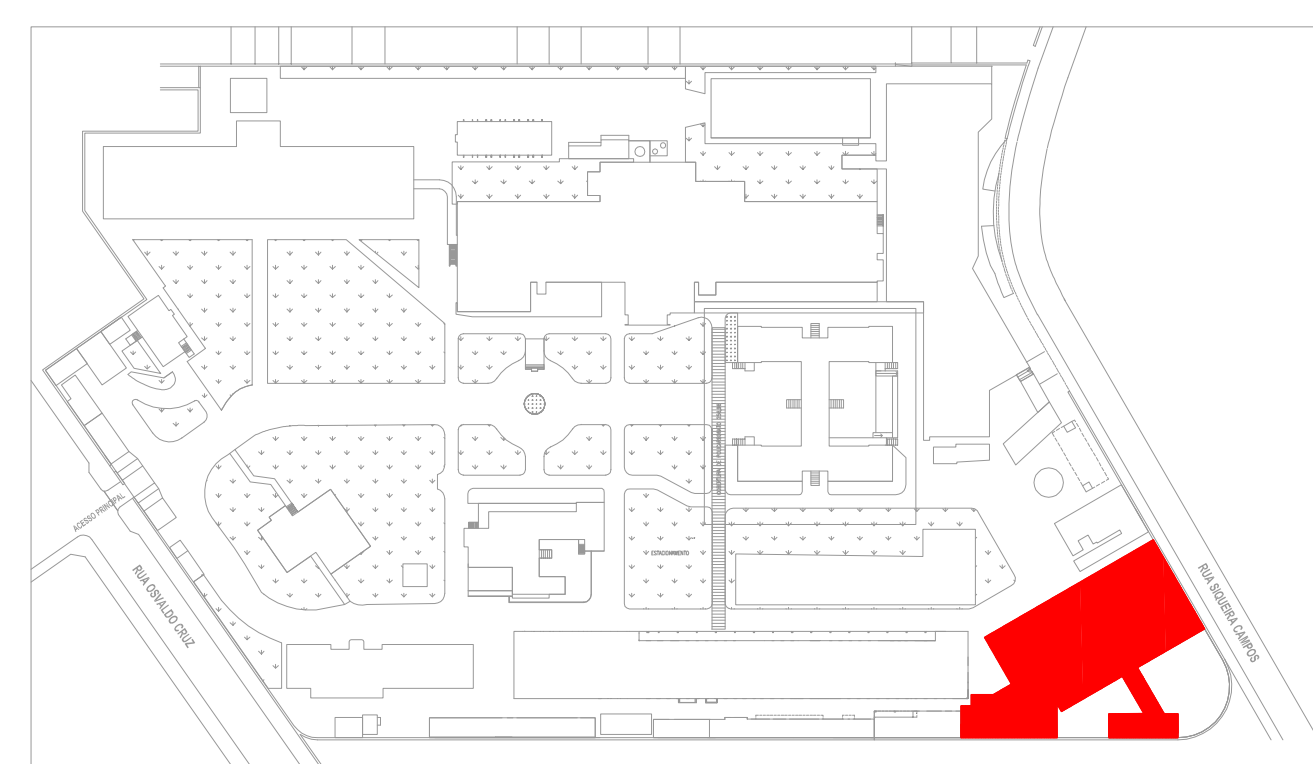

MHA Engenharia Ltda Rua... São Paulo - SP	<input type="checkbox"/> LIBERADO	PROJETO RECEBIDO EM
	<input type="checkbox"/> LIBERADO COM RESTRIÇÃO	PROJETO APROVADO EM
	<input type="checkbox"/> NÃO LIBERADO	RESPONSÁVEL TÉCNICO

REV	EMISSÃO INICIAL	RP	15/07/21

**SÃO PAULO** **Secretaria de Saúde**  
**GRUPO TÉCNICO DE EDIFICAÇÕES**  
 HOSPITAL GUILHERME ÁLVARO  
 PROJETO BÁSICO DOS SISTEMAS DE INCÊNDIO  
 PREVENÇÃO E COMBATE A INCÊNDIO  
 U19 - 123  
 15/07/2021  
 20033-PQ-U19-123-ED10-COR-00.DWG

- NOTAS
1. CONFERIR MEDIDAS NO LOCAL
  2. MEDIDAS EM METRO, EXCETO ONDE INDICADO
  3. ADIQUILAR CONFORME RELATÓRIO TÉCNICO E NECESSIDADES ADICIONAIS
  - 4.
  - 5.
  - 6.
  - 7.
  - 8.
  - 9.
  - 10.