


NOTAS

 
1- PARA DETALHES DE SPDA VER FOLHA: U20-124

LEGENDA

PARA-RAIO

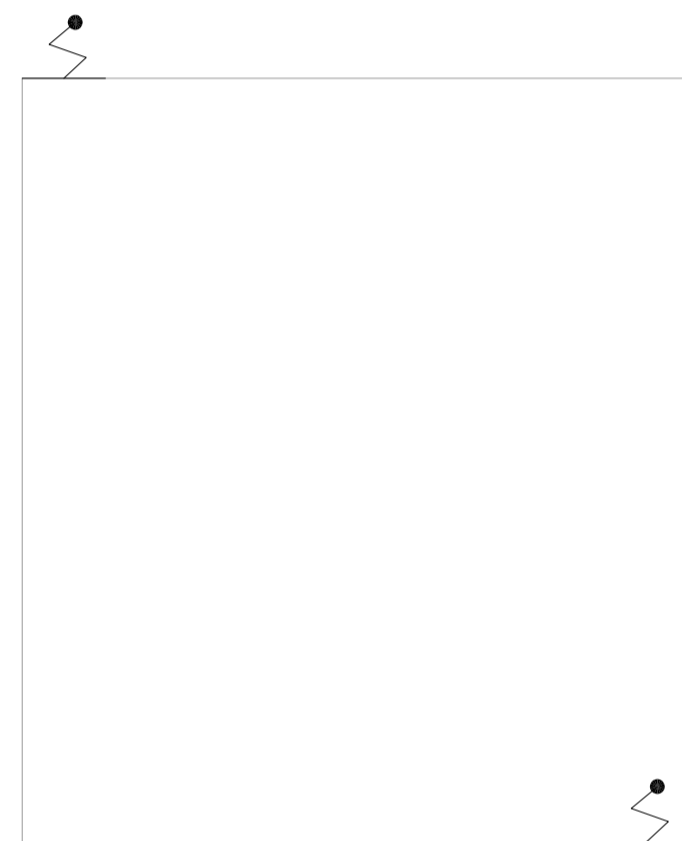

1 HOSP. DR. ARNALDO PEZUTTI CAVALCANTE
PROJETO BÁSICO DOS SISTEMAS DE INCÊNDIO
PLANTA BAIXA COBERTURA - SUBESTAÇÃO
ESCALA 1:50
METRO



2 HOSP. DR. ARNALDO PEZUTTI CAVALCANTE
PROJETO BÁSICO DOS SISTEMAS DE INCÊNDIO
PLANTA BAIXA COBERTURA - SALA DO GERADOR
ESCALA 1:50
METRO

- NOTAS
1. CONFERIR MEDIDAS NO LOCAL
 2. MEDIDAS EM METRO EXCETO ONDE INDICADO
 3. ADEQUAÇÕES CONFORME RELATÓRIO TÉCNICO E NECESSIDADES ADICIONAIS
 - 4.
 - 5.
 - 6.
 - 7.
 - 8.
 - 9.
 - 10.

MHA Engenharia Ltda Alameda Aragoatã, 2.104 Cj. 08 - Torre 1 - 2º Andar Alphaville - Barueri de São Paulo Cep:06453-000 São Paulo - SP Tel:01132078-9600/22078-9601 http://www.mha.com.br	ANÁLISE DE PROJETO	PROJETO RECEBIDO
	<input type="checkbox"/> LIBERADO	PROJETO APROVADO EM
	<input type="checkbox"/> LIBERADO COM RESTRIÇÃO	EM
<input type="checkbox"/> NÃO LIBERADO	RESPONSÁVEL TÉCNICO	

REV.	DESCRIÇÃO	RESPONSÁVEL	DATA
00	EMISSION INICIAL	RP	15/07/21

SÃO PAULO GOVERNO DO ESTADO
Secretaria de Saúde

GRUPO TÉCNICO DE EDIFICAÇÕES

Av. Dr. Enéas Carvalho de Aguiar, nº188, 3ºandar
 São Paulo-SP Cep: 05403-000
 Tel. (11)3066-8420 Fax (11)3066-8482

DIRETOR DO SITE:
 Eng. YUKIO KITAMURA
 RESPONSÁVEL TÉCNICO:
 CAMILO CHINGOTTE

UNIDADE: HOSP. DR. ARNALDO PEZUTTI CAVALCANTE
 LOCAL: Estação das Varinhas, km 3,5 Mogi das Cruzes CEP. 08751-970

REFERÊNCIA: SUBESTAÇÃO / SALA DO GERADOR - COBERTURA
 PROJETO BÁSICO DOS SISTEMAS DE INCÊNDIO

PREVENÇÃO E COMBATE A INCÊNDIO

CODIGO DO DEPARTAMENTO: U20
 FOLHA: 113

DATA DE EMISSÃO: 3.3.814
 DATA DE INDICAÇÃO: JUL/2021

PROJETO: 20033-PCI-U20-113-CAB-COB-00.DWG