


NOTAS

1- PARA DETALHES DE SPDA VER FOLHA: U20-124

LEGENDA
PARA-RAO

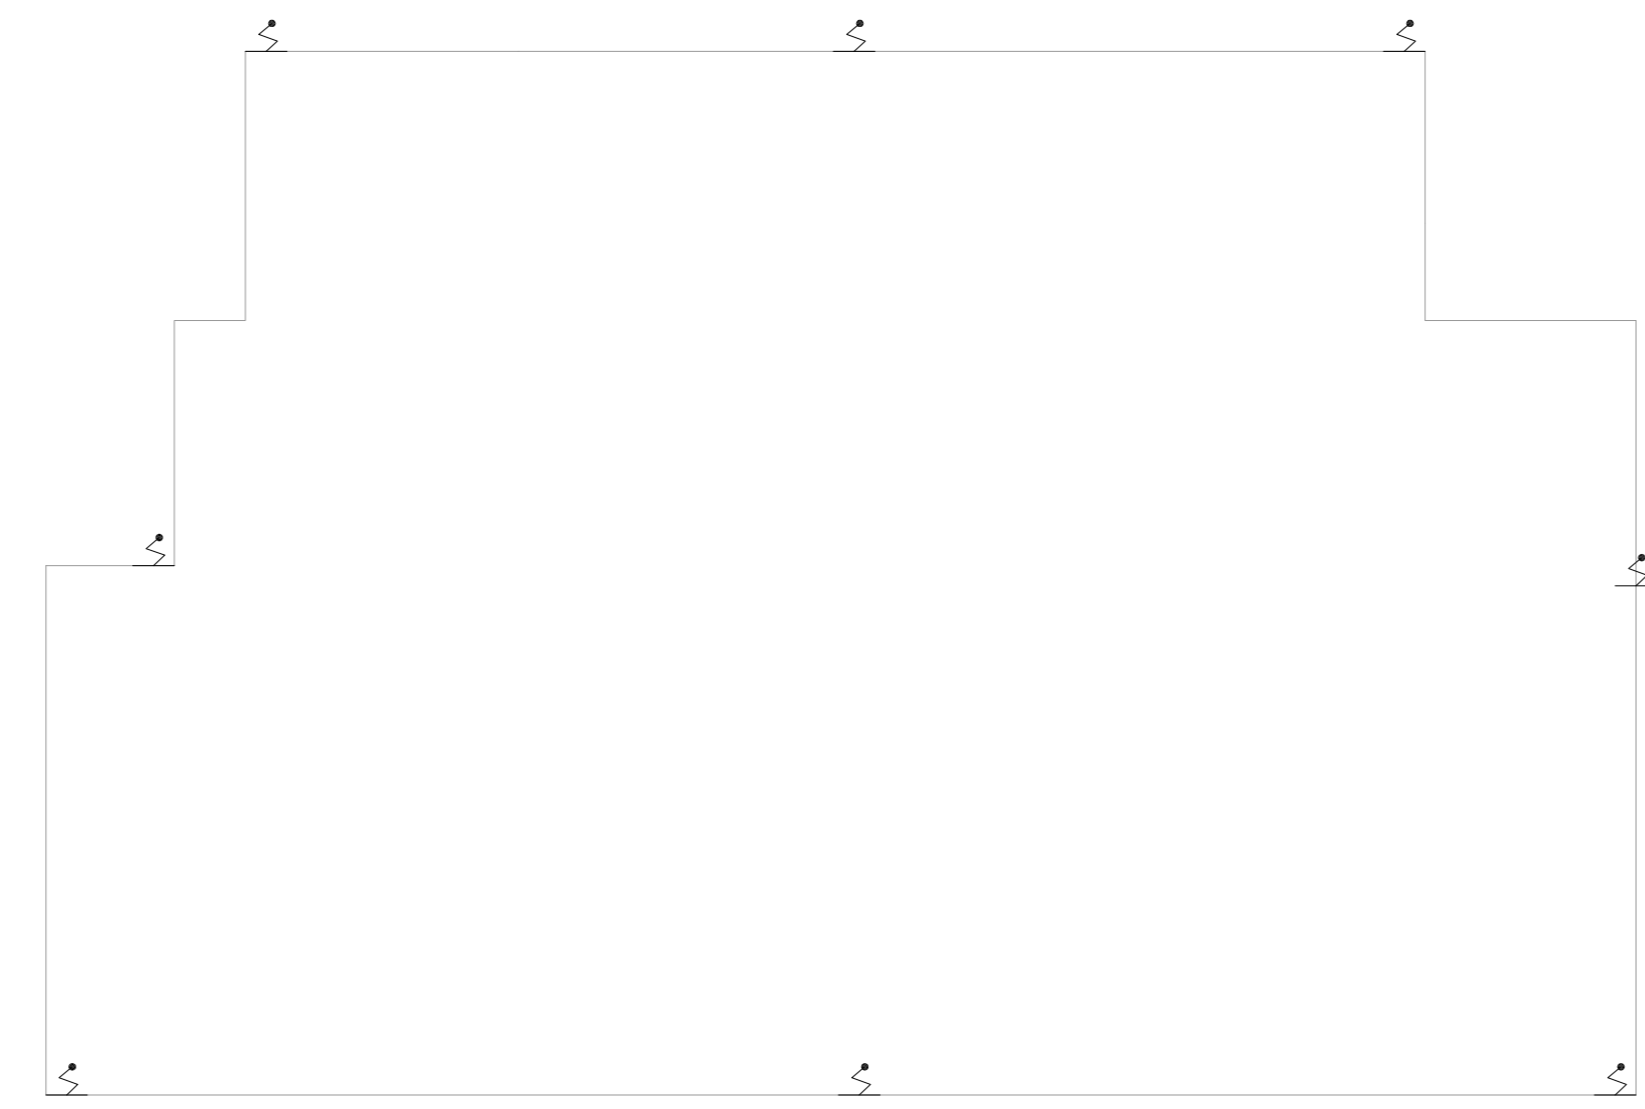

1 **HOSP. DR. ARNALDO PEZUTTI CAVALCANTE - CASTELINHO**
PROJETO BÁSICO DOS SISTEMAS DE INCÊNDIO
PLANTA BAIXA - COBERTURA
ESCALA: 1:100
METRO

MHA Engenharia Ltda Rua... São Paulo - SP	<input type="checkbox"/> LIBERADO <input type="checkbox"/> LIBERADO COM RESTRIÇÃO <input type="checkbox"/> NÃO LIBERADO	PROJETO RECEBIDO EM PROJETO APROVADO EM
	RESPONSÁVEL TÉCNICO	
	00 EMISSÃO INICIAL	RP 15/07/21
	REV. DESCRIÇÃO	RESPONSÁVEL DATA

- NOTAS
1. CONFERIR MEDIDAS NO LOCAL
 2. MEDIDAS EM METRO EXCETO ONDE INDICADO
 3. ADAPTAÇÕES CONFORME RELATÓRIO TÉCNICO E NECESSIDADES ADICIONAIS
 - 4.
 - 5.
 - 6.
 - 7.
 - 8.
 - 9.
 - 10.

SÃO PAULO Secretaria de Saúde

GRUPO TÉCNICO DE EDIFICAÇÕES

HOSP. DR. ARNALDO PEZUTTI CAVALCANTE
 CASTELINHO - COBERTURA
 PROJETO BÁSICO DOS SISTEMAS DE INCÊNDIO

PREVENÇÃO E COMBATE A INCÊNDIO

U20 114

11/2021

Av. Dr. Enéas de Azevedo, nº 188, 3º andar
 São Paulo-SP Cep: 05403-000
 Tel: (11)3066-8420 Fax: (11)3066-8482

Eng.º YUKIO KITAMURA
 CAMELO CHINGOTTI