


NOTAS

1- PARA DETALHES DE SPDA VER FOLHA: U20-124

LEGENDA

PARA-RAIO

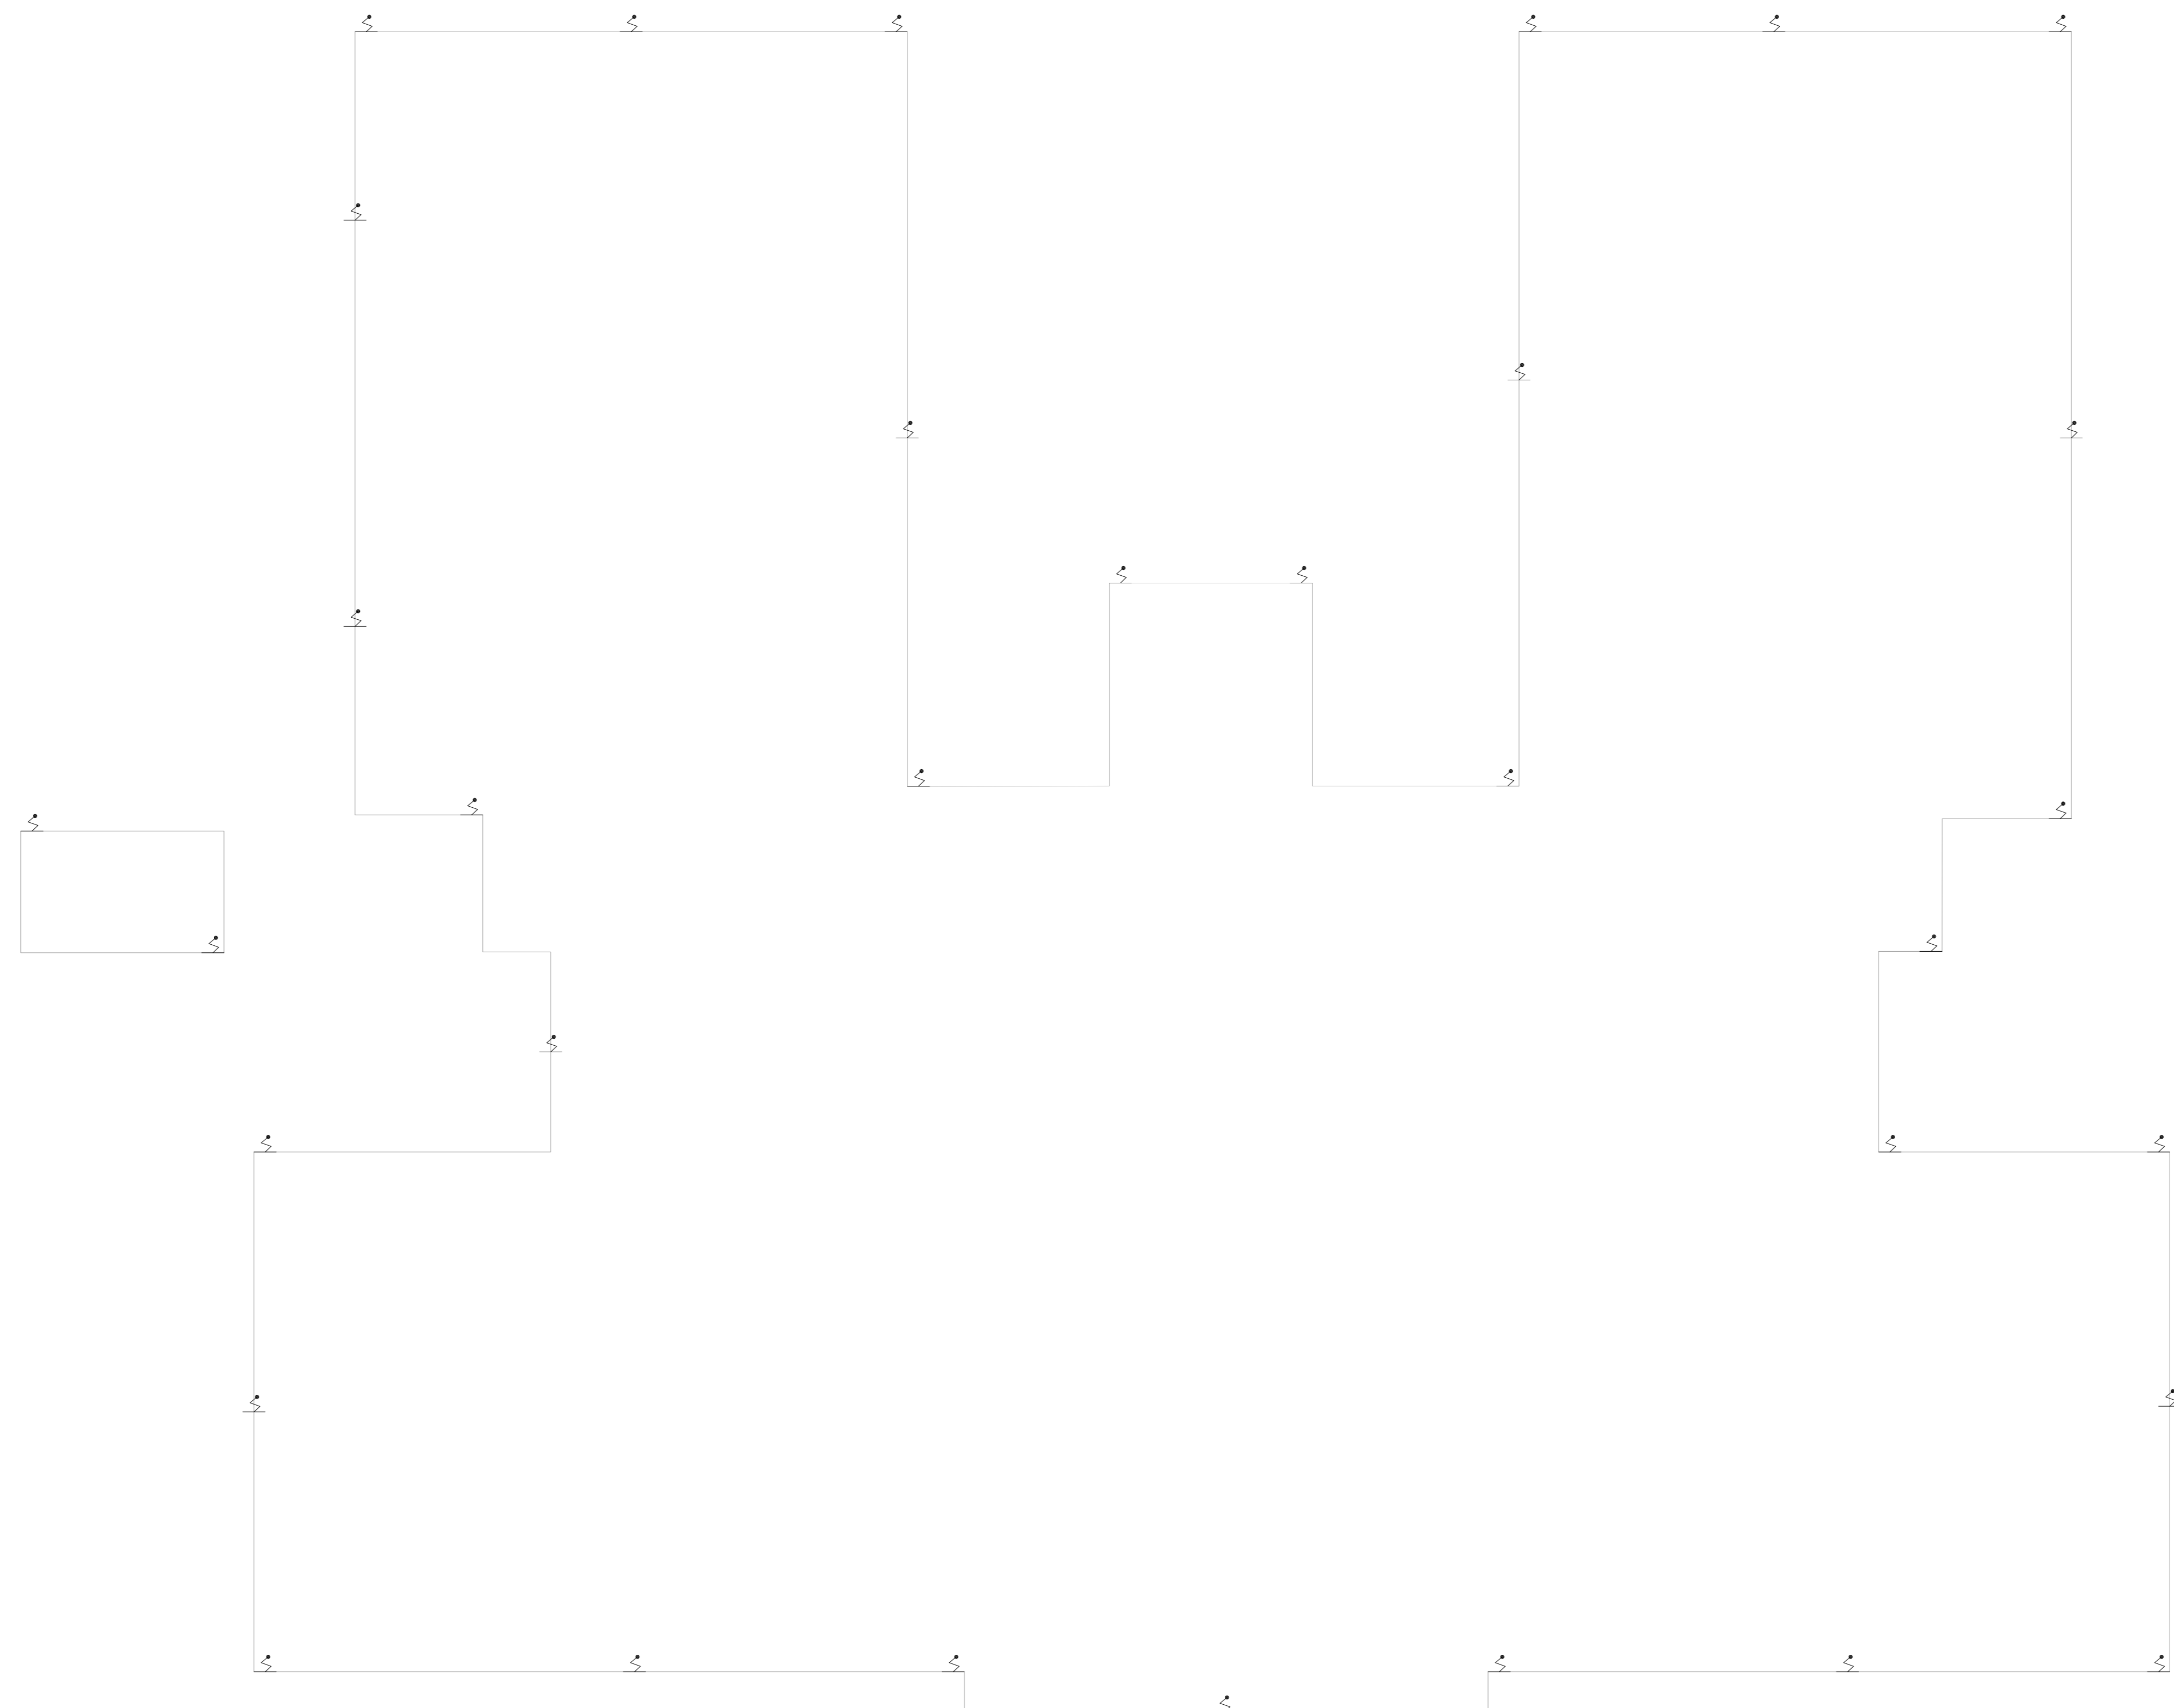

1 **HOSP. DR. ARNALDO PEZUTTI CAVALCANTE** ESCALA 1:100
 PROJETO BÁSICO DOS SISTEMAS DE INCÊNDIO PLANTA BAIXA - COBERTURA METRO

MHA Engenharia Ltda Rua... São Paulo, SP	<input type="checkbox"/> LIBERADO <input type="checkbox"/> LIBERADO COM RESTRIÇÃO <input type="checkbox"/> NÃO LIBERADO	ANÁLISE DE PROJETO PROJETO RECEBIDO EM PROJETO APROVADO EM RESPONSÁVEL TÉCNICO
	DATA RESPONSÁVEL	DATA
	DATA	DATA
	DATA	DATA

REV	EMISSÃO INICIAL	RP	15/07/21
1	EMISSÃO INICIAL	RP	15/07/21
2	DESCRÇÃO	RESPONSÁVEL	DATA

SÃO PAULO Secretaria de Saúde
 GOVERNO DO ESTADO

GRUPO TÉCNICO DE EDIFICAÇÕES

HOSP. DR. ARNALDO PEZUTTI CAVALCANTE
 Estado das Várzea, km 3,5 Mogi das Cruzes CEP: 08751-970

CUIDADOS PALEATIVOS - INTERNAÇÃO - COBERTURA
 PROJETO BÁSICO DOS SISTEMAS DE INCÊNDIO

PREVENÇÃO E COMBATE A INCÊNDIO

Hoja 118
 U20

Av. Dr. Ezequiel Corvo de Aguiar, nº 185, 3º andar
 São Paulo-SP Cep: 05403-000
 Tel: (11) 3066 8420 Fax: (11) 3066 8482

Engº YUKIO KITAMURA
 CÂMULO CHINGOTTI

- NOTAS
1. CONFERIR MEDIDAS NO LOCAL
 2. MEDIDAS EM METRO EXCETO ONDE INDICADO
 3. ADAPTAÇÕES CONFORME RELATÓRIO TÉCNICO E NECESSIDADES ADICIONAIS
 - 4.
 - 5.
 - 6.
 - 7.
 - 8.
 - 9.
 - 10.