


NOTAS

1- PARA DETALHES DE SPDA VER FOLHA: U20-124

LEGENDA

PARA-RAIO

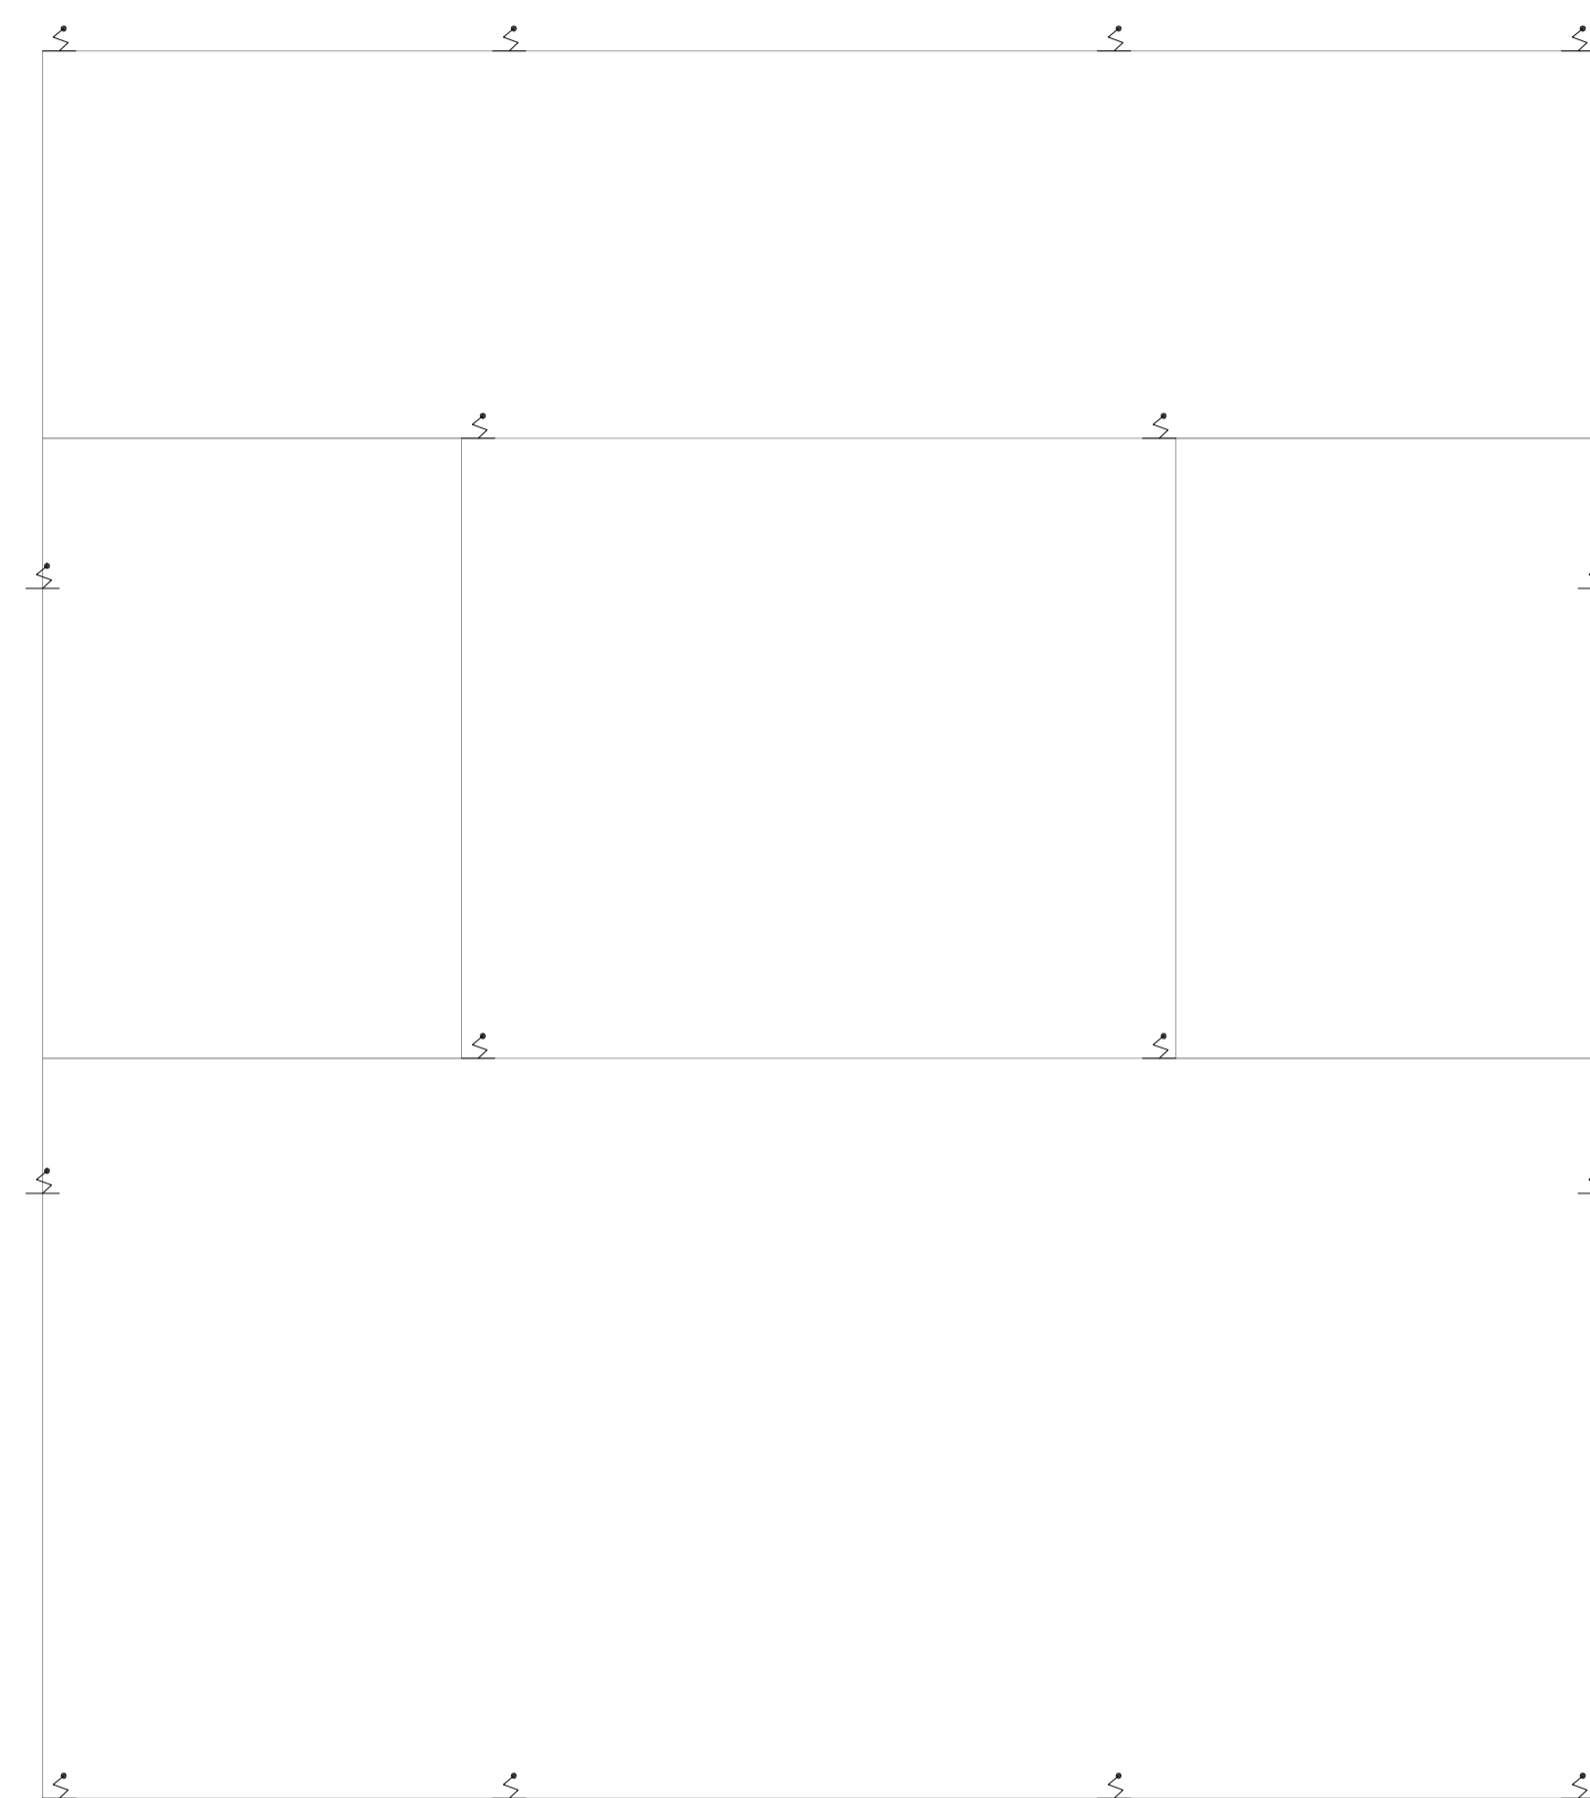

1 HOSP. DR. ARNALDO PEZUTTI CAVALCANTE  
PROJETO BÁSICO DOS SISTEMAS DE INCÊNDIO ESCALA 1:125  
PLANTA BAIXA - COBERTURA METRO

MHA Engenharia Ltda Alameda Aragoatã, 2.104 CEB - Torre 1 - 2º Andar Aparecida - Barro Preto - São Paulo - SP Cep:06453-000 São Paulo - SP Tel:01132078-9000/32078-9001 http://www.mha.com.br	ANÁLISE DE PROJETO:	PROJETO RECEBIDO EM
	<input type="checkbox"/> LIBERADO	____/____/____
	<input type="checkbox"/> LIBERADO COM RESTRIÇÃO	____/____/____
<input type="checkbox"/> NÃO LIBERADO	____/____/____	RESPONSÁVEL TÉCNICO

REV.	EMISSÃO INICIAL	VM	28/04/21
REV.	DESCRIÇÃO	RESPONSÁVEL	DATA

- NOTAS
1. CONFERIR MEDIDAS NO LOCAL
  2. MEDIDAS EM METRO EXCETO ONDE INDICADO
  3. ADEQUAÇÕES CONFORME RELATÓRIO TÉCNICO E NECESSIDADES ADICIONAIS
  4. \_\_\_\_\_
  5. \_\_\_\_\_
  6. \_\_\_\_\_
  7. \_\_\_\_\_
  8. \_\_\_\_\_
  9. \_\_\_\_\_
  10. \_\_\_\_\_

**SÃO PAULO** | Secretaria de Saúde  
GOVERNO DO ESTADO

**GRUPO TÉCNICO DE EDIFICAÇÕES**

Av. Dr. Enéas Carvalho de Aguiar, nº188, 3ºandar  
São Paulo-SP - Cep:05403-000  
Tel. (11)3066-8420 Fax (11)3066-8482

DIRETOR DO SITE: Eng. YUKIO KITAMURA  
PROFESSOR: CAMILO CHINGOTTE

UNIDADE: HOSP. DR. ARNALDO PEZUTTI CAVALCANTE  
LOCAL: Estação das Varinhas, km 3,5 Mogi das Cruzes CEP. 08751-970

REFERÊNCIA: LAVANDERIA / ROUPARIA - COBERTURA  
PROJETO BÁSICO DOS SISTEMAS DE INCÊNDIO

PREVENÇÃO E COMBATE A INCÊNDIO

CODIGO DO TERCIO: U20 FOLHA: 120

DATA: 3.3.814 INDICADA: JUL/2021

PROJETO: 20033-PCI-U20-120-LAV-COB-00.DWG