


H03 – HOSPITAL – BLOCO C  
 PLANTA BAIXA – 2.PAVIMENTO  
 Escala: 1:150

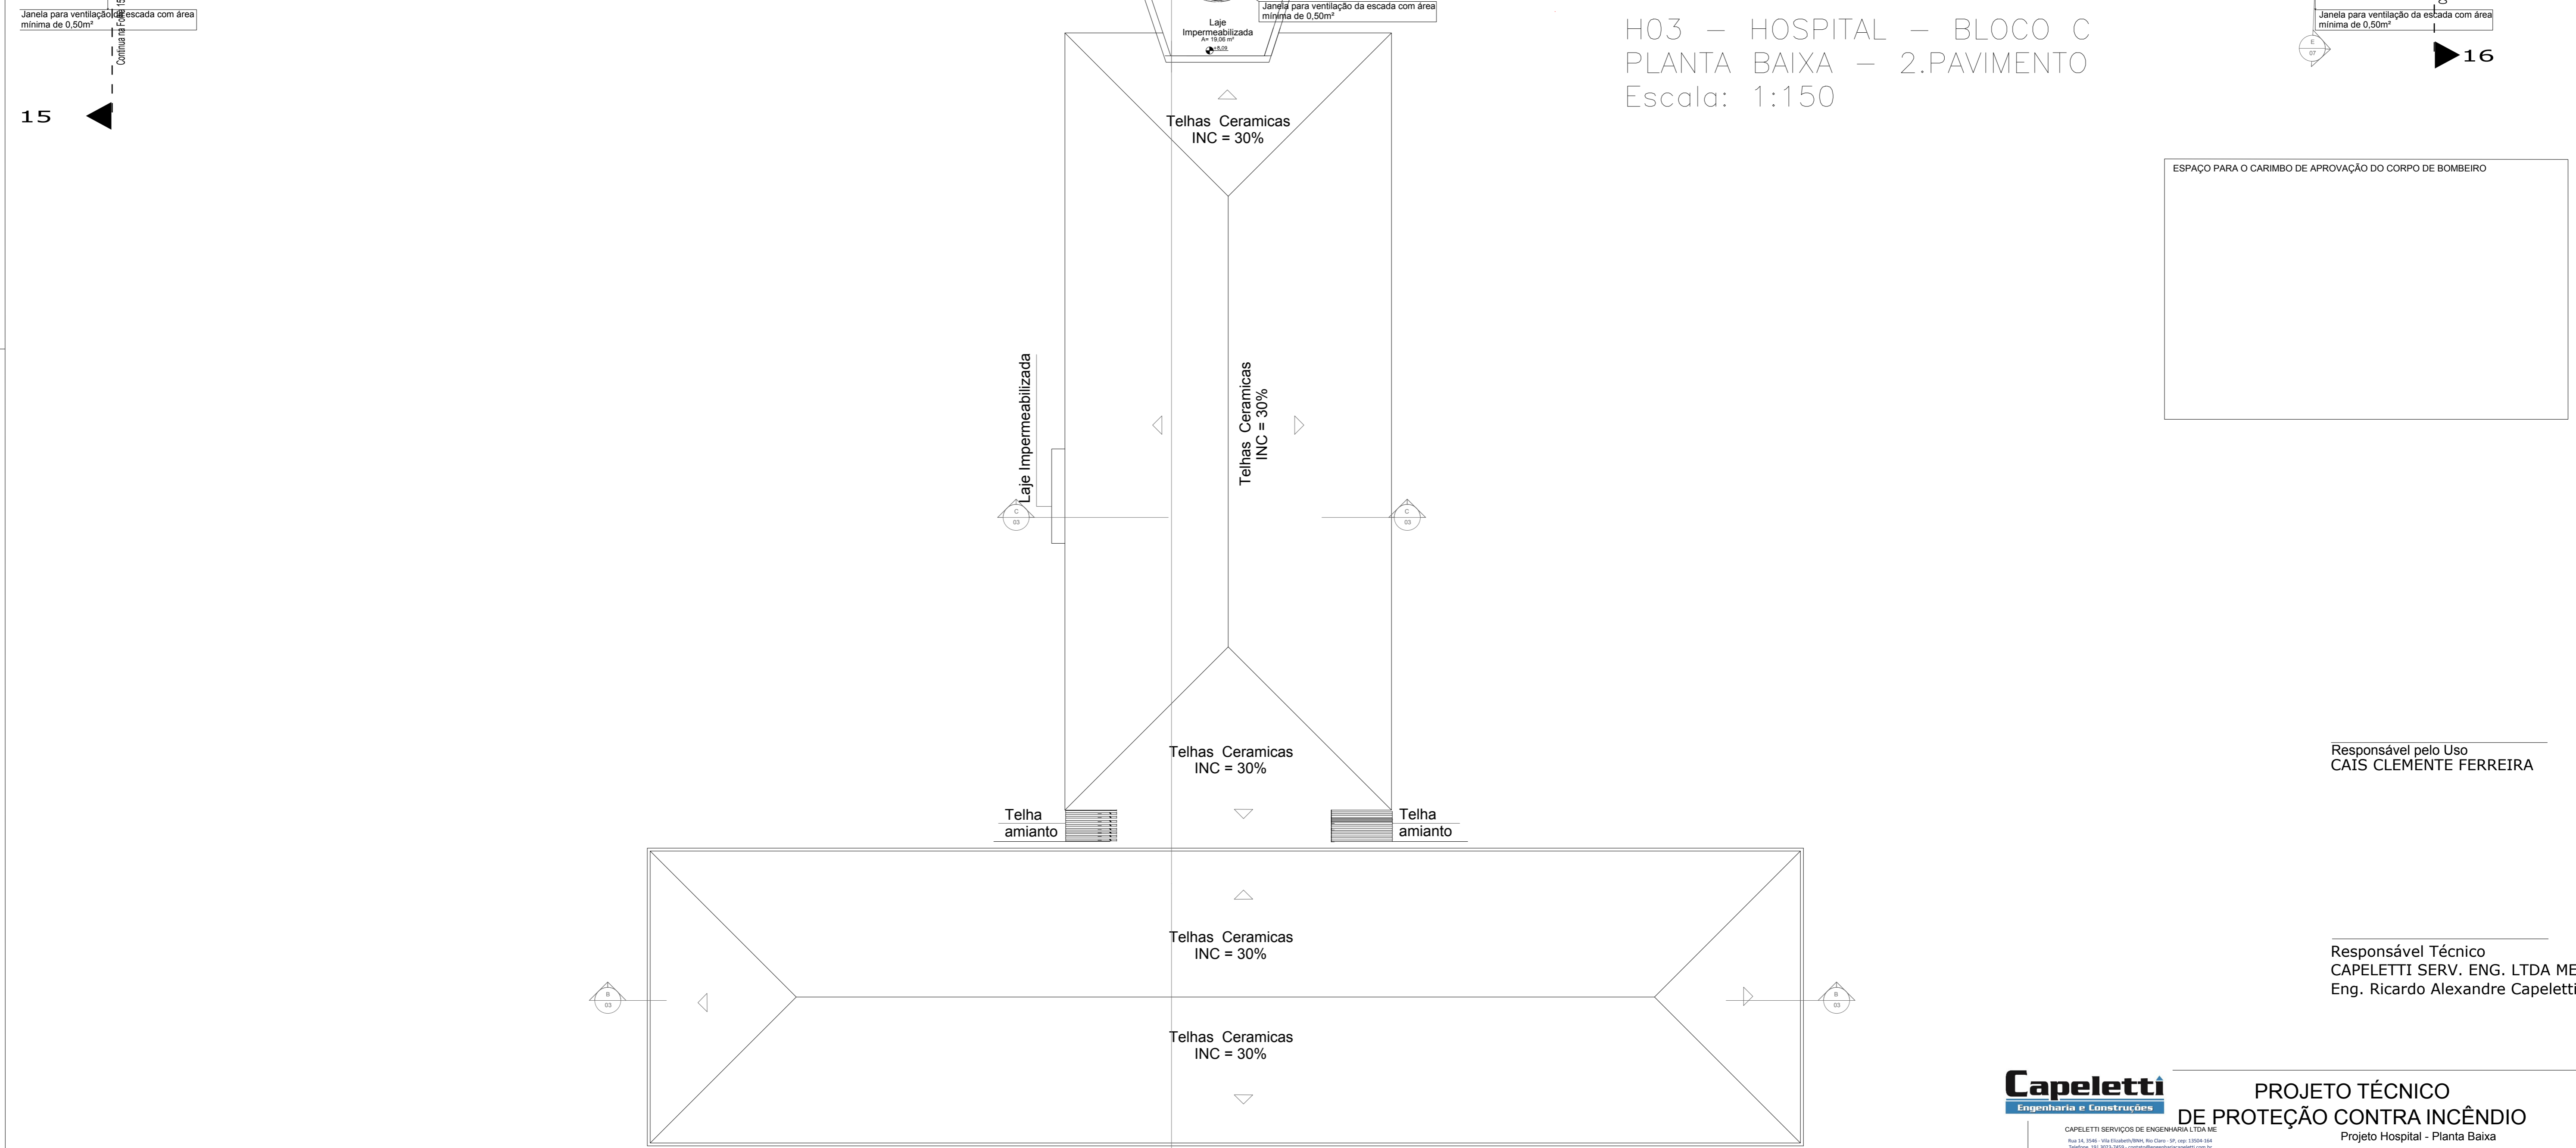

Responsável pelo Uso  
 CAIS CLEMENTE FERREIRA

Responsável Técnico  
 CAPELETTI SERV. ENG. LTDA ME  
 Eng. Ricardo Alexandre Capeletti

**Capeletti**  
 Engenharia e Construções

**PROJETO TÉCNICO DE PROTEÇÃO CONTRA INCÊNDIO**  
 Projeto Hospital - Planta Baixa

CAPELETTI SERVIÇOS DE ENGENHARIA LTDA ME  
 Rua 24, 2540 - Vila Euzébio/SP, Rio Claro - SP, CEP: 13704-104  
 Telefone: (51) 3023-7600 - contato@capeletti.com.br

OCCUPAÇÃO	H2 - Serviços de Saúde e Institucional ( Hospital Psiquiátrico) D1 - Serviços Profissionais ( Escritórios Administrativos)		
LOCAL	ESTRADA LINS-GUAICARA S/NUMERO KM 04	Zona Rural	MUNICÍPIO GUAICARA - SP
PROPRIETÁRIO	ESTADO DE SÃO PAULO - CAIS CLEMENTE FERREIRA		
RESPONSÁVEL TÉCNICO	Ricardo Alexandre Capeletti - CREA 5063479760	DATA	21/02/2017
ÁREA DO TERRENO	244.842,83 M2	ÁREA CONSTRUÍDA	31.754,90 M2
		ESCALA	1:150

14  
33