


H03 – HOSPITAL – BLOCO C  
 PLANTA BAIXA – 3.PAVIMENTO  
 Acesso as Caixas d'Água  
 Escala: 1:150

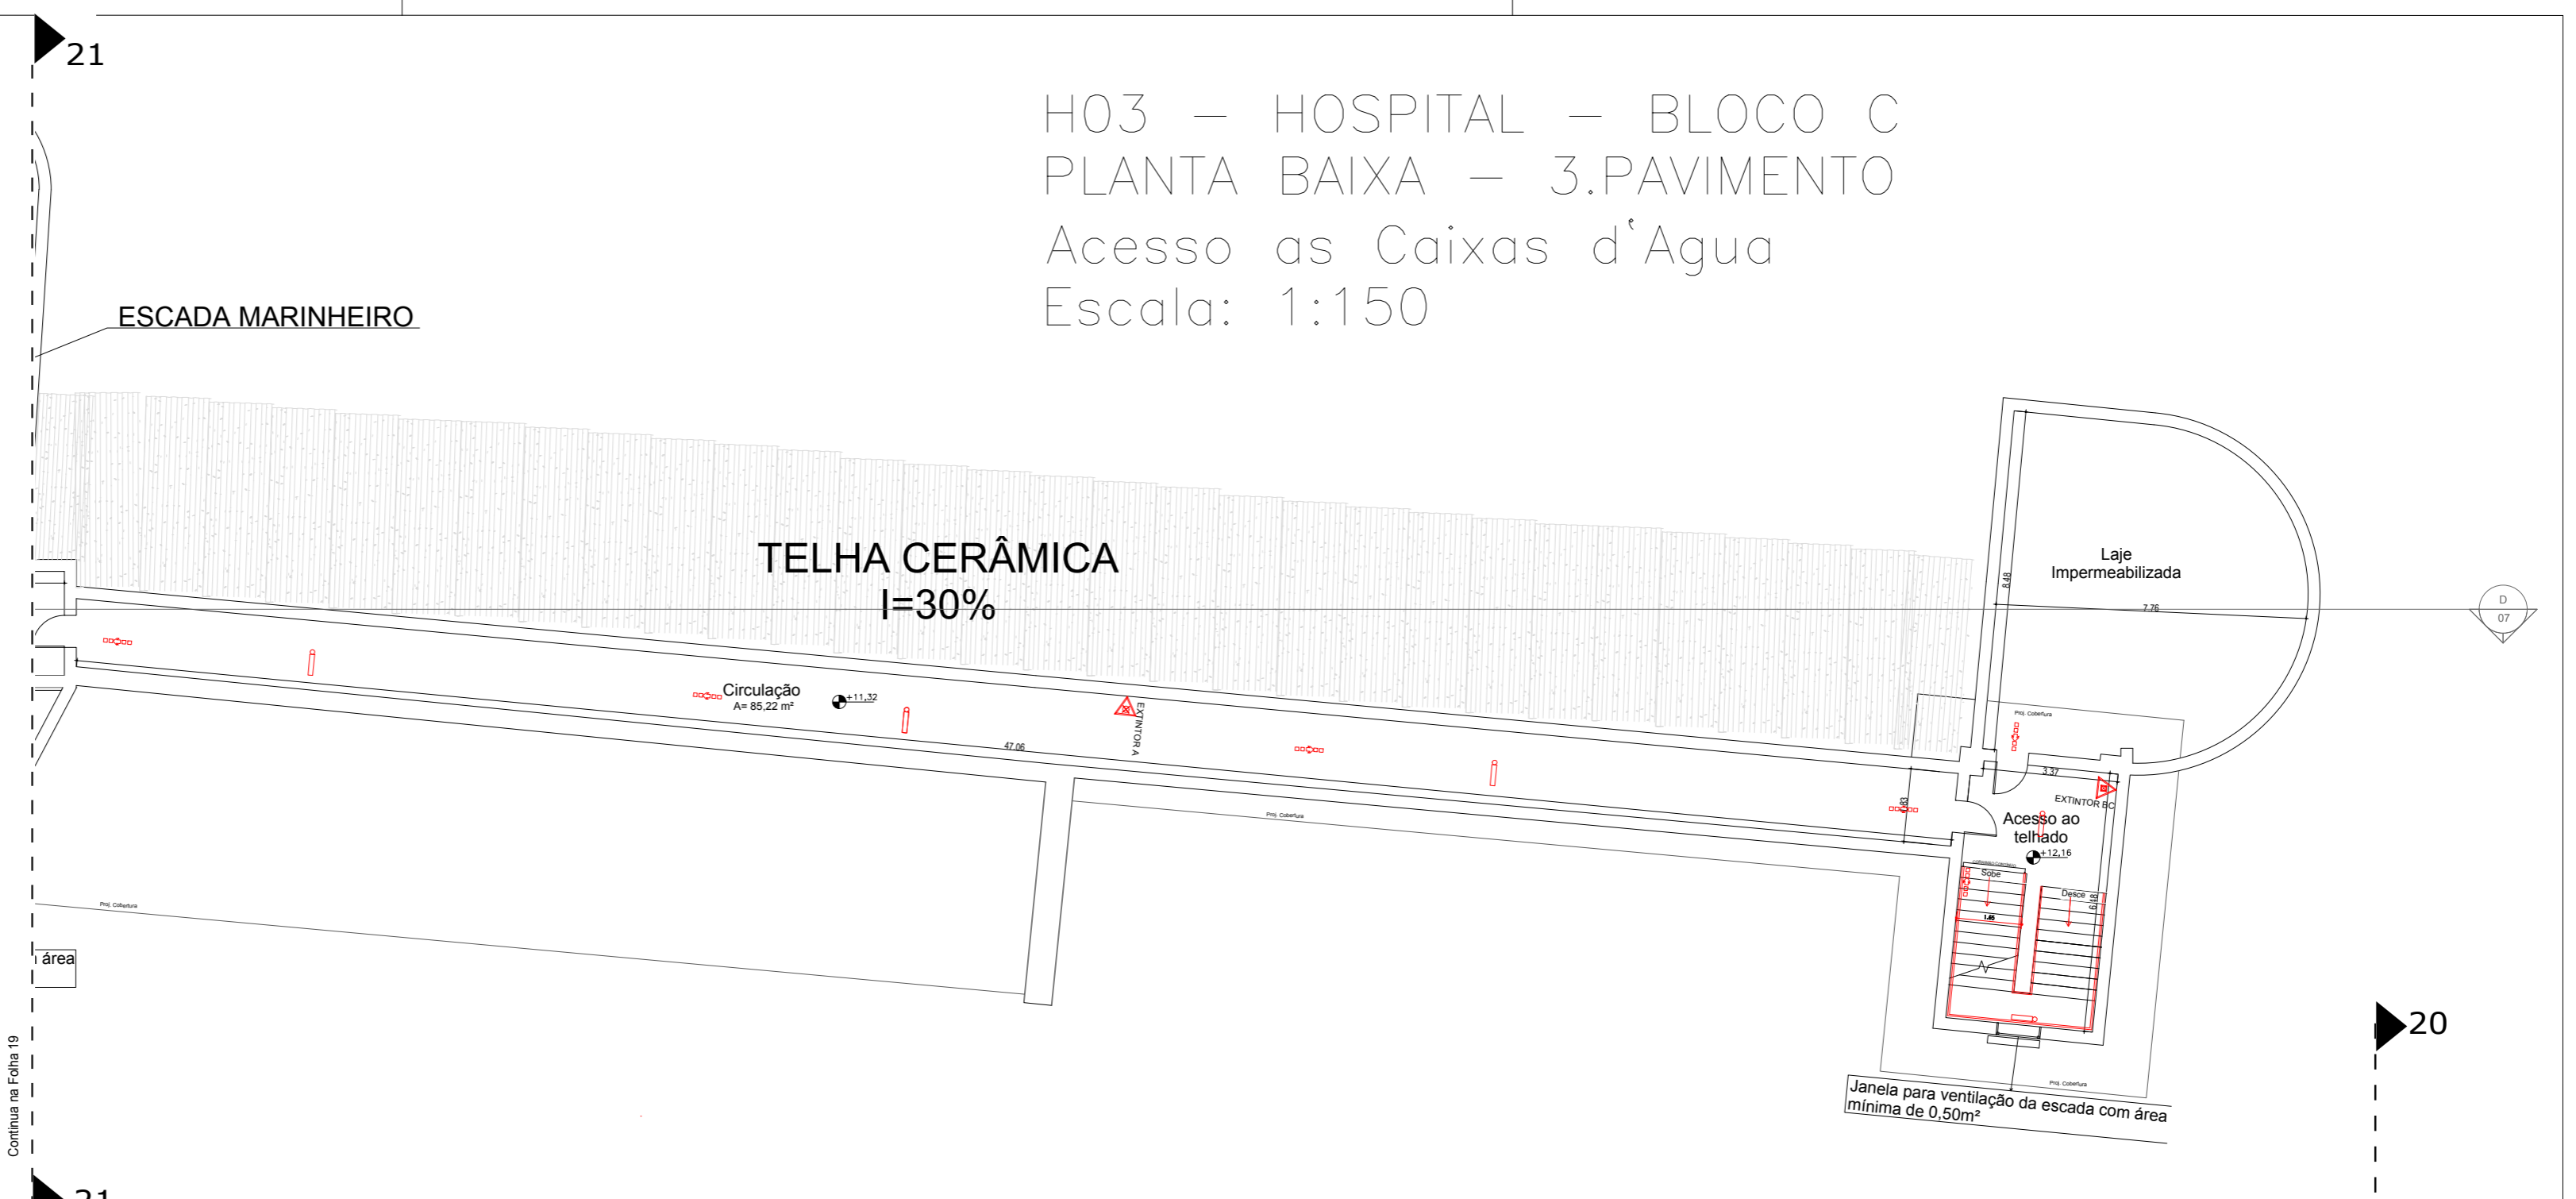

H03 – HOSPITAL – BLOCO C  
 PLANTA BAIXA – 3.PAVIMENTO  
 Acesso as Caixas d'Água  
 Escala: 1:150

ESPAÇO PARA O CARIMBO DE APROVAÇÃO DO CORPO DE BOMBEIRO

Responsável pelo Uso  
 CAIS CLEMENTE FERREIRA

Responsável Técnico  
 CAPELETTI SERV. ENG. LTDA ME  
 Eng. Ricardo Alexandre Capeletti



PROJETO TÉCNICO  
 DE PROTEÇÃO CONTRA INCÊNDIO

OCUPAÇÃO	H2 - Serviços de Saúde e Institucional ( Hospital Psiquiátrico) D1 - Serviços Profissionais ( Escritórios Administrativos)		
LOCAL	Estrada Lins-Guaíçara s/numero km 04	Zona Rural	MUNICÍPIO GUAÍÇARA - SP
PROPRIETÁRIO	ESTADO DE SÃO PAULO - CAIS CLEMENTE FERREIRA		
RESPONSÁVEL TÉCNICO	Ricardo Alexandre Capeletti - CREA 5063479760	DATA 21/02/2017	FOLHA 20
ÁREA DO TERRENO	244.842,83 M2	ÁREA CONSTRUÍDA 31.754,90 M2	ESCALA 1:150