


NOTAS

1- VER DETALHES DE SPDA NA FOLHA:U11-168

LEGENDA

PARA-RAIO

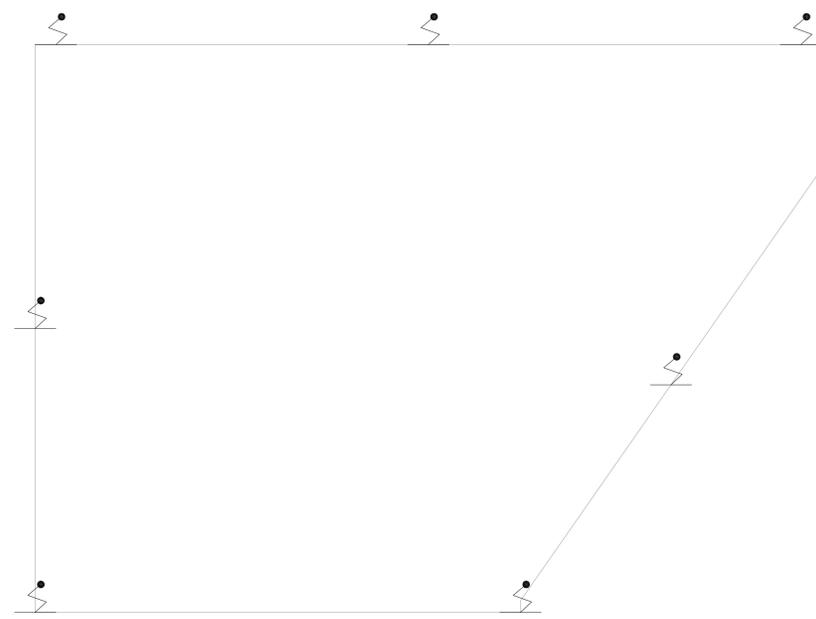

1 **CONJUNTO HOSPITALAR MANDAQUI**
 PROJETO BÁSICO DOS SISTEMAS DE INCÊNDIO ESCALA 1:75
 PLANTA BAIXA COBERTURA - CALDEIRAS METRO

MHA Engenharia Ltda Alameda Aragoatã, 2.104 Cj. 28 - Torre 1 - 2º Andar Ayraville - Barueri de São Paulo - SP Cep:06455-000 São Paulo - SP Tel:01132278 9600/2278 9601 http://www.mha.com.br	ANÁLISE DE PROJETO	PROJETO RECEBIDO EM
	<input type="checkbox"/> LIBERADO	PROJETO APROVADO EM
	<input type="checkbox"/> LIBERADO COM RESTRIÇÃO	
<input type="checkbox"/> NÃO LIBERADO	RESPONSÁVEL TÉCNICO	

REV.	DESCRIÇÃO	RESPONSÁVEL	DATA
00	EMISSÃO INICIAL	RP	15/07/21

- NOTAS
1. MEDIDAS EM METRO EXCETO ONDE INDICADO
 2. CONFERIR MEDIDAS NO LOCAL
 3. ADEQUAÇÕES CONFORME RELATÓRIO TÉCNICO E NECESSIDADES ADICIONAIS
 - 4.
 - 5.
 - 6.
 - 7.
 - 8.
 - 9.

SÃO PAULO | Secretaria de Saúde
GOVERNO DO ESTADO

GRUPO TÉCNICO DE EDIFICAÇÕES

Av. Dr. Enéas Carvalho de Aguiar, nº188, 3ºandar
 São Paulo-SP - Cep:05403-000
 Tel. (11)3066 8420 Fax (11)3066 8482

DIRETOR DO SITE:
 Eng. YUKIO KITAMURA
 RESPONSÁVEL POR ESTE PROJETO:
 CAMILO CHINGOTTE

UNIDADE: Conjunto Hospitalar Mandaqui
 END: Rua Voluntários da Pátria, 4301 CEP: 02401-400

REFERÊNCIA: CALDEIRAS-COBERTURA
 PROJETO BÁSICO DOS SISTEMAS DE INCÊNDIO

PREVENÇÃO E COMBATE A INCÊNDIO

CODIGO DO PROJETO	FOLHA
U11	146

44.480 INDICADA JUN/2021
 20033-PCI-U11-146-CAL-COB-00.DWG