


NOTAS

1- VER DETALHES DE SPDA NA FOLHA:U11-168

LEGENDA

	PARA-RAIO
---	-----------

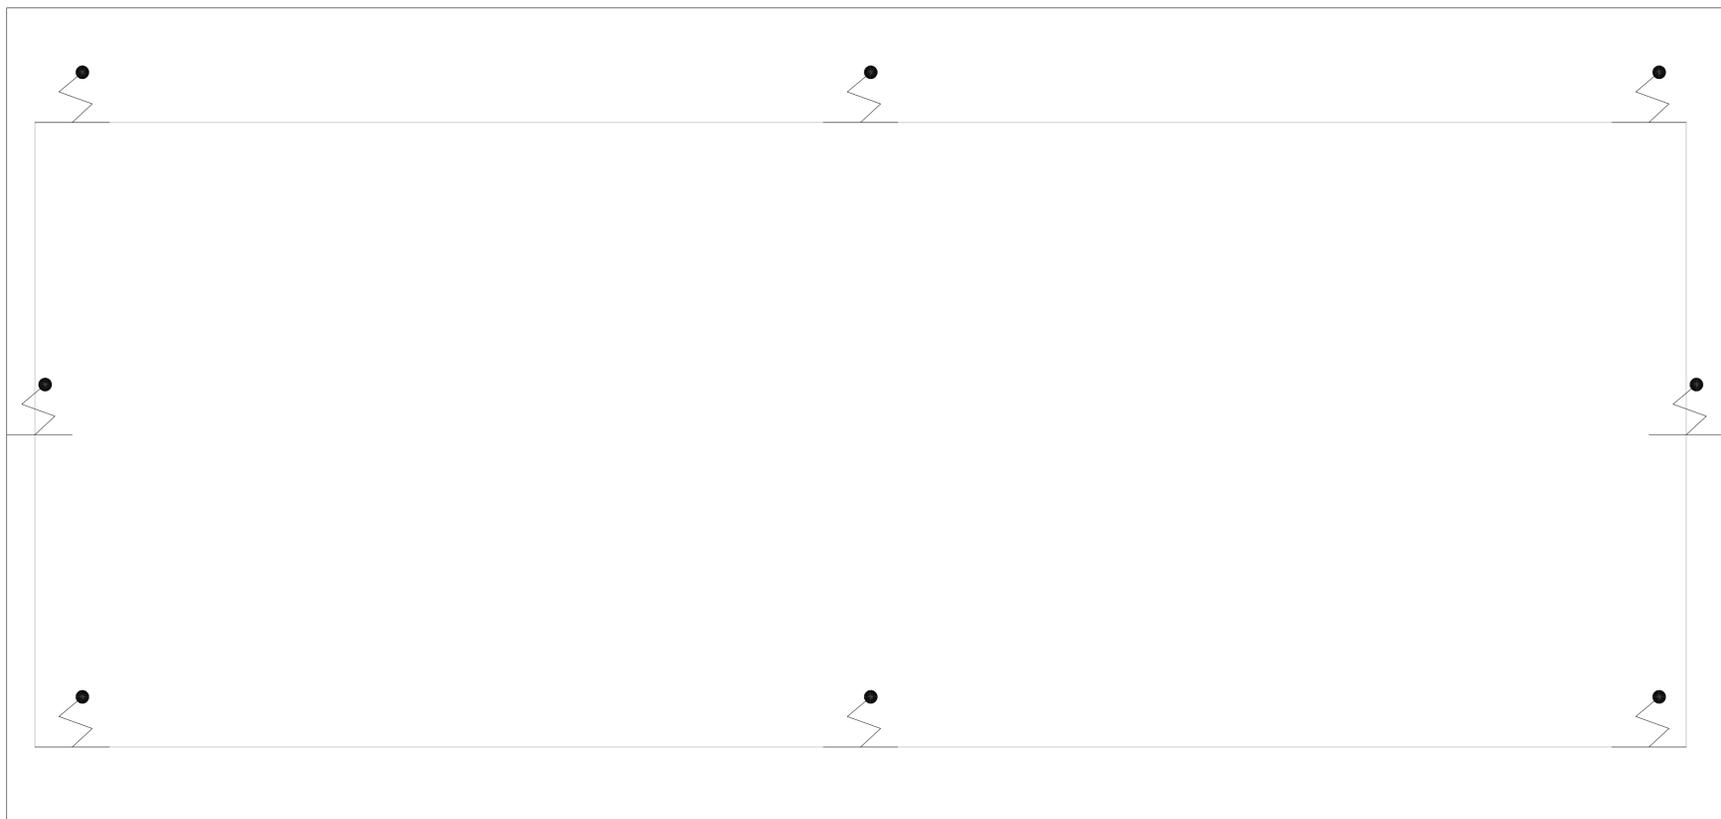

1 **CONJUNTO HOSPITALAR MANDAQUI**
 PROJETO BÁSICO DOS SISTEMAS DE INCÊNDIO ESCALA 1:50
 PLANTA BAIXA COBERTURA - PORTARIA TOLLE METRO

MHA Engenharia Ltda Alameda Aragoatã, 2.104 1228 - Torre 1 - 2º Andar Aparecida - Barroeta de São Paulo Cep:06453-000 São Paulo - SP Tel:(011)32378-9000/32378-9001 http://www.mha.com.br	ANÁLISE DE PROJETO: <input type="checkbox"/> LIBERADO <input type="checkbox"/> LIBERADO COM RESTRIÇÃO <input type="checkbox"/> NÃO LIBERADO	PROJETO RECEBIDO EM: _____ PROJETO APROVADO EM: _____ RESPONSÁVEL TÉCNICO: _____
	OO EMISSÃO INICIAL _____ RP _____ 15/07/21	
	REV. DESCRIÇÃO _____ RESPONSÁVEL _____ DATA _____	

- NOTAS
1. CONFERIR MEDIDAS NO LOCAL
 2. MEDIDAS EM METRO EXCETO ONDE INDICADO
 3. ADEQUAÇÕES CONFORME RELATÓRIO TÉCNICO E NECESSIDADES ADICIONAIS
 4. _____
 5. _____
 6. _____
 7. _____
 8. _____
 9. _____
 10. _____

SÃO PAULO | Secretaria de Saúde
GOVERNO DO ESTADO

GRUPO TÉCNICO DE EDIFICAÇÕES

Av. Dr. Enéas Corvalão de Aguiar, nº188, 3ºandar
 São Paulo-SP - Cep:05403-000
 Tel. (11)3066-8420 Fax (11)3066-8482

DIRETOR DO SITE: Eng. YUKIO KITAMURA
 RESPONSÁVEL: CAMILO CHINGOTTE

UNIDADE: Conjunto Hospitalar Mandaqui
 END: Rua Voluntários da Pátria, 4301 CEP: 02401-400

REFERÊNCIA: PORTARIA - AUGUSTO TOLLE - COBERTURA
 PROJETO BÁSICO DOS SISTEMAS DE INCÊNDIO

PREVENÇÃO E COMBATE A INCÊNDIO

CODIGO DO DEPARTAMENTO: U11
 FOLHA: 153

ASS: 44.480
 INDICADA: JUL/2021
 ARQUIVO: 20033-PCI-U11-153-PORT-TOLLE-COB-00.DWG